

令和8年度
中野市情報通信施設HFC設備撤去工事


設 計 図
(ヘッドエンド設備)

令和8年（2026年） 月

令和8年度（2026年度）中野市情報通信施設HFC設備撤去工事
図 面 目 録（ヘッドエンド設備）

[illegible]

豊田情報センター 敷地平面図

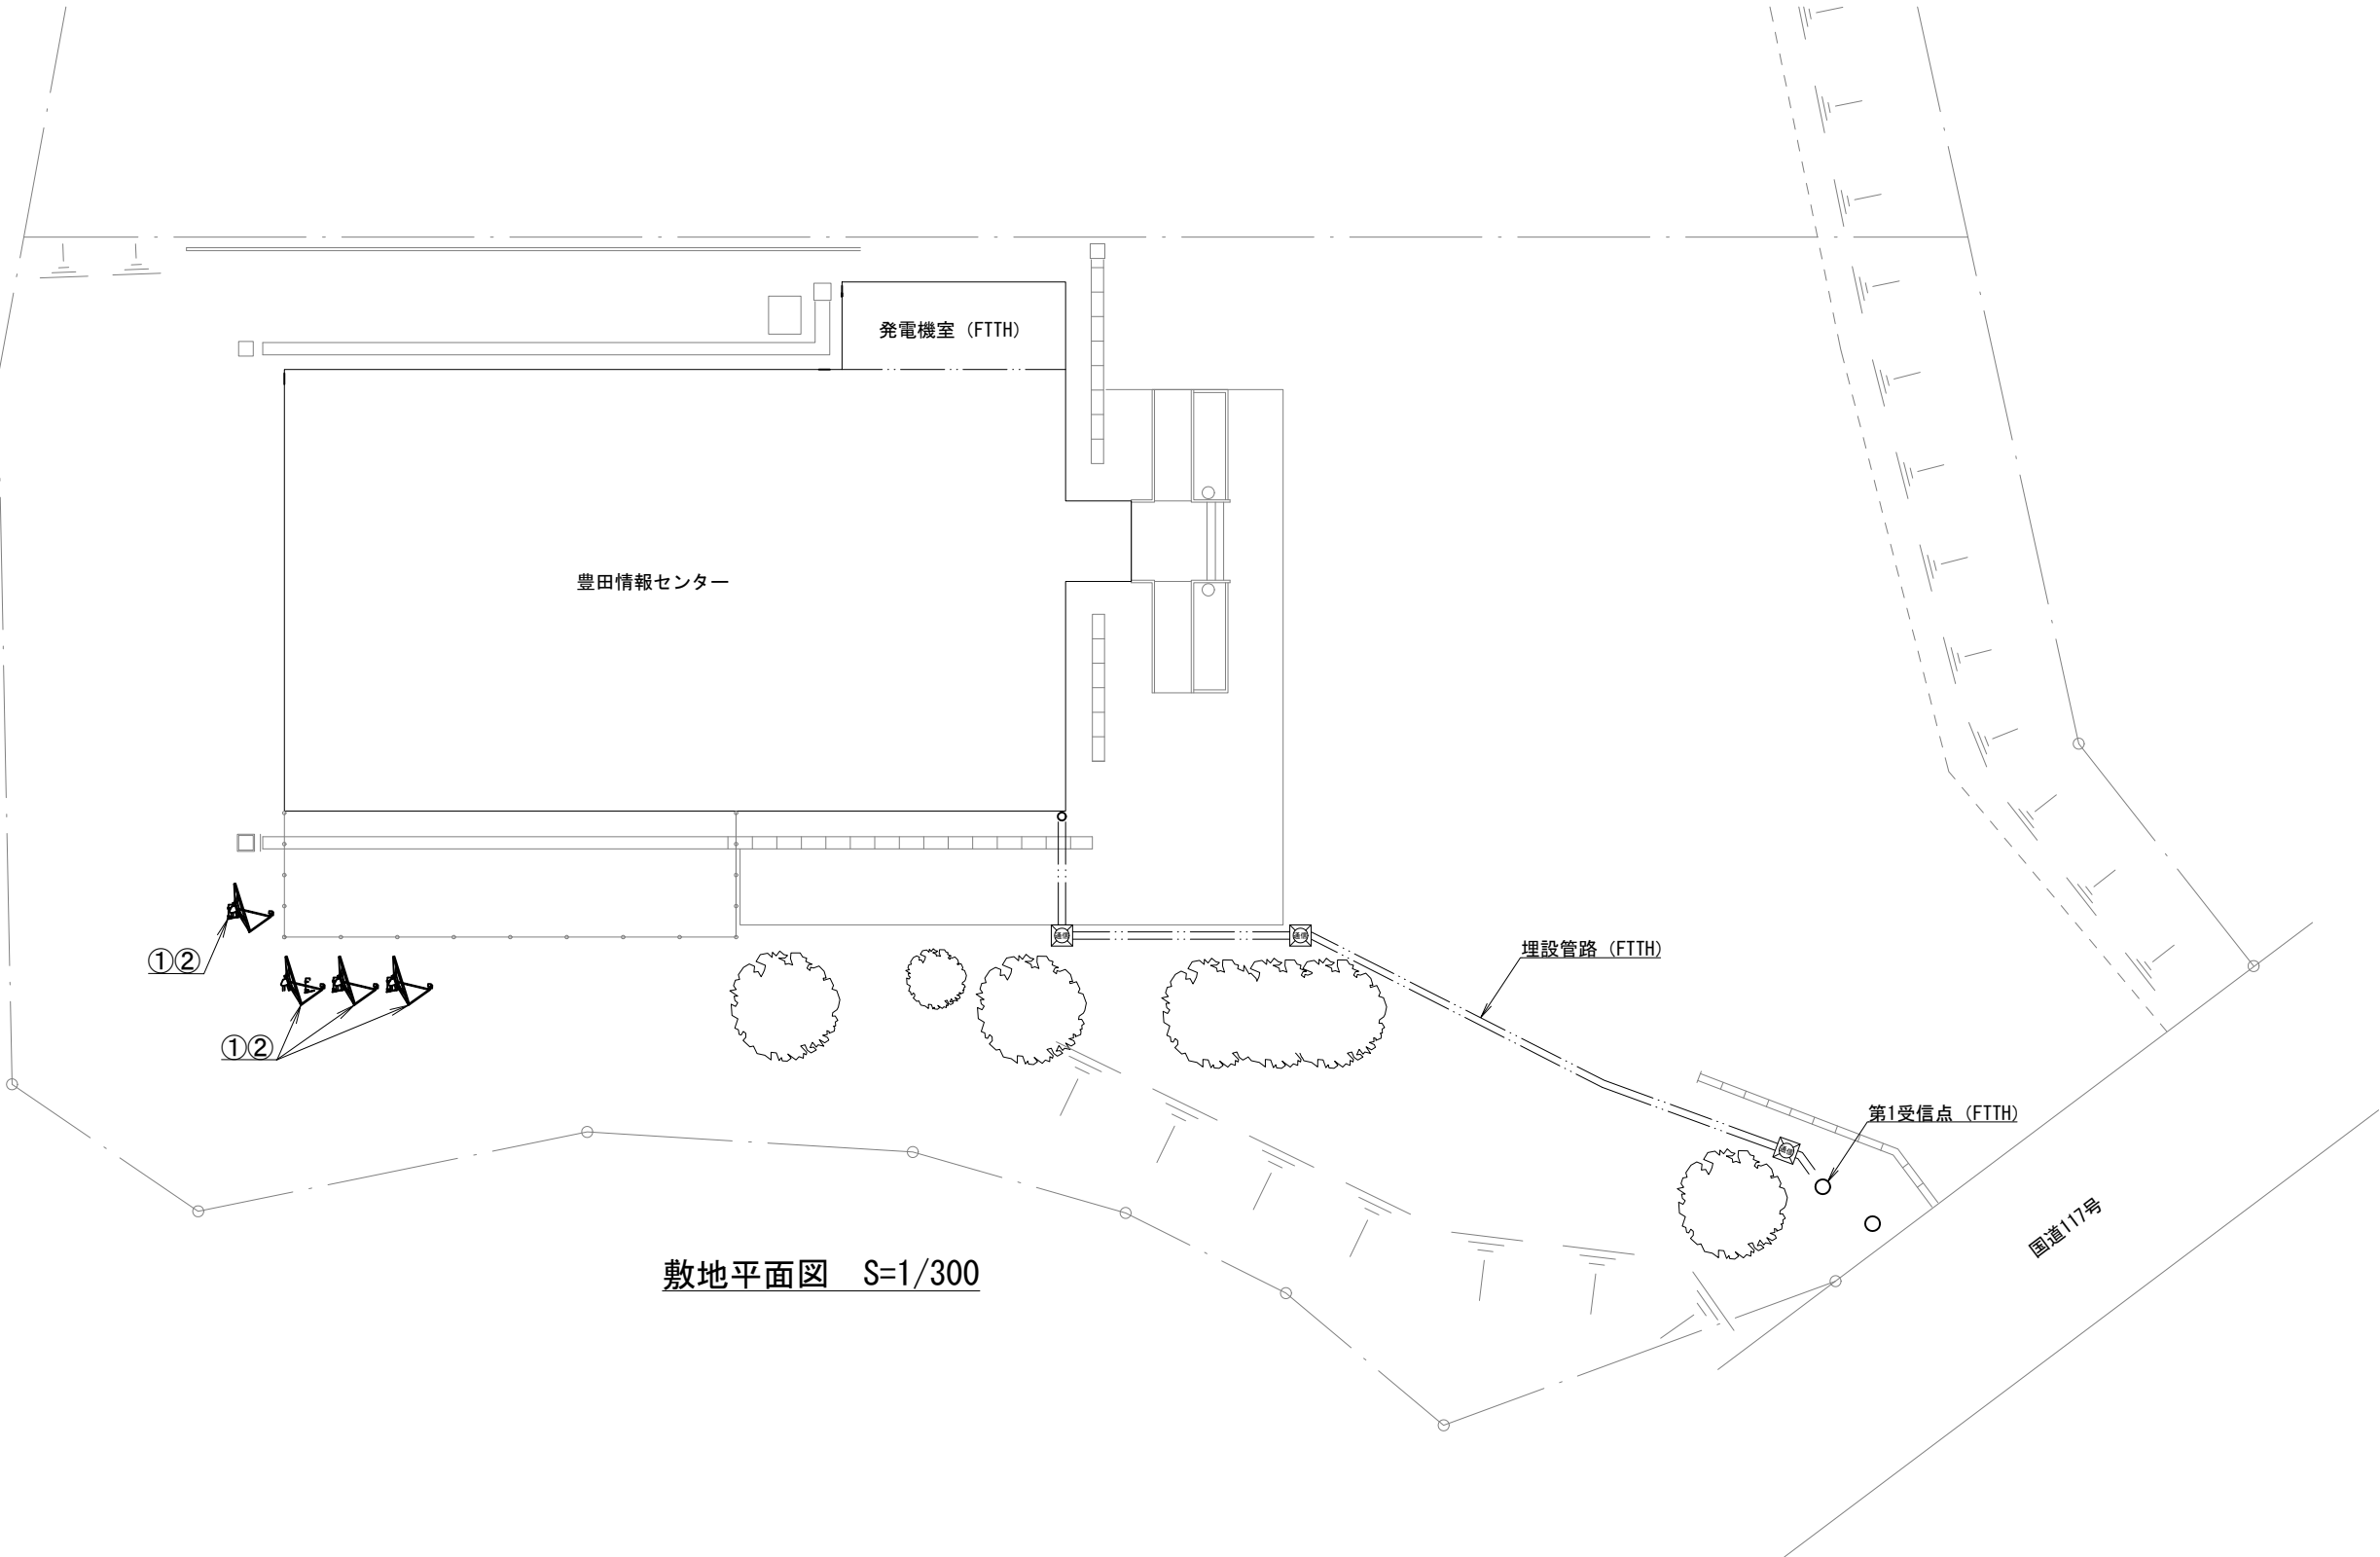


敷地平面図 S=1/300

受信点設備数量表 (撤去)

番号	品 名	規 格	単位	数量	摘 要
①	BSCSアンテナ		組	4	
②	アンテナマスト付ベース	基礎含む	基	4	

業務名	令和8年度 中野市情報通信施設HFC設備撤去工事		
図面名	ヘッドエンド設備 豊田情報センター 敷地平面図		
作成年月日			
縮尺	A3 図示	図面番号	1
会社名			
事業者名	中 野 市		

豊田情報センター 機器室機器配置図

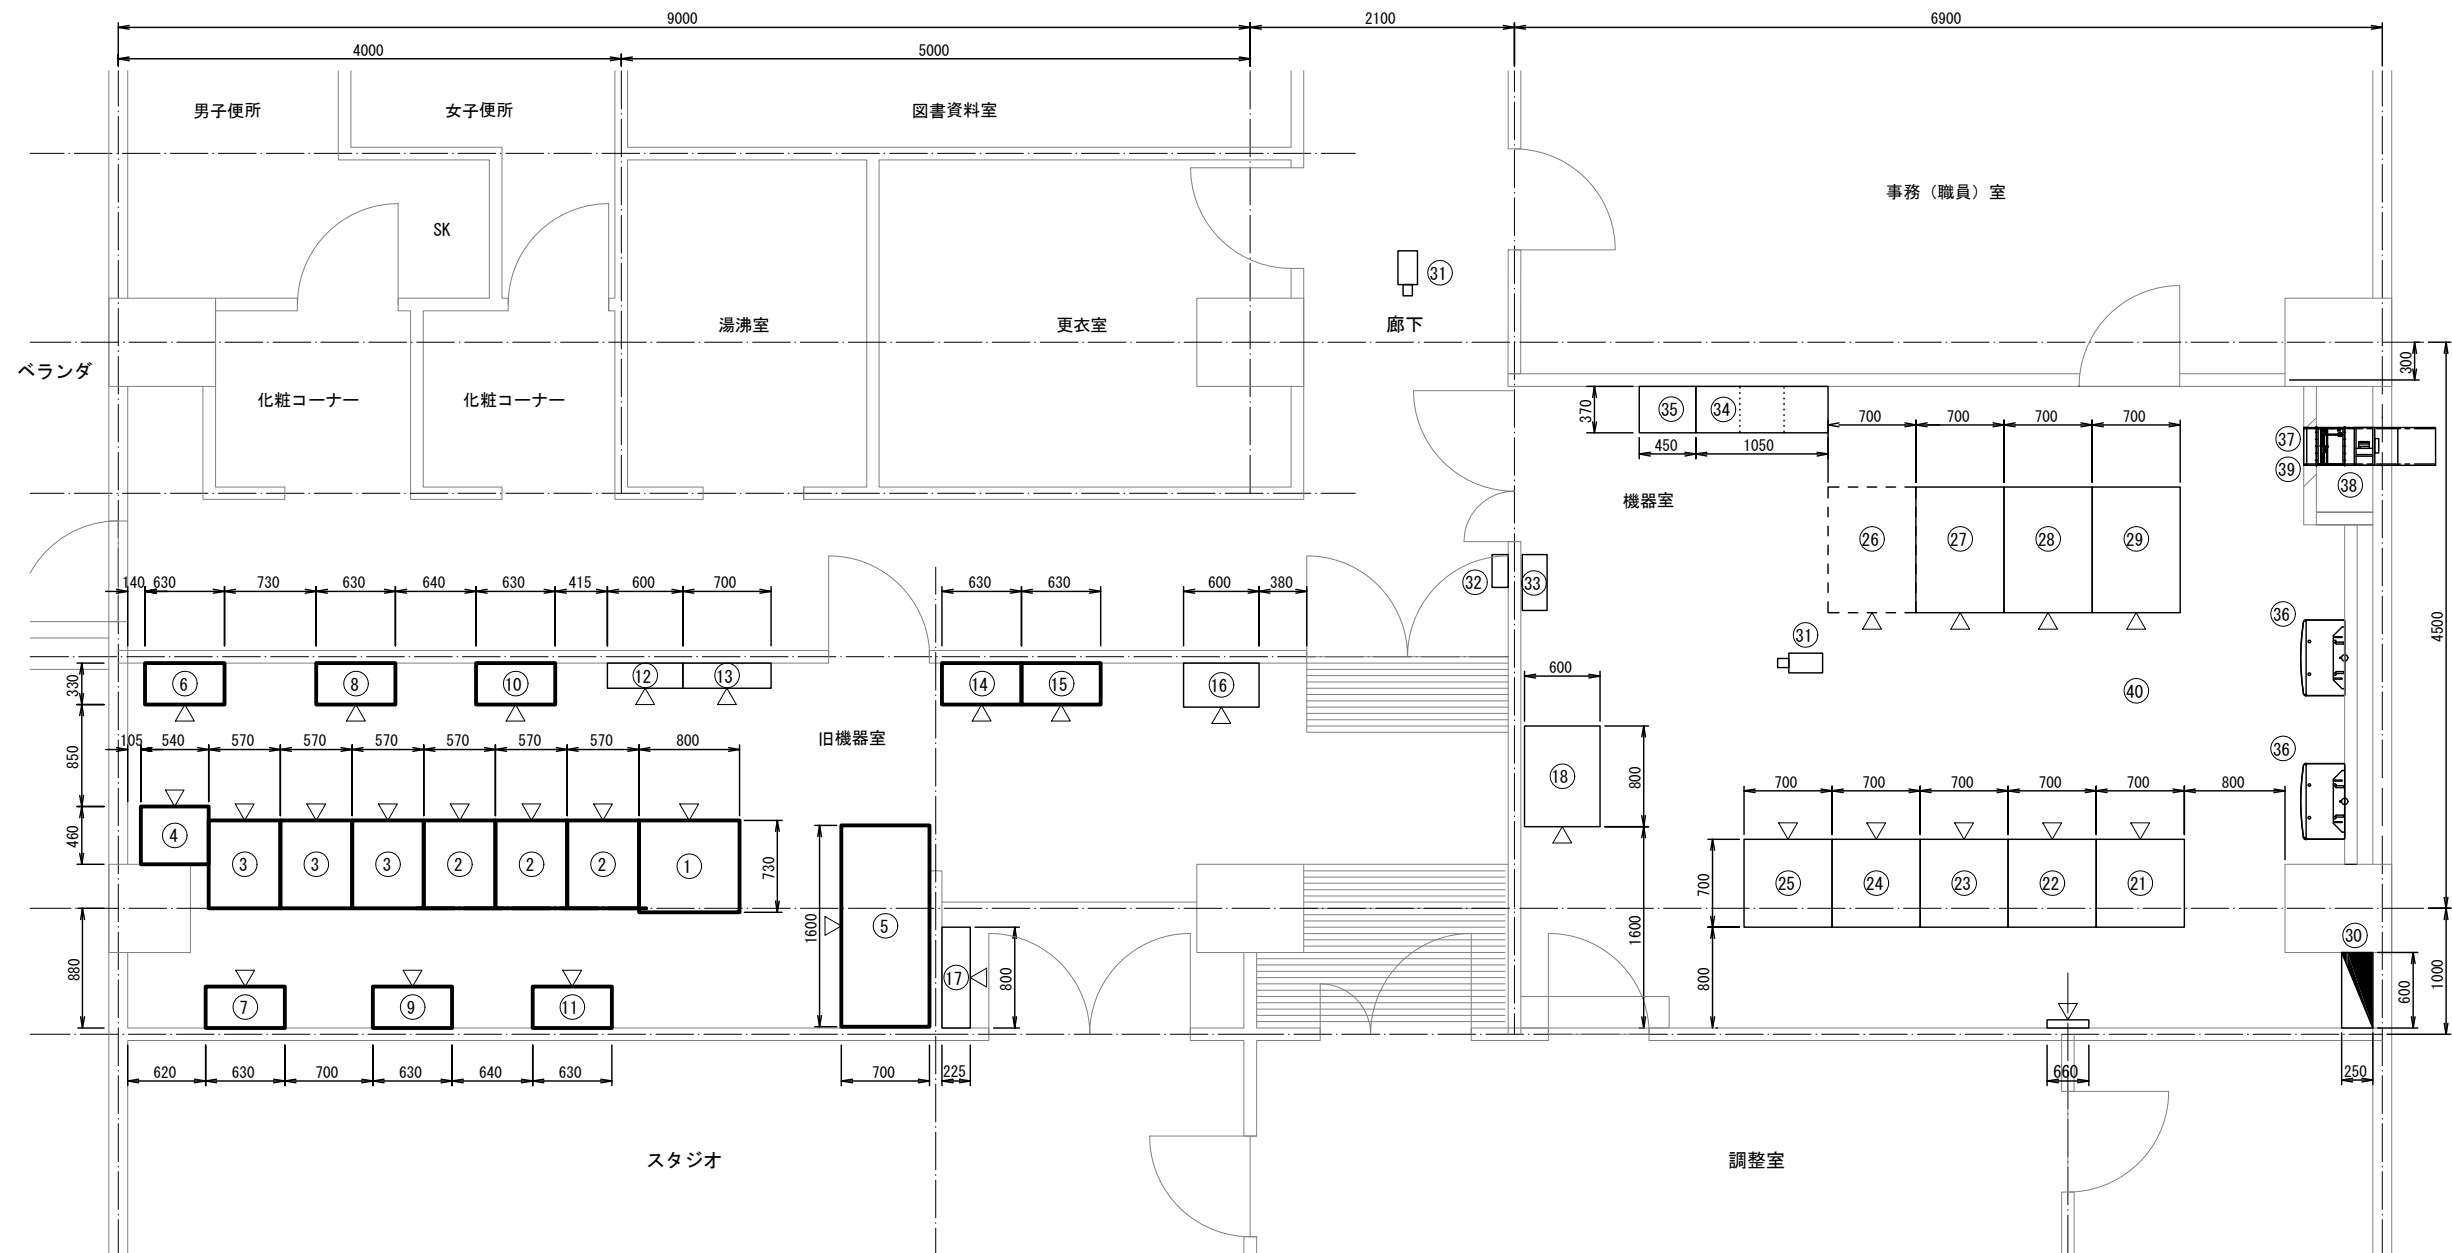

機器配置図 S=1/60

機器室 機器一覧

番号	機 器 名 称	備考
①	トランス盤	撤去
②	ヘッドエンド架	撤去
③	モバイル通信 CMS架	撤去
④	トーキー装置棚	撤去
⑤	蓄電池盤	撤去
⑥	LS1	撤去
⑦	LS2	撤去
⑧	LS3	撤去
⑨	LS4	撤去
⑩	LS5	撤去


番号	機 器 名 称	備考
⑪	LS6	撤去
⑫	配電盤L-4	既設
⑬	動力盤P-2	既設
⑭	TS	撤去
⑮	TS	撤去
⑯	光ファイバーケーブル接続箱	既設
⑰	調光器	既設
⑱	国土交通省 千曲川河川事務所 広域情報配信システム 収容架	既設

番号	機 器 名 称	備考
⑲	光成端架	既設
⑳	放送系光架	既設
㉑	CS再放送架	既設
㉒	BS再放送架	既設
㉓	地上波再放送架	既設
㉔	通信系光架 (将来用)	既設
㉕	庁内イントラネット架Ⅰ	既設
㉖	庁内イントラネット架Ⅱ	既設
㉗	監視架	既設
㉘	配電盤L-5	既設


番号	機 器 名 称	備考
㉙	監視カメラ (IP)	既設
㉚	入退室認証端末	既設
㉛	入退室管理装置	既設
㉜	窒素ガス式消火制御装置	既設
㉝	窒素ガス容器	既設
㉞	エアコン (5kW) 床置き型 2台	既設
㉟	避圧ダンパー	既設
㊱	排気ファン	既設
㊲	ガス圧連動ダンパー (PFD)	既設
㊳	ケーブルラック	既設

業務名	令和8年度 中野市情報通信施設HFC設備撤去工事		
図面名	ヘッドエンド設備 豊田情報センター 機器室機器配置図		
作成年月日			
縮尺	A3 1/60	図面番号	2
会社名			
事業者名	中 野 市		

豊田中学校 受信点姿図・平面図

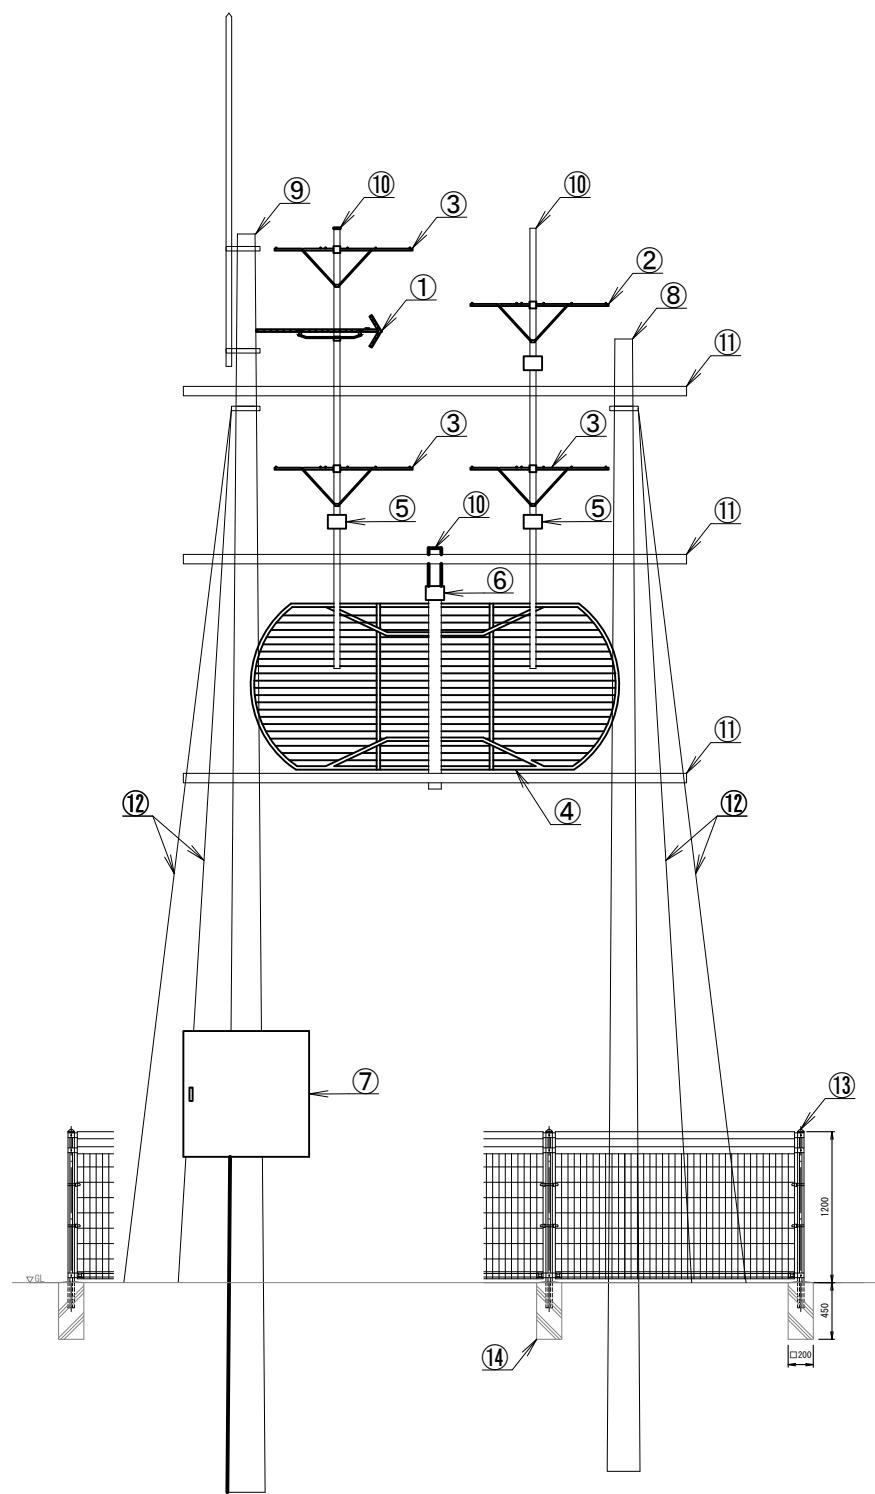

受信点 姿図

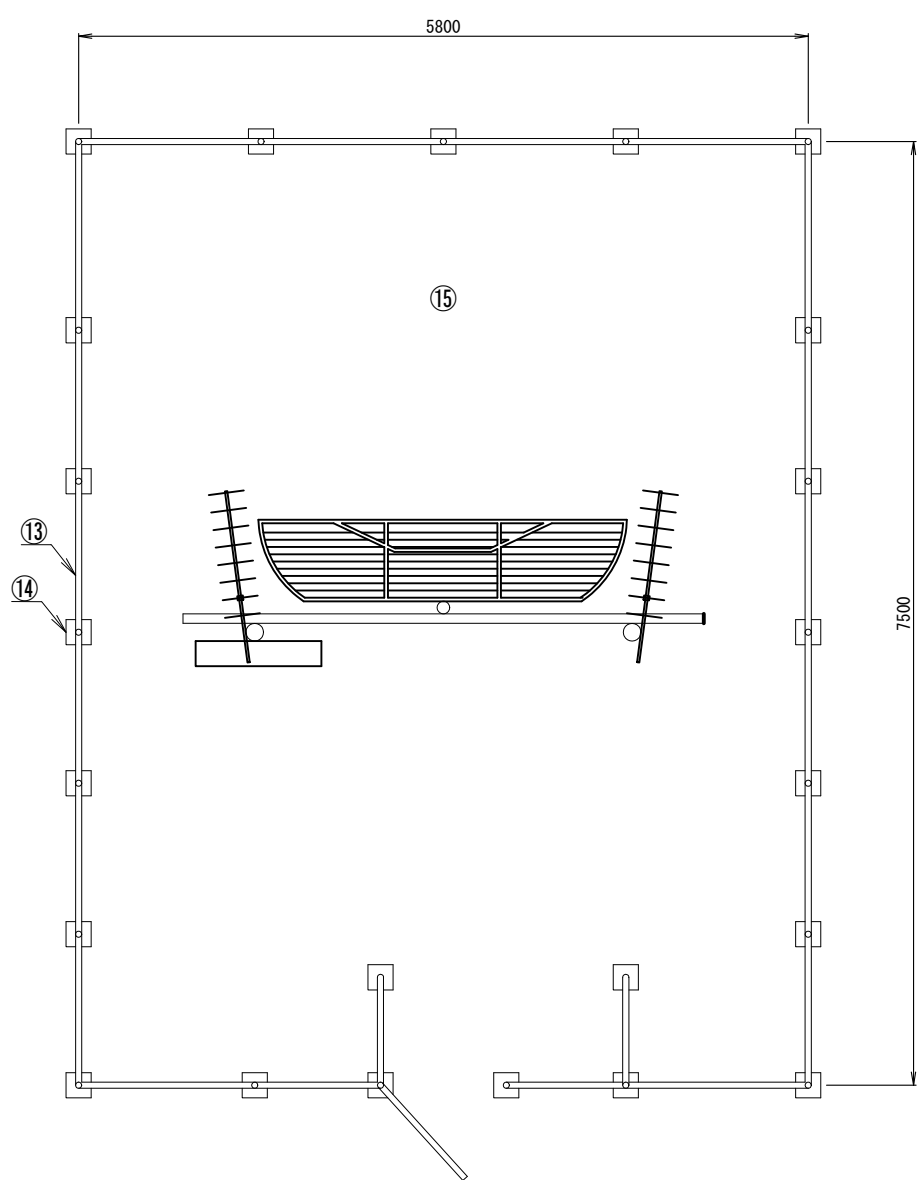

敷地平面図

受信点設備数量表（撤去）

番号	品 名	規 格	単位	数量	摘 要
①	UHFアンテナ	八木型20素子	基	1	
②	UHFアンテナ	八木型27素子	基	1	
③	FMアンテナ	八木型5素子	基	3	
④	グリッドアンテナ		基	1	
⑤	前置増幅器		台	2	
⑥	分配器		台	1	
⑦	機器収容盤		台	1	
⑧	コンクリート柱	9m	本	1	
⑨	コンクリート柱	10m	本	1	
⑩	空中線マスト	側面型	基	3	
⑪	腕金金物		本	3	
⑫	支線	30mm相当品	本	3	
⑬	メッシュフェンス（門扉含む）	H=1200 5.8m×7.5m	m	26.6	
⑭	フェンスブロック	□200×450相当品	個	23	
⑮	埋戻し、整地作業		m ²	44	

業務名	令和8年度 中野市情報通信施設HFC設備撤去工事		
図面名	ヘッドエンド設備 豊田中学校 受信点姿図・平面図		
作成年月日			
縮尺	A3 1/60	図面番号	3
会社名			
事業者名	中 野 市		