

令和8年度
中野市情報通信施設HFC設備撤去工事


設 計 図
(伝送路設備)

令和8年（2026年） 月


令和8年度（2026年度）中野市情報通信施設HFC設備撤去工事

図 面 目 録（伝送路設備）

| 図面番号 | 図 面 名 称 | 図面番号 | 図 面 名 称 | 図面番号 | 図 面 名 称 |
|--------|---------------------|------|-----------|------|-----------|
| A1 | 伝送路設備 幹線ブロックダイアグラム | 08-E | 伝送路設備 線路図 | 15-D | 伝送路設備 線路図 |
| HE-1-1 | 伝送路設備 分岐線ブロックダイアグラム | 08-H | 伝送路設備 線路図 | 15-E | 伝送路設備 線路図 |
| HE-1-2 | 伝送路設備 分岐線ブロックダイアグラム | 09-E | 伝送路設備 線路図 | 15-F | 伝送路設備 線路図 |
| HE-2 | 伝送路設備 分岐線ブロックダイアグラム | 09-F | 伝送路設備 線路図 | 15-G | 伝送路設備 線路図 |
| N-03-1 | 伝送路設備 分岐線ブロックダイアグラム | 09-G | 伝送路設備 線路図 | 15-H | 伝送路設備 線路図 |
| N-03-2 | 伝送路設備 分岐線ブロックダイアグラム | 09-H | 伝送路設備 線路図 | 16-D | 伝送路設備 線路図 |
| N-04-1 | 伝送路設備 分岐線ブロックダイアグラム | 10-E | 伝送路設備 線路図 | 16-E | 伝送路設備 線路図 |
| N-04-2 | 伝送路設備 分岐線ブロックダイアグラム | 10-F | 伝送路設備 線路図 | 16-F | 伝送路設備 線路図 |
| N-05-1 | 伝送路設備 分岐線ブロックダイアグラム | 10-G | 伝送路設備 線路図 | 16-G | 伝送路設備 線路図 |
| N-05-2 | 伝送路設備 分岐線ブロックダイアグラム | 10-I | 伝送路設備 線路図 | 16-H | 伝送路設備 線路図 |
| N-06 | 伝送路設備 分岐線ブロックダイアグラム | 11-D | 伝送路設備 線路図 | 17-F | 伝送路設備 線路図 |
| N-07-1 | 伝送路設備 分岐線ブロックダイアグラム | 11-E | 伝送路設備 線路図 | 17-G | 伝送路設備 線路図 |
| N-07-2 | 伝送路設備 分岐線ブロックダイアグラム | 11-F | 伝送路設備 線路図 | 18-F | 伝送路設備 線路図 |
| N-08 | 伝送路設備 分岐線ブロックダイアグラム | 11-G | 伝送路設備 線路図 | 19-E | 伝送路設備 線路図 |
| N-09 | 伝送路設備 分岐線ブロックダイアグラム | 11-I | 伝送路設備 線路図 | 19-F | 伝送路設備 線路図 |
| N-10 | 伝送路設備 分岐線ブロックダイアグラム | 12-D | 伝送路設備 線路図 | 20-E | 伝送路設備 線路図 |
| N-11 | 伝送路設備 分岐線ブロックダイアグラム | 12-E | 伝送路設備 線路図 | 20-F | 伝送路設備 線路図 |
| 02-D | 伝送路設備 線路図 | 12-F | 伝送路設備 線路図 | 20-G | 伝送路設備 線路図 |
| 03-D | 伝送路設備 線路図 | 12-H | 伝送路設備 線路図 | 21-E | 伝送路設備 線路図 |
| 04-C | 伝送路設備 線路図 | 13-D | 伝送路設備 線路図 | 21-F | 伝送路設備 線路図 |
| 04-D | 伝送路設備 線路図 | 13-E | 伝送路設備 線路図 | 21-G | 伝送路設備 線路図 |
| 05-C | 伝送路設備 線路図 | 13-F | 伝送路設備 線路図 | 22-E | 伝送路設備 線路図 |
| 06-B | 伝送路設備 線路図 | 13-G | 伝送路設備 線路図 | 22-F | 伝送路設備 線路図 |
| 06-C | 伝送路設備 線路図 | 13-H | 伝送路設備 線路図 | | |
| 07-B | 伝送路設備 線路図 | 14-D | 伝送路設備 線路図 | | |
| 07-C | 伝送路設備 線路図 | 14-E | 伝送路設備 線路図 | | |
| 07-D | 伝送路設備 線路図 | 14-F | 伝送路設備 線路図 | | |
| 08-B | 伝送路設備 線路図 | 14-G | 伝送路設備 線路図 | | |
| 08-C | 伝送路設備 線路図 | 14-H | 伝送路設備 線路図 | | |
| 08-D | 伝送路設備 線路図 | 14-I | 伝送路設備 線路図 | | |

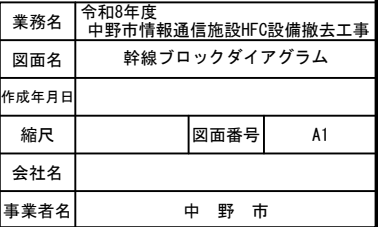


注：図面上のケーブルについては全て同軸ケーブル12Cとする

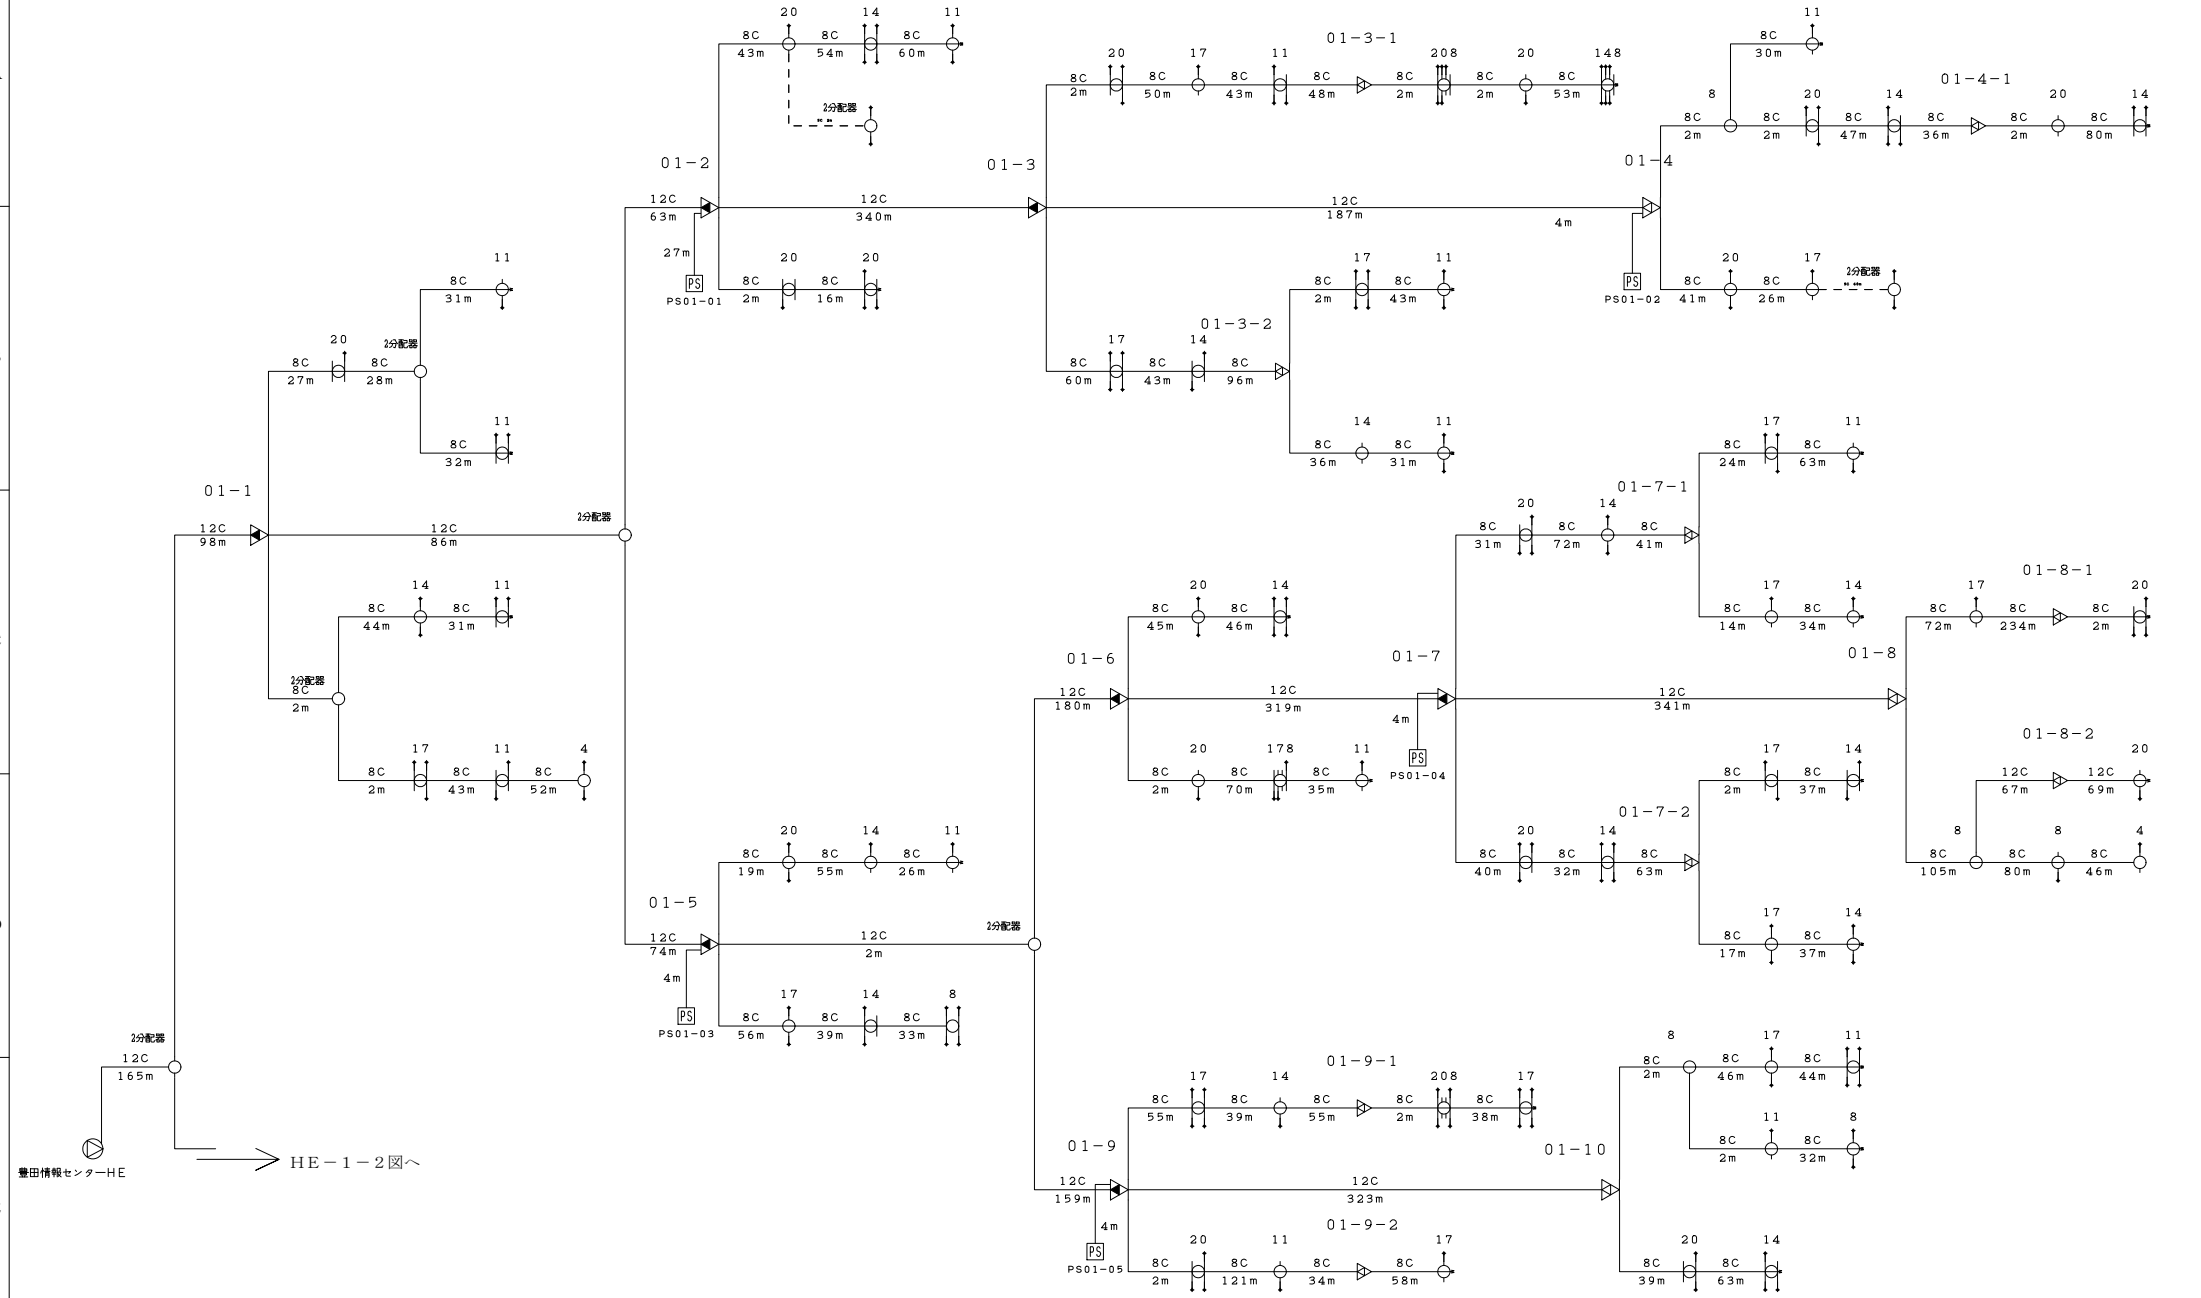

| 会 社 名 | | | | | 施 設 名 | | 年 月 | |
|---|--|--|--|--|-----------------|--------|-------------|---|
| <div>部</div> <div>次</div> <div>課</div> <div>主</div> <div>任</div> <div>担</div> | | | | | 中野市防災情報連絡施設（豊田） | | 平成30年 3月 1日 | |
| | | | | | 図 名 | 図 番 | 縮 尺 | 頁 |
| | | | | | 分配線ブロックダイアグラム | HE-1-1 | | |


注：図面上のケーブルについては全て同軸ケーブル12Cとする

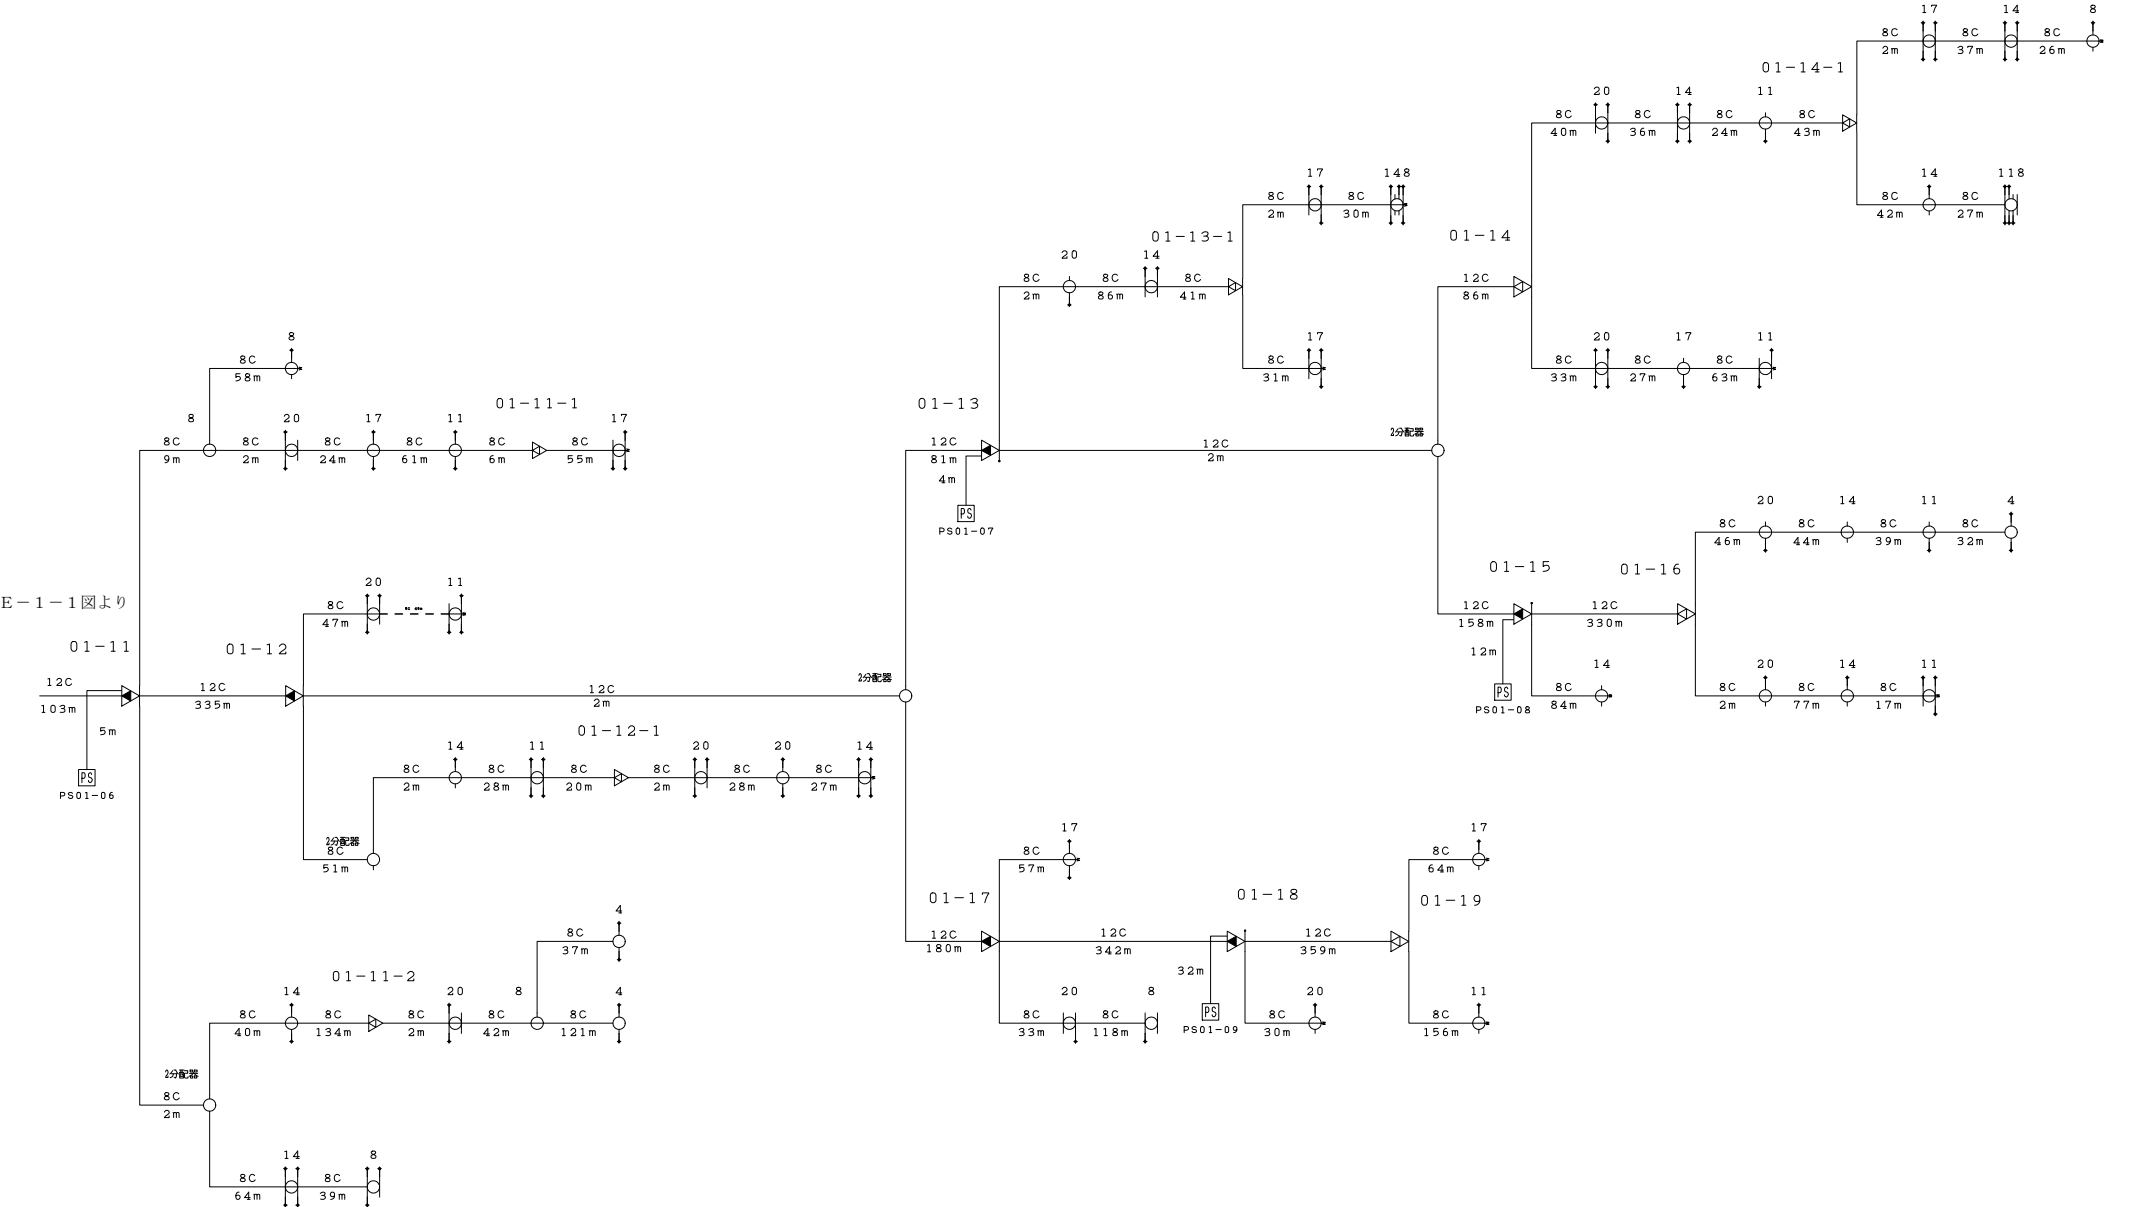

| 会 社 名 | | | | | | 施 設 名 | | 年 月 | |
|-------|---|---|---|---|---|-----------------|--------|-------------|---|
| | | | | | | 中野市防災情報連絡施設(豊田) | | 平成30年 3月 1日 | |
| 部 | 次 | 課 | 主 | 担 | 当 | 図 名 | 図 番 | 縮 尺 | 頁 |
| | | | | | | 分配線ブロックダイアグラム | HE-1-2 | | |

注：図面上のケーブルについては全て同軸ケーブル12Cとする


豊田情報センターHE

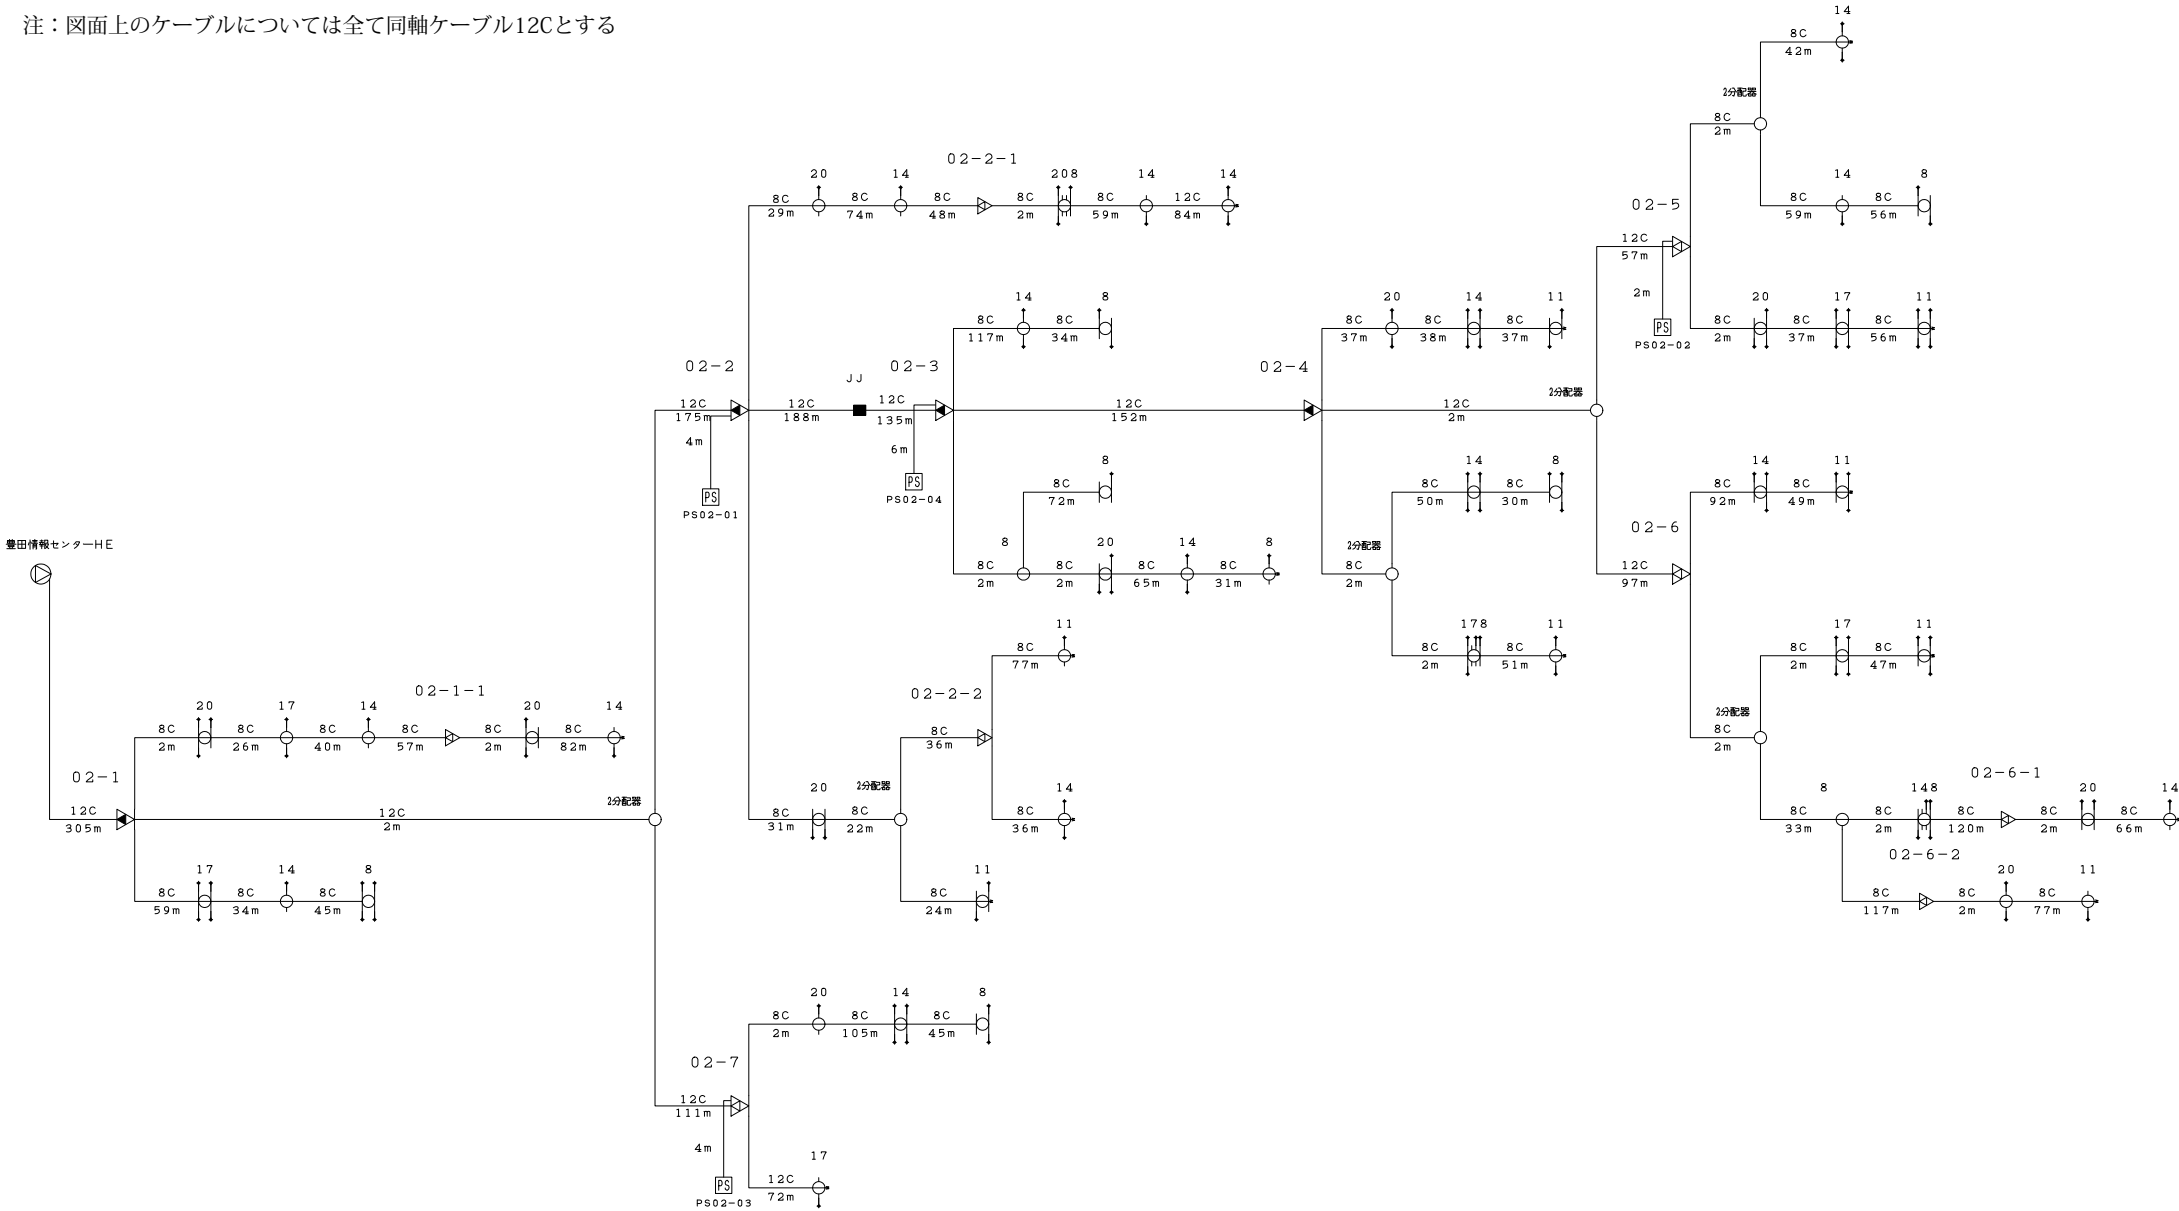

0 100 200 300 400 500 m


| 会 社 名 | | | | | | 施 設 名 | | 年 月 | | |
|--------|--------|--------|--------|--------|--|-----------------|------|-------------|---|--|
| | | | | | | 中野市防災情報連絡施設(豊田) | | 平成30年 3月 1日 | | |
| 部 長 | 次 長 | 課 長 | 主 任 | 担 当 | | 図 名 | 図 番 | 縮 尺 | 頁 | |
| | | | | | | 分配線ブロックダイアグラム | HE-2 | | | |

注：図面上のケーブルについては全て同軸ケーブル12Cとする

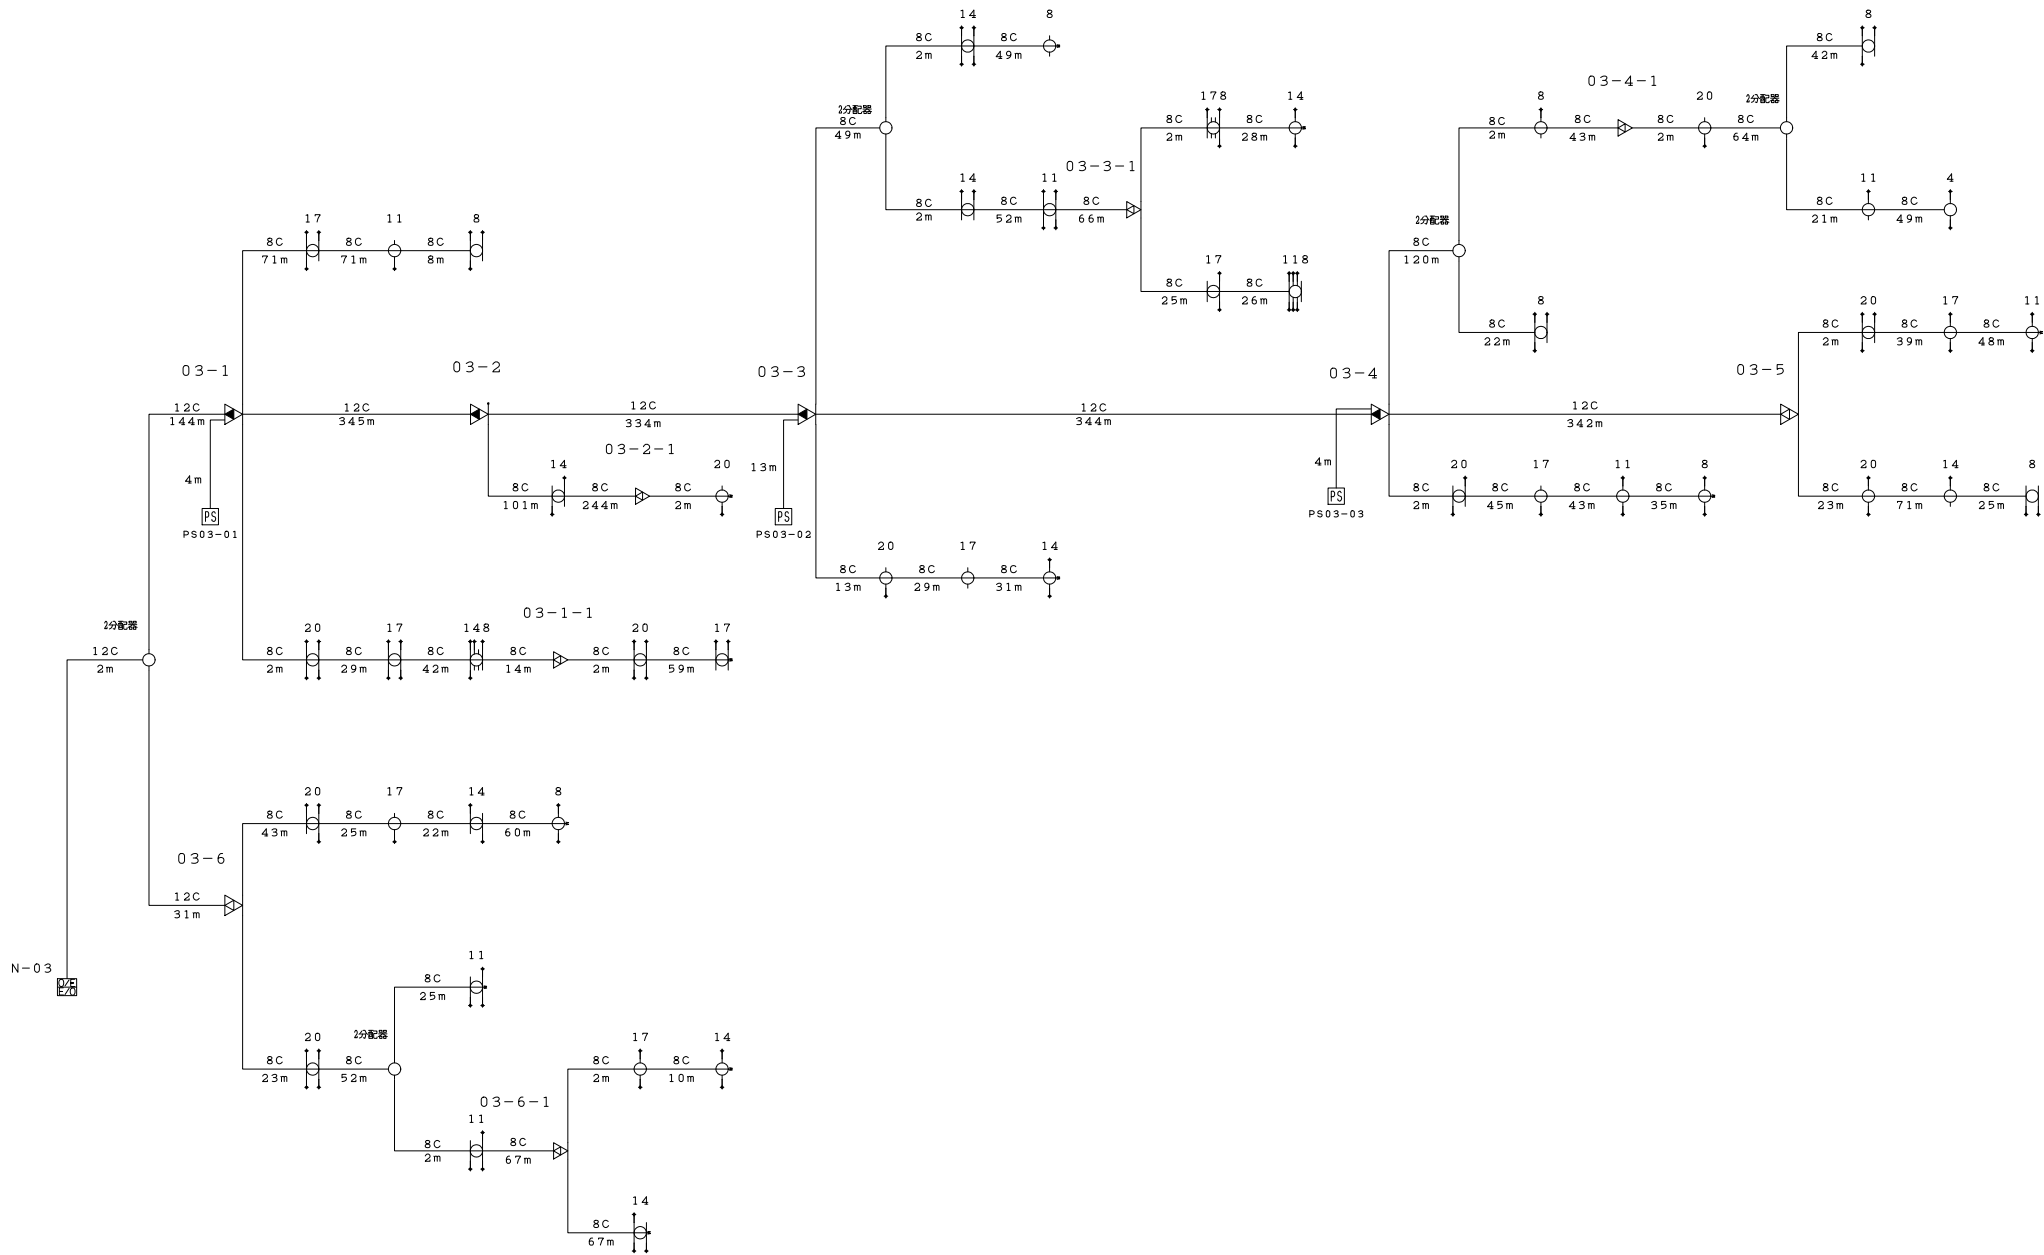


| 会 社 名 | | | | | | 施 設 名 | | 年 月 | |
|-------|---|---|---|---|---|-----------------|--------|-------------|---|
| | | | | | | 中野市防災情報連絡施設（豊田） | | 平成30年 3月 1日 | |
| 部 | 次 | 課 | 主 | 担 | 当 | 図 名 | 図 番 | 縮 尺 | 頁 |
| | | | | | | 分配線ブロックダイアグラム | N-03-1 | | |

注：図面上のケーブルについては全て同軸ケーブル12Cとする

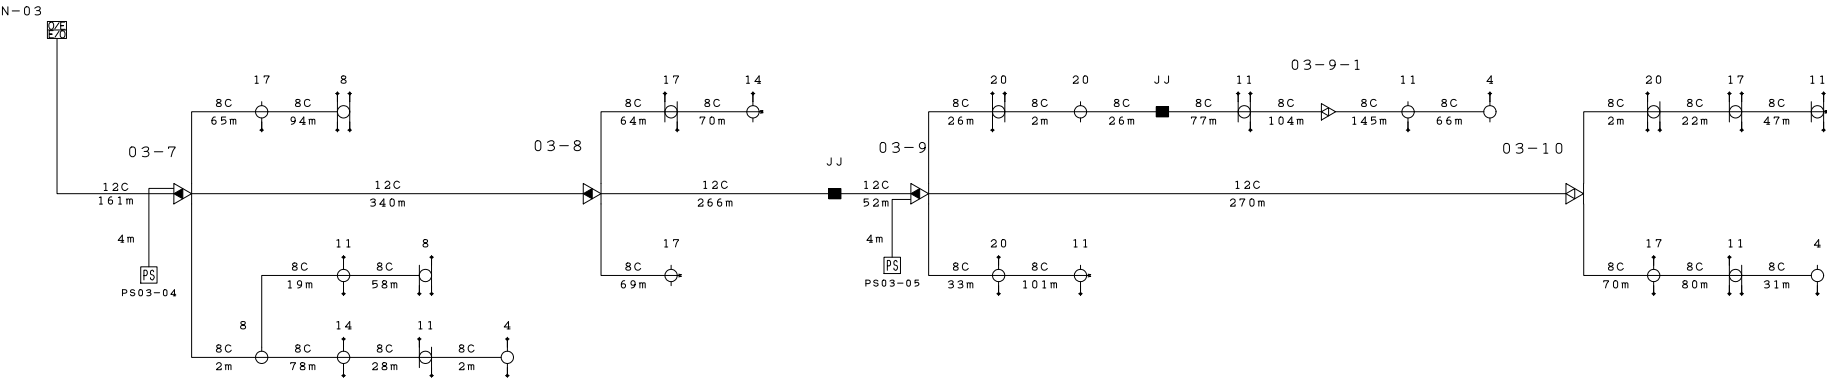


| 会 社 名 | | | | | | 施 設 名 | | 年 月 | |
|-------|---|---|---|---|---|-----------------|--|-------------|-----|
| | | | | | | 中野市防災情報連絡施設（豊田） | | 平成30年 3月 1日 | |
| 部 | 次 | 理 | 主 | 担 | 当 | 図 名 | | 図 番 | 縮 尺 |
| | | | | | | 分配線ブロックダイアグラム | | N-03-2 | |

注：図面上のケーブルについては全て同軸ケーブル12Cとする

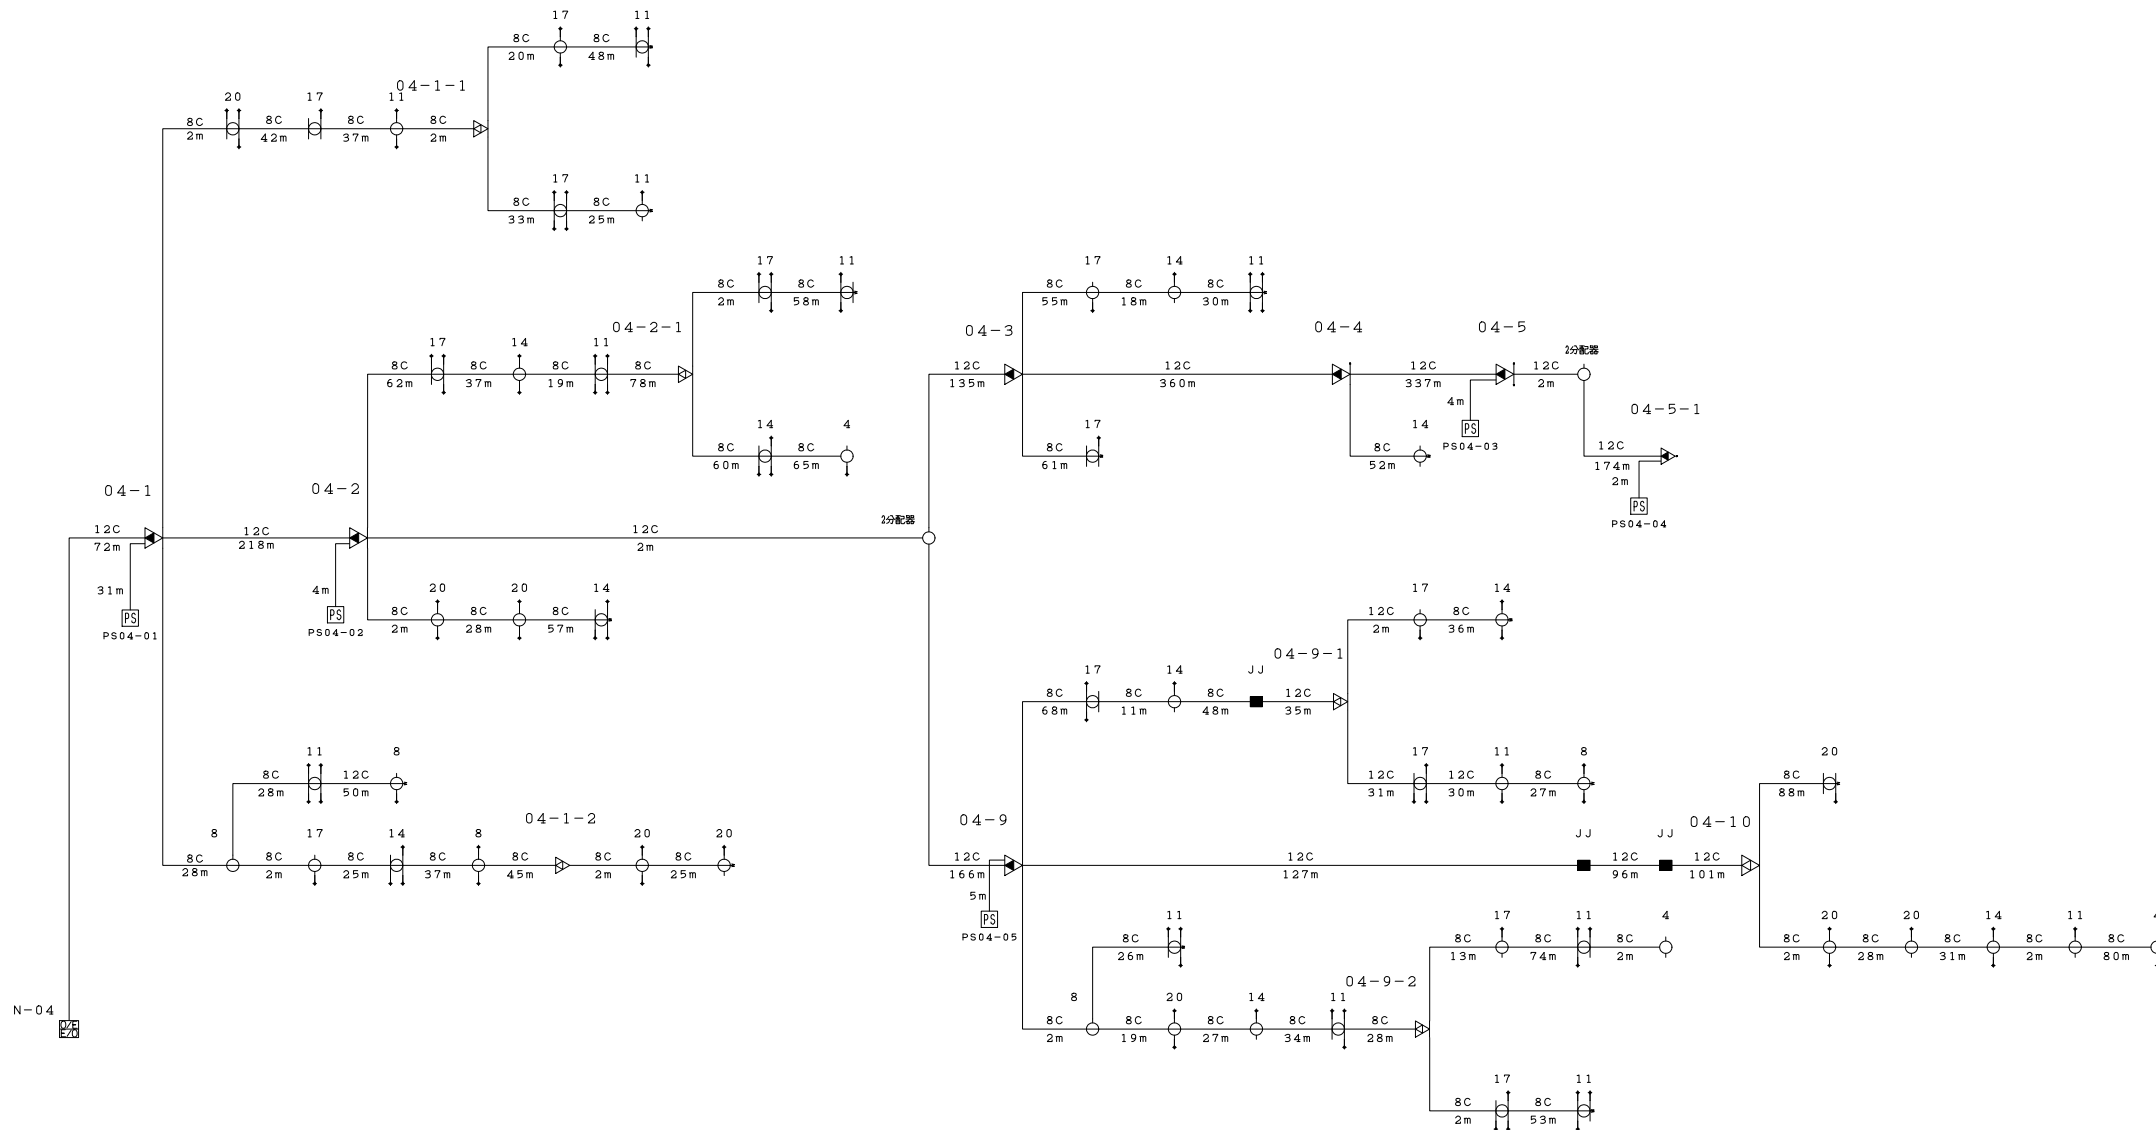


| 会 社 名 | | | | | | 施 設 名 | | 年 月 | | |
|-------|---|---|---|---|---|-----------------|--|-------------|-----|---|
| | | | | | | 中野市防災情報連絡施設(豊田) | | 平成30年 3月 1日 | | |
| 部 | 次 | 課 | 主 | 担 | 当 | 図 名 | | 図 番 | 縮 尺 | 頁 |
| | | | | | | 分配線ブロックダイアグラム | | N-04-1 | | |


注：図面上のケーブルについては全て同軸ケーブル12Cとする

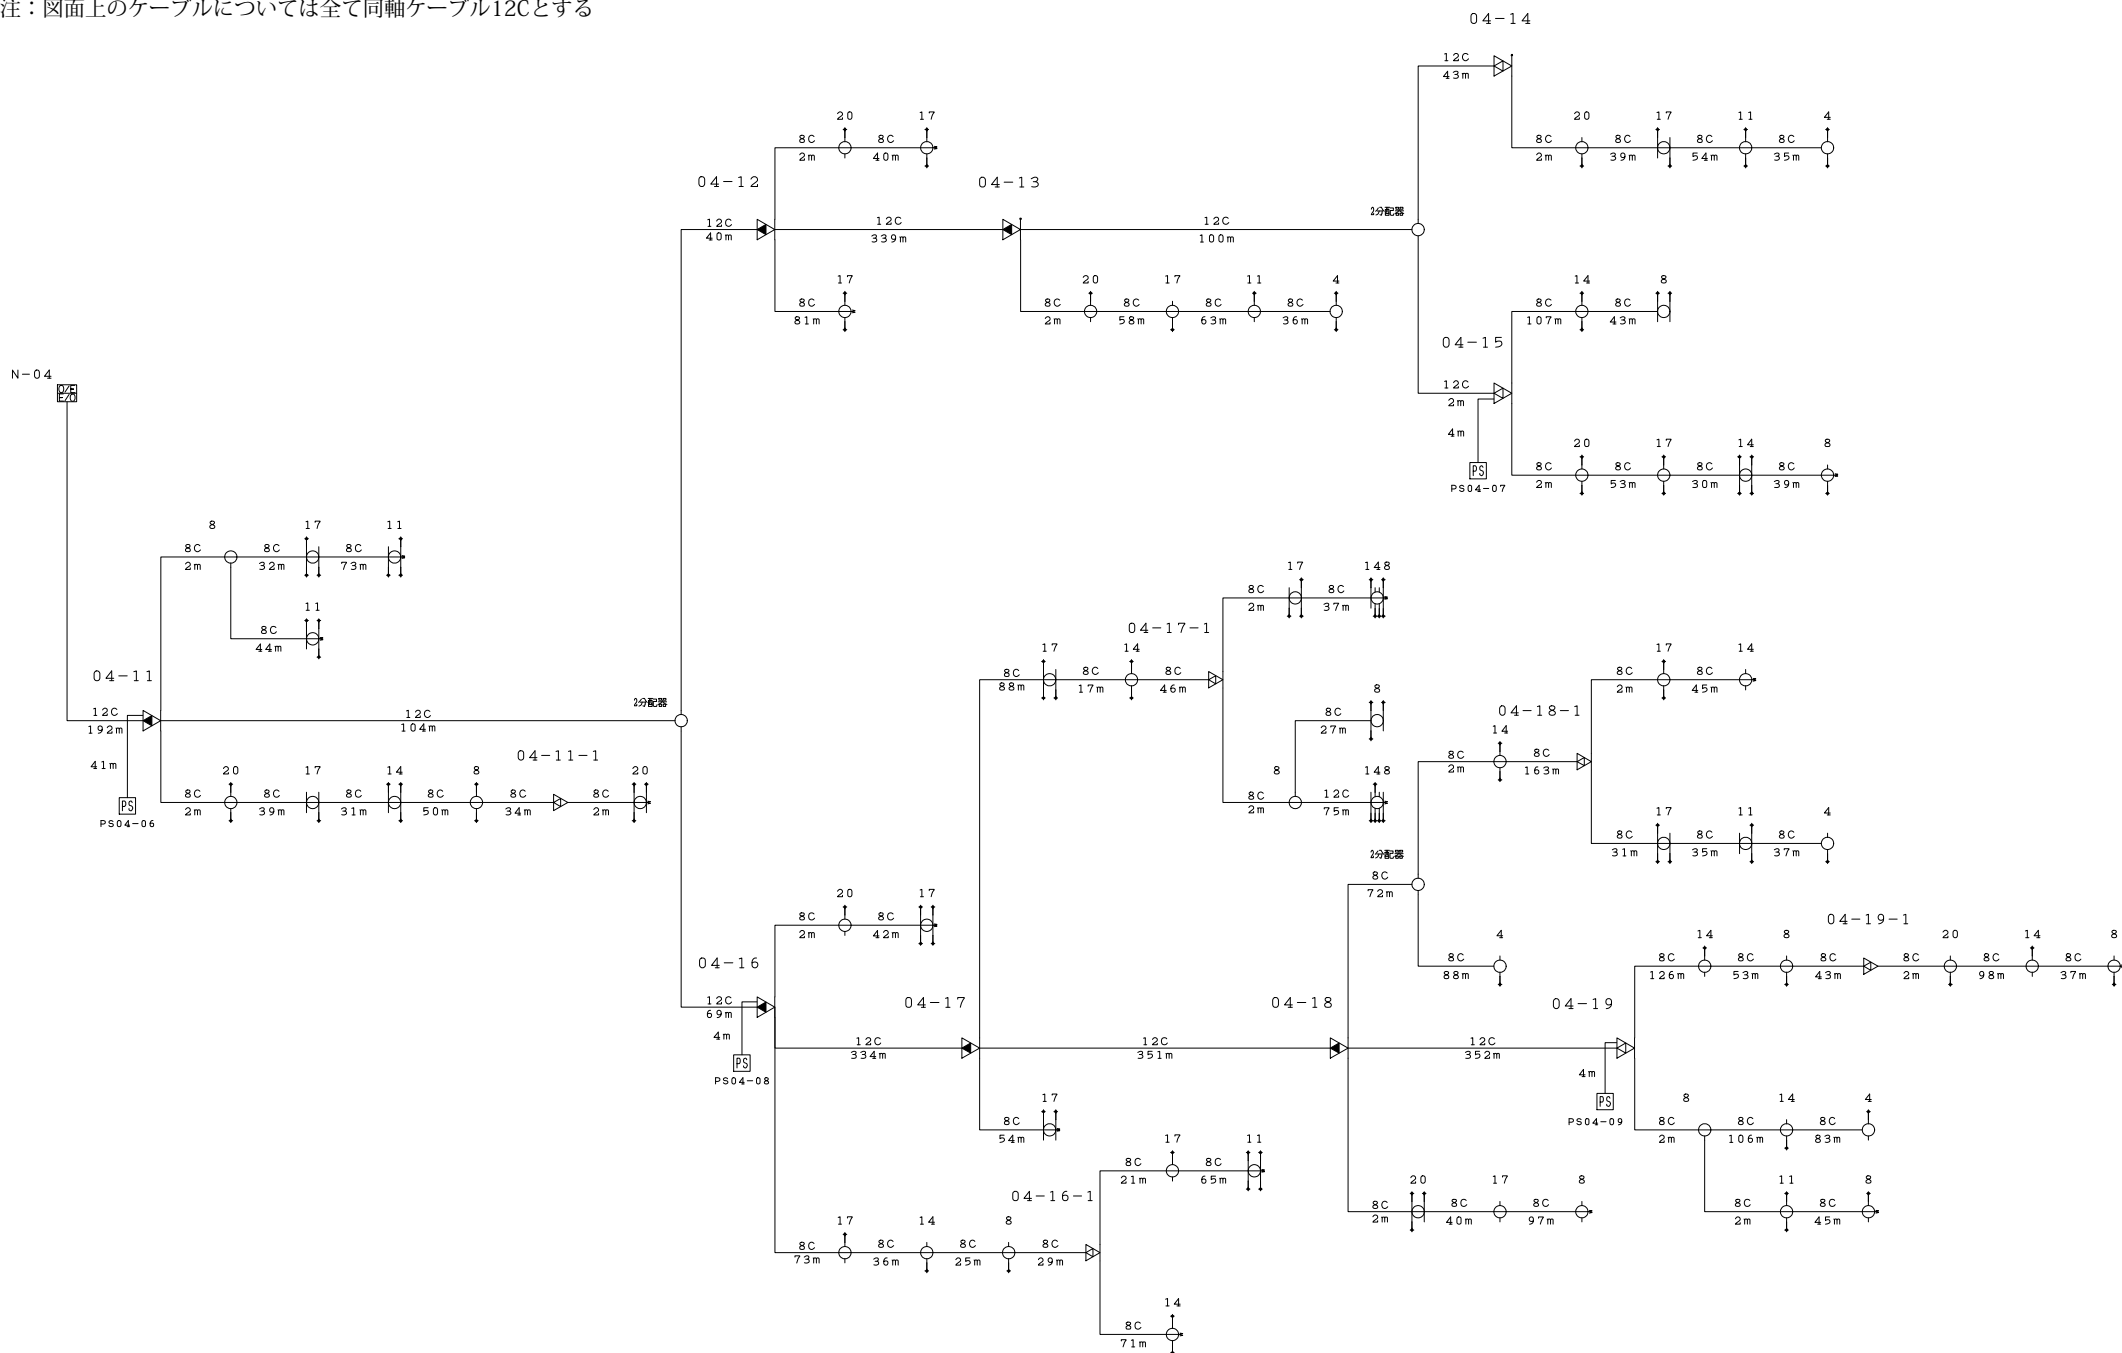

| | | | | | | | | | | |
|--------|--|--------|--|--------|--------|--------|-----------------|--------|-------------|---|
| 会 社 名 | | | | | | | 施 設 名 | | 年 月 | |
| | | | | | | | 中野市防災情報連絡施設(豊田) | | 平成30年 3月 1日 | |
| 部 長 | | 次 長 | | 課 長 | 主 任 | 担 当 | 図 名 | 図 番 | 縮 尺 | 頁 |
| | | | | | | | 分配線ブロックダイアグラム | N-04-2 | | |

 


注：図面上のケーブルについては全て同軸ケーブル12Cとする

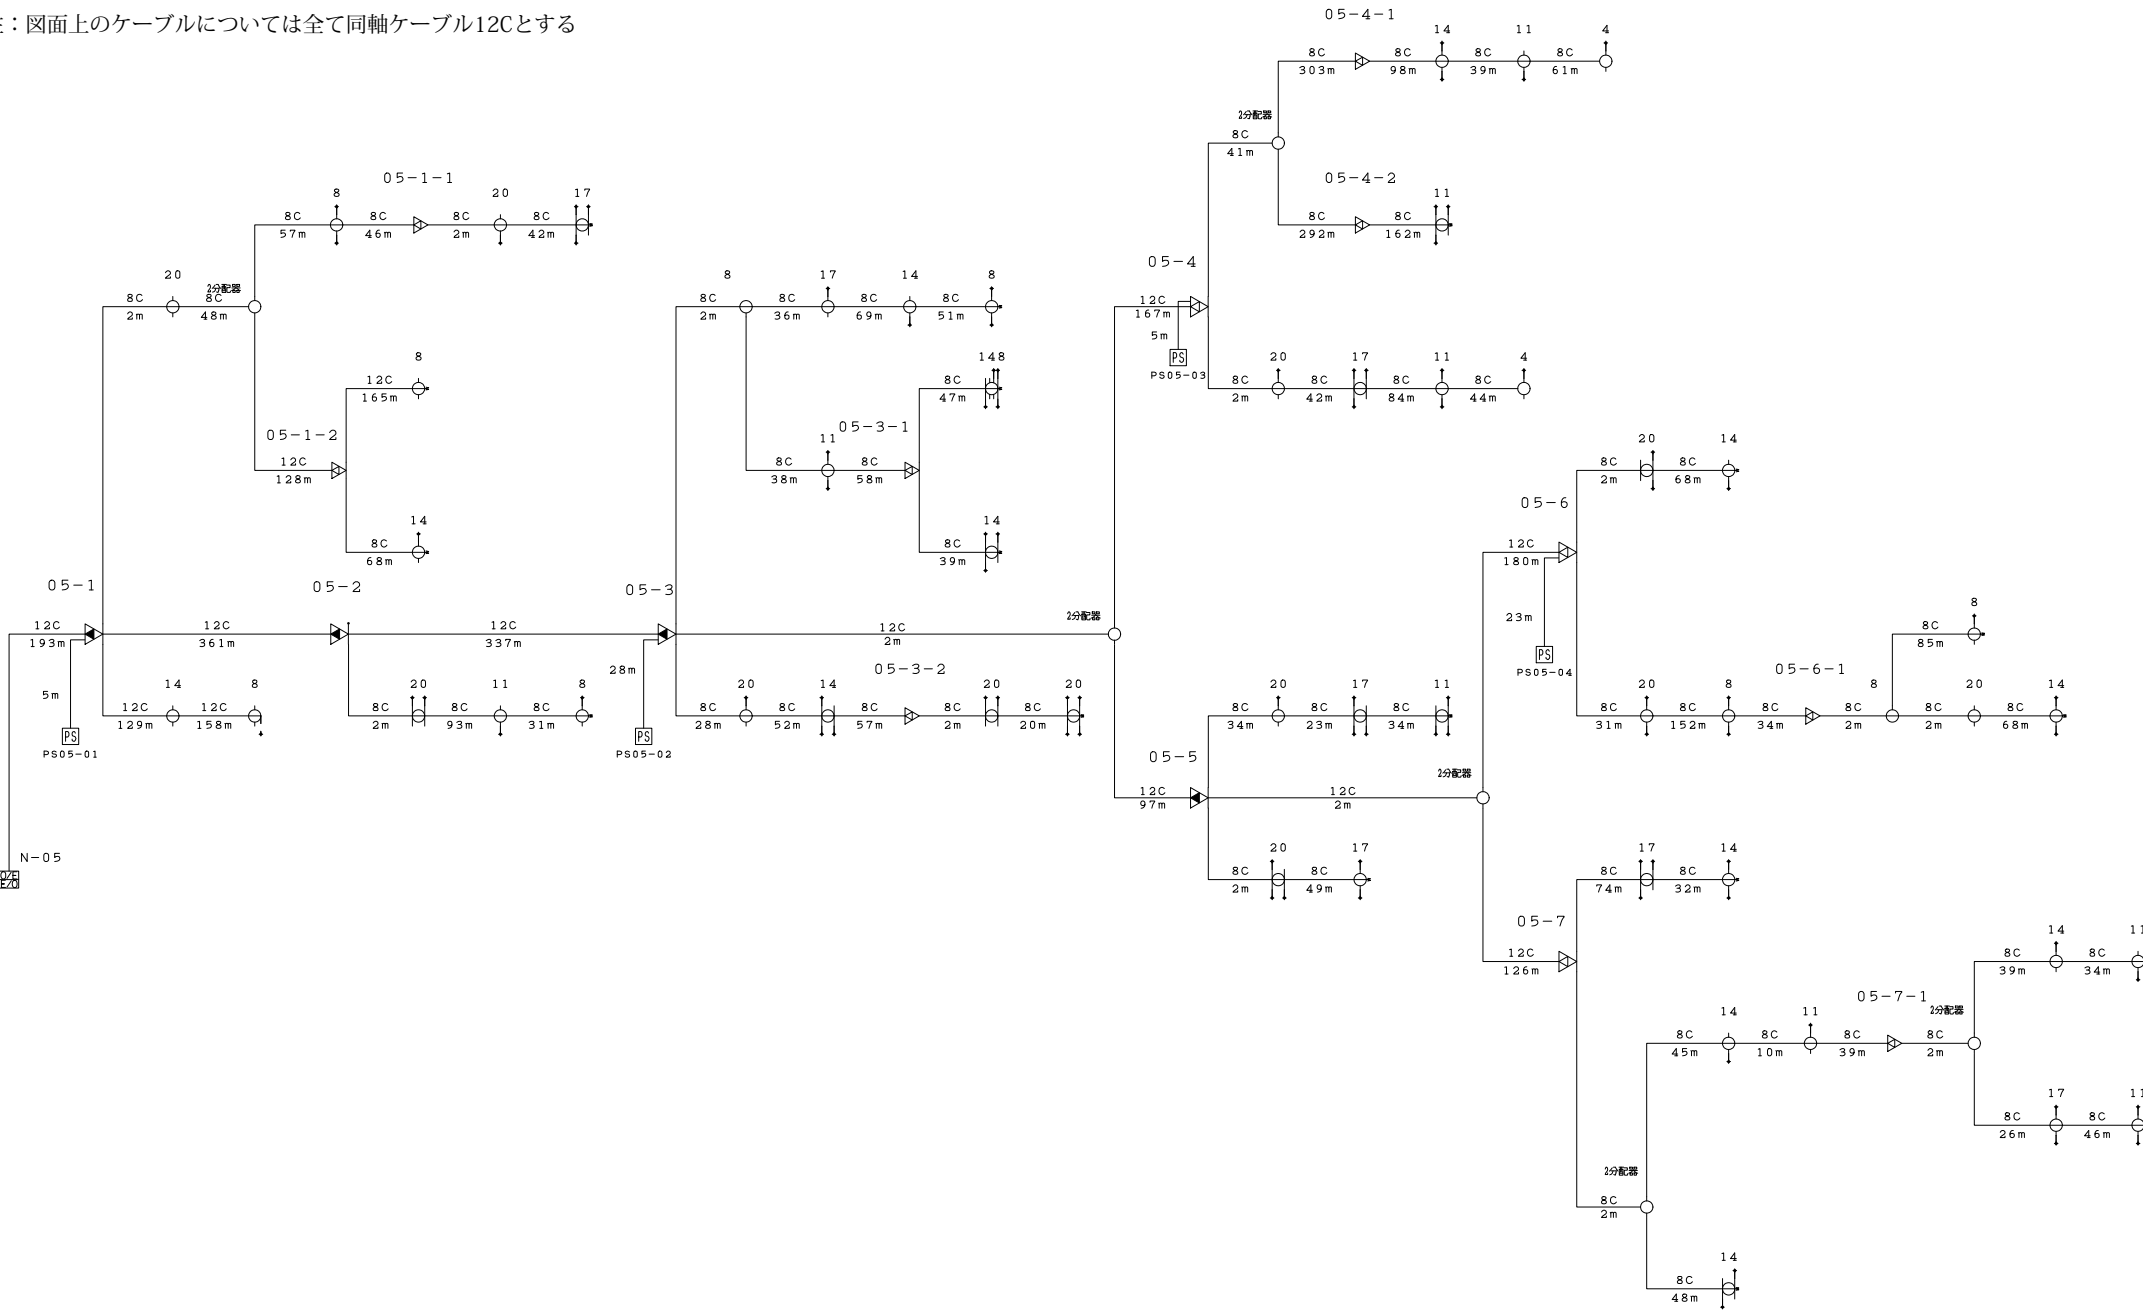

| 会 社 名 | | | | | 施 設 名 | | 年 月 | |
|-------|---|---|---|---|-----------------|--------|-------------|---|
| | | | | | 中野市防災情報連絡施設（豊田） | | 平成30年 3月 1日 | |
| 部 | 次 | 課 | 主 | 担 | 図 名 | 図 番 | 縮 尺 | 頁 |
| | | | | | 分配線ブロックダイアグラム | N-05-1 | | |




注：図面上のケーブルについては全て同軸ケーブル12Cとする

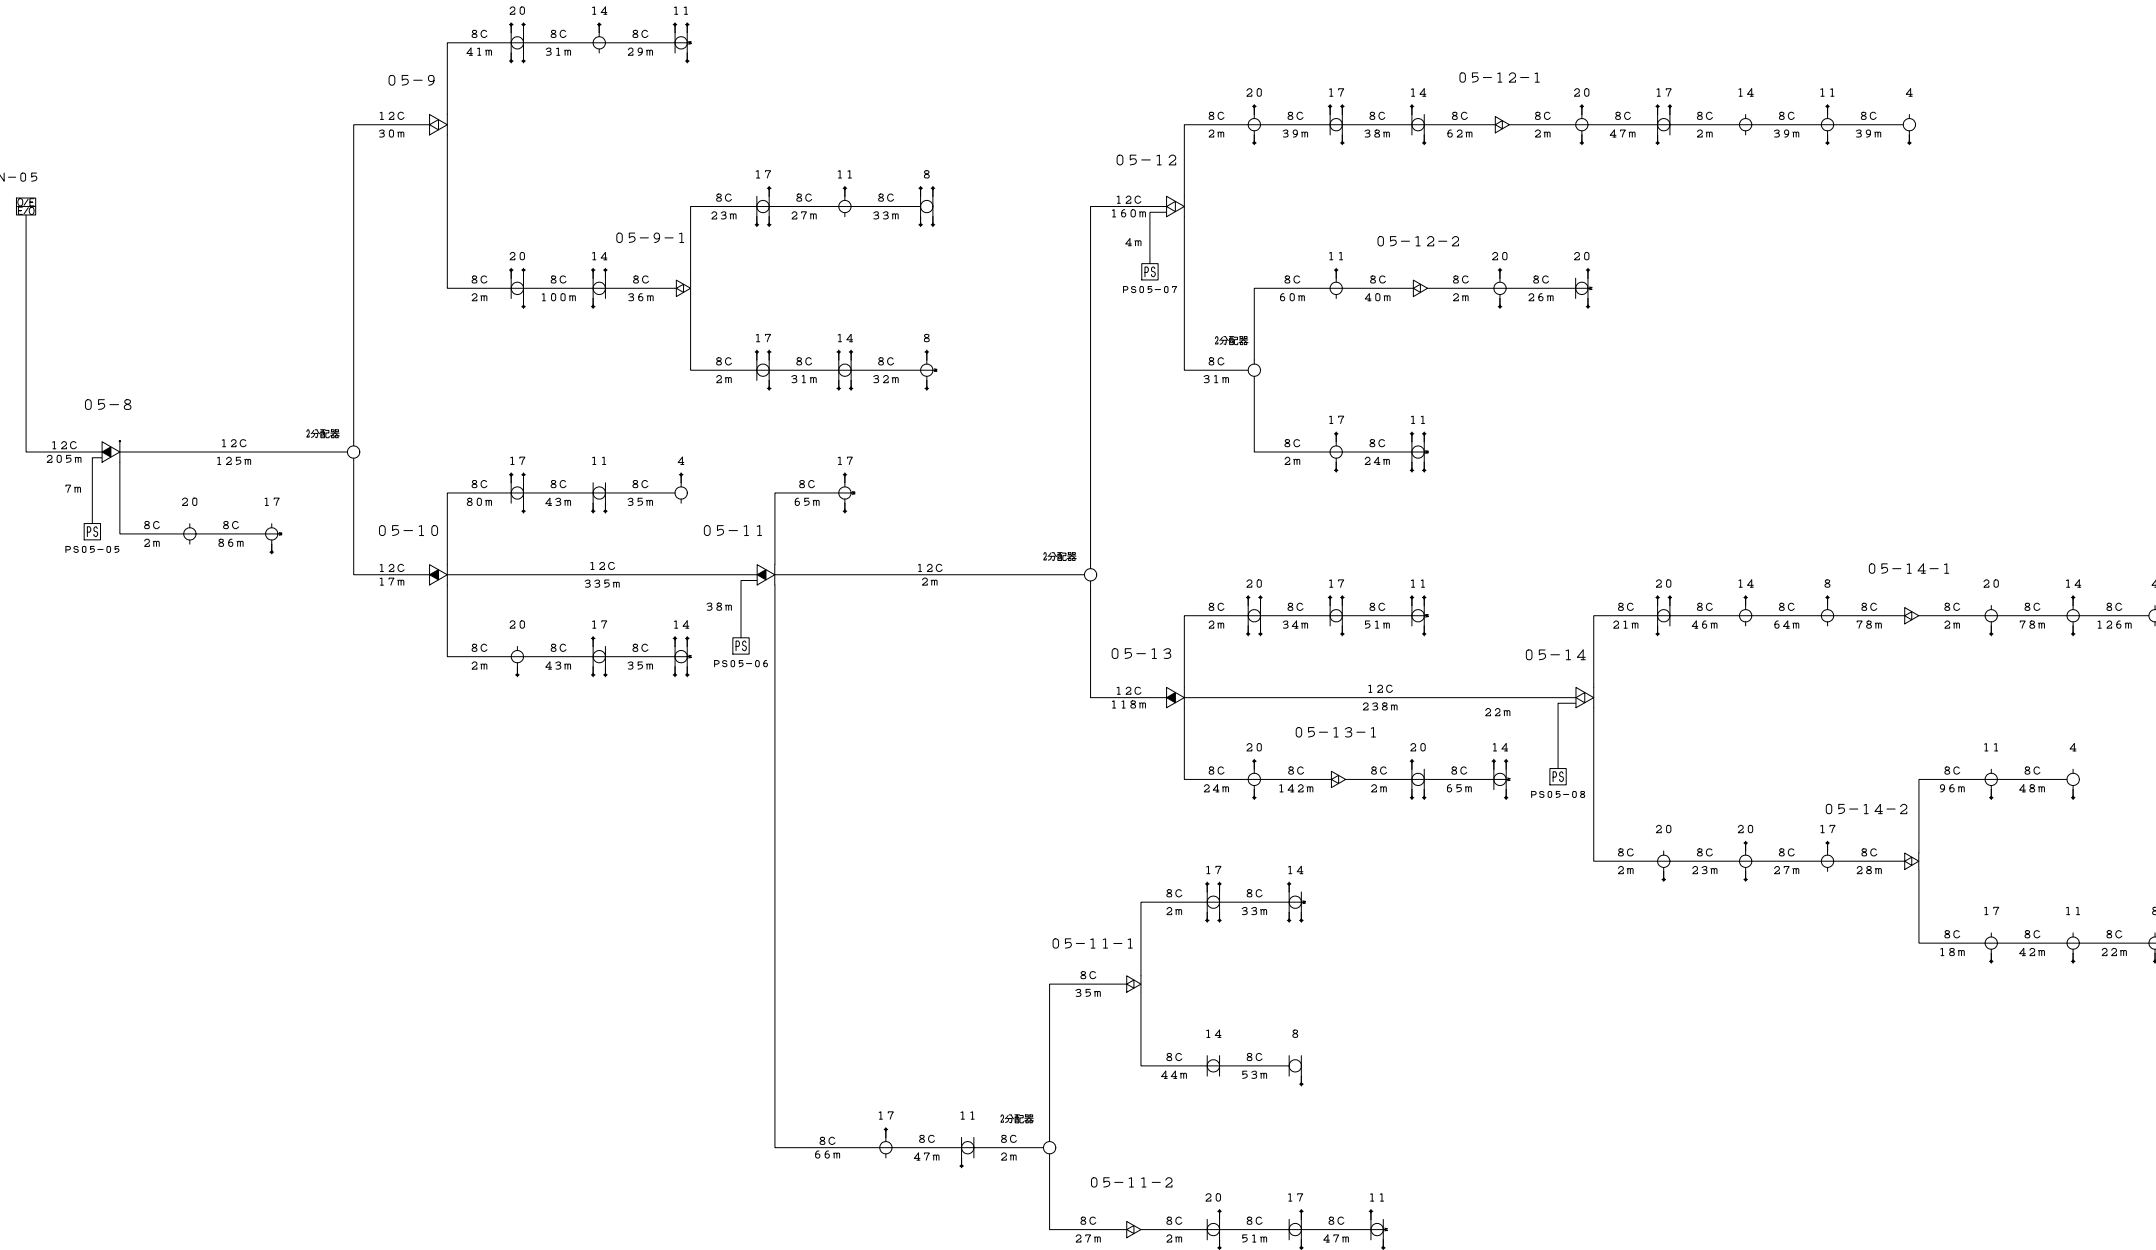

| 会 社 名 | | | | | | 施 設 名 | | 年 月 | |
|---------------|---|---|---|---|---|-----------------|-----|-------------|---|
| | | | | | | 中野市防災情報連絡施設(豊田) | | 平成30年 3月 1日 | |
| 部 | 次 | 課 | 主 | 担 | 担 | 図 名 | 図 番 | 縮 尺 | 頁 |
| 分配線ブロックダイアグラム | | | | | | N-05-2 | | | |


注：図面上のケーブルについては全て同軸ケーブル12Cとする

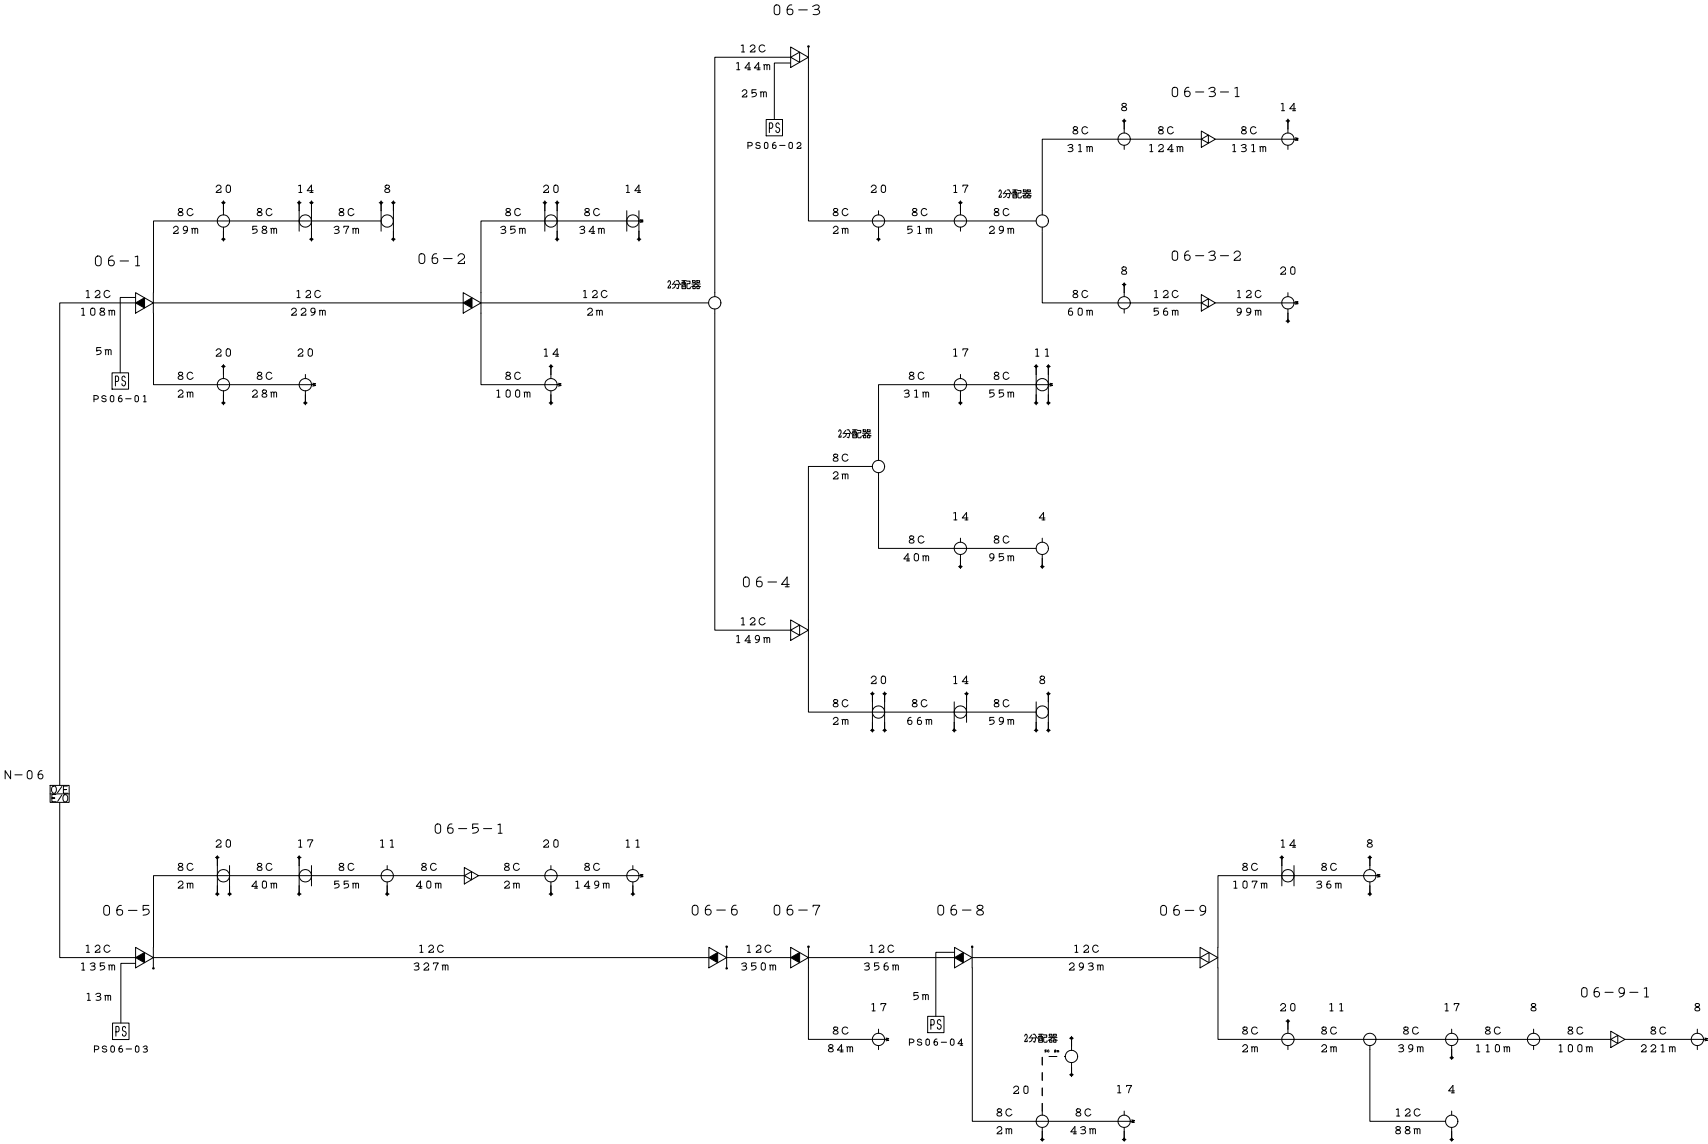

| 会 社 名 | | | | | | 施 設 名 | | 年 月 | |
|-------|---|---|---|---|---|------------------|------|-------------|---|
| | | | | | | 中野市防災情報連絡施設 (豊田) | | 平成30年 3月 1日 | |
| 部 | 次 | 課 | 主 | 担 | 当 | 図 名 | 図 番 | 縮 尺 | 頁 |
| | | | | | | 分配線ブロックダイアグラム | N-06 | | |

注：図面上のケーブルについては全て同軸ケーブル12Cとする


1

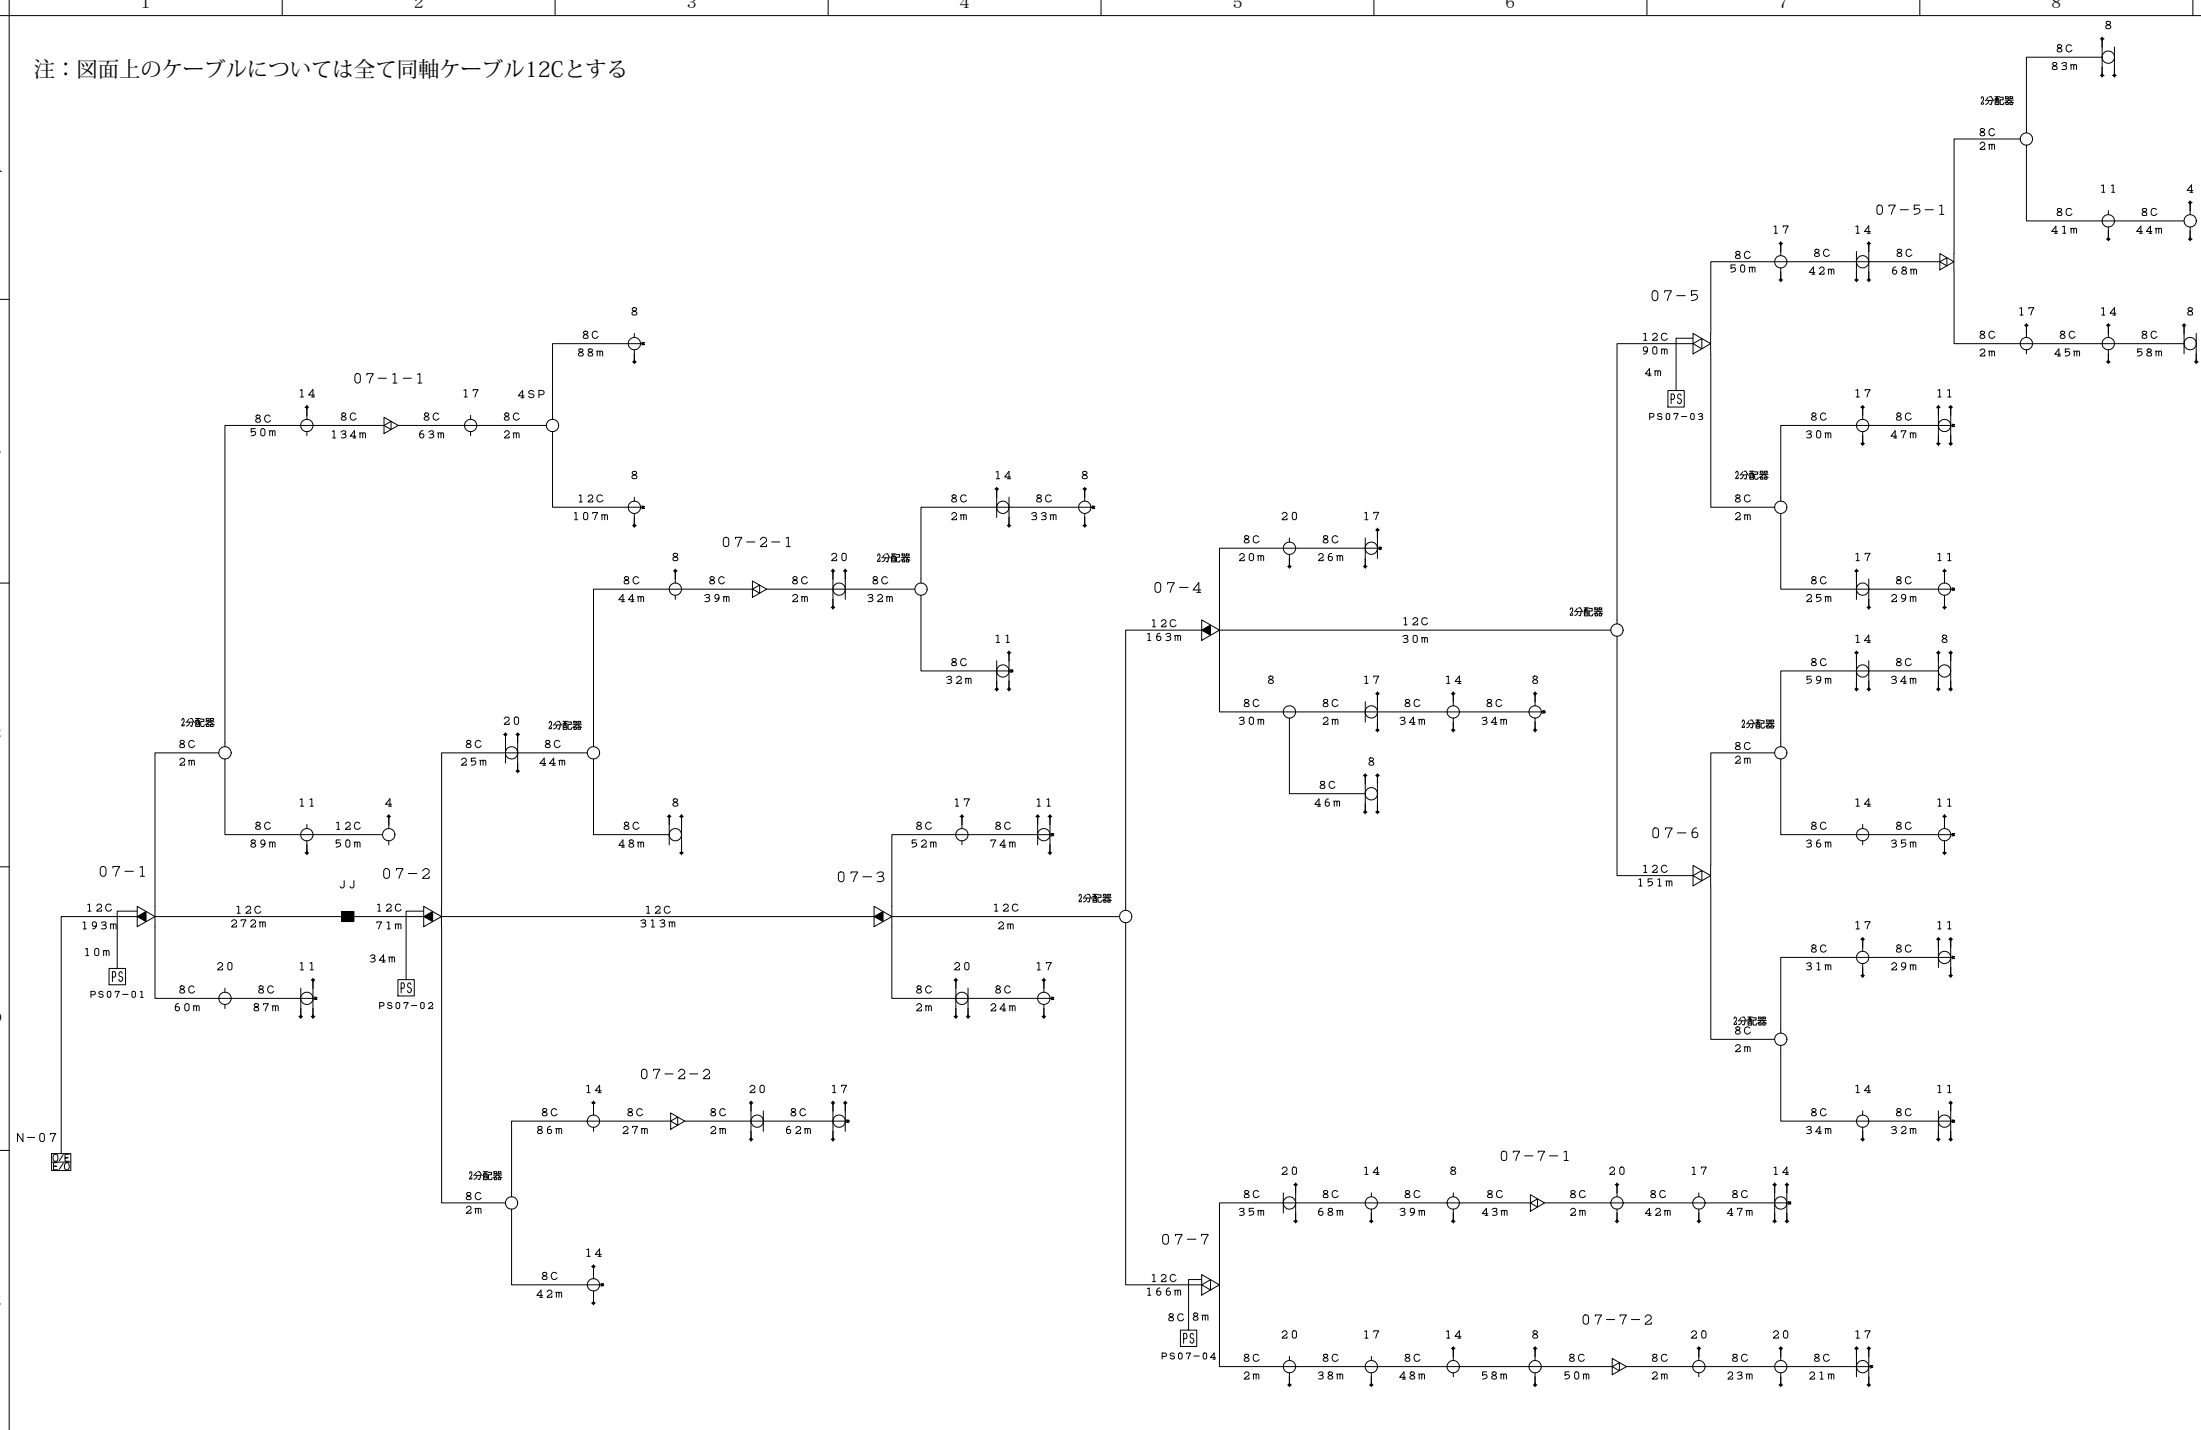


| | | | | | | | | |
|--------|--------|--------|--------|--------|-----------------|--------|-------------|---|
| 会 社 名 | | | | | 施 設 名 | | 年 月 | |
| | | | | | 中野市防災情報連絡施設(豊田) | | 平成30年 3月 1日 | |
| 副 長 | 次 長 | 課 長 | 主 任 | 担 当 | 図 名 | 図 番 | 縮 尺 | 頁 |
| | | | | | 分配線ブロックダイアグラム | N-07-1 | | |




注：図面上のケーブルについては全て同軸ケーブル12Cとする

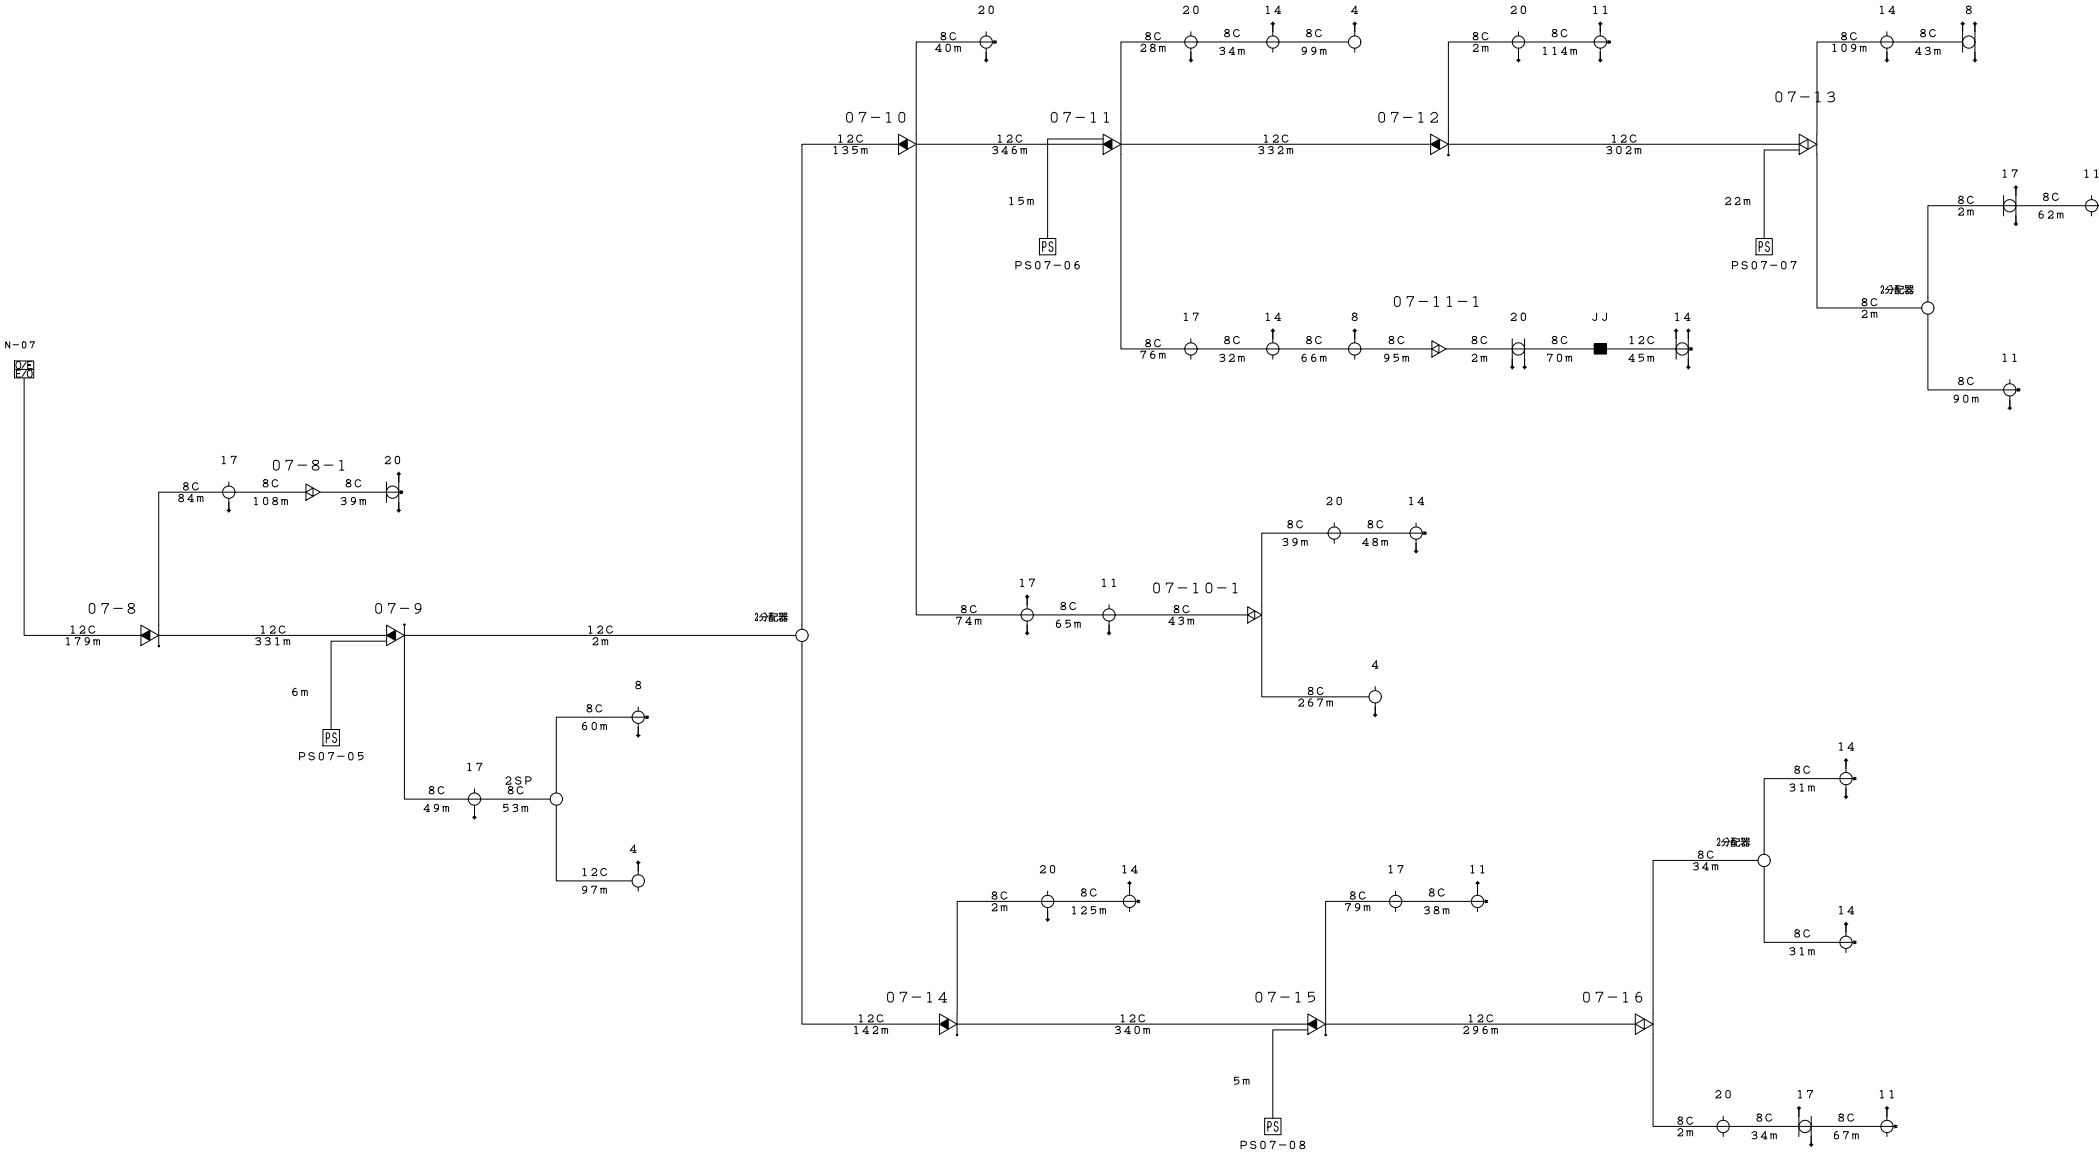


| 会 社 名 | | | | | | 施 設 名 | | 年 月 | |
|-------|---|---|---|---|---|---------------|-------|----------|---|
| | | | | | | 中野市防災情報連絡施設 | | 平成 年 月 日 | |
| 部 | 次 | 課 | 主 | 任 | 氏 | 図 名 | 図 番 | 縮 尺 | 頁 |
| | | | | | | 分配線ブロックダイアグラム | N07-2 | | |

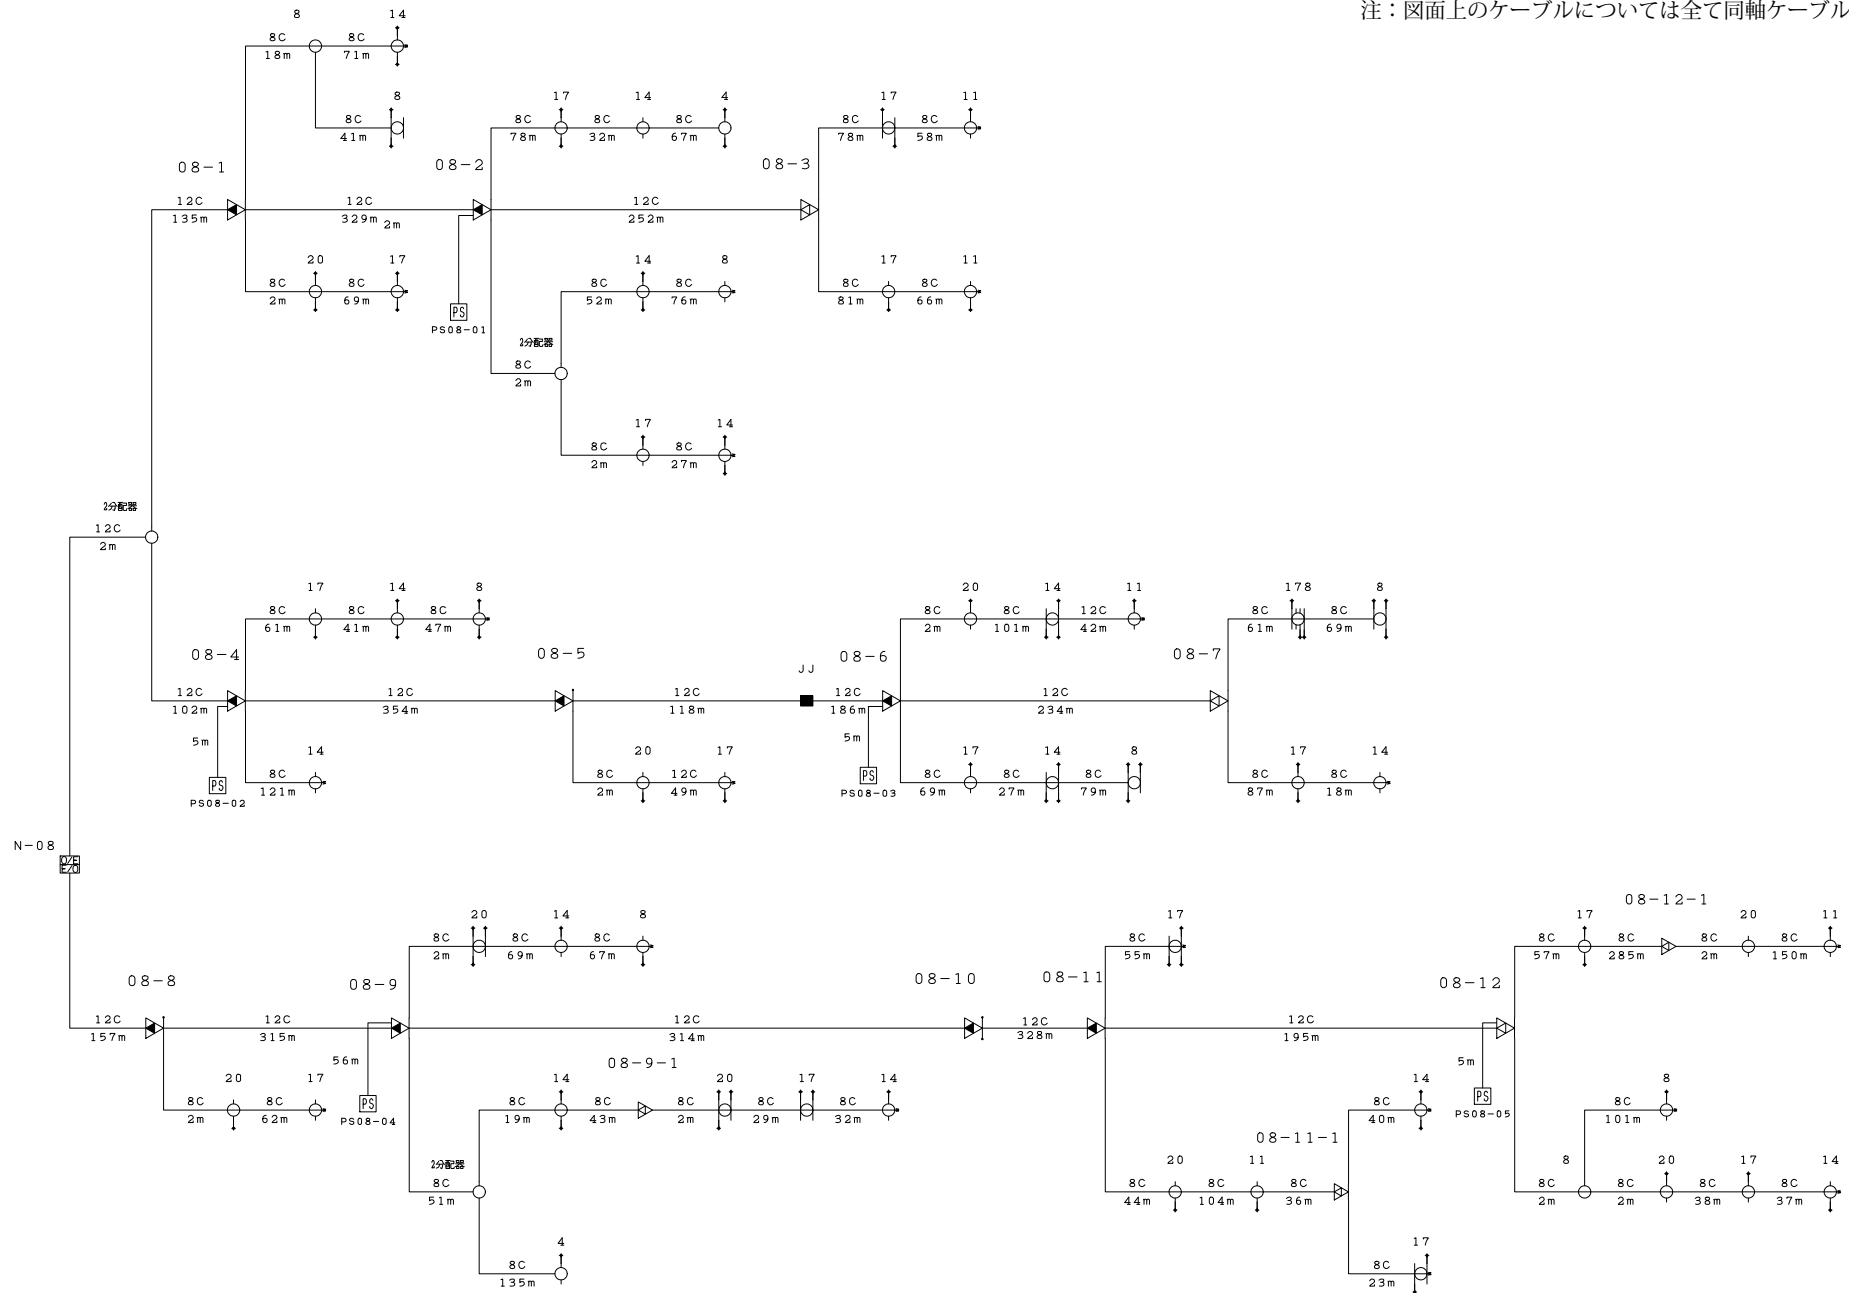

| | | | | | | | | | |
|---------------|--|--------|--|--------|--|-----------------|--|-------------|-----|
| 会 社 名 | | | | | | 施 設 名 | | 年 月 | |
| | | | | | | 中野市防災情報連絡施設(豊田) | | 平成30年 3月 1日 | |
| 部 長 | | 次 長 | | 課 長 | | 主 任 | | 担 当 | 図 名 |
| | | | | | | | | | 図 番 |
| | | | | | | | | | 縮 尺 |
| 分配線ブロックダイアグラム | | | | | | | | | 頁 |
| N-08 | | | | | | | | | |

 


注：図面上のケーブルについては全て同軸ケーブル12Cとする

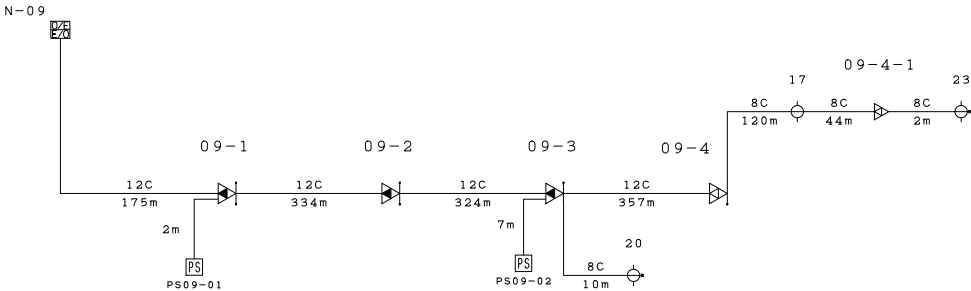


| 会 社 名 | | | | | | 施 設 名 | | 年 月 | |
|--------|--------|--------|--------|--------|--|-----------------|------|------------------------|---|
| | | | | | | 中野市防災情報連絡施設（豊田） | | 平成 3 0 年 3 月 1 日 | |
| 部 長 | 次 長 | 課 長 | 主 任 | 担 当 | | 図 名 | 図 番 | 縮 尺 | 頁 |
| | | | | | | 分配線ブロックダイアグラム | N-09 | | |

注：図面上のケーブルについては全て同軸ケーブル12Cとする

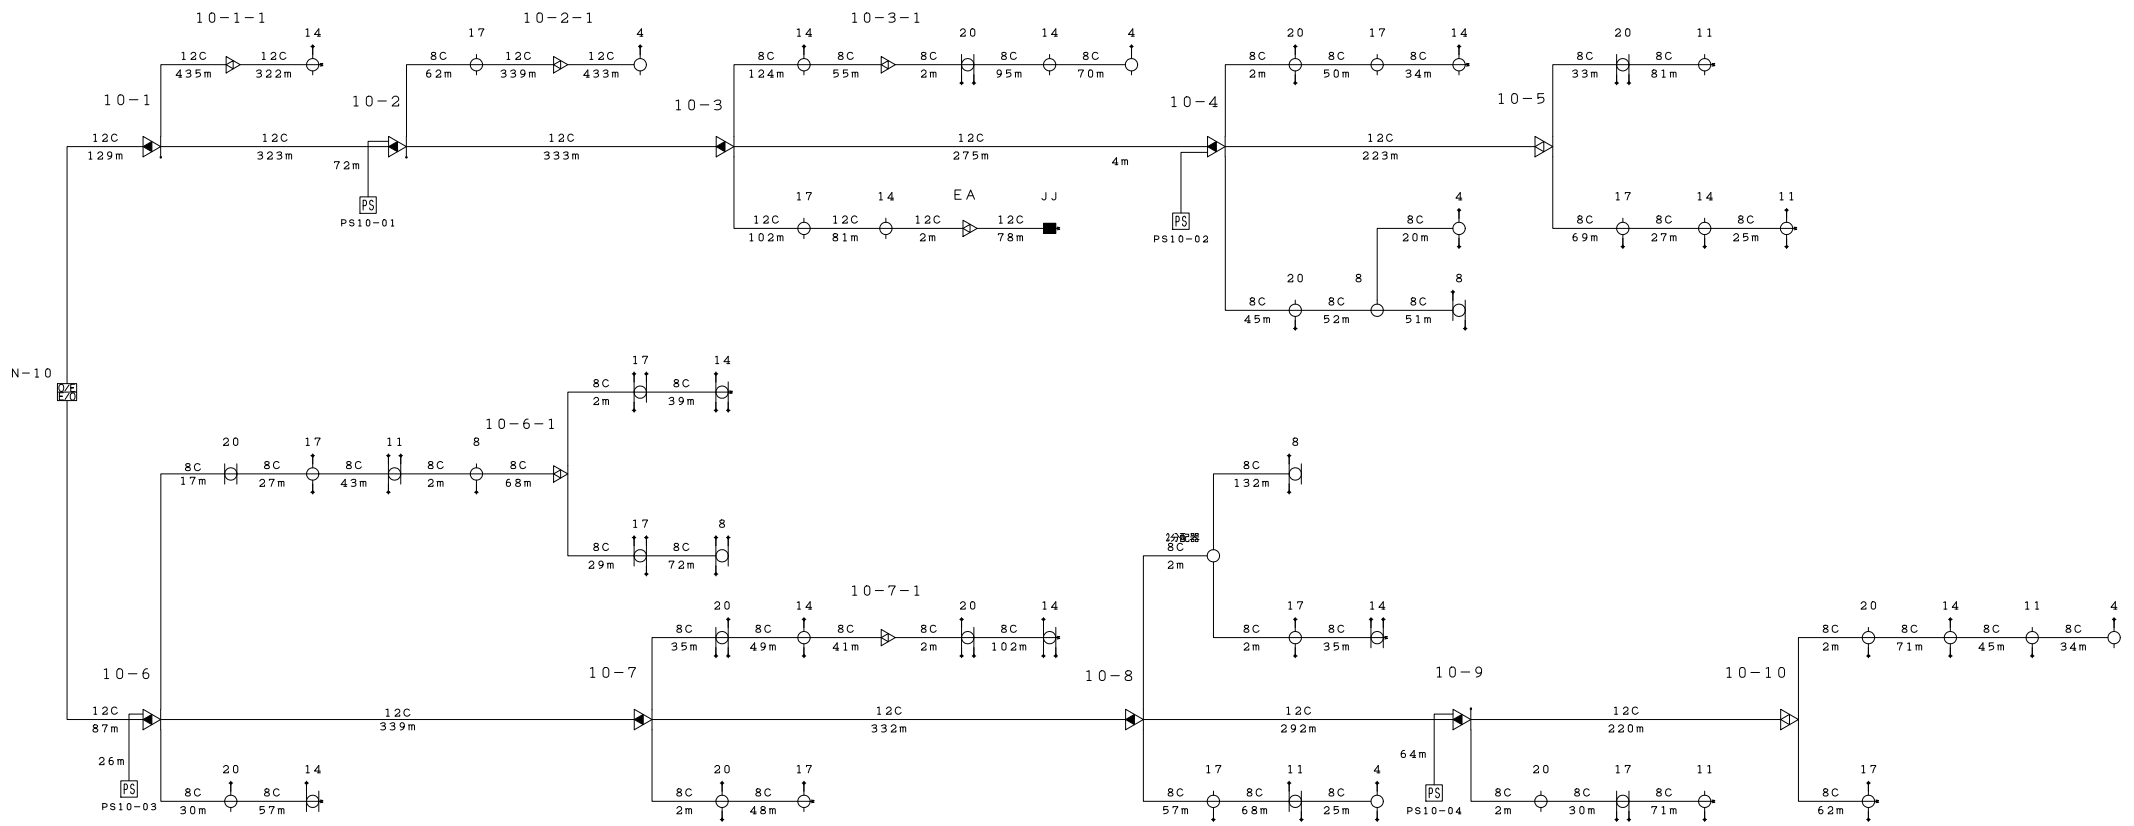



| 会 社 名 | | | | | | 施 設 名 | | 年 月 | |
|-------|---|---|---|---|--|-----------------|------|-------------|---|
| | | | | | | 中野市防災情報連絡施設(豊田) | | 平成30年 3月 1日 | |
| 部 | 次 | 課 | 主 | 担 | | 図 名 | 図 番 | 縮 尺 | 頁 |
| | | | | | | 分配線ブロックダイアグラム | N-10 | | |

注：図面上のケーブルについては全て同軸ケーブル12Cとする

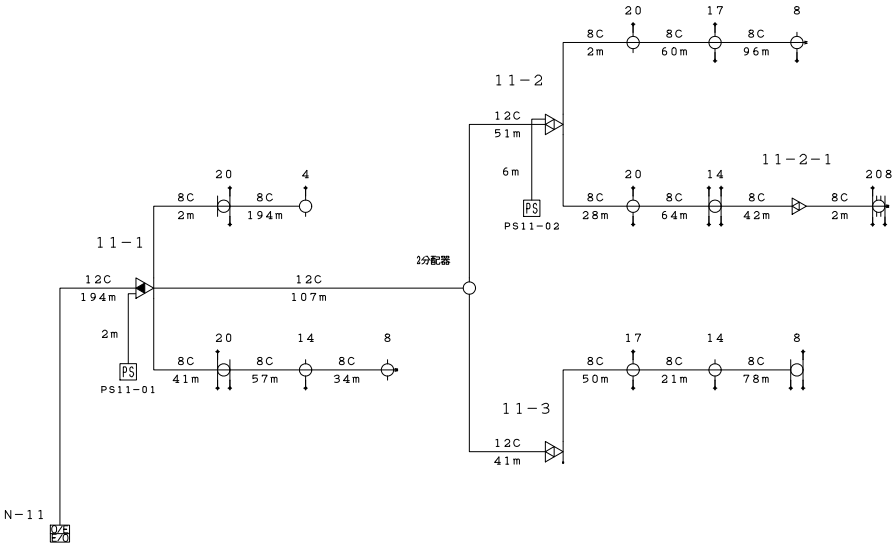

| 会 社 名 | | | | | | 施 設 名 | | 年 月 | |
|--------|--------|--------|--------|--------|--|-----------------|------|-------------|---|
| | | | | | | 中野市防災情報連絡施設(豊田) | | 平成30年 3月 1日 | |
| 部 長 | 次 長 | 課 長 | 主 任 | 担 当 | | 図 名 | 図 番 | 縮 尺 | 頁 |
| | | | | | | 分配線ブロックダイアグラム | N-11 | | |

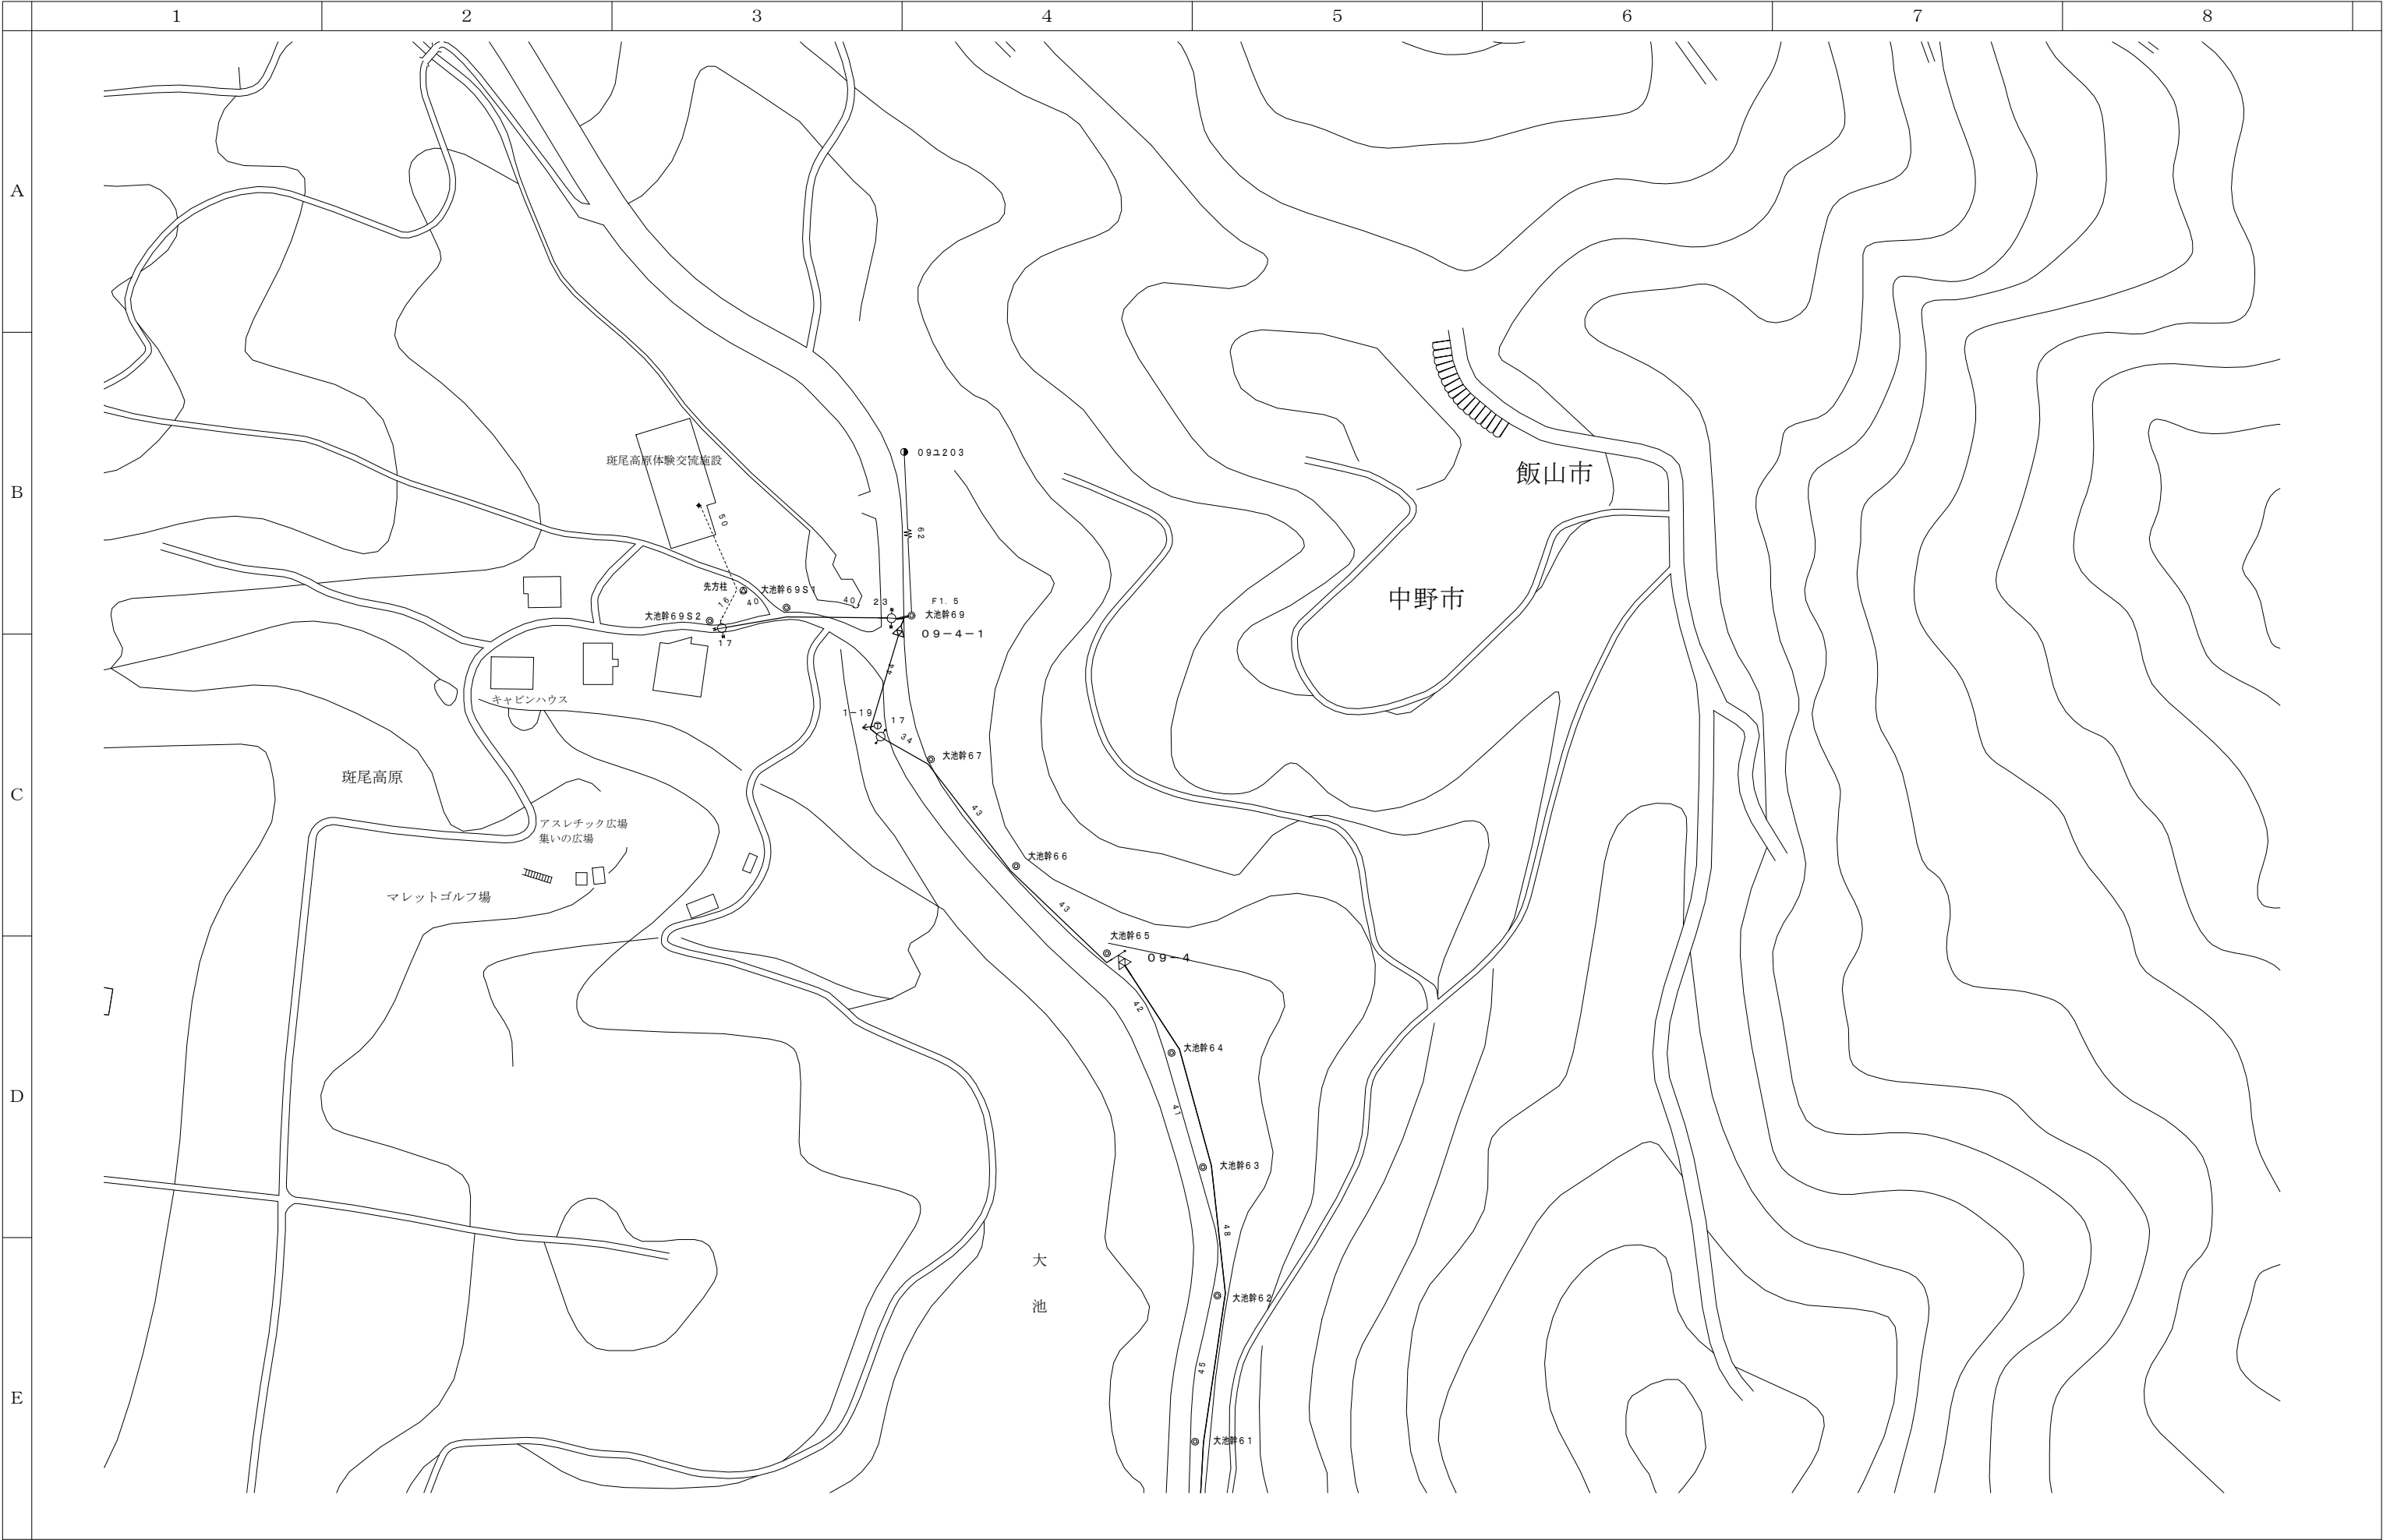


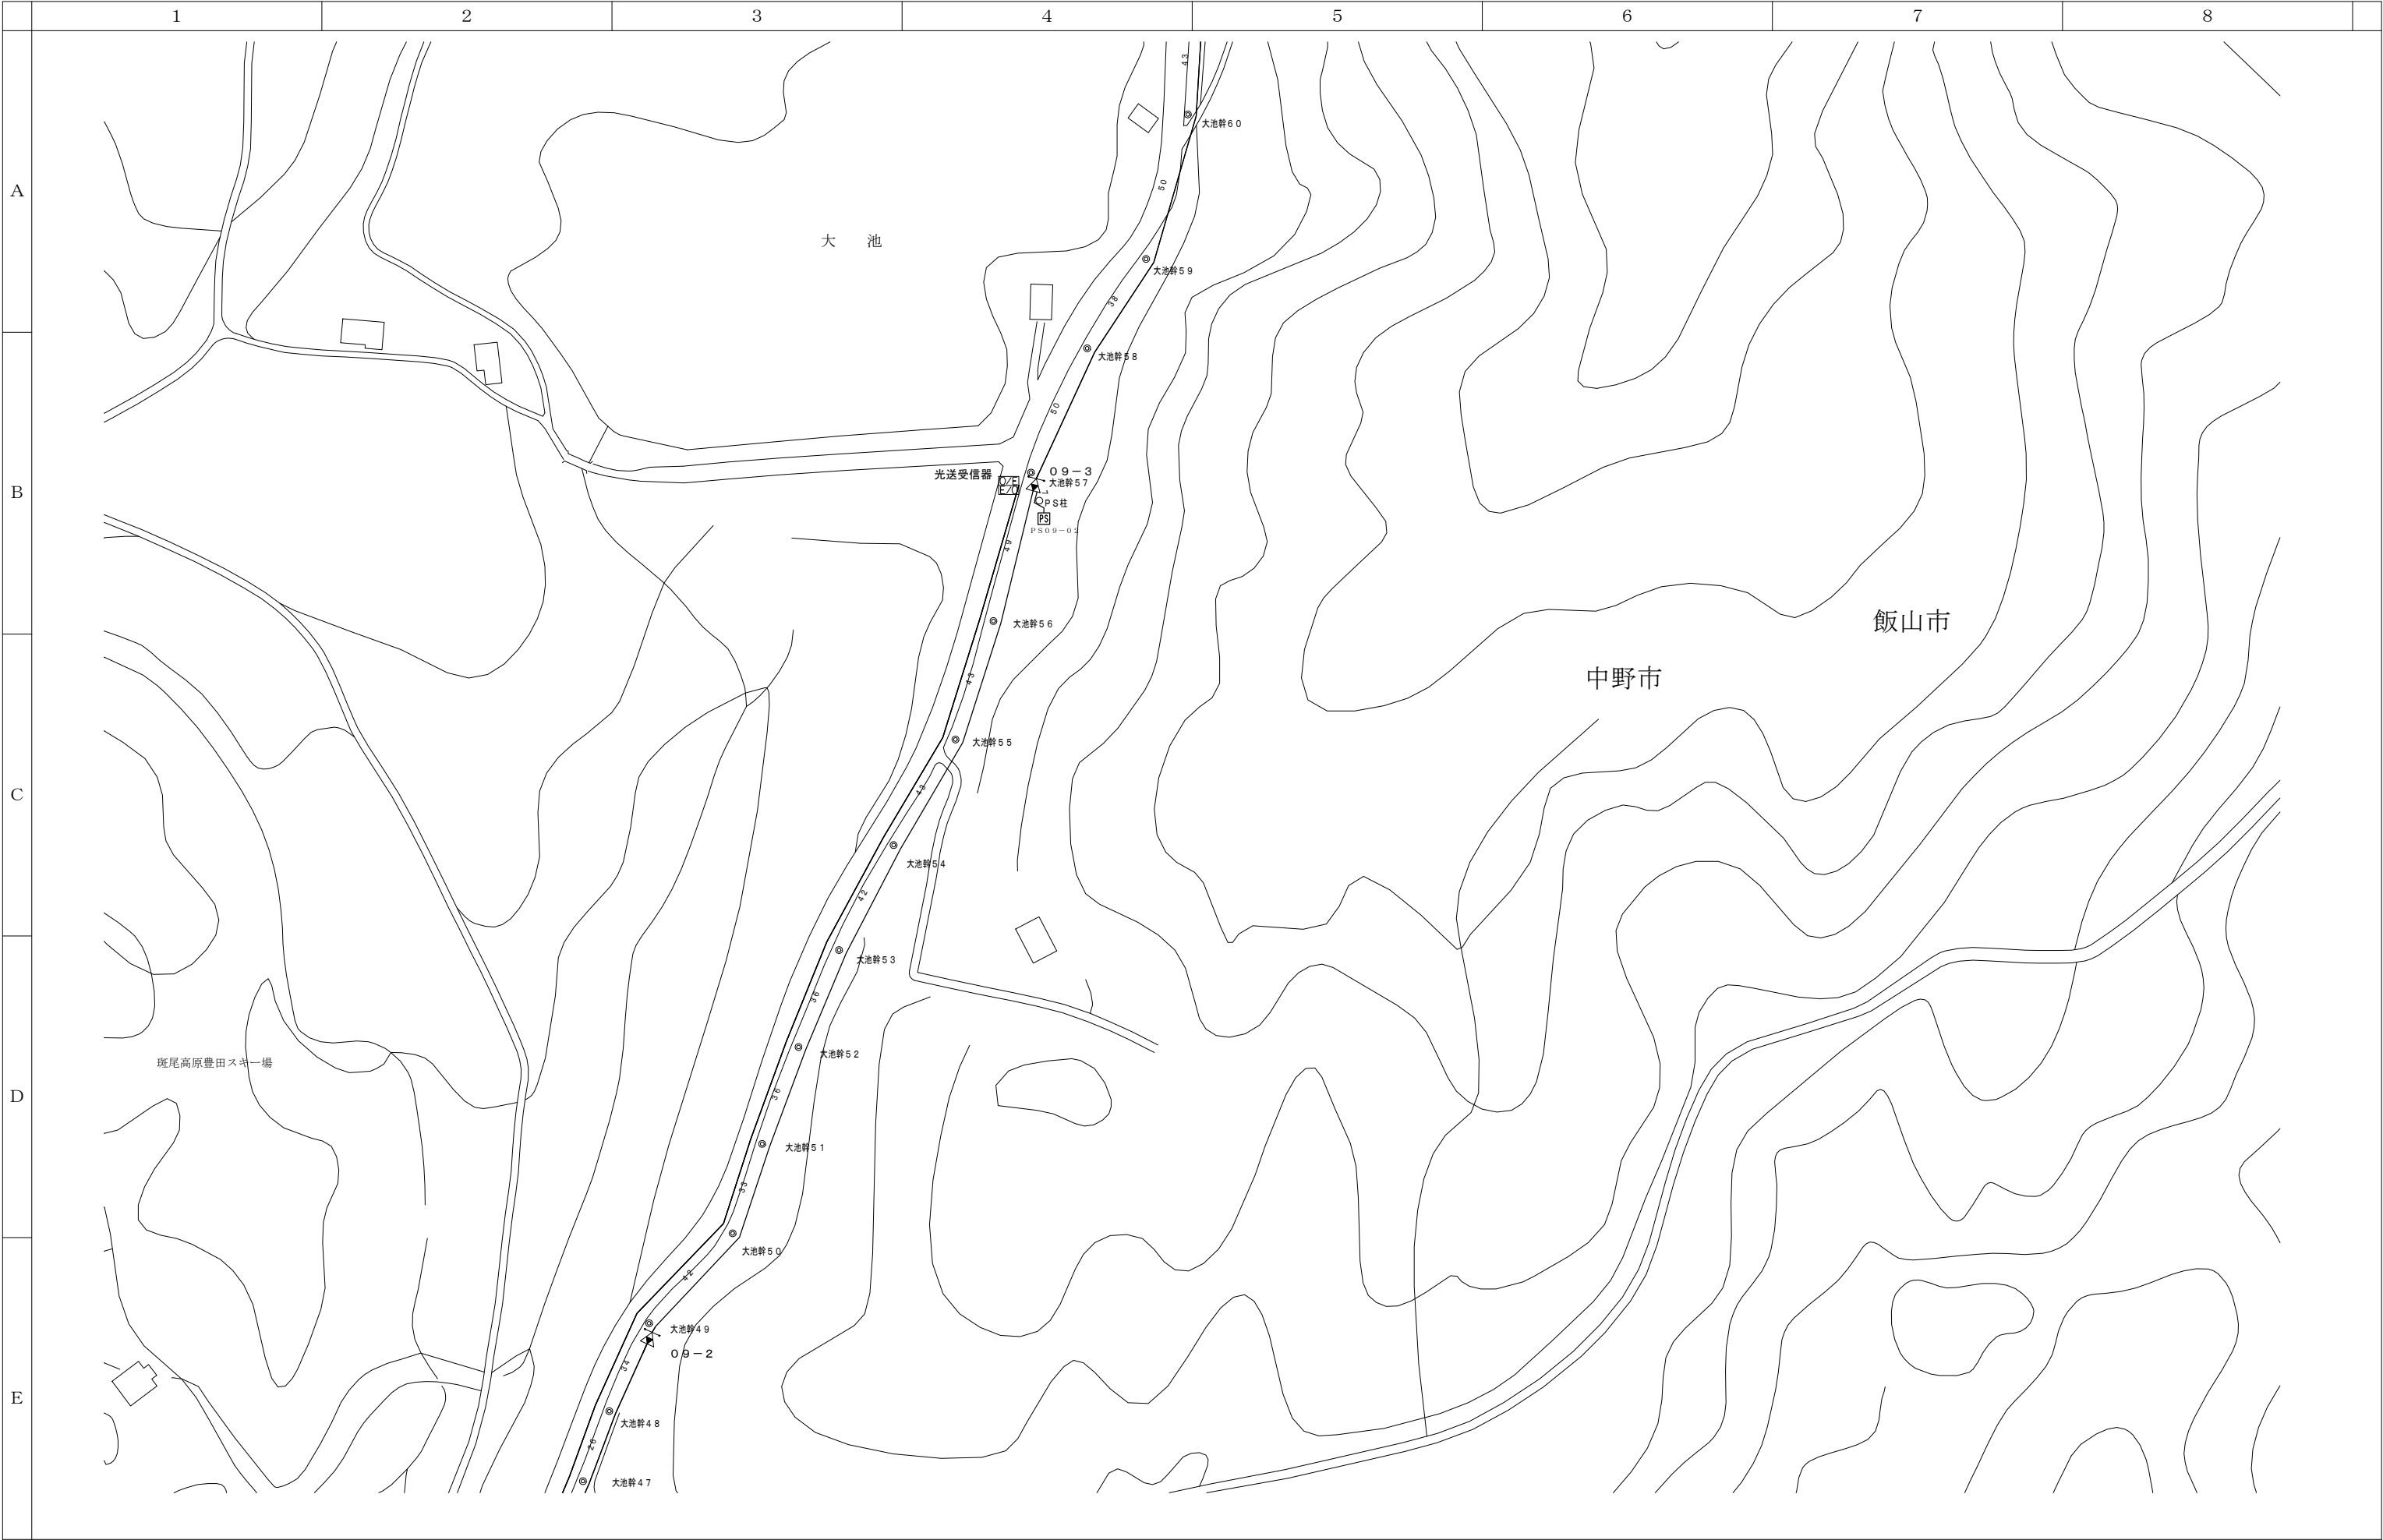

0 10 20 30 40 50 100m


| | |
|------|------|
| | 02-D |
| | 03-D |
| 04-C | 04-D |

| 会 社 名 | | | | | | 施 設 名 | | 年 月 | | | | | | |
|--------|--|--------|--|--------|--|-------------------------|--|--------|--|-----------|--|------|--------|---|
| | | | | | | 令和8年度中野市情報通信施設HFC設備撤去工事 | | | | | | | | |
| 部 長 | | 次 長 | | 課 長 | | 主 任 | | 担 当 | | 図 名 | | 図 番 | 縮 尺 | 頁 |
| | | | | | | | | | | 伝送路設備 線路図 | | 03-D | 1/1000 | |

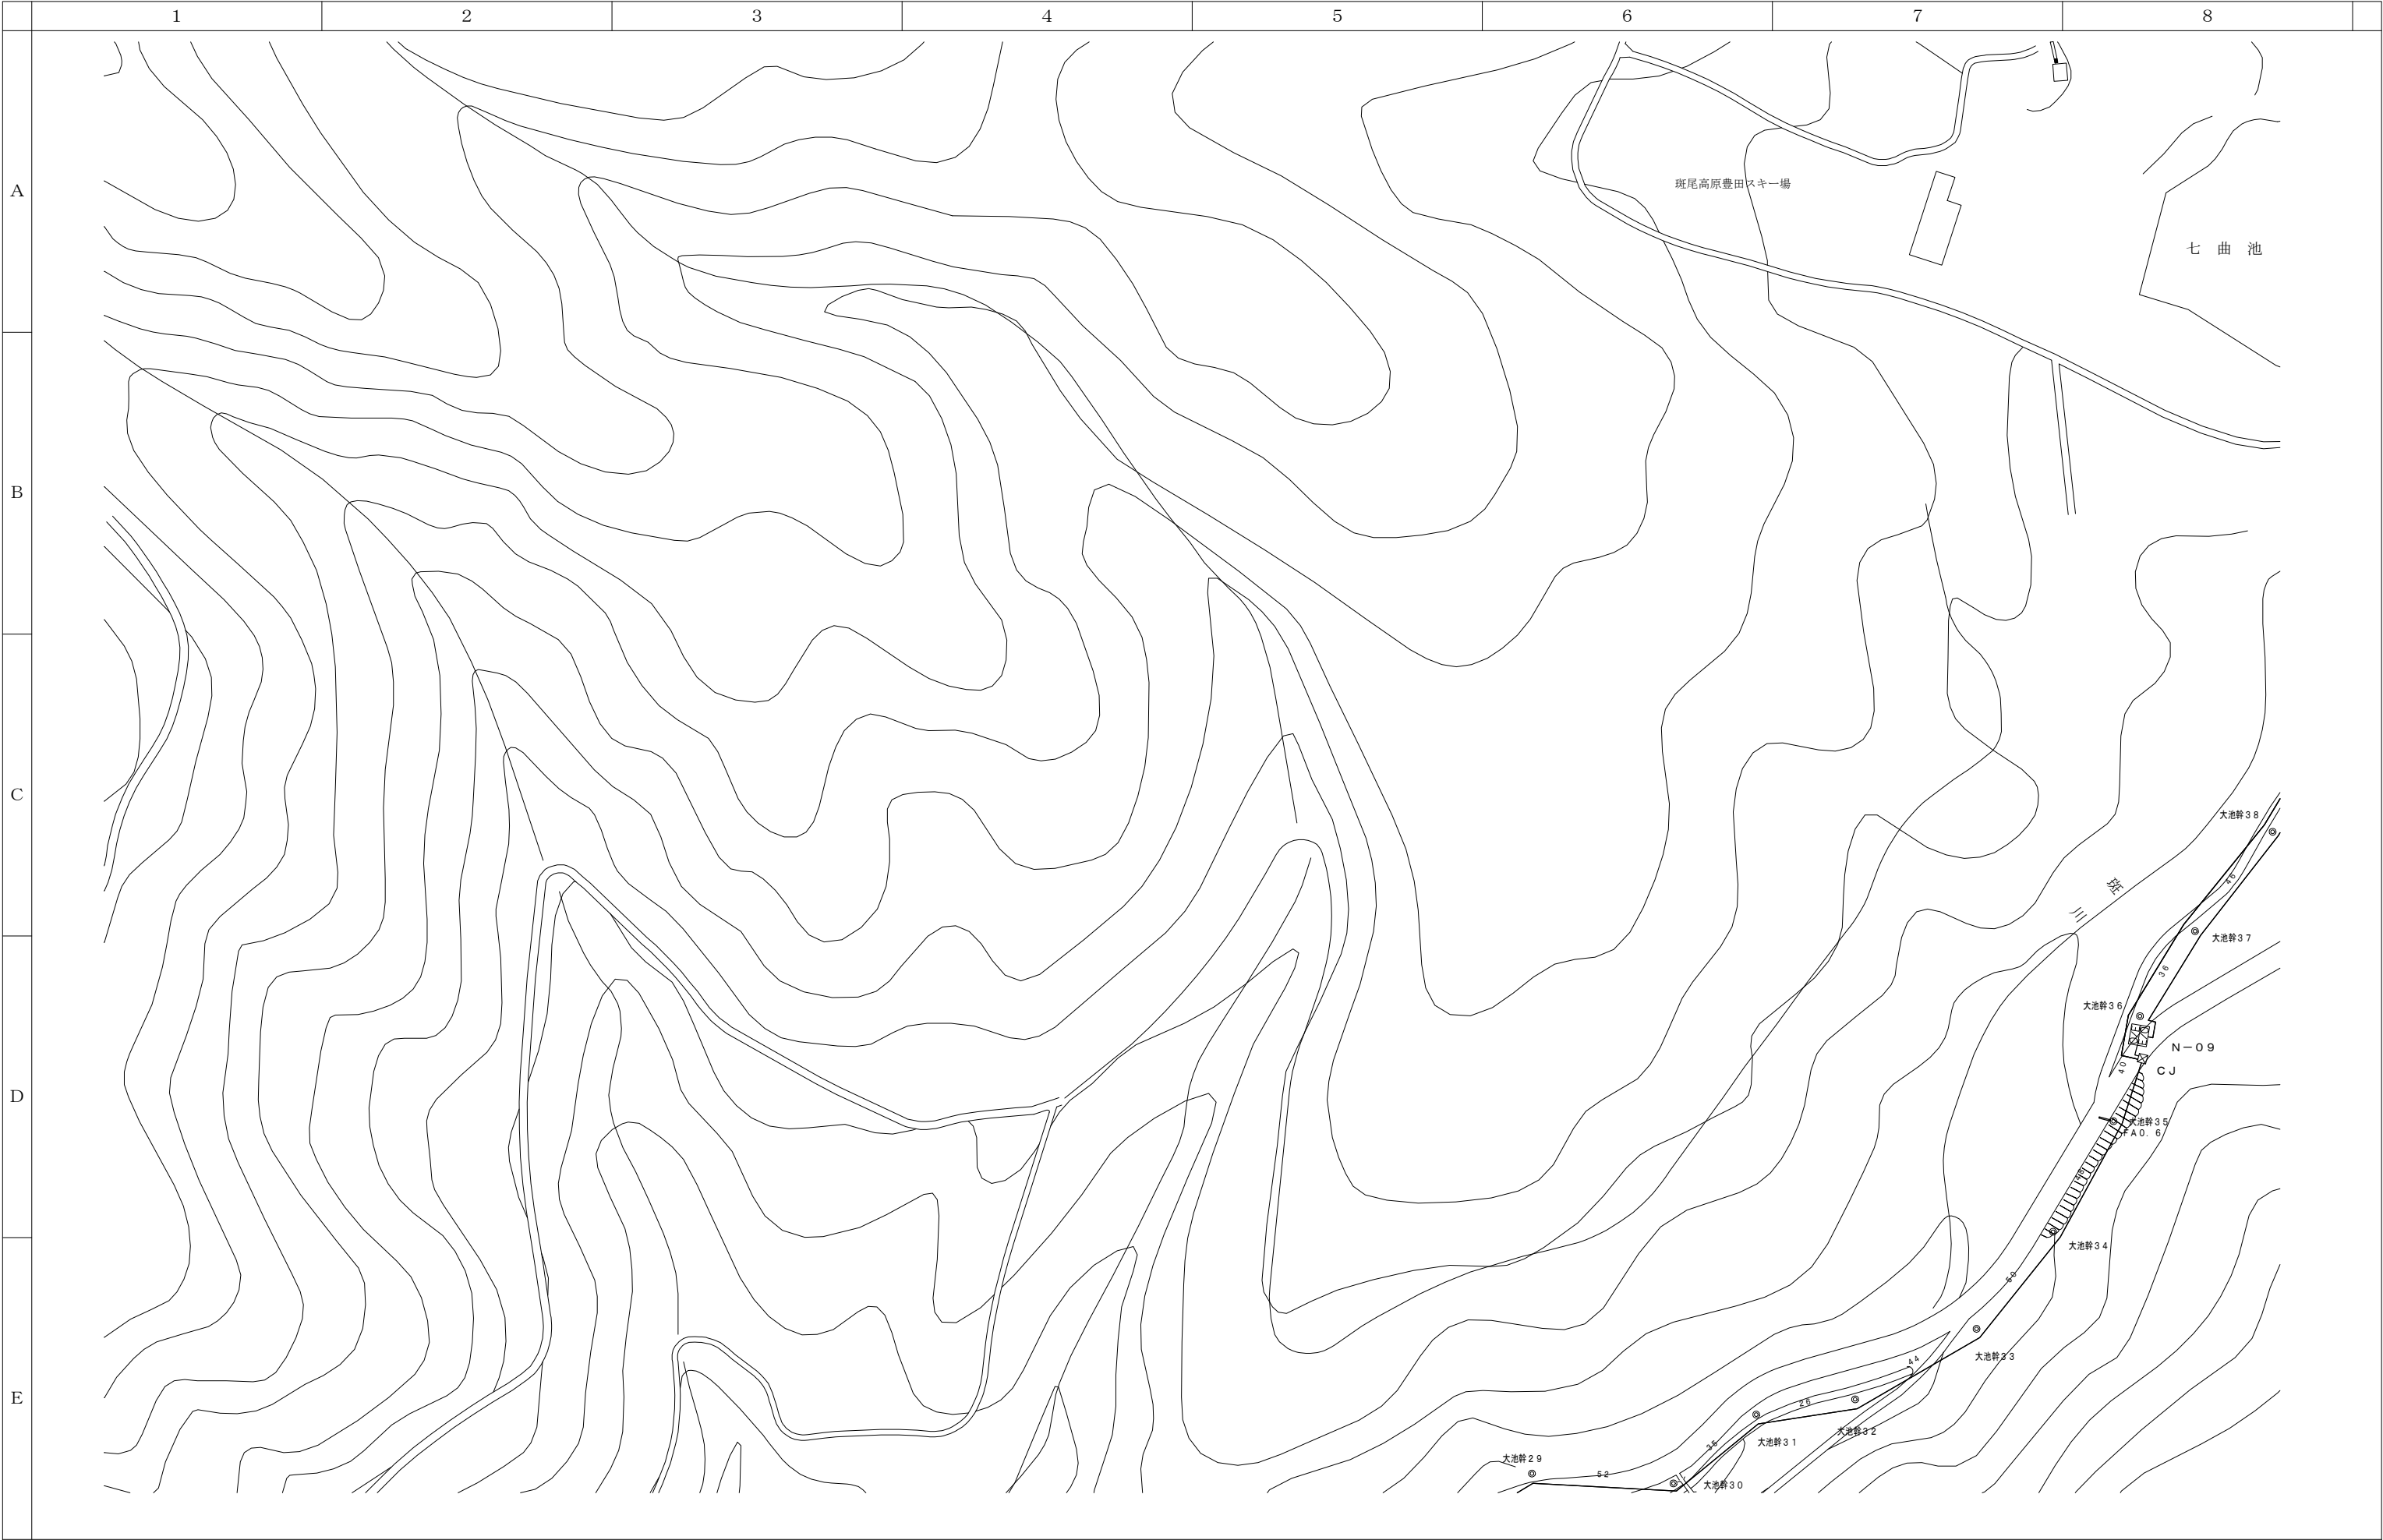

| | |
|------|------|
| | 03-D |
| 04-C | 04-D |
| 05-C | |

| 会 社 名 | | | | | | 施 設 名 | | 年 月 | | | | | |
|--------|--|--------|--|--------|--|-------------------------|--|--------|--|-----------|------|--------|---|
| | | | | | | 令和8年度中野市情報通信施設HFC設備撤去工事 | | | | | | | |
| 部 長 | | 次 長 | | 課 長 | | 主 任 | | 担 当 | | 図 名 | 図 番 | 縮 尺 | 頁 |
| | | | | | | | | | | 伝送路設備 線路図 | 04-C | 1/1000 | |

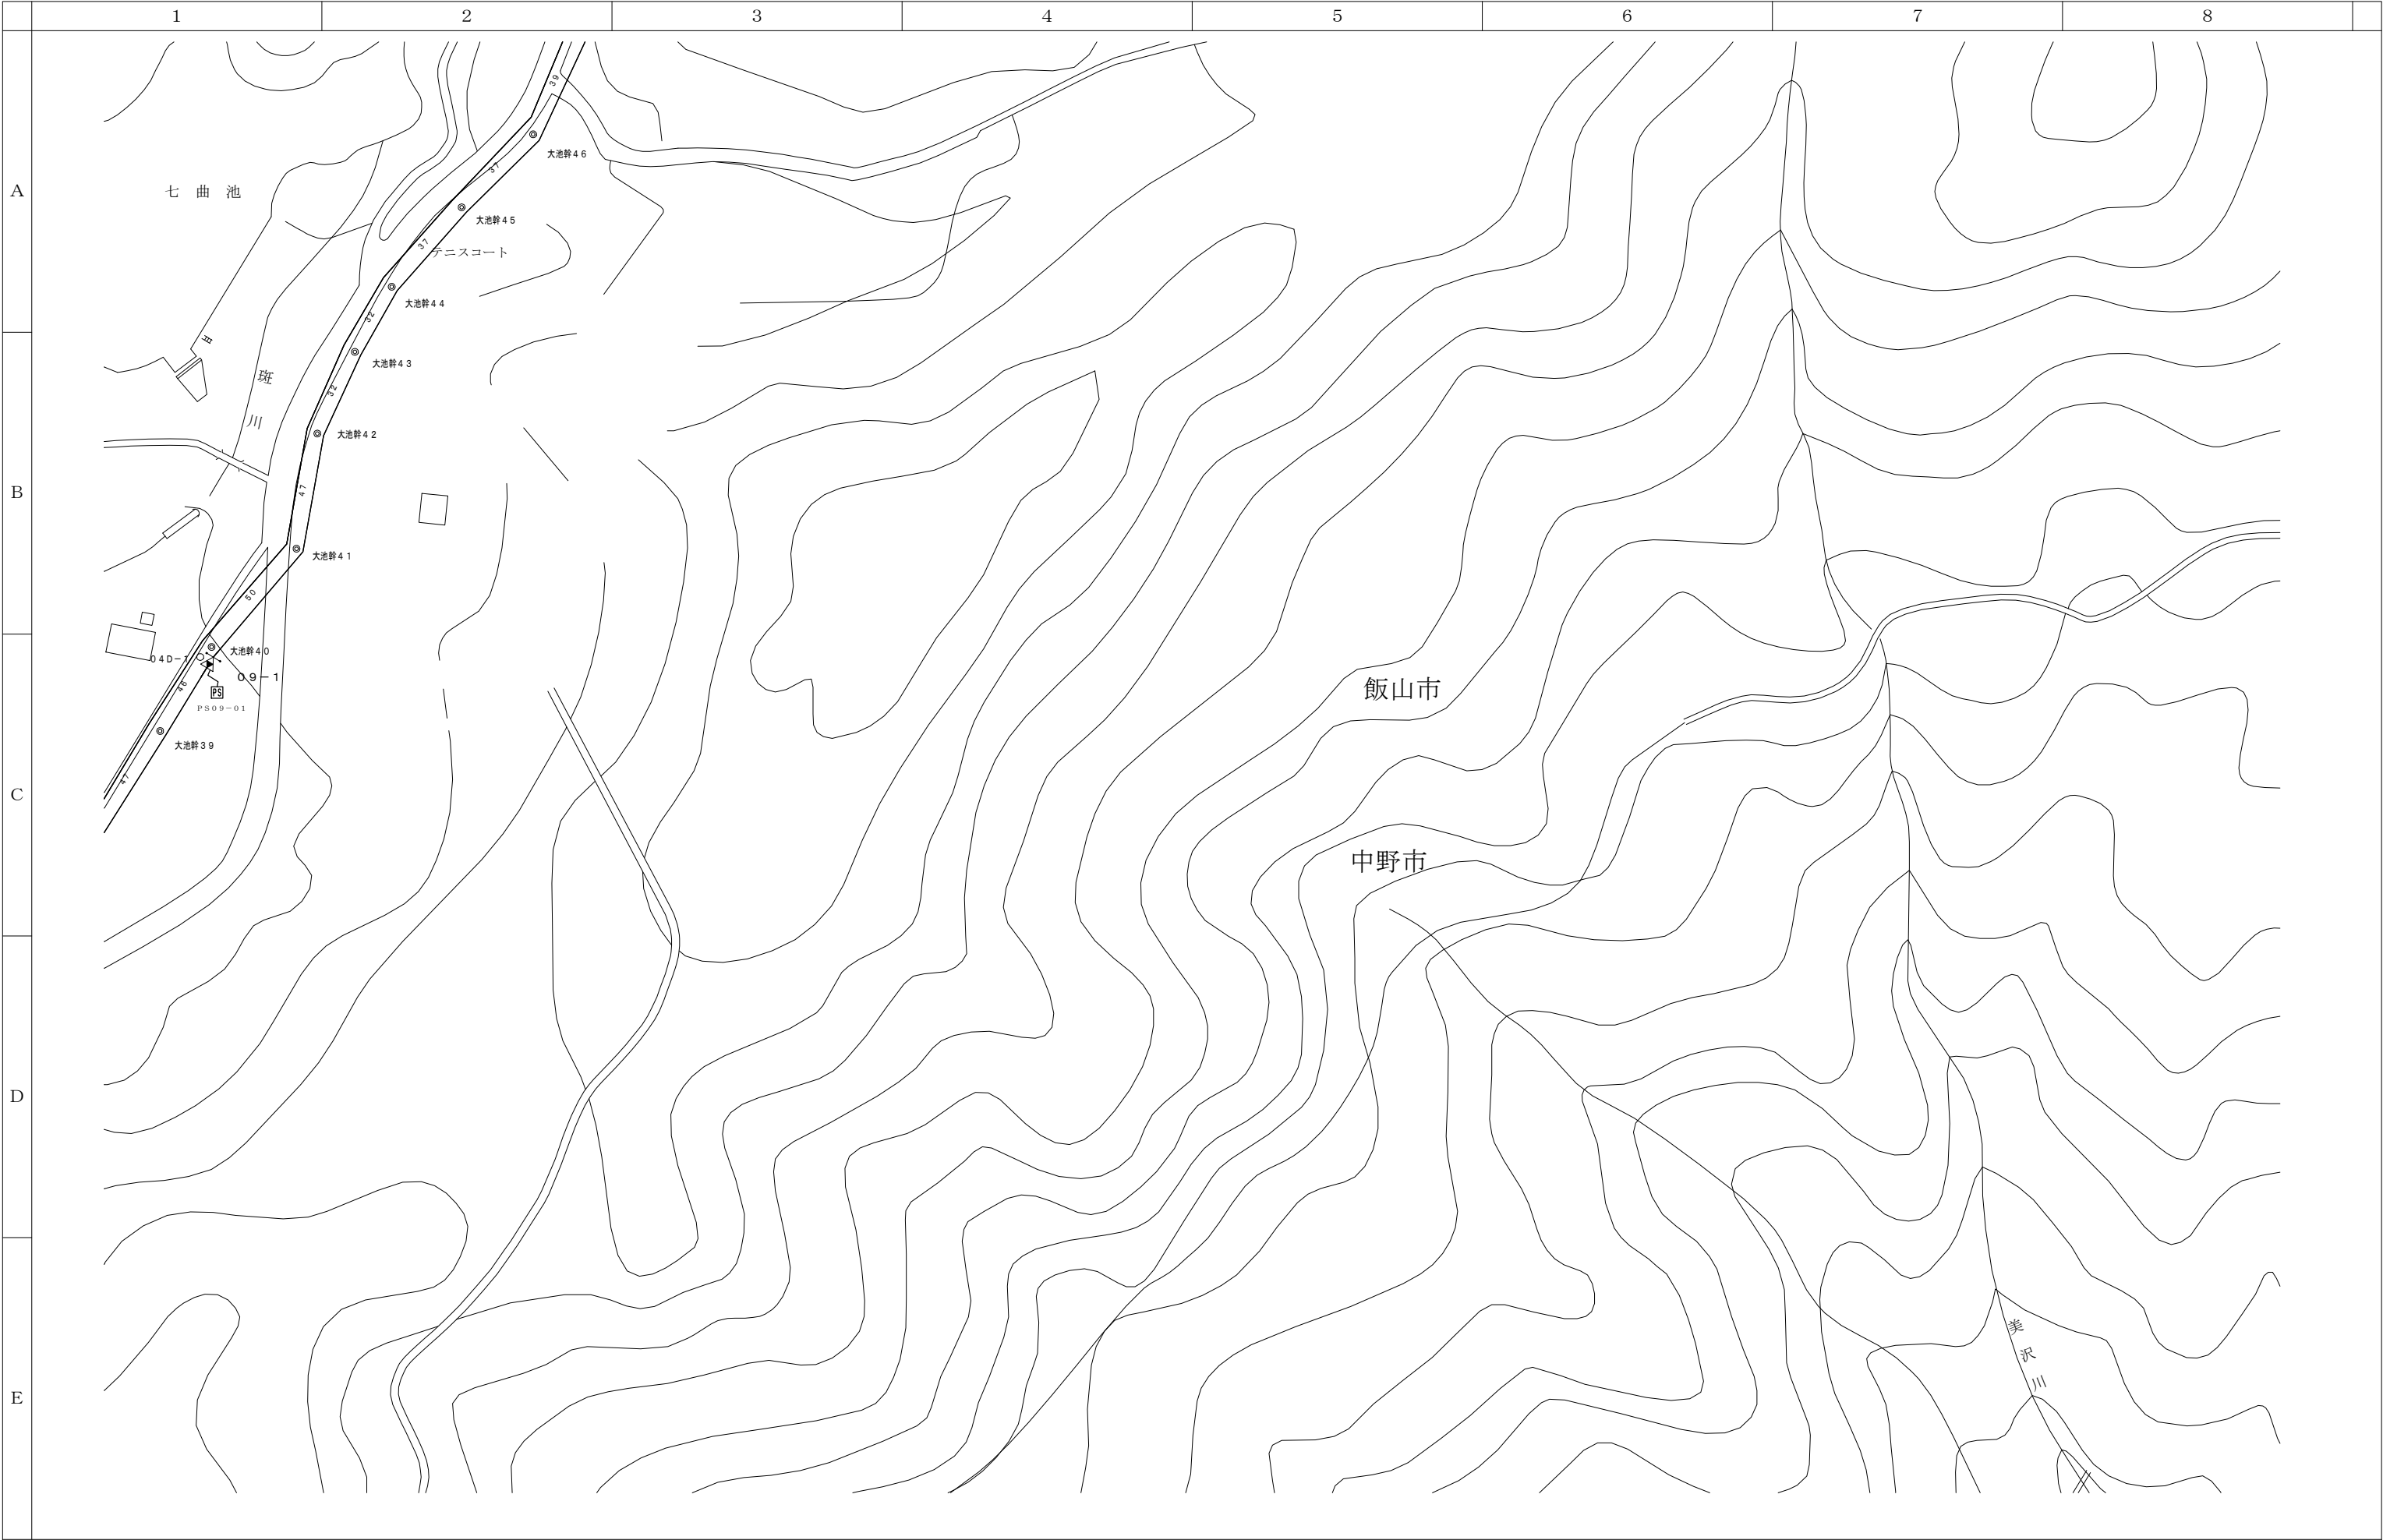




01020304050100m


04-C04-D

05-C

06-B06-C

| | | | | | | | | | |
|--------|--------|--------|--------|--------|-----------|-------------------------|------|--------|---|
| 会 社 名 | | | | | | 施 設 名 | | 年 月 | |
| | | | | | | 令和8年度中野市情報通信施設HFC設備撤去工事 | | | |
| 部 長 | 次 長 | 課 長 | 主 任 | 担 当 | 図 名 | | 図 番 | 縮 尺 | 頁 |
| | | | | | 伝送路設備 線路図 | | 05-C | 1/1000 | |

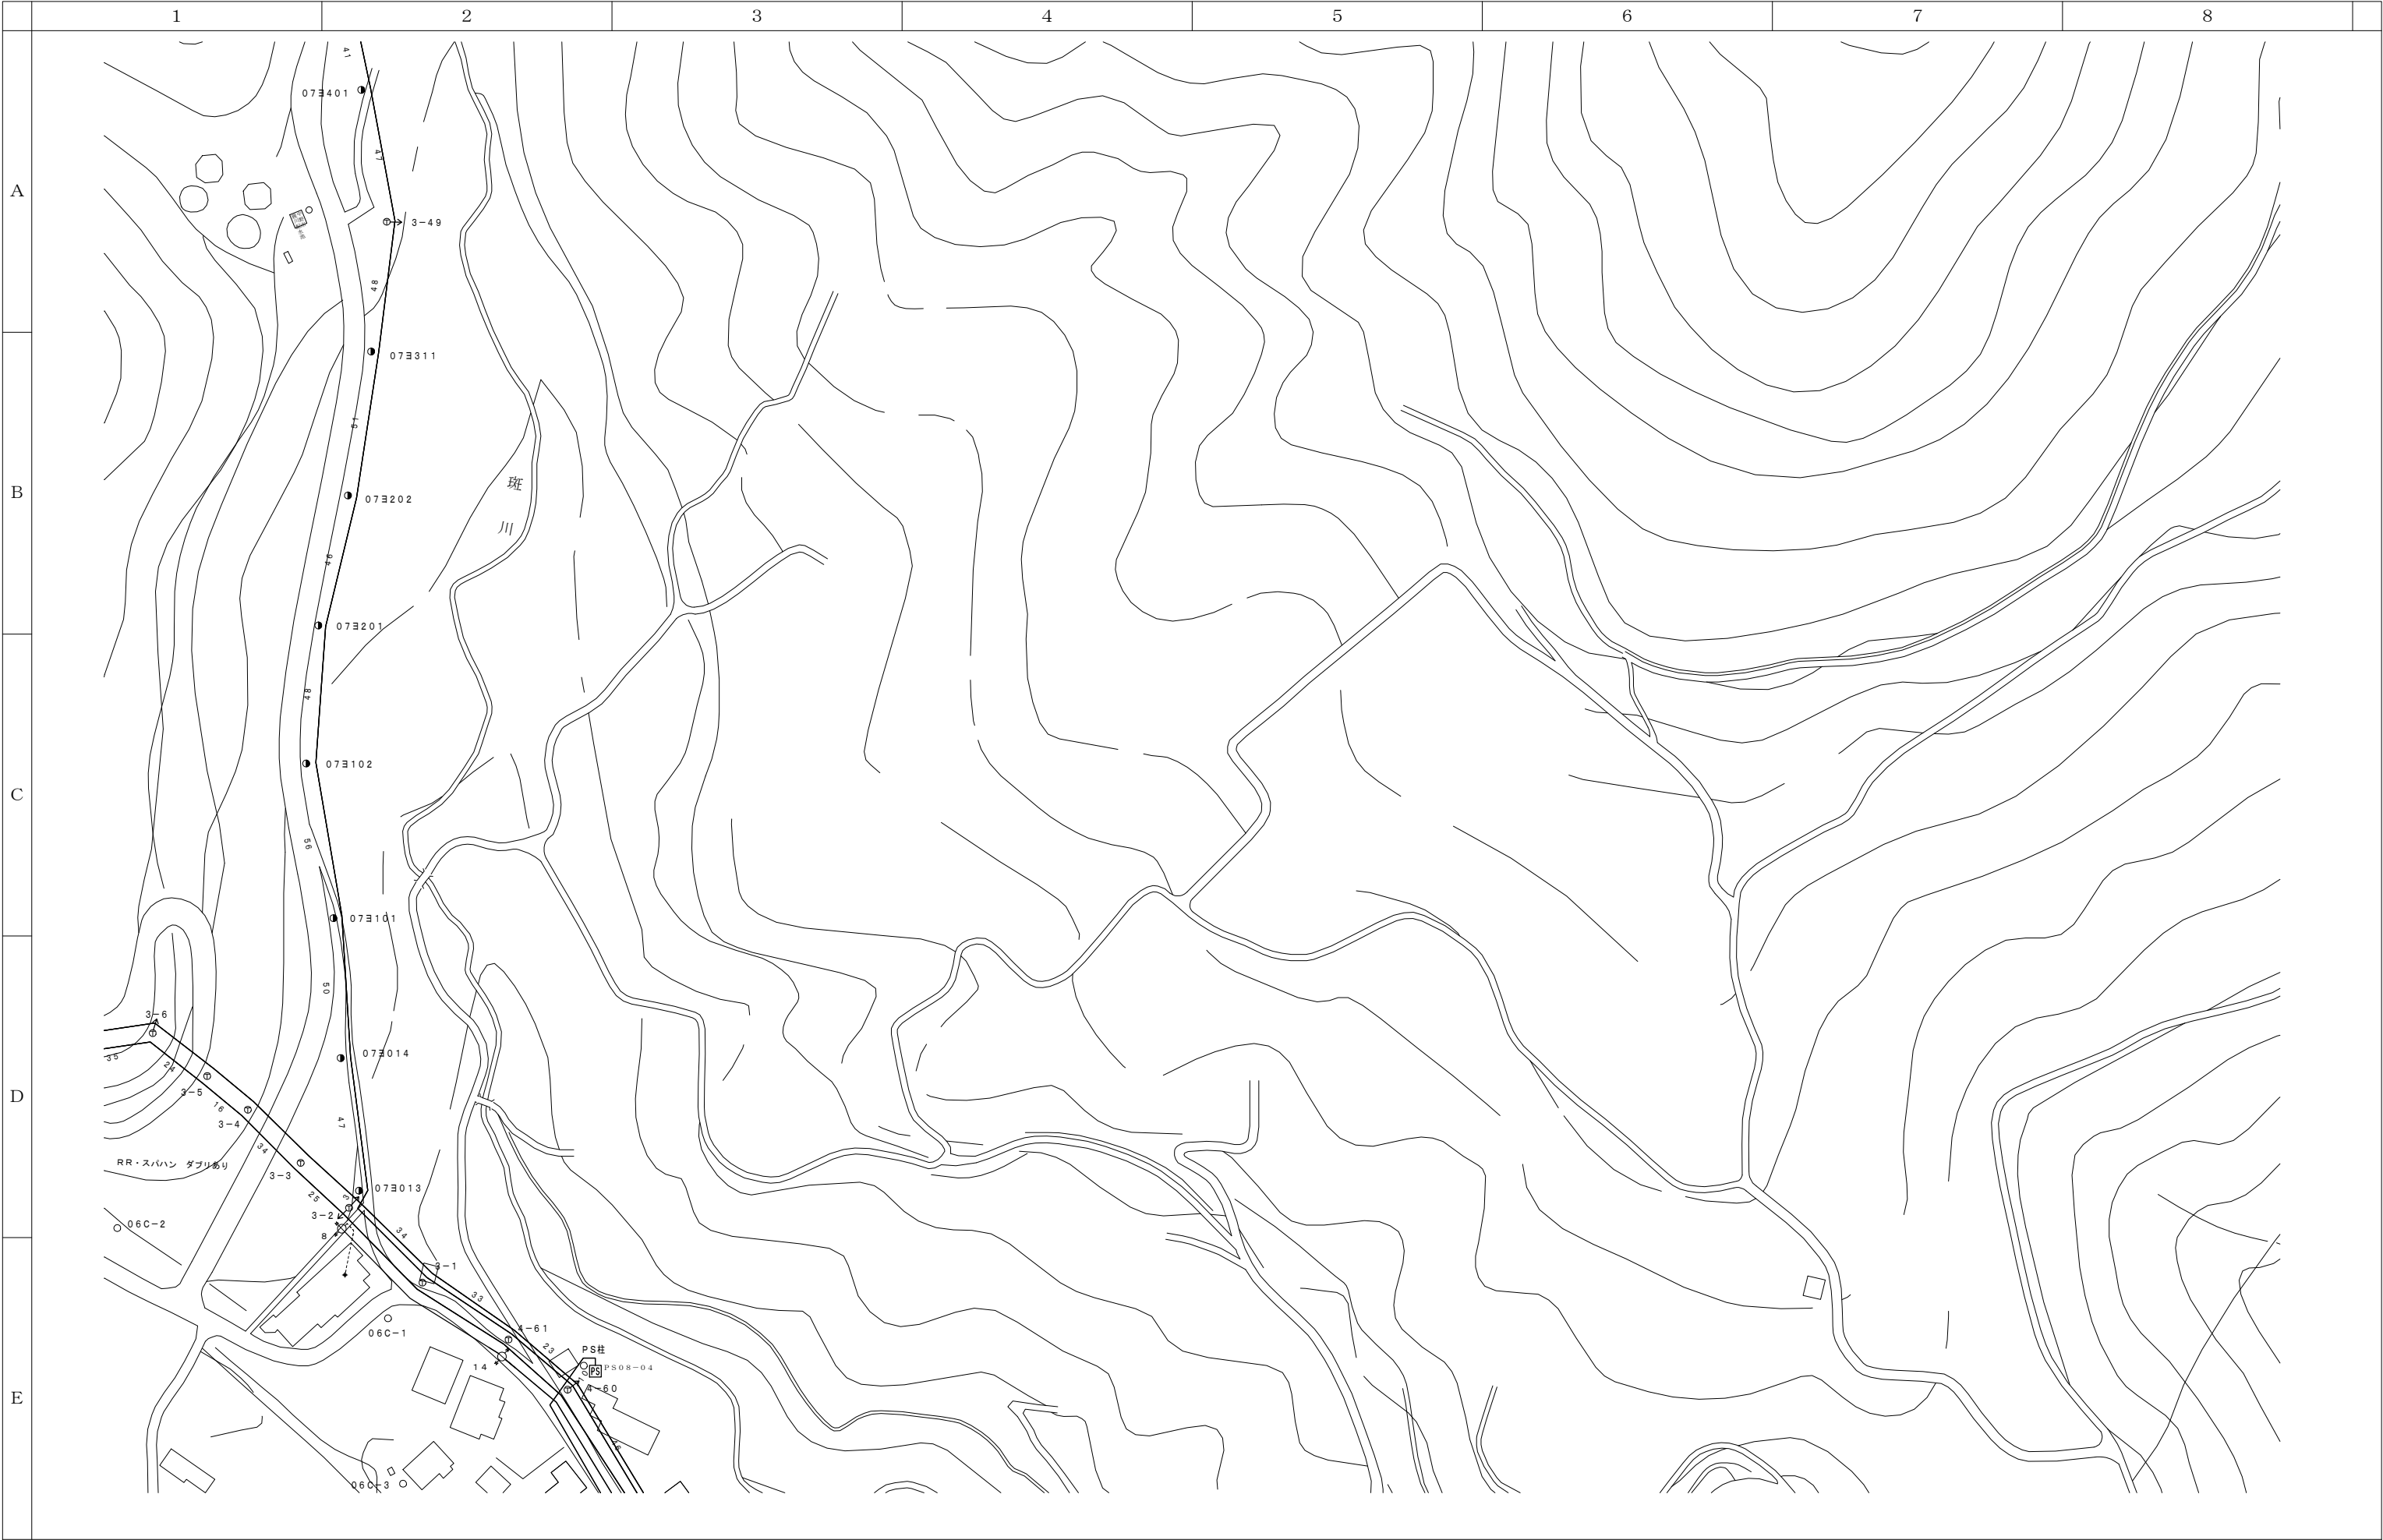

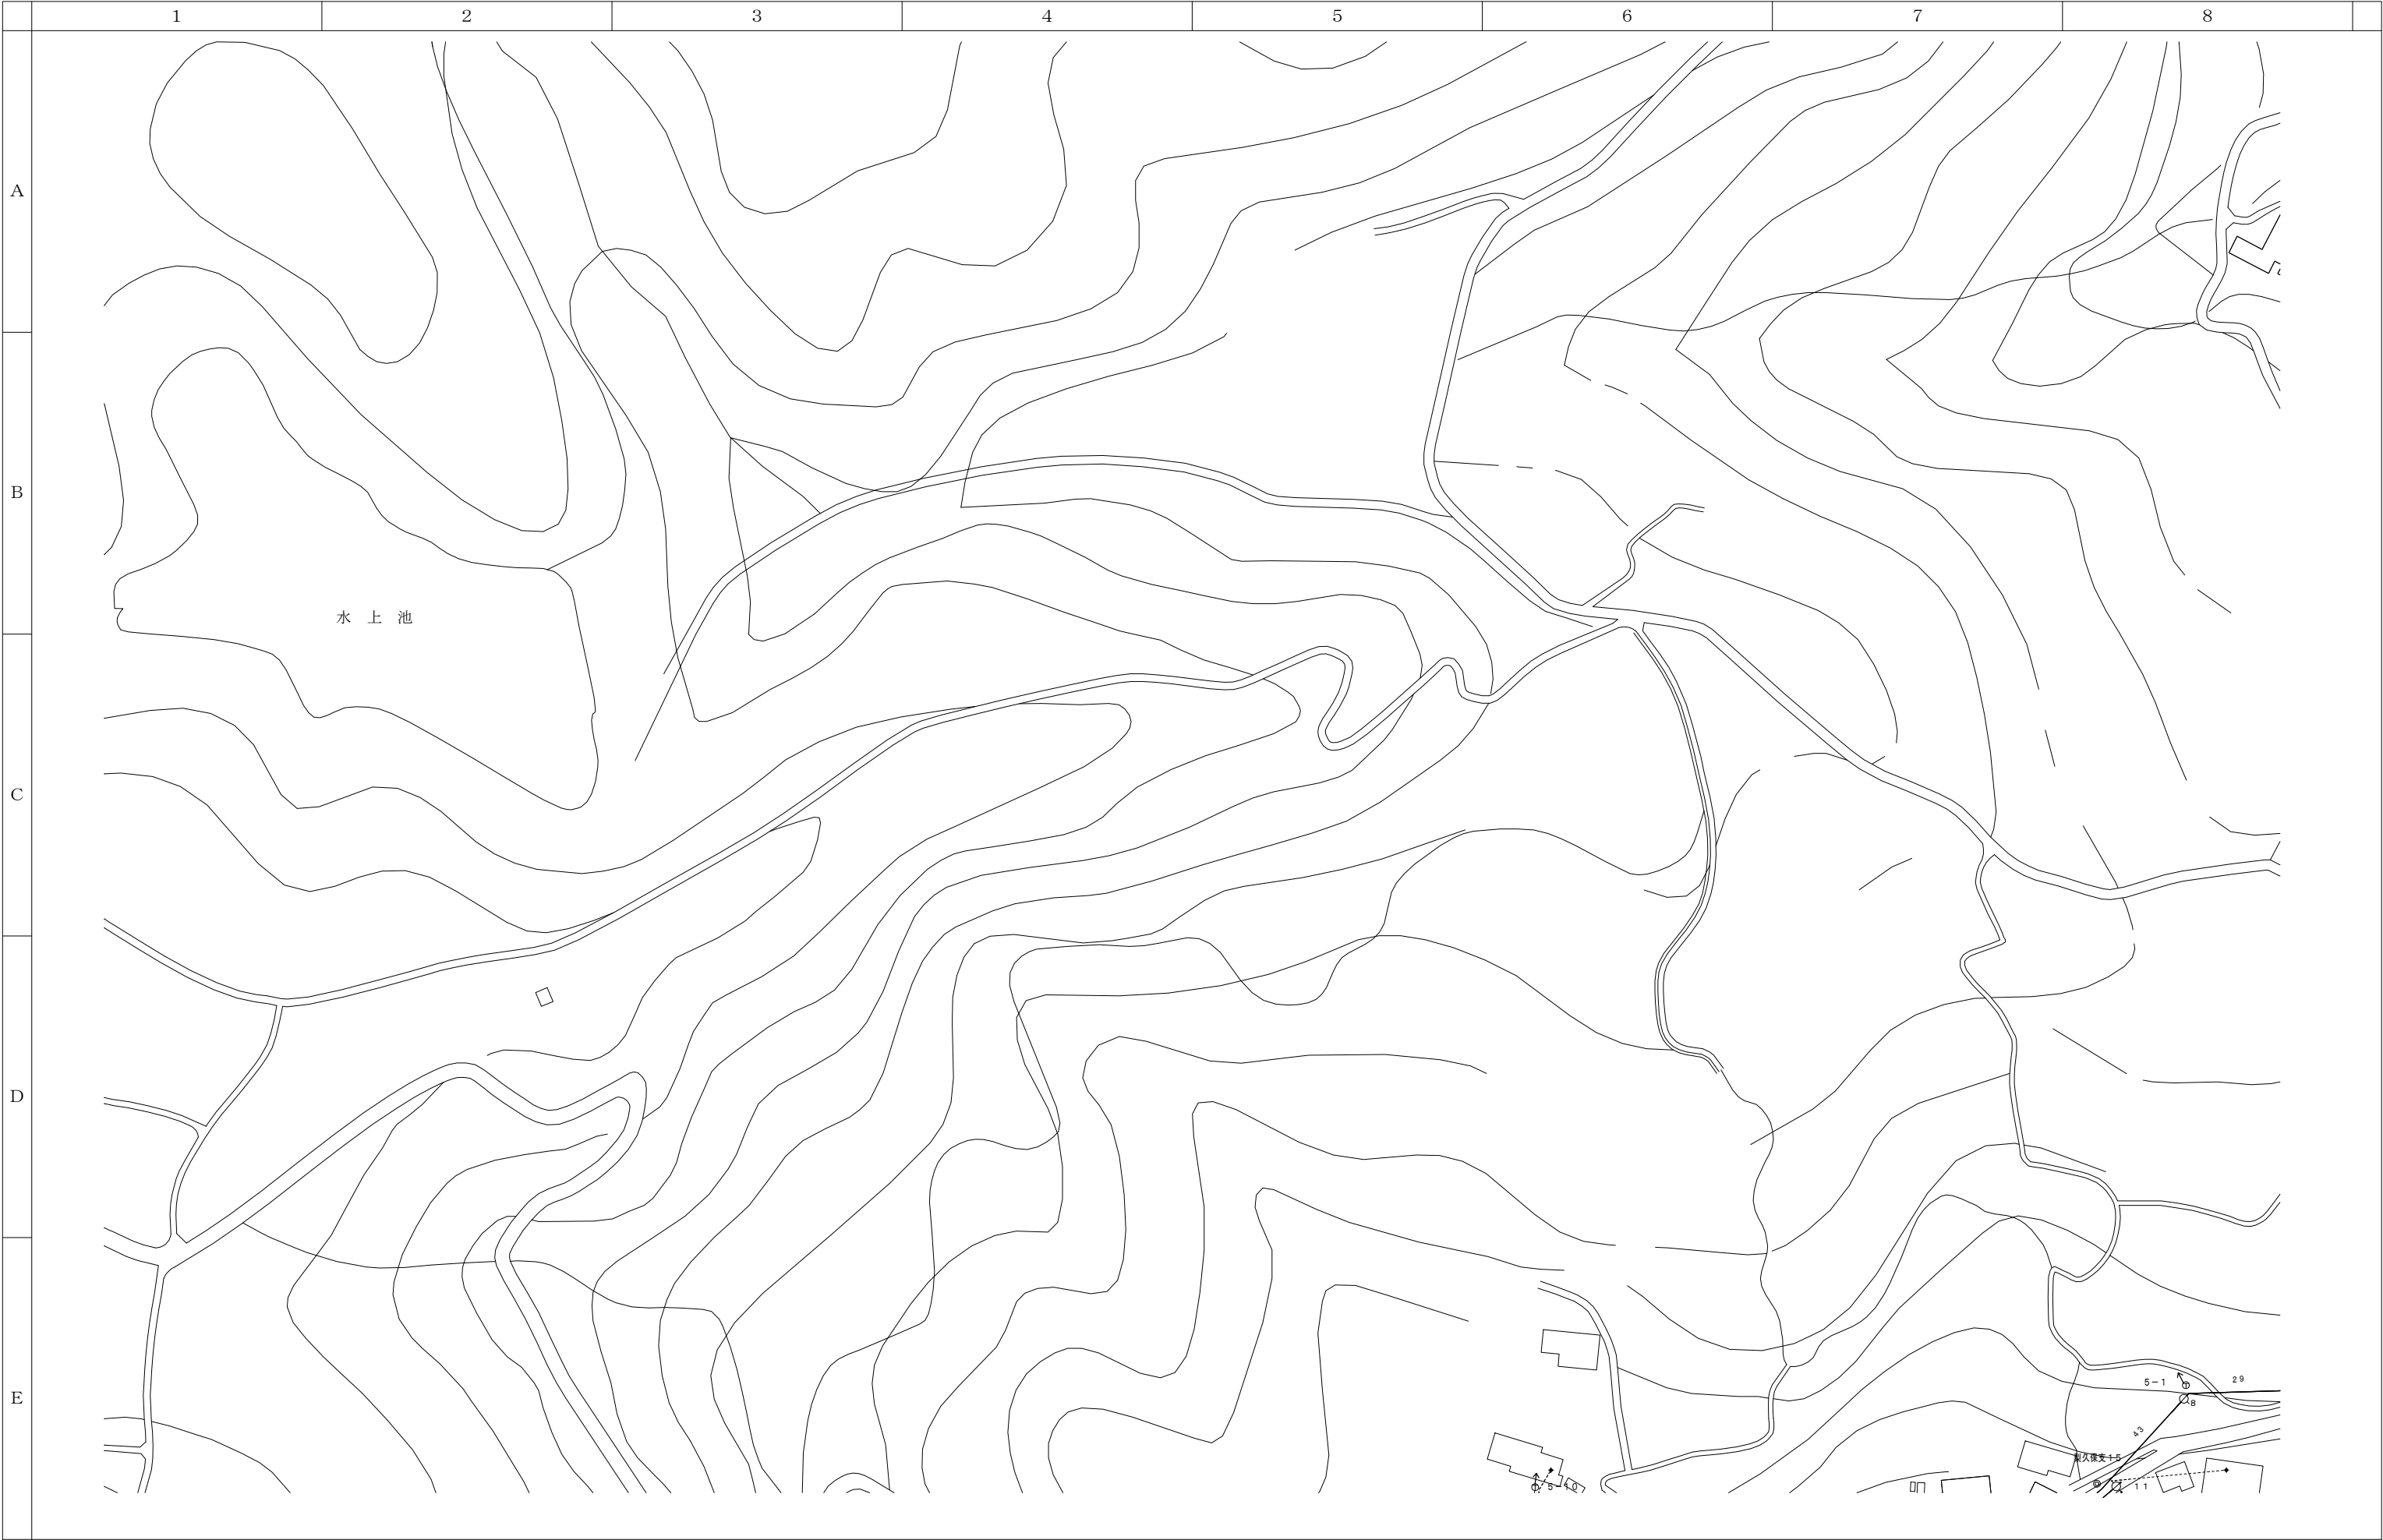

06-A

06-B

06-C


07-B


07-C

08-B

08-C

| 会 社 名 | | | | | | 施 設 名 | | 年 月 | | |
|---|--|--|--|--|--|-------------------------|--|------|--------|---|
| <div>部長</div> <div>次 長</div> <div>課 長</div> <div>主 任</div> <div>担 当</div> | | | | | | 令和8年度中野市情報通信施設HFC設備撤去工事 | | | | |
| | | | | | | 図 名 | | 図 番 | 縮 尺 | 頁 |
| | | | | | | 伝送路設備 線路図 | | 07-B | 1/1000 | |

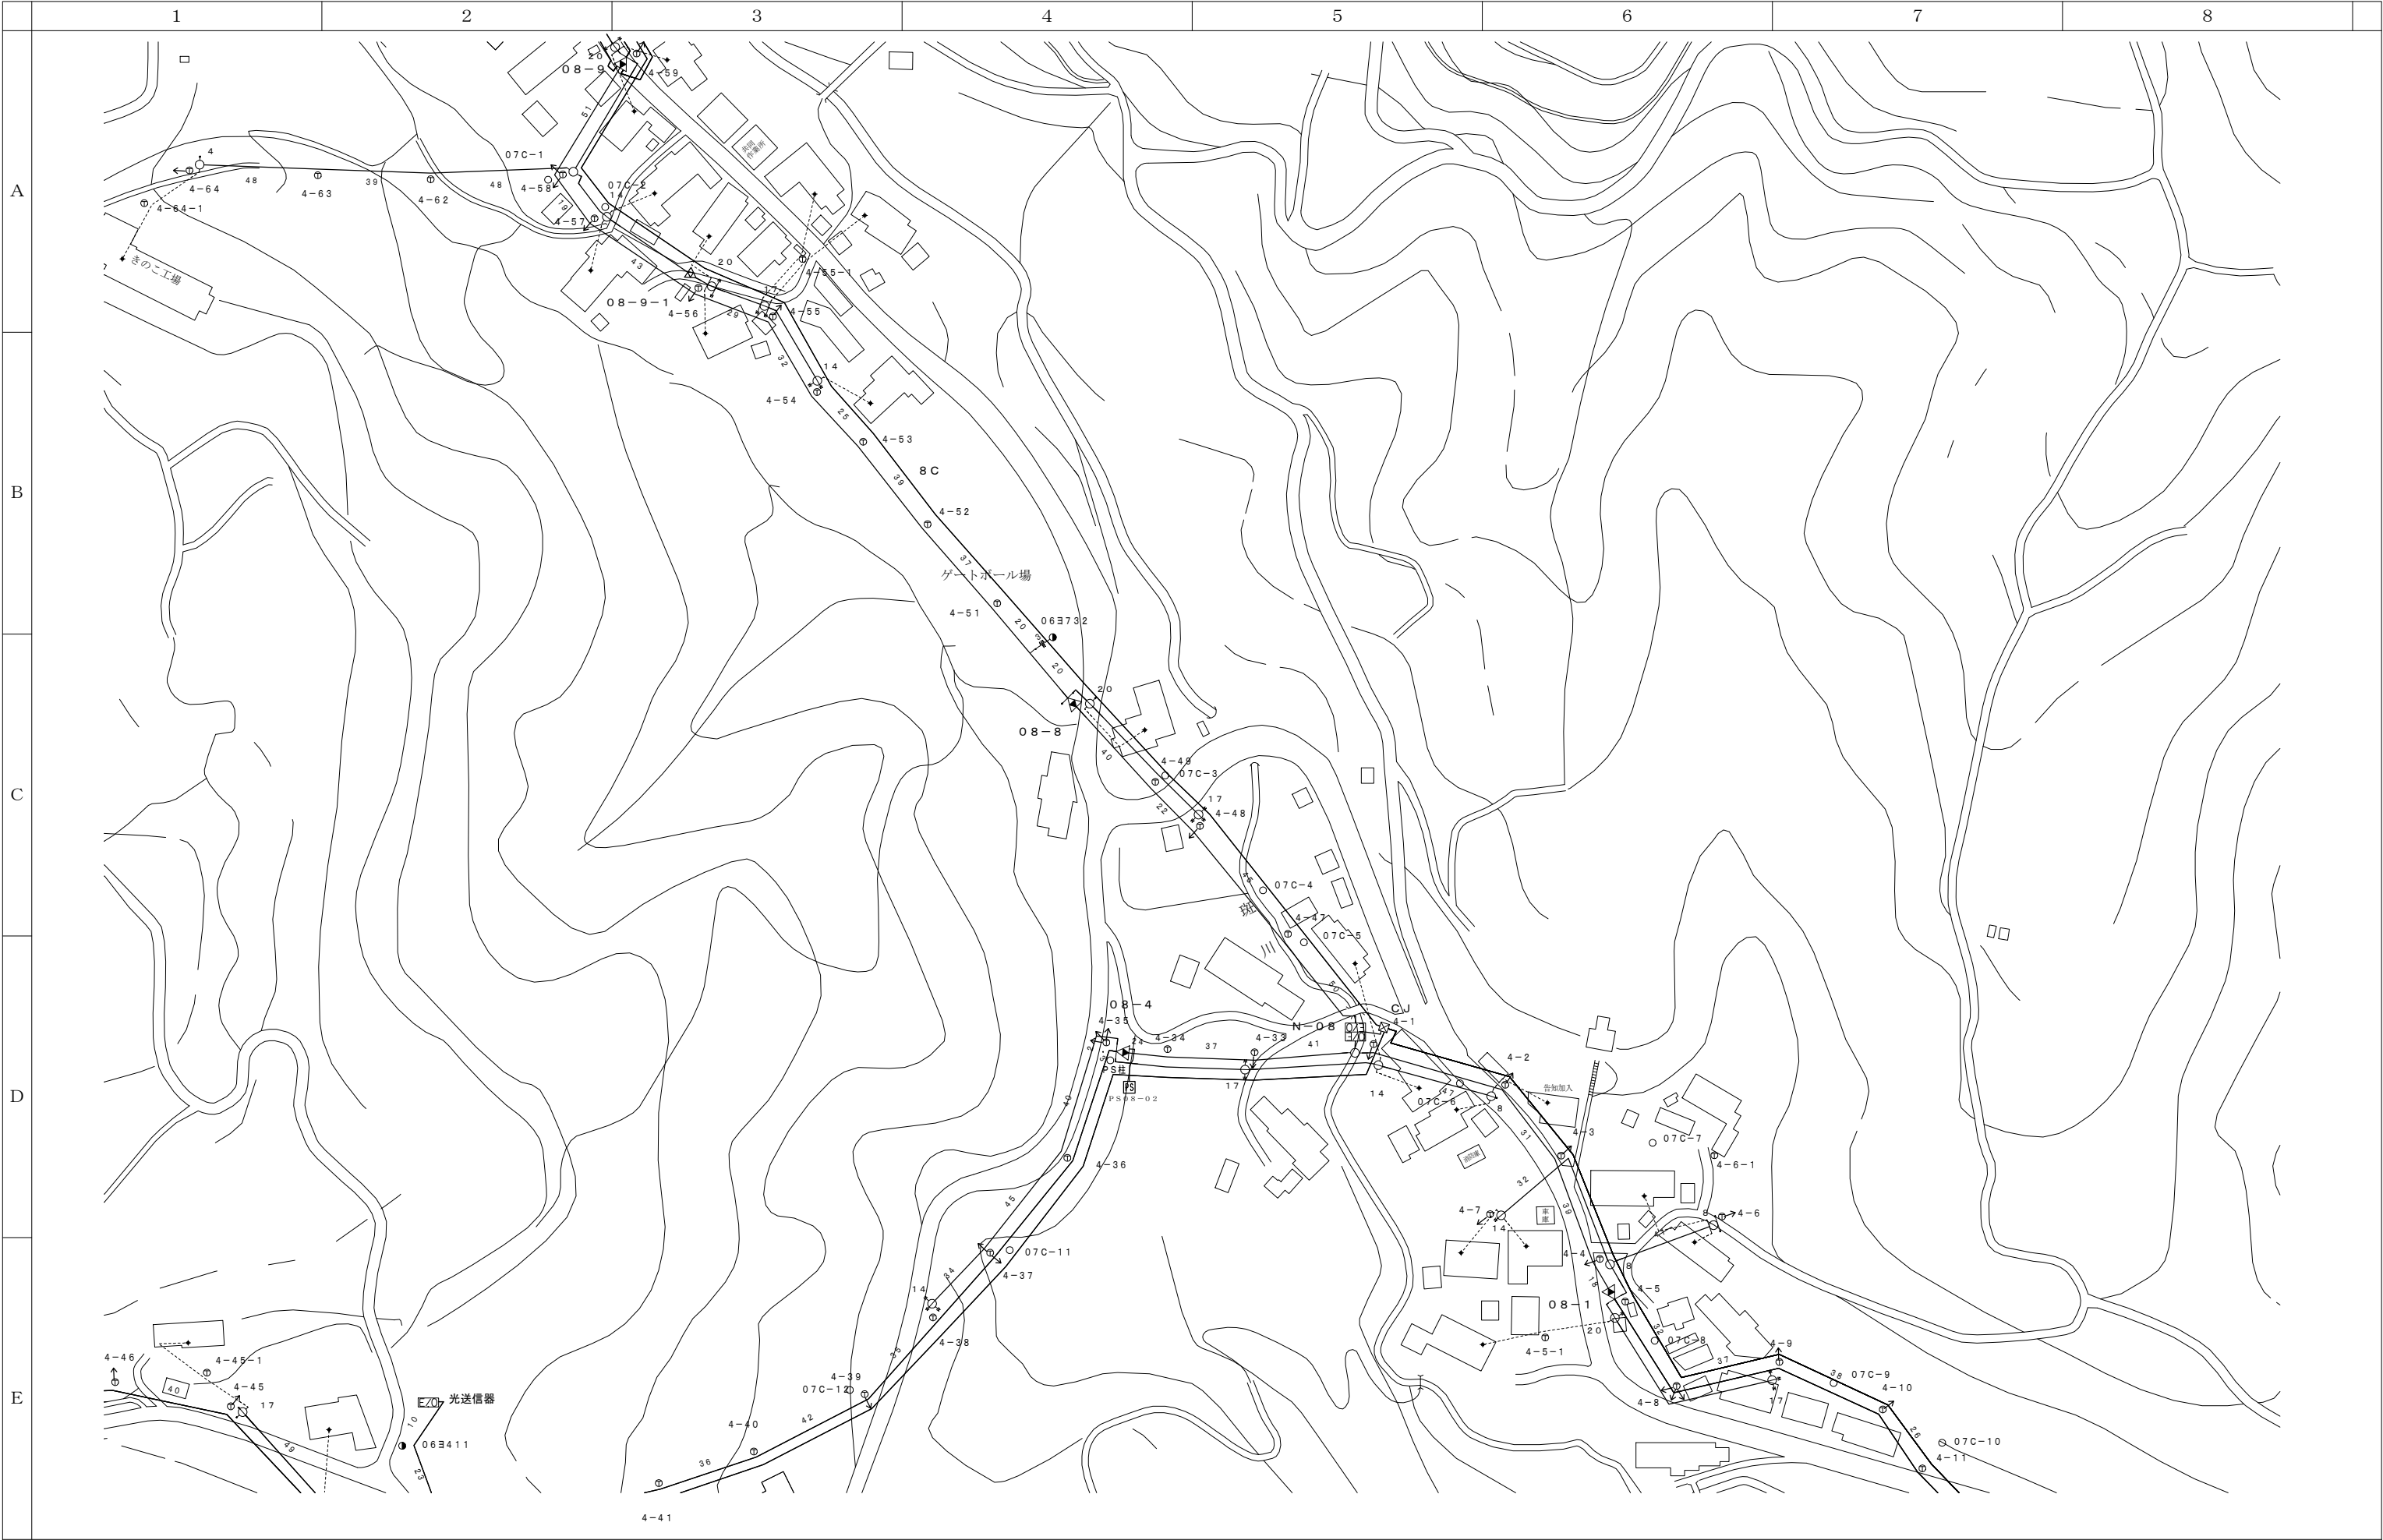


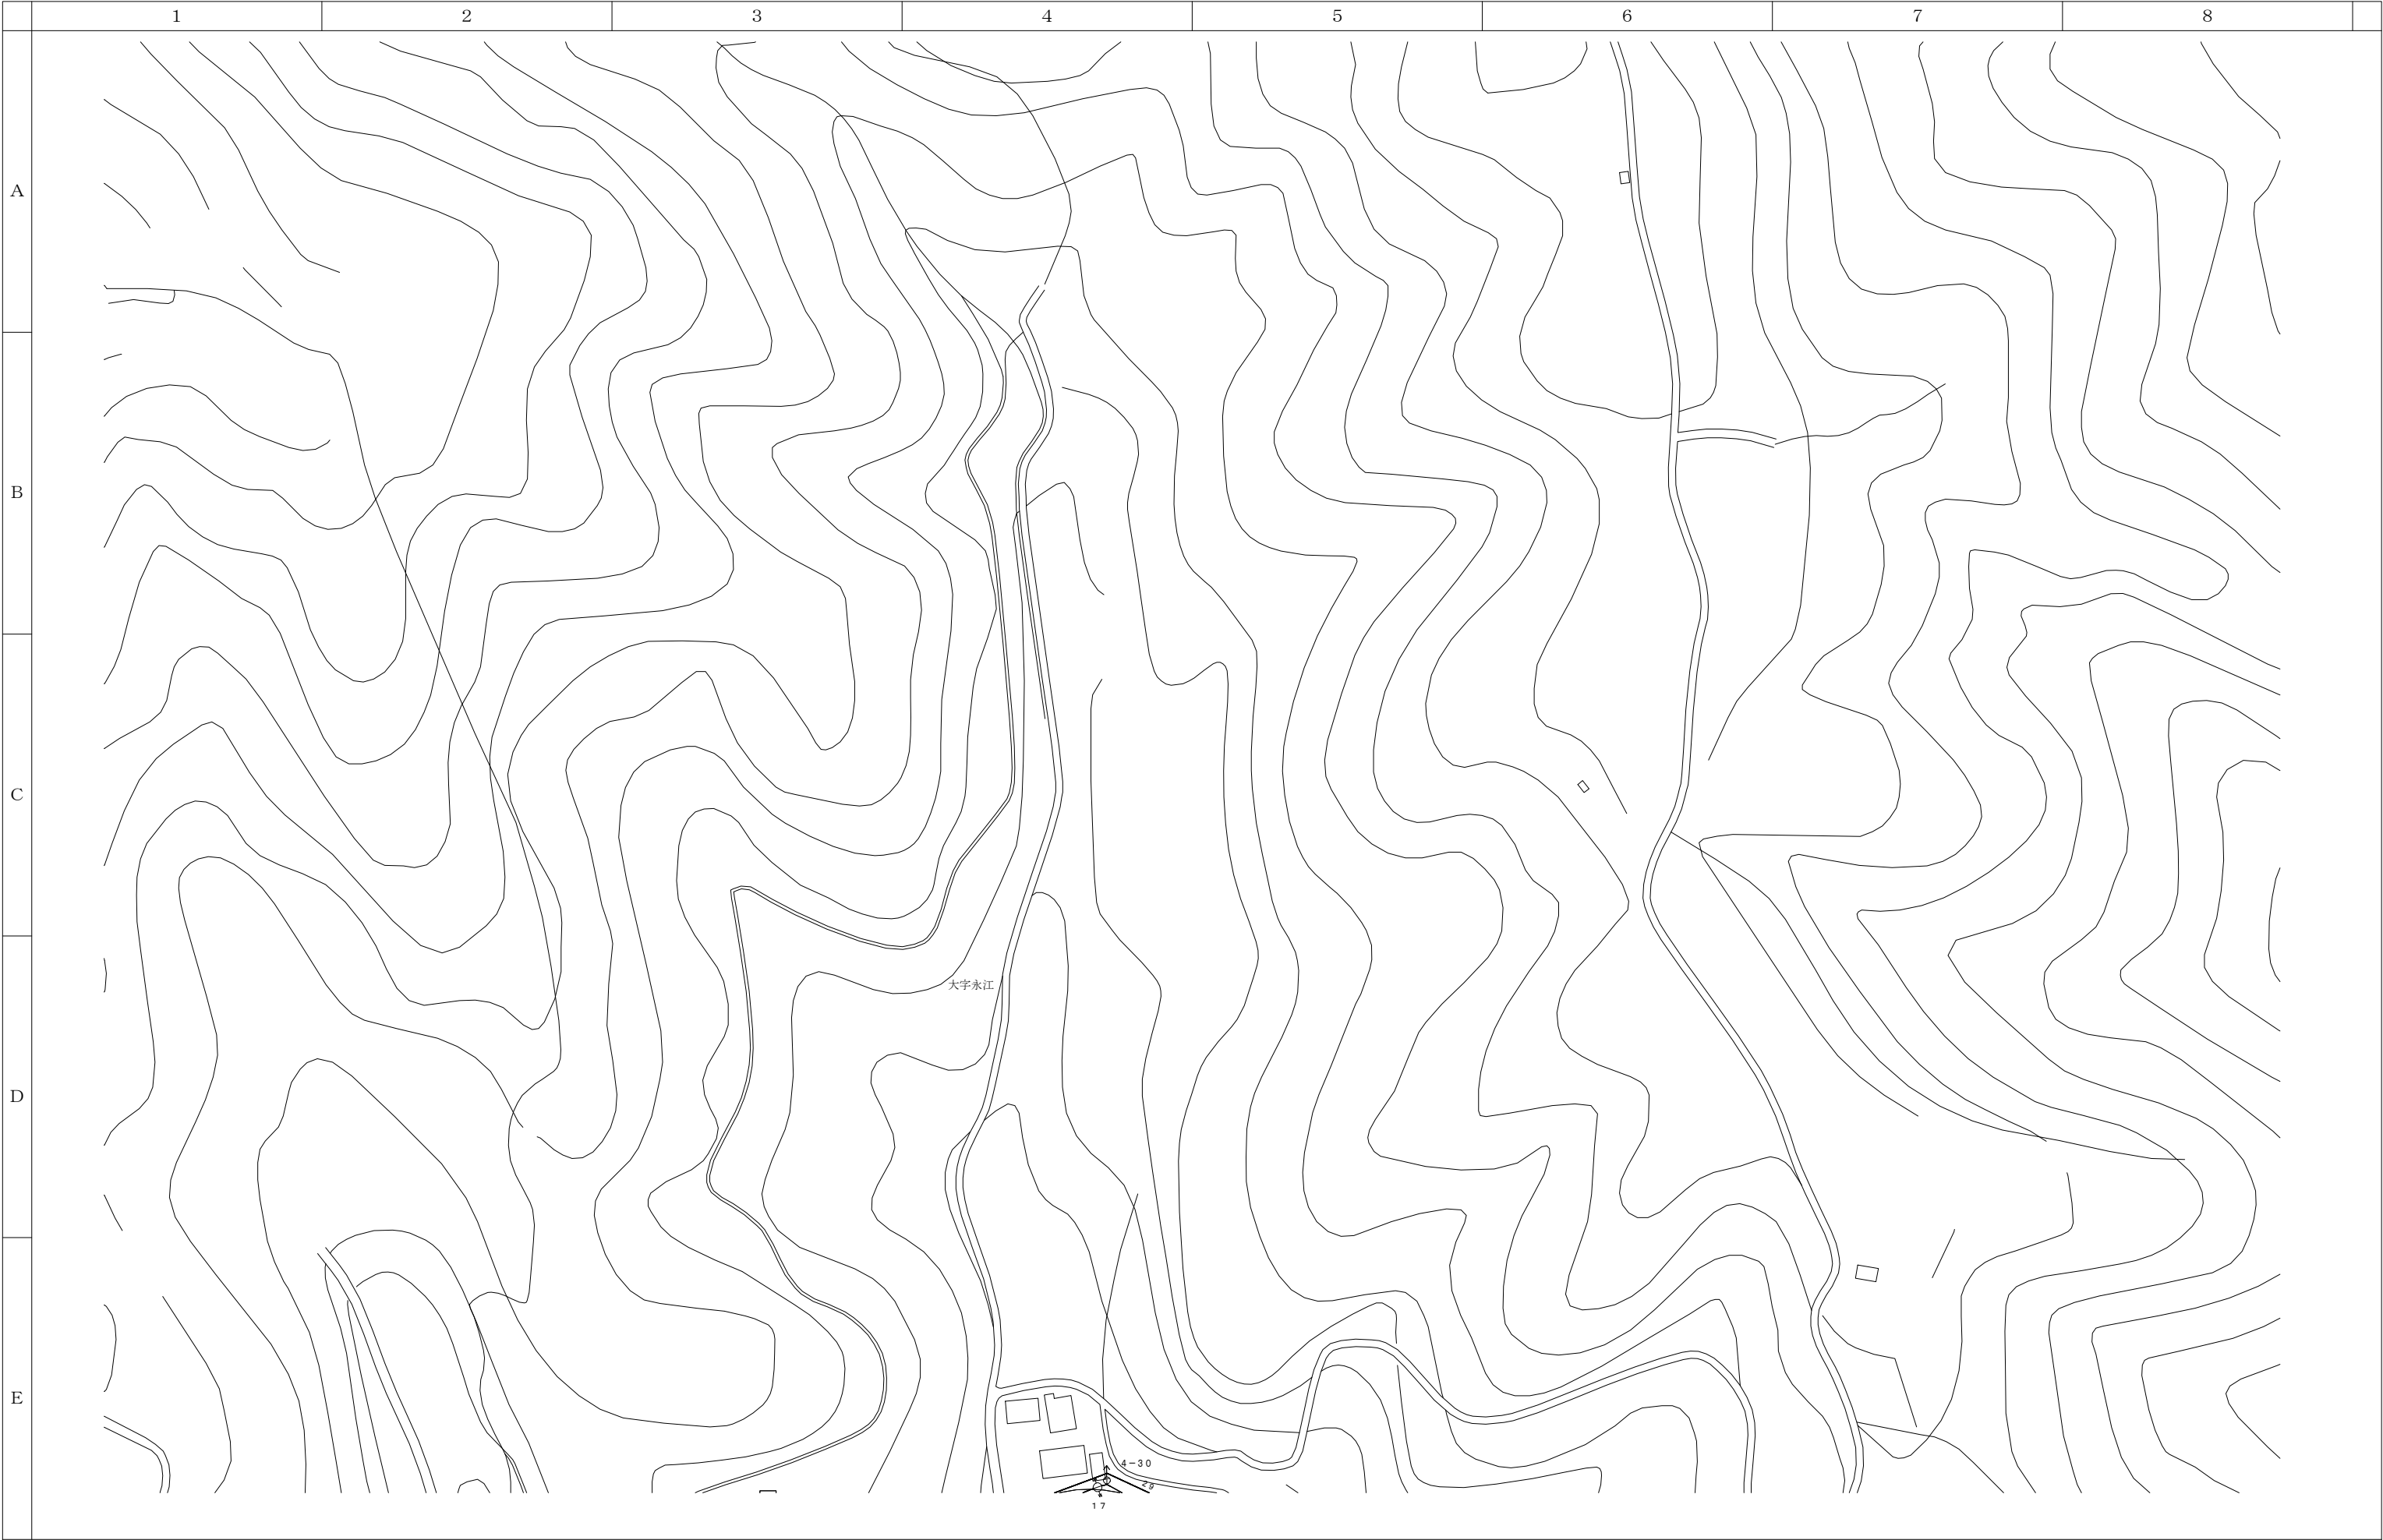



0 10 20 30 40 50 100m

| | | |
|------|------|------|
| 06-C | | |
| 07-C | 07-D | |
| 08-C | 08-D | 08-E |

| 会 社 名 | | | | | | 施 設 名 | | 年 月 | | | | | | |
|--------|--|--------|--|--------|--|-------------------------|--|--------|--|-----------|--|------|--------|---|
| | | | | | | 令和8年度中野市情報通信施設HFC設備撤去工事 | | | | | | | | |
| 部 長 | | 次 長 | | 課 長 | | 主 任 | | 担 当 | | 図 名 | | 図 番 | 縮 尺 | 頁 |
| | | | | | | | | | | 伝送路設備 線路図 | | 07-D | 1/1000 | |

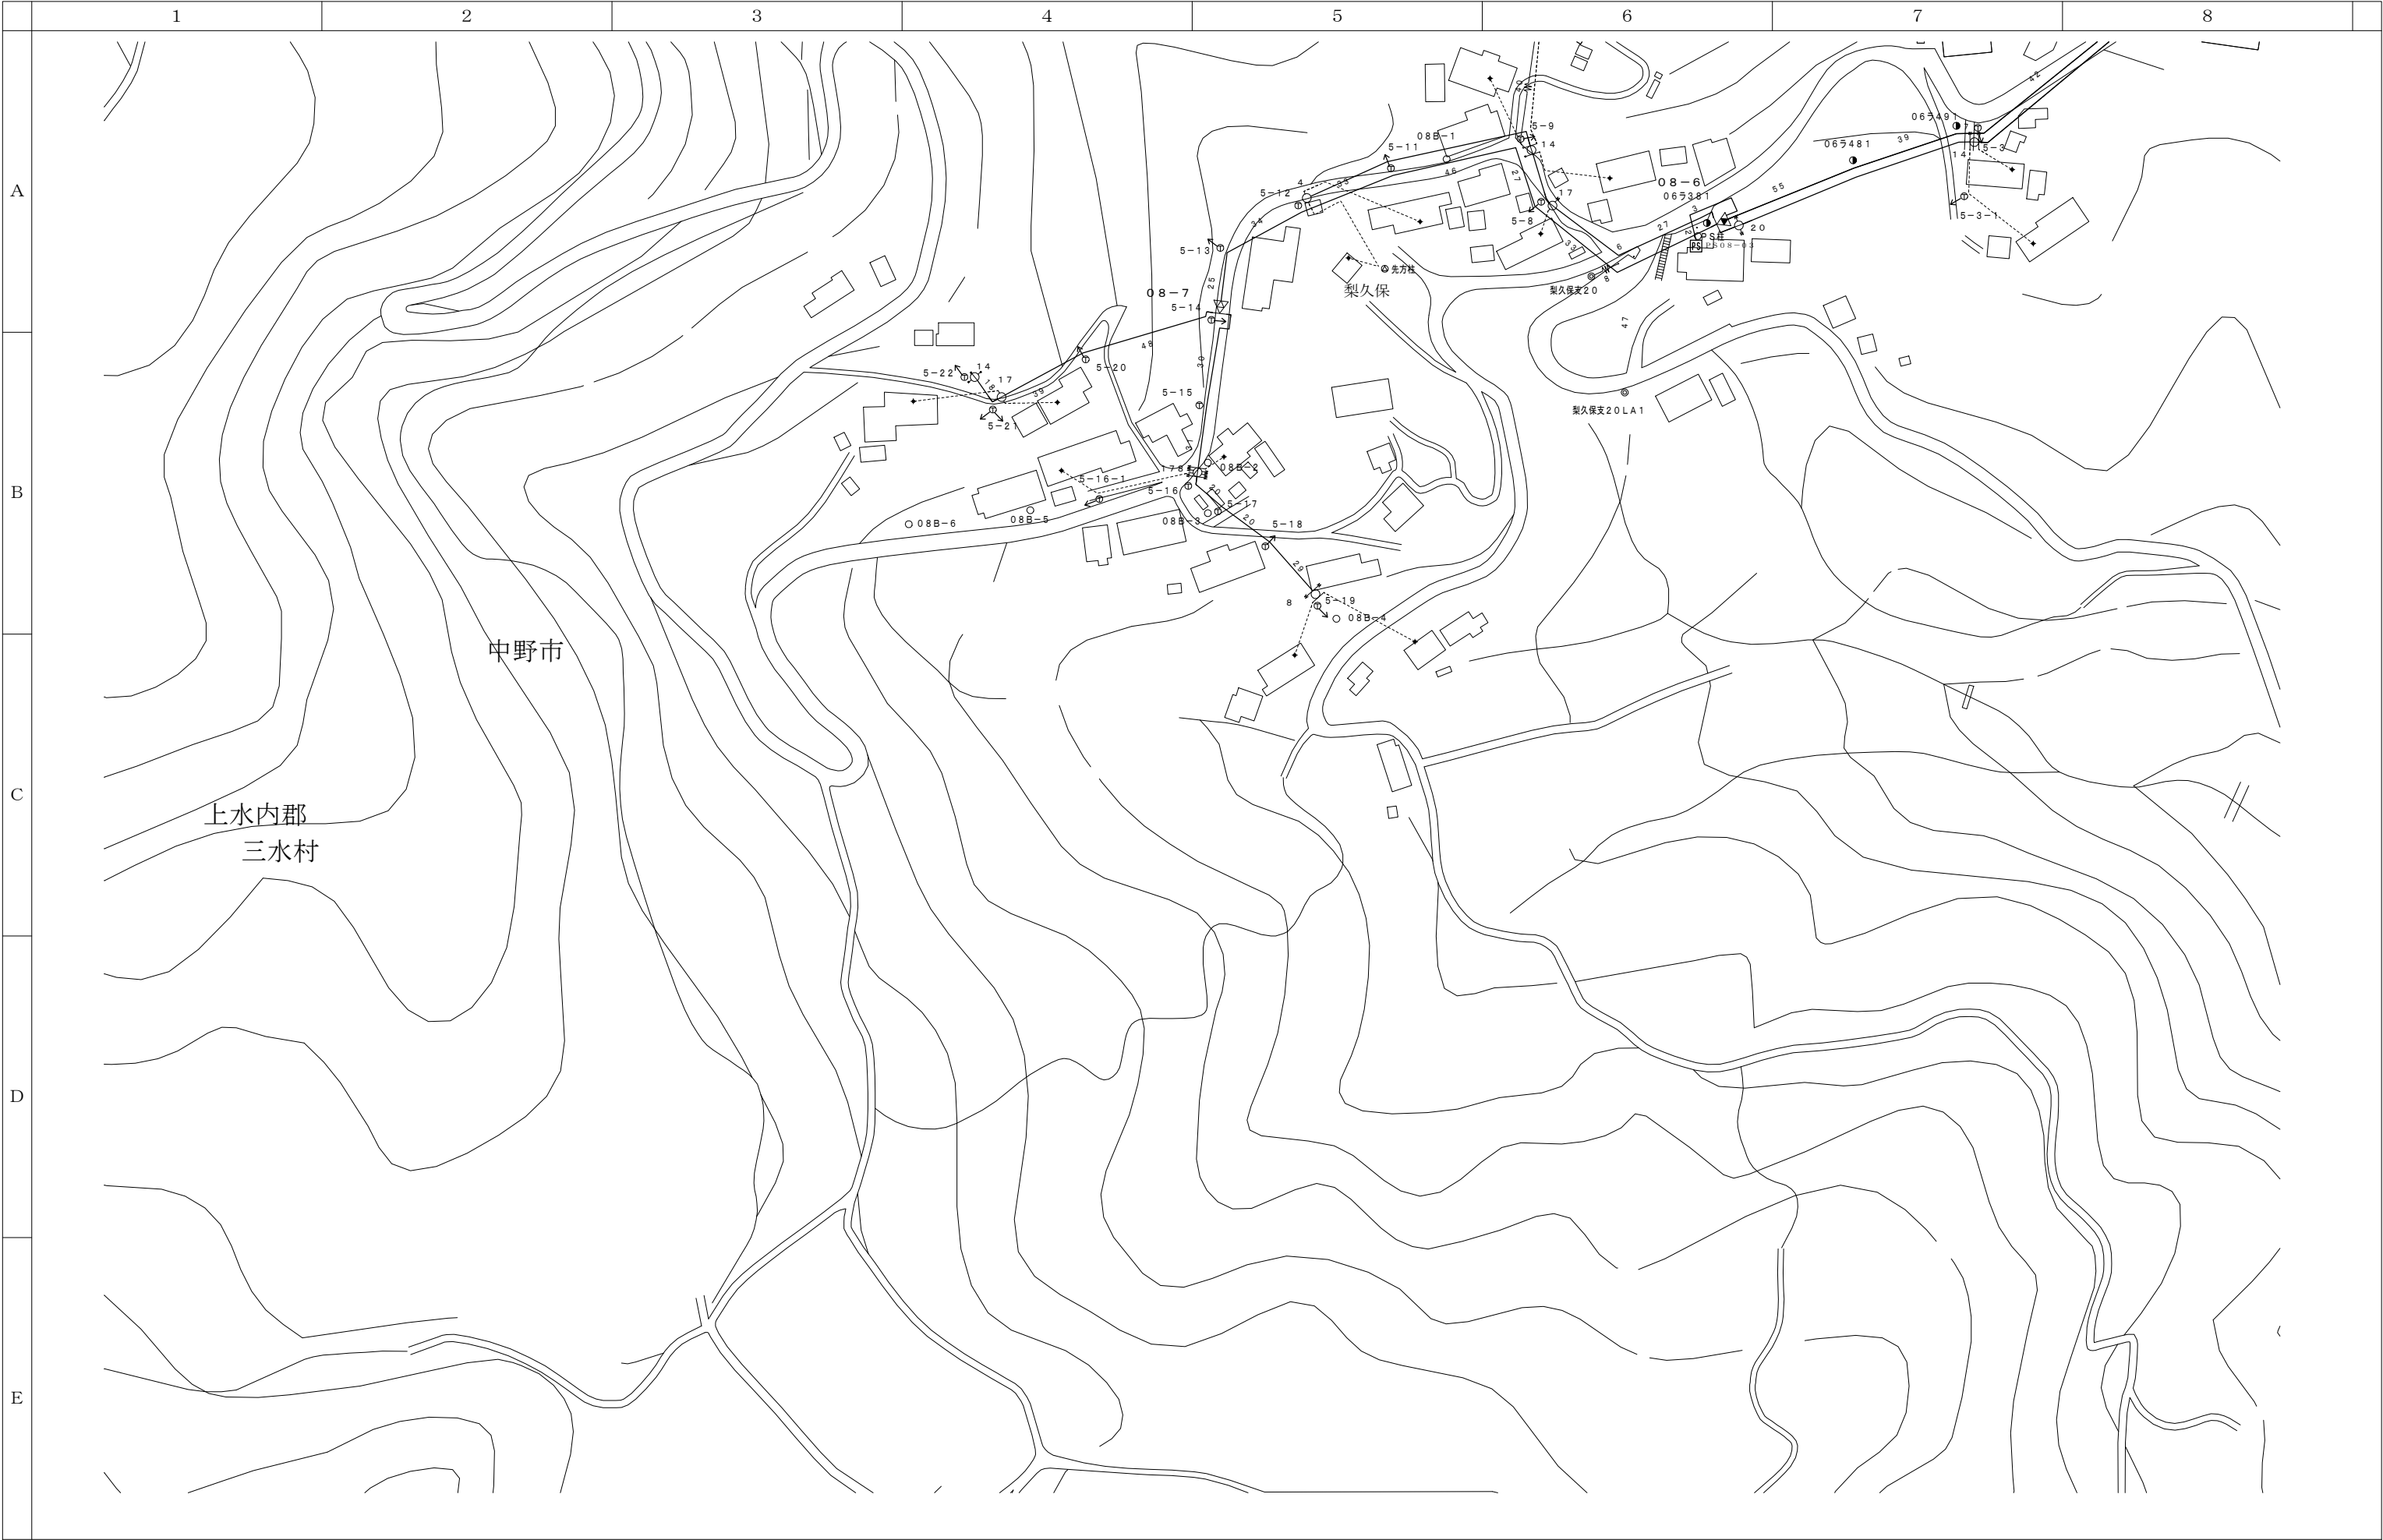

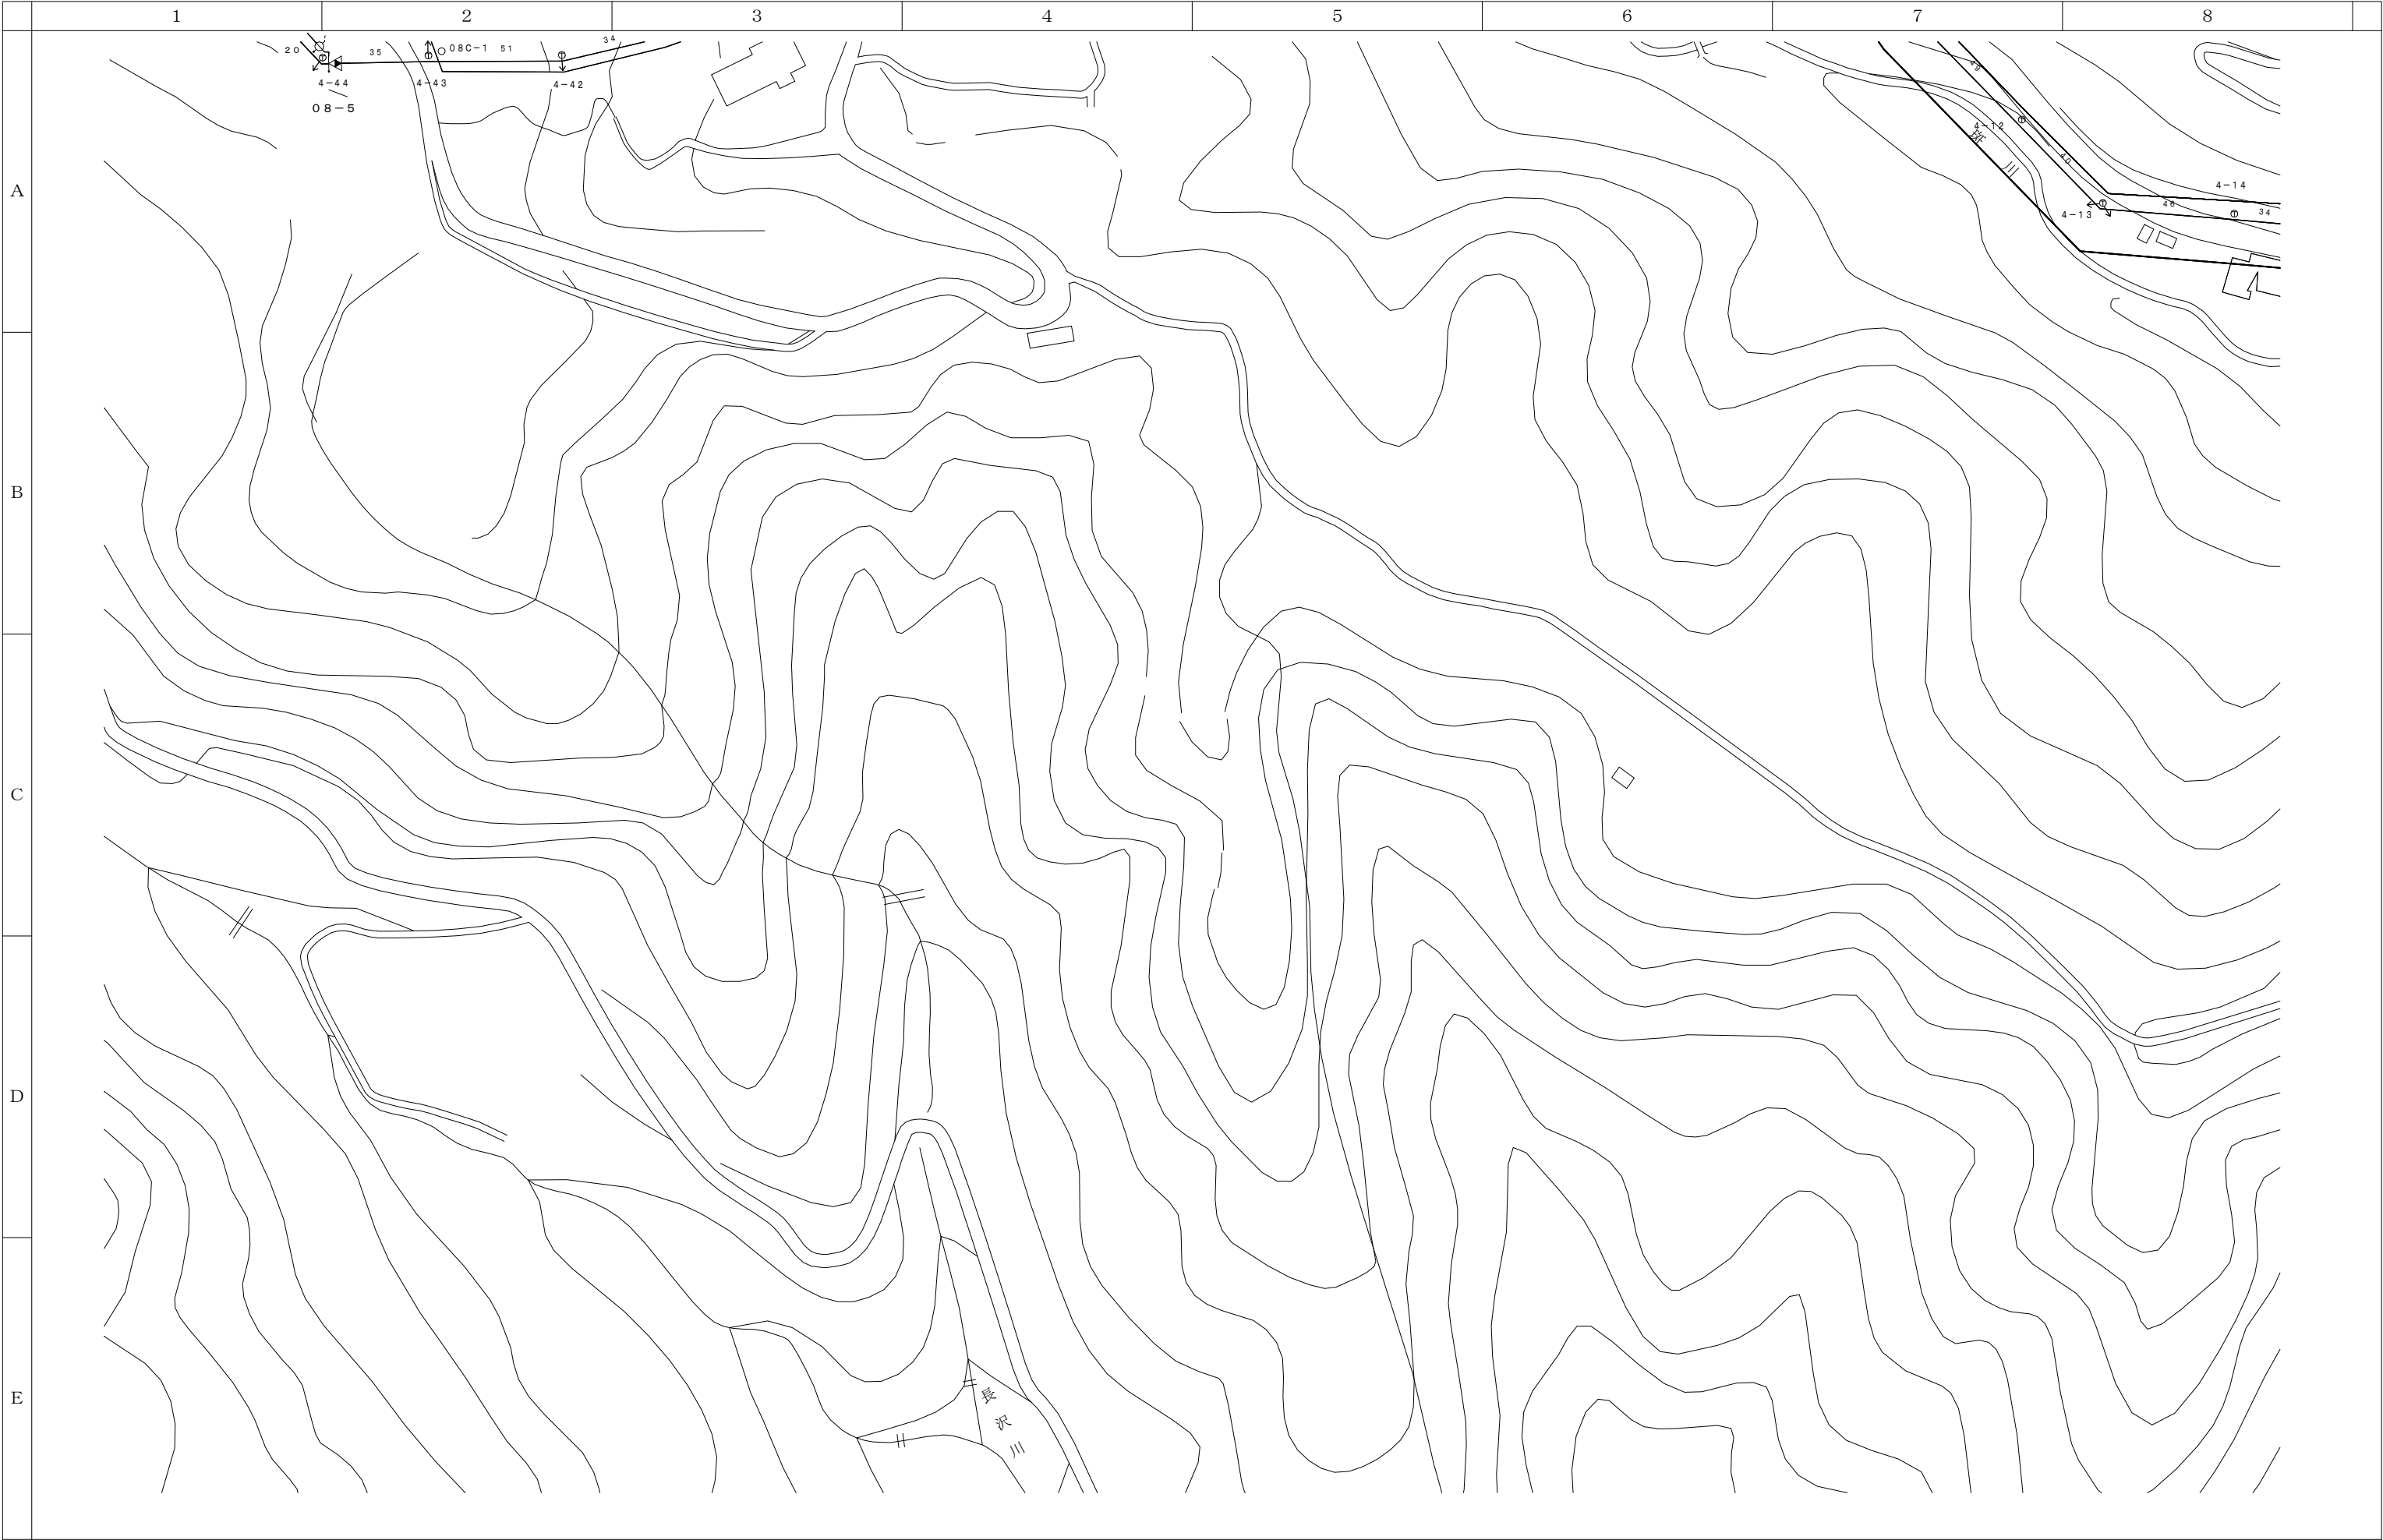

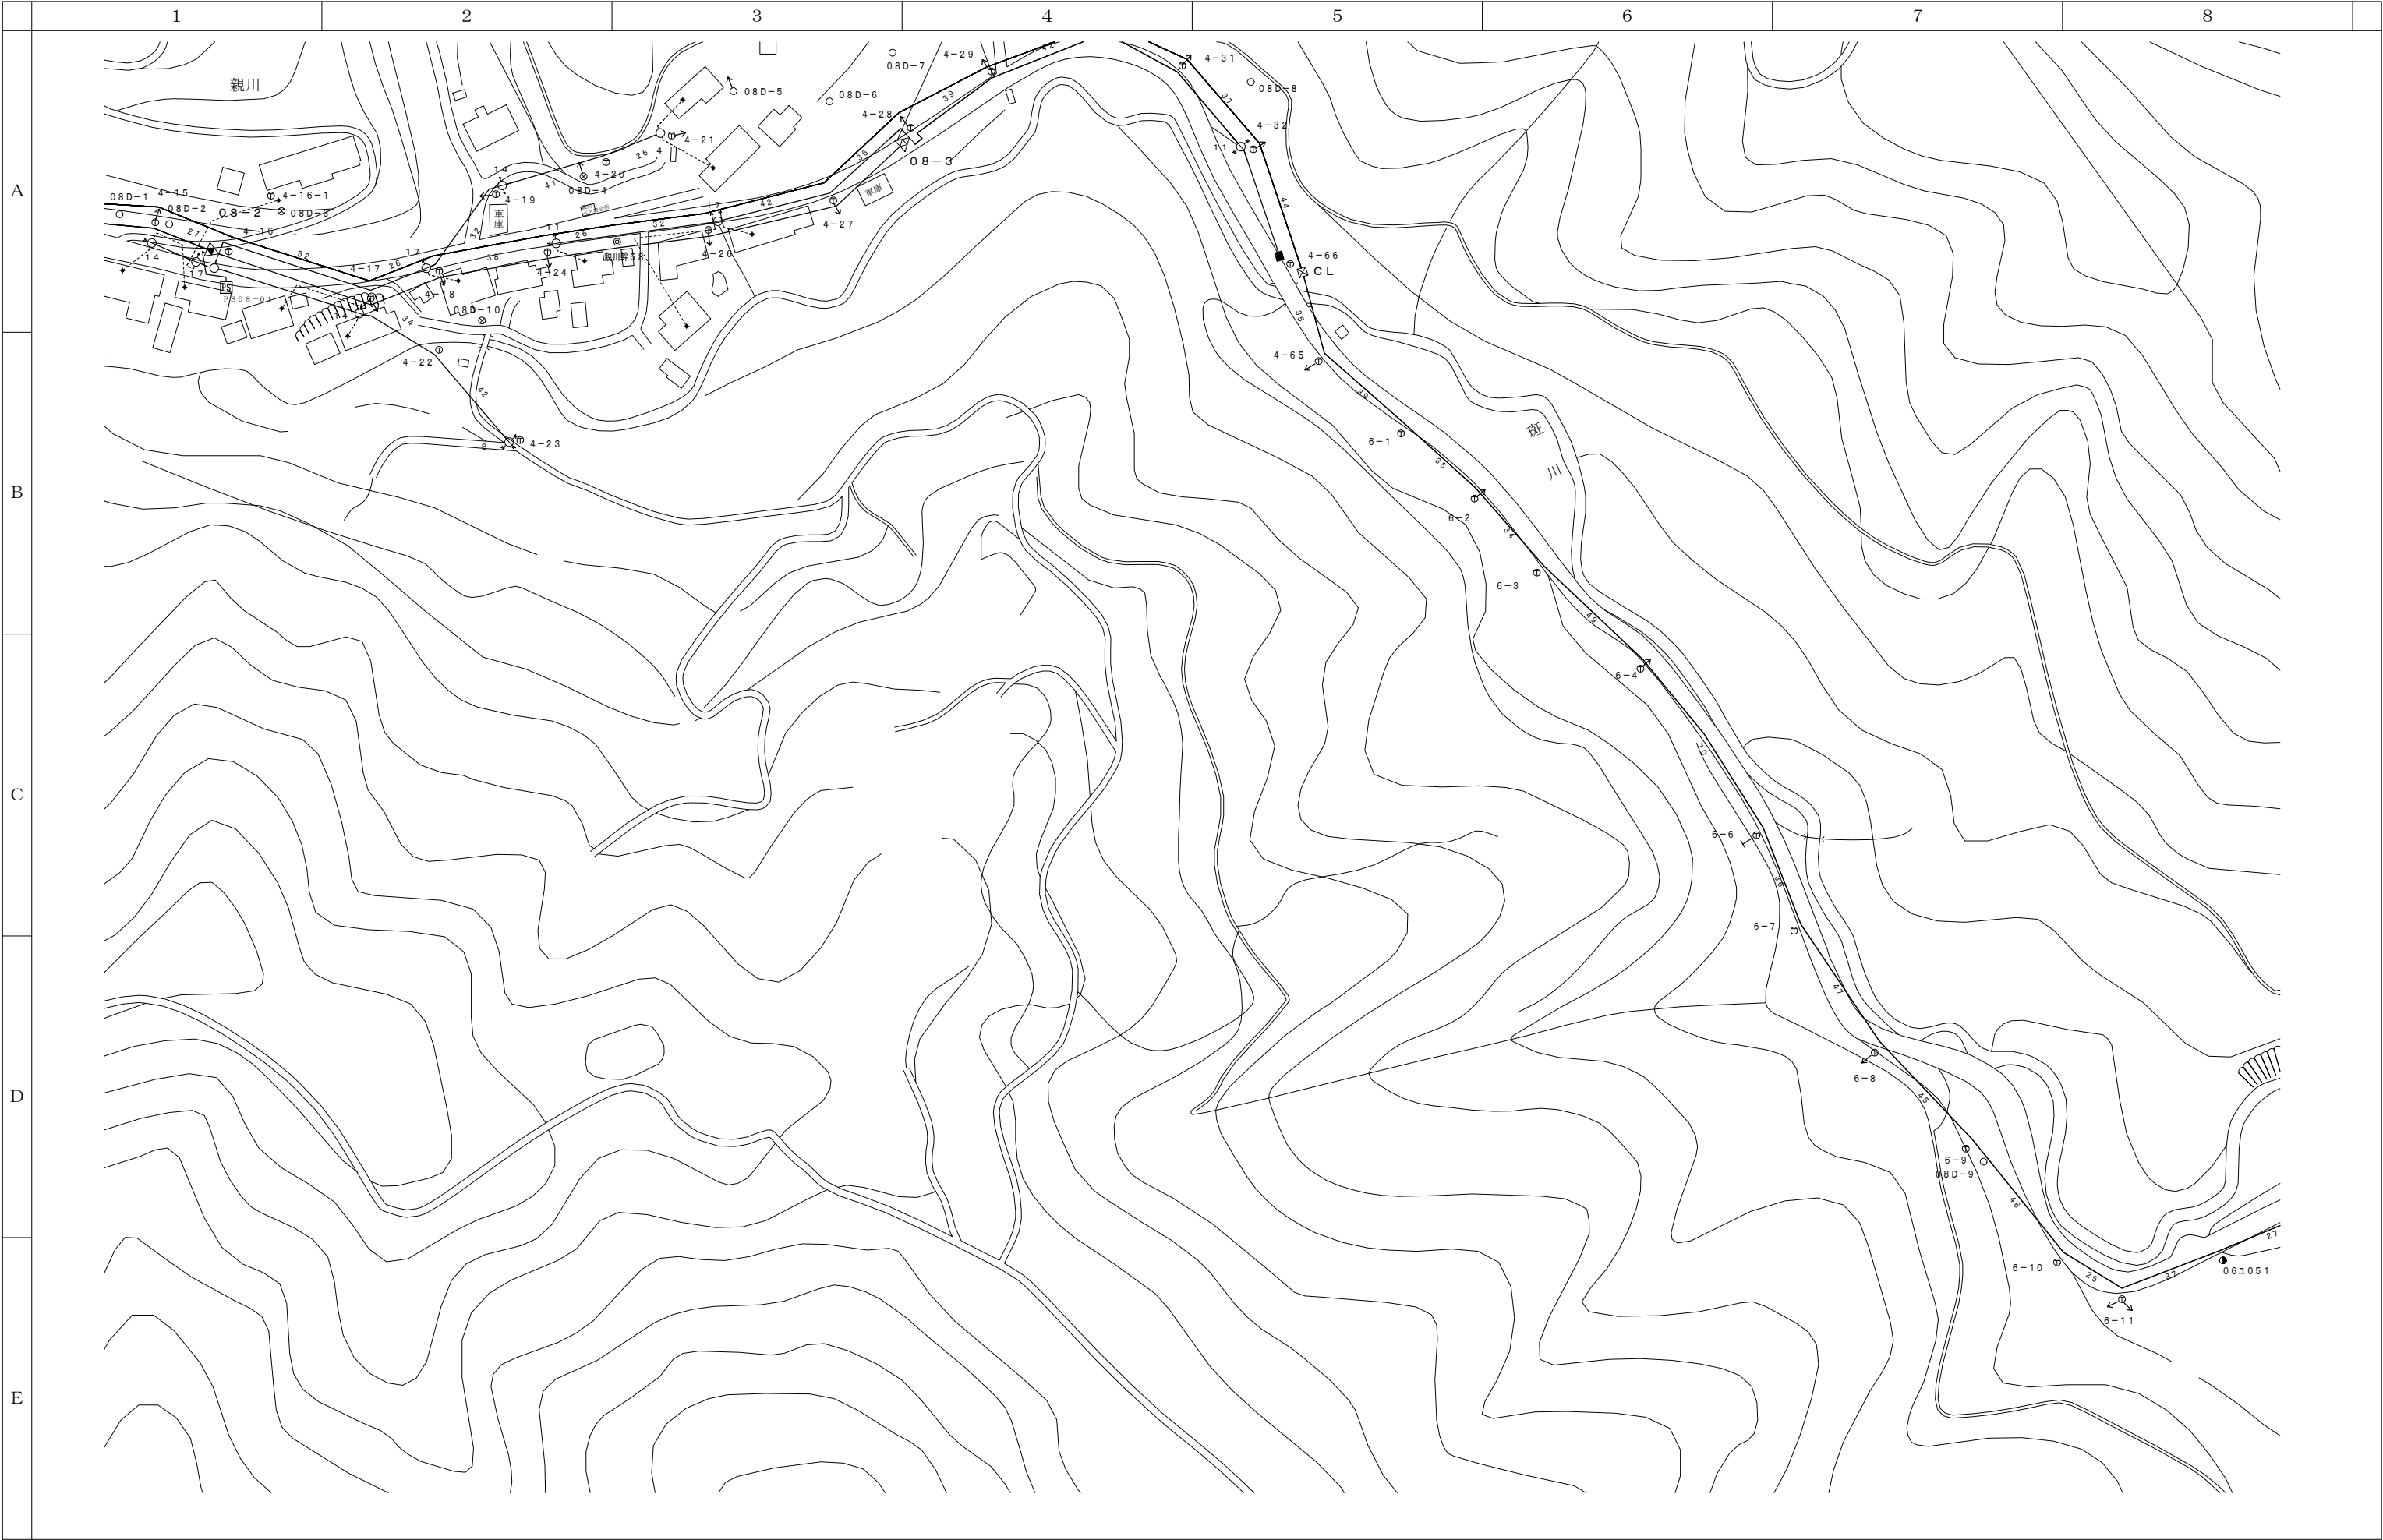







| | |
|------|------|
| | 08-H |
| 09-G | 09-H |


| 会 社 名 | | | | | | 施 設 名 | | 年 月 | | | | | |
|--------|--|--------|--|--------|--|-------------------------|--|--------|--|-----------|------|--------|---|
| | | | | | | 令和8年度中野市情報通信施設HFC設備撤去工事 | | | | | | | |
| 部 長 | | 次 長 | | 課 長 | | 主 任 | | 担 当 | | 図 名 | 図 番 | 縮 尺 | 頁 |
| | | | | | | | | | | 伝送路設備 線路図 | 08-H | 1/1000 | |

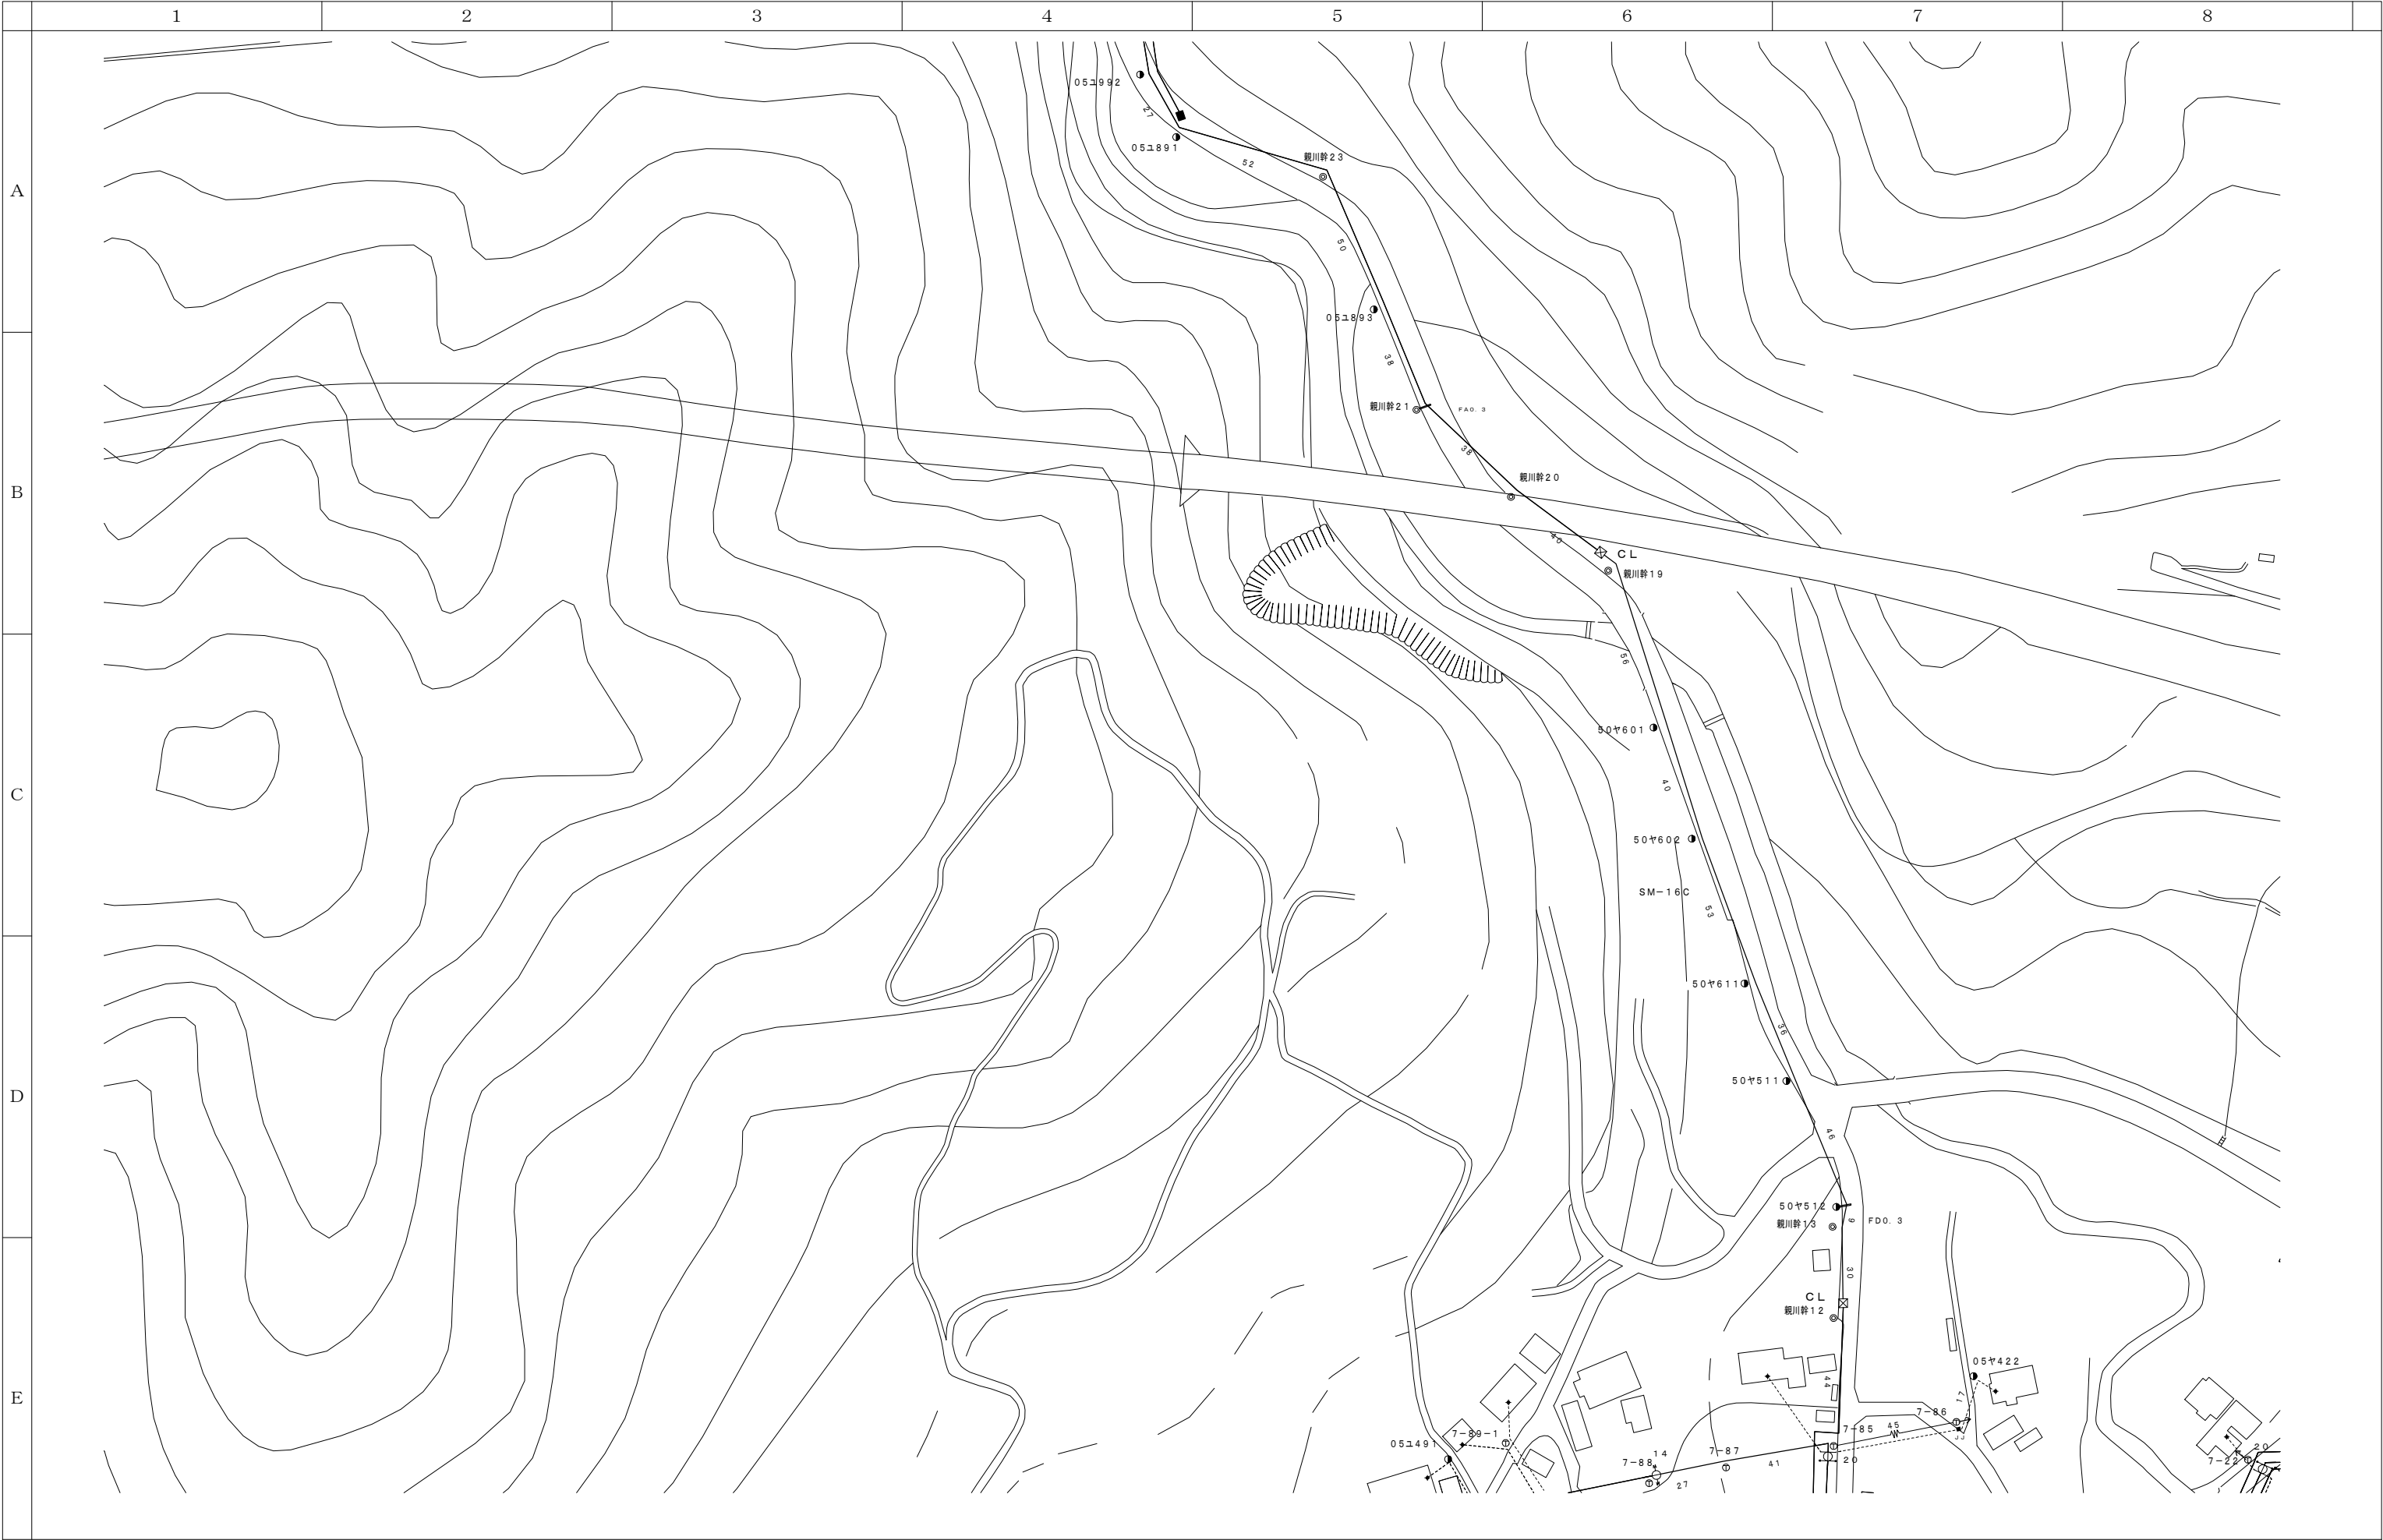

| | | |
|------|------|------|
| 08-D | 08-E | |
| | 09-E | 09-F |
| | 10-E | 10-F |

| 会 社 名 | | | | | 施 設 名 | | | 年 月 | | |
|-------|--|----|--|----|-------------------------|----|------|-----|--------|---|
| | | | | | 令和8年度中野市情報通信施設HFC設備撤去工事 | | | | | |
| 部長 | | 次長 | | 課長 | | 主任 | | 担当 | | |
| | | | | | | | | | | |
| | | | | | 図 名 | | 図 番 | | 縮 尺 | 頁 |
| | | | | | 伝送路設備 線路図 | | 09-E | | 1/1000 | |

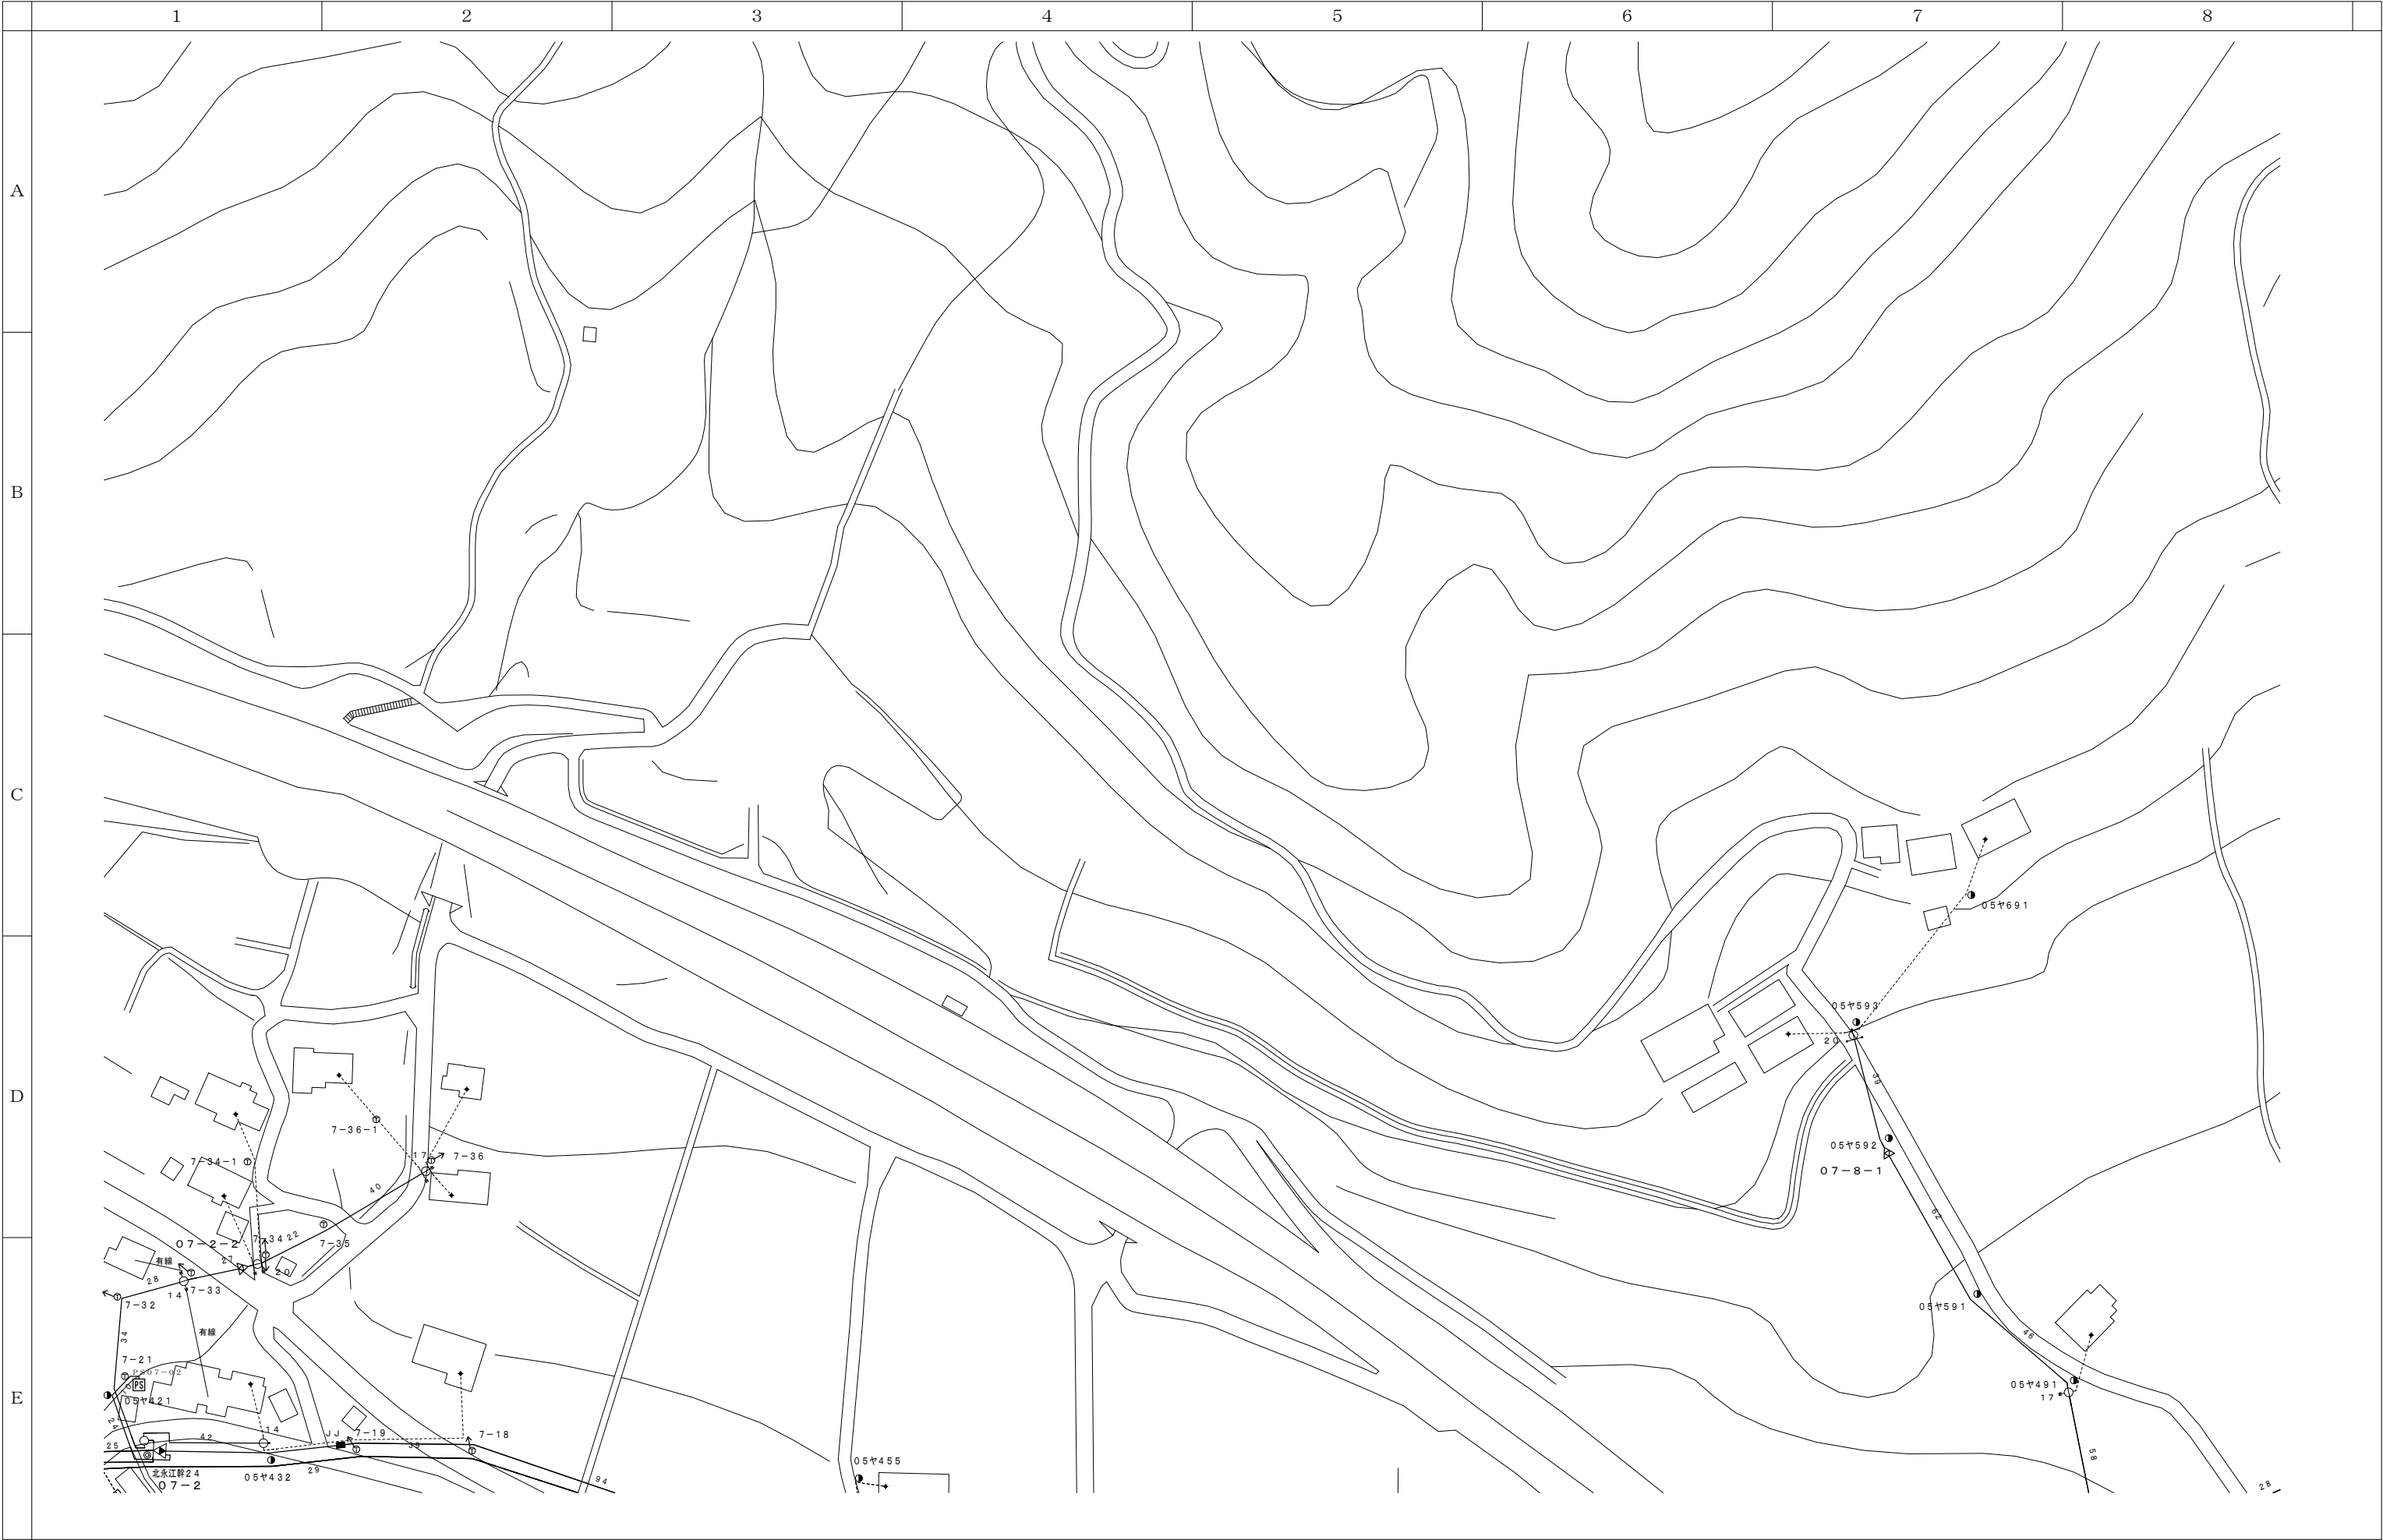

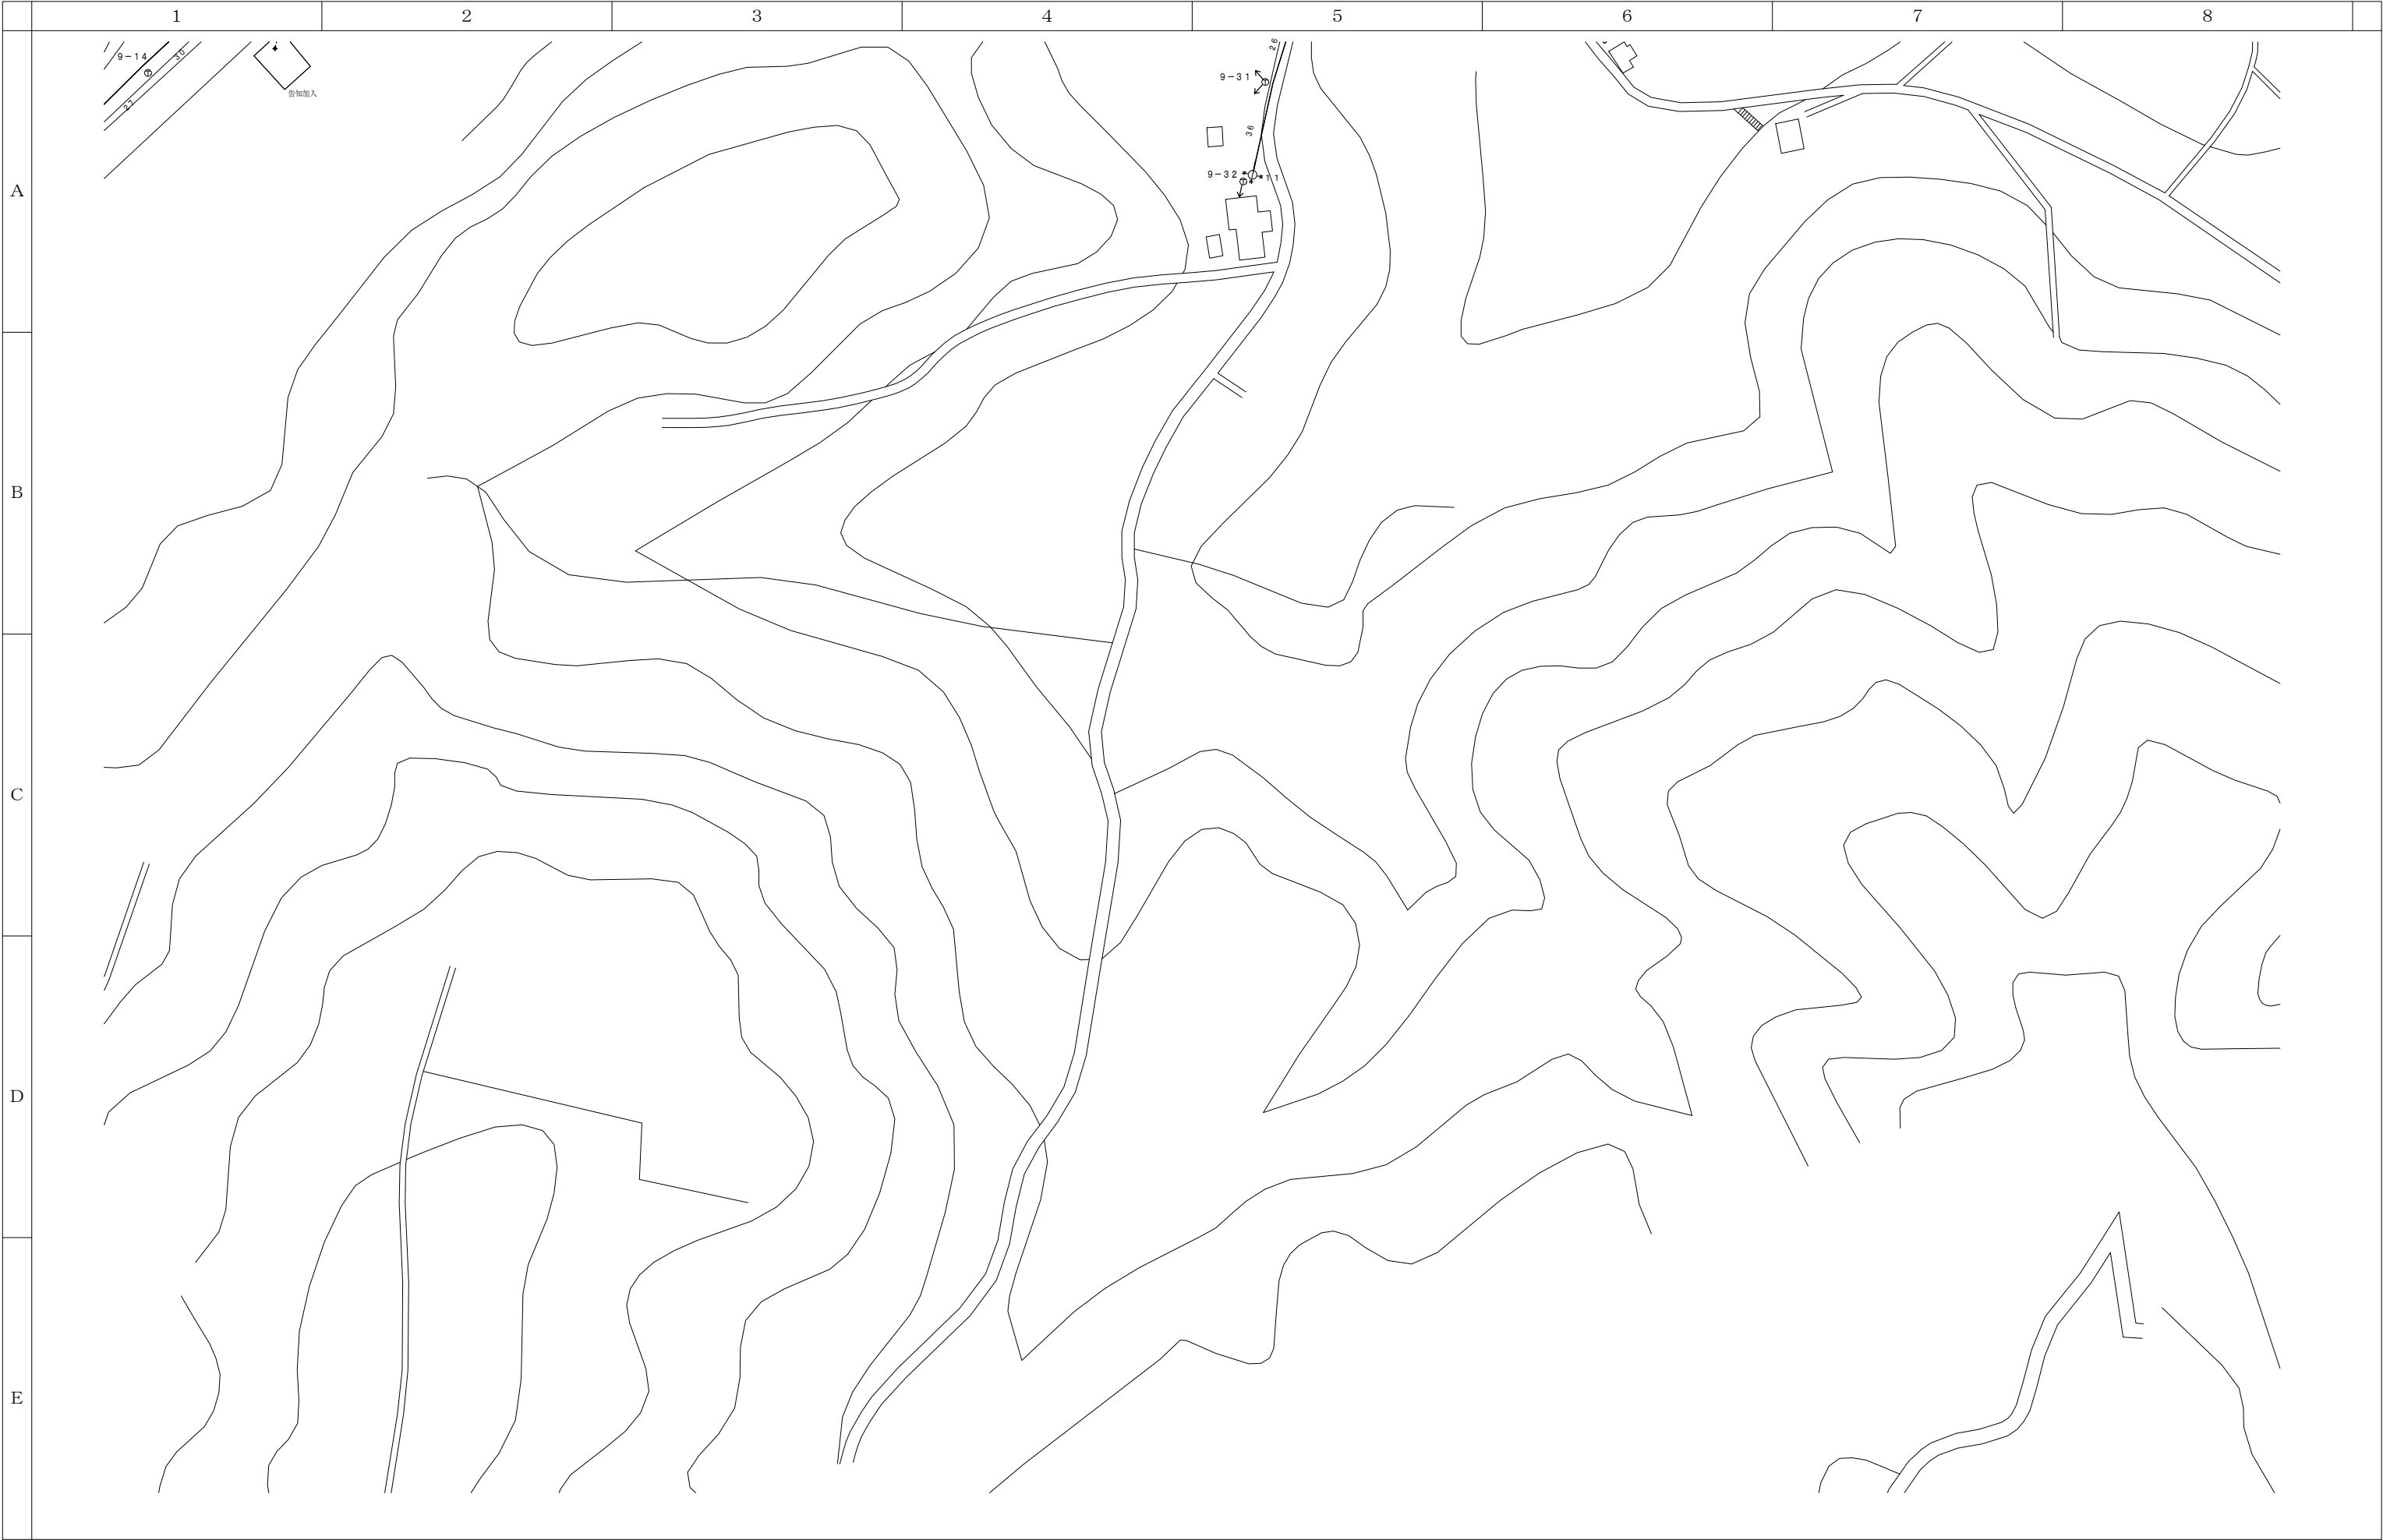


| | | | | |
|------|--|------|------|--|
| | | 08-H | | |
| 09-G | | 09-H | | |
| 10-G | | | 10-I | |

| | | | | | | | | | | | | | |
|-------|--|----|--|----|-------------------------|----|-----|----|--|-----------|------|--------|---|
| 会 社 名 | | | | | 施 設 名 | | 年 月 | | | | | | |
| | | | | | 令和8年度中野市情報通信施設HFC設備撤去工事 | | | | | | | | |
| 部長 | | 次長 | | 課長 | | 主任 | | 担当 | | 図 名 | 図 番 | 縮 尺 | 頁 |
| | | | | | | | | | | 伝送路設備 線路図 | 09-H | 1/1000 | |

01020304050

100m

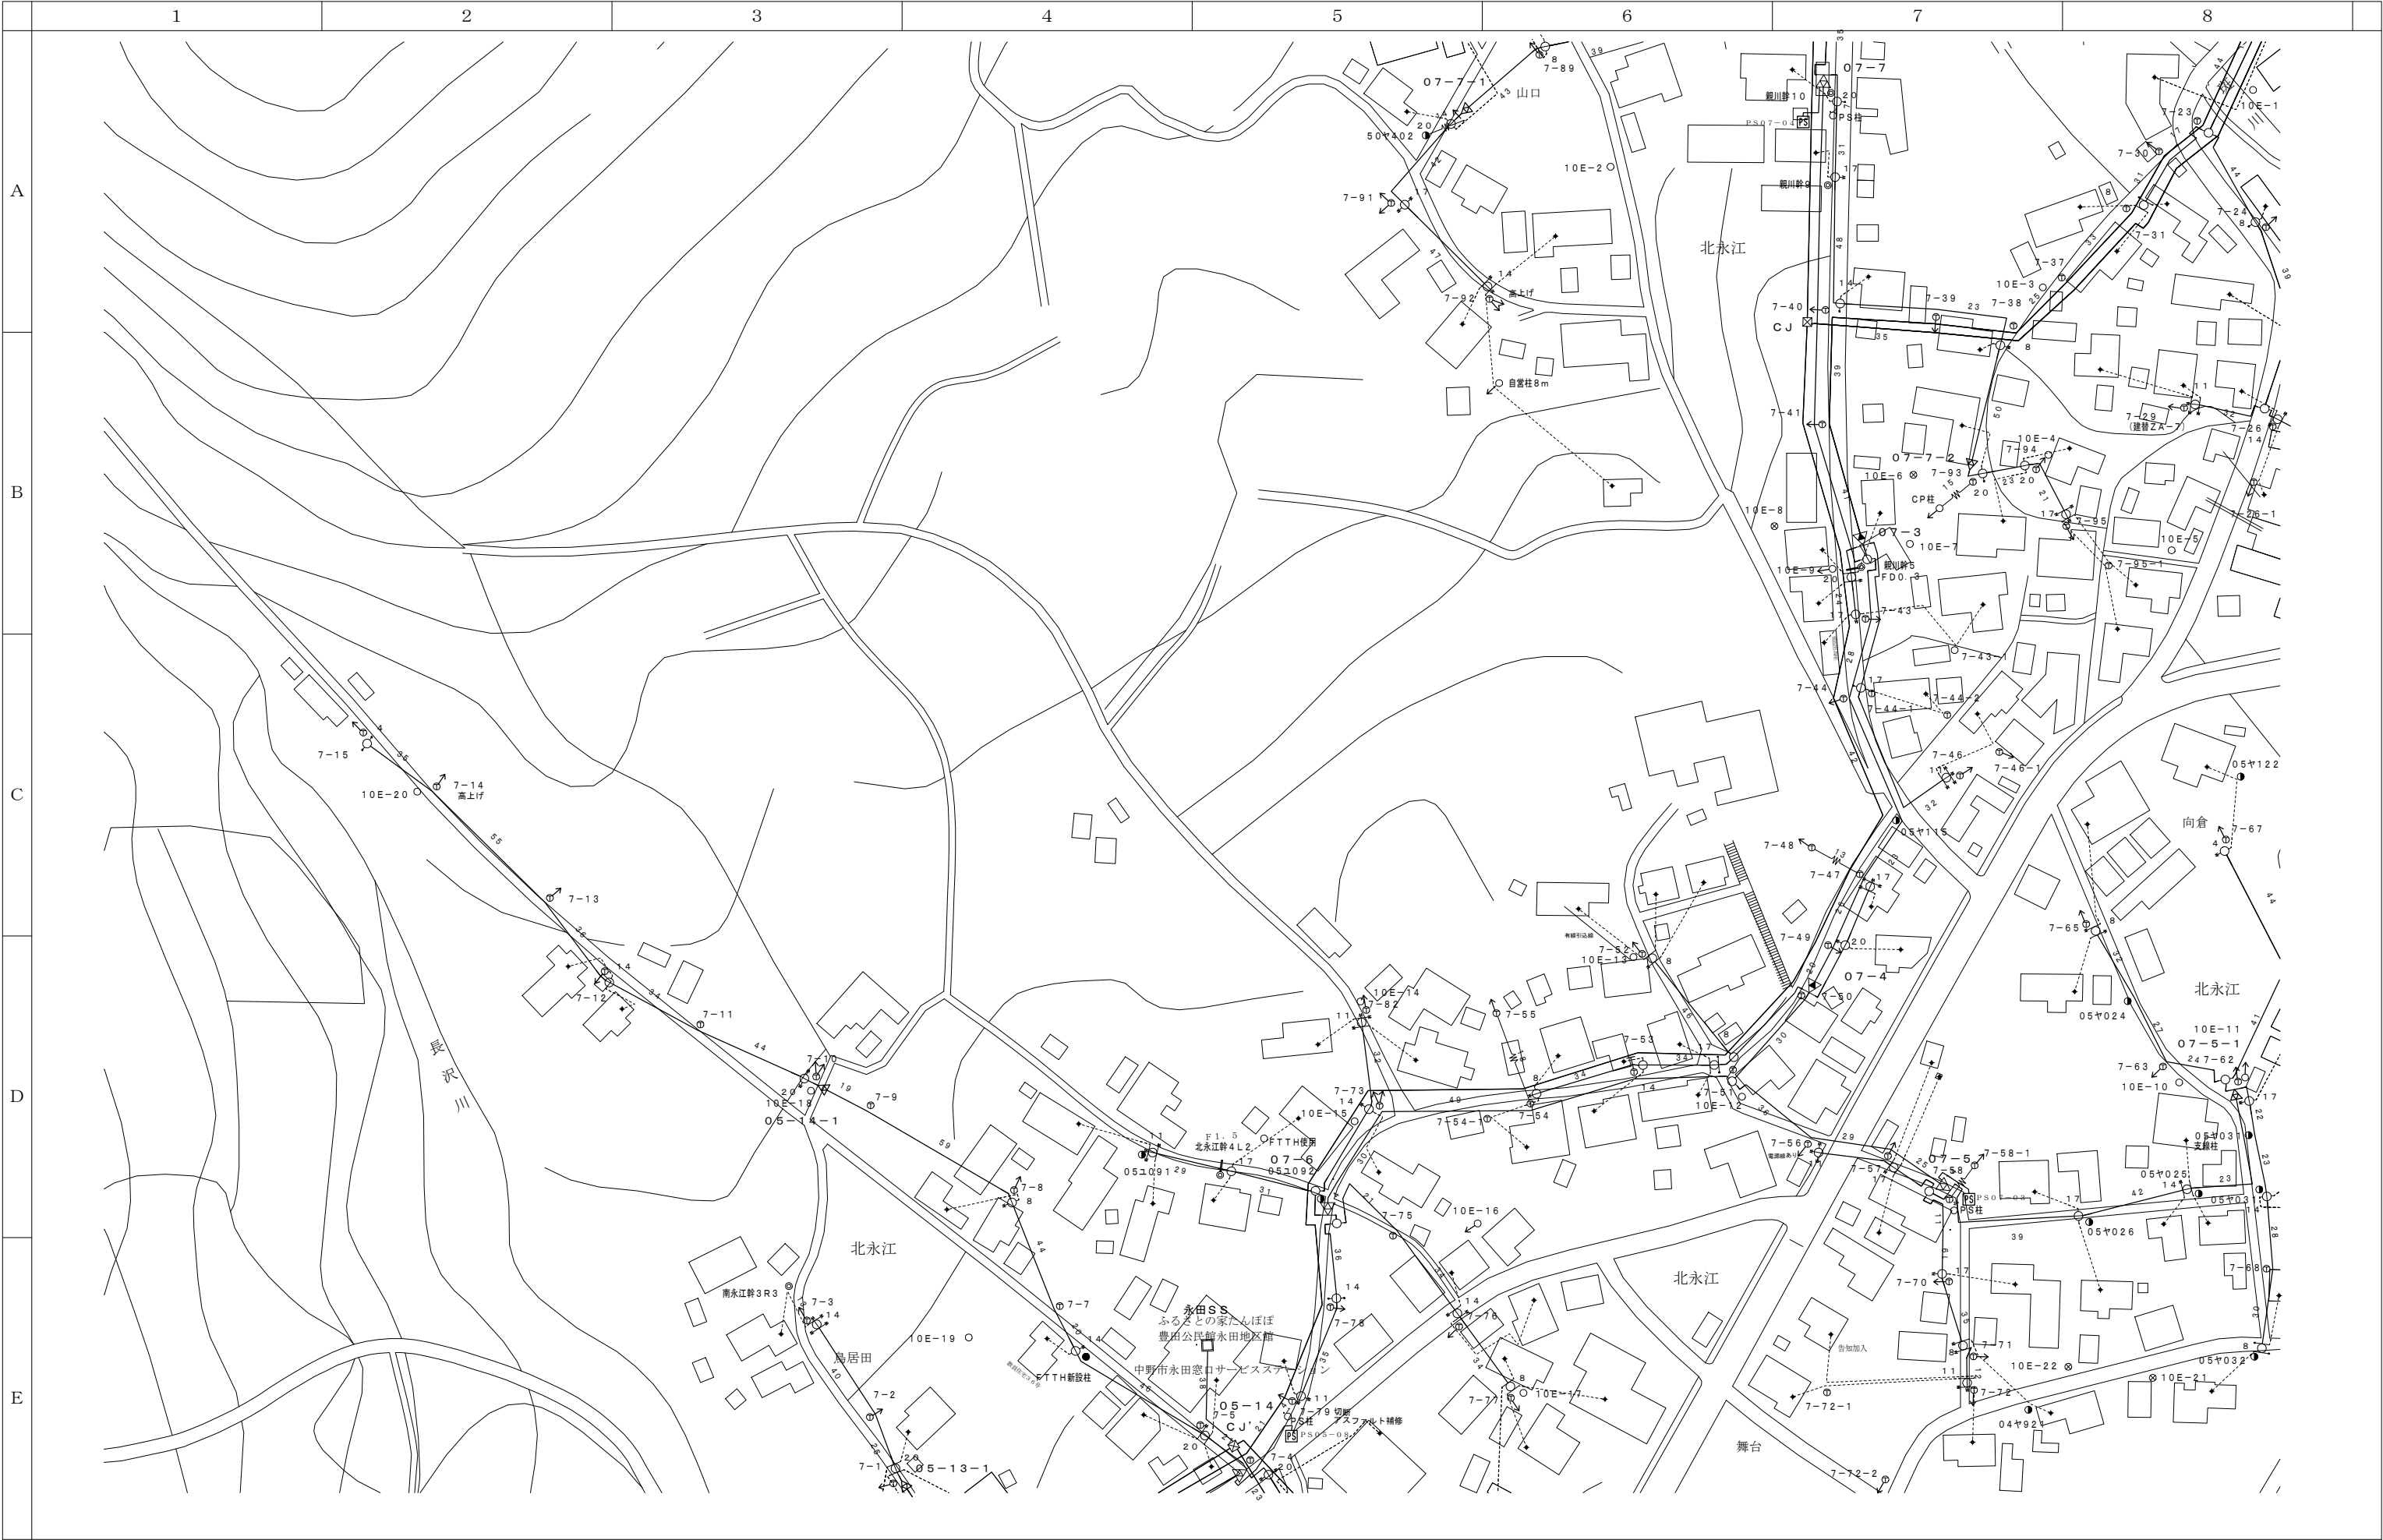

| | | |
|------|------|------|
| | 09-E | 09-F |
| | 10-E | 10-F |
| 11-D | 11-E | 11-F |



| 会 社 名 | | | | | 施 設 名 | | 年 月 | |
|--------|--------|--------|--------|--------|-------------------------|------|--------|---|
| | | | | | 令和8年度中野市情報通信施設HFC設備撤去工事 | | | |
| 部 長 | 次 長 | 課 長 | 主 任 | 担 当 | 図 名 | 図 番 | 縮 尺 | 頁 |
| | | | | | 伝送路設備 線路図 | 10-E | 1/1000 | |



0 10 20 30 40 50 100m



| | | |
|------|------|------|
| 09-E | 09-F | 09-G |
| 10-E | 10-F | 10-G |
| 11-E | 11-F | 11-G |

| 会 社 名 | | | | | | 施 設 名 | | 年 月 | | | | | | |
|--------|--|--------|--|--------|--|-------------------------|--|--------|--|-----------|--|------|--------|---|
| | | | | | | 令和8年度中野市情報通信施設HFC設備撤去工事 | | | | | | | | |
| 部 長 | | 次 長 | | 課 長 | | 主 任 | | 担 当 | | 図 名 | | 図 番 | 縮 尺 | 頁 |
| | | | | | | | | | | 伝送路設備 線路図 | | 10-F | 1/1000 | |

 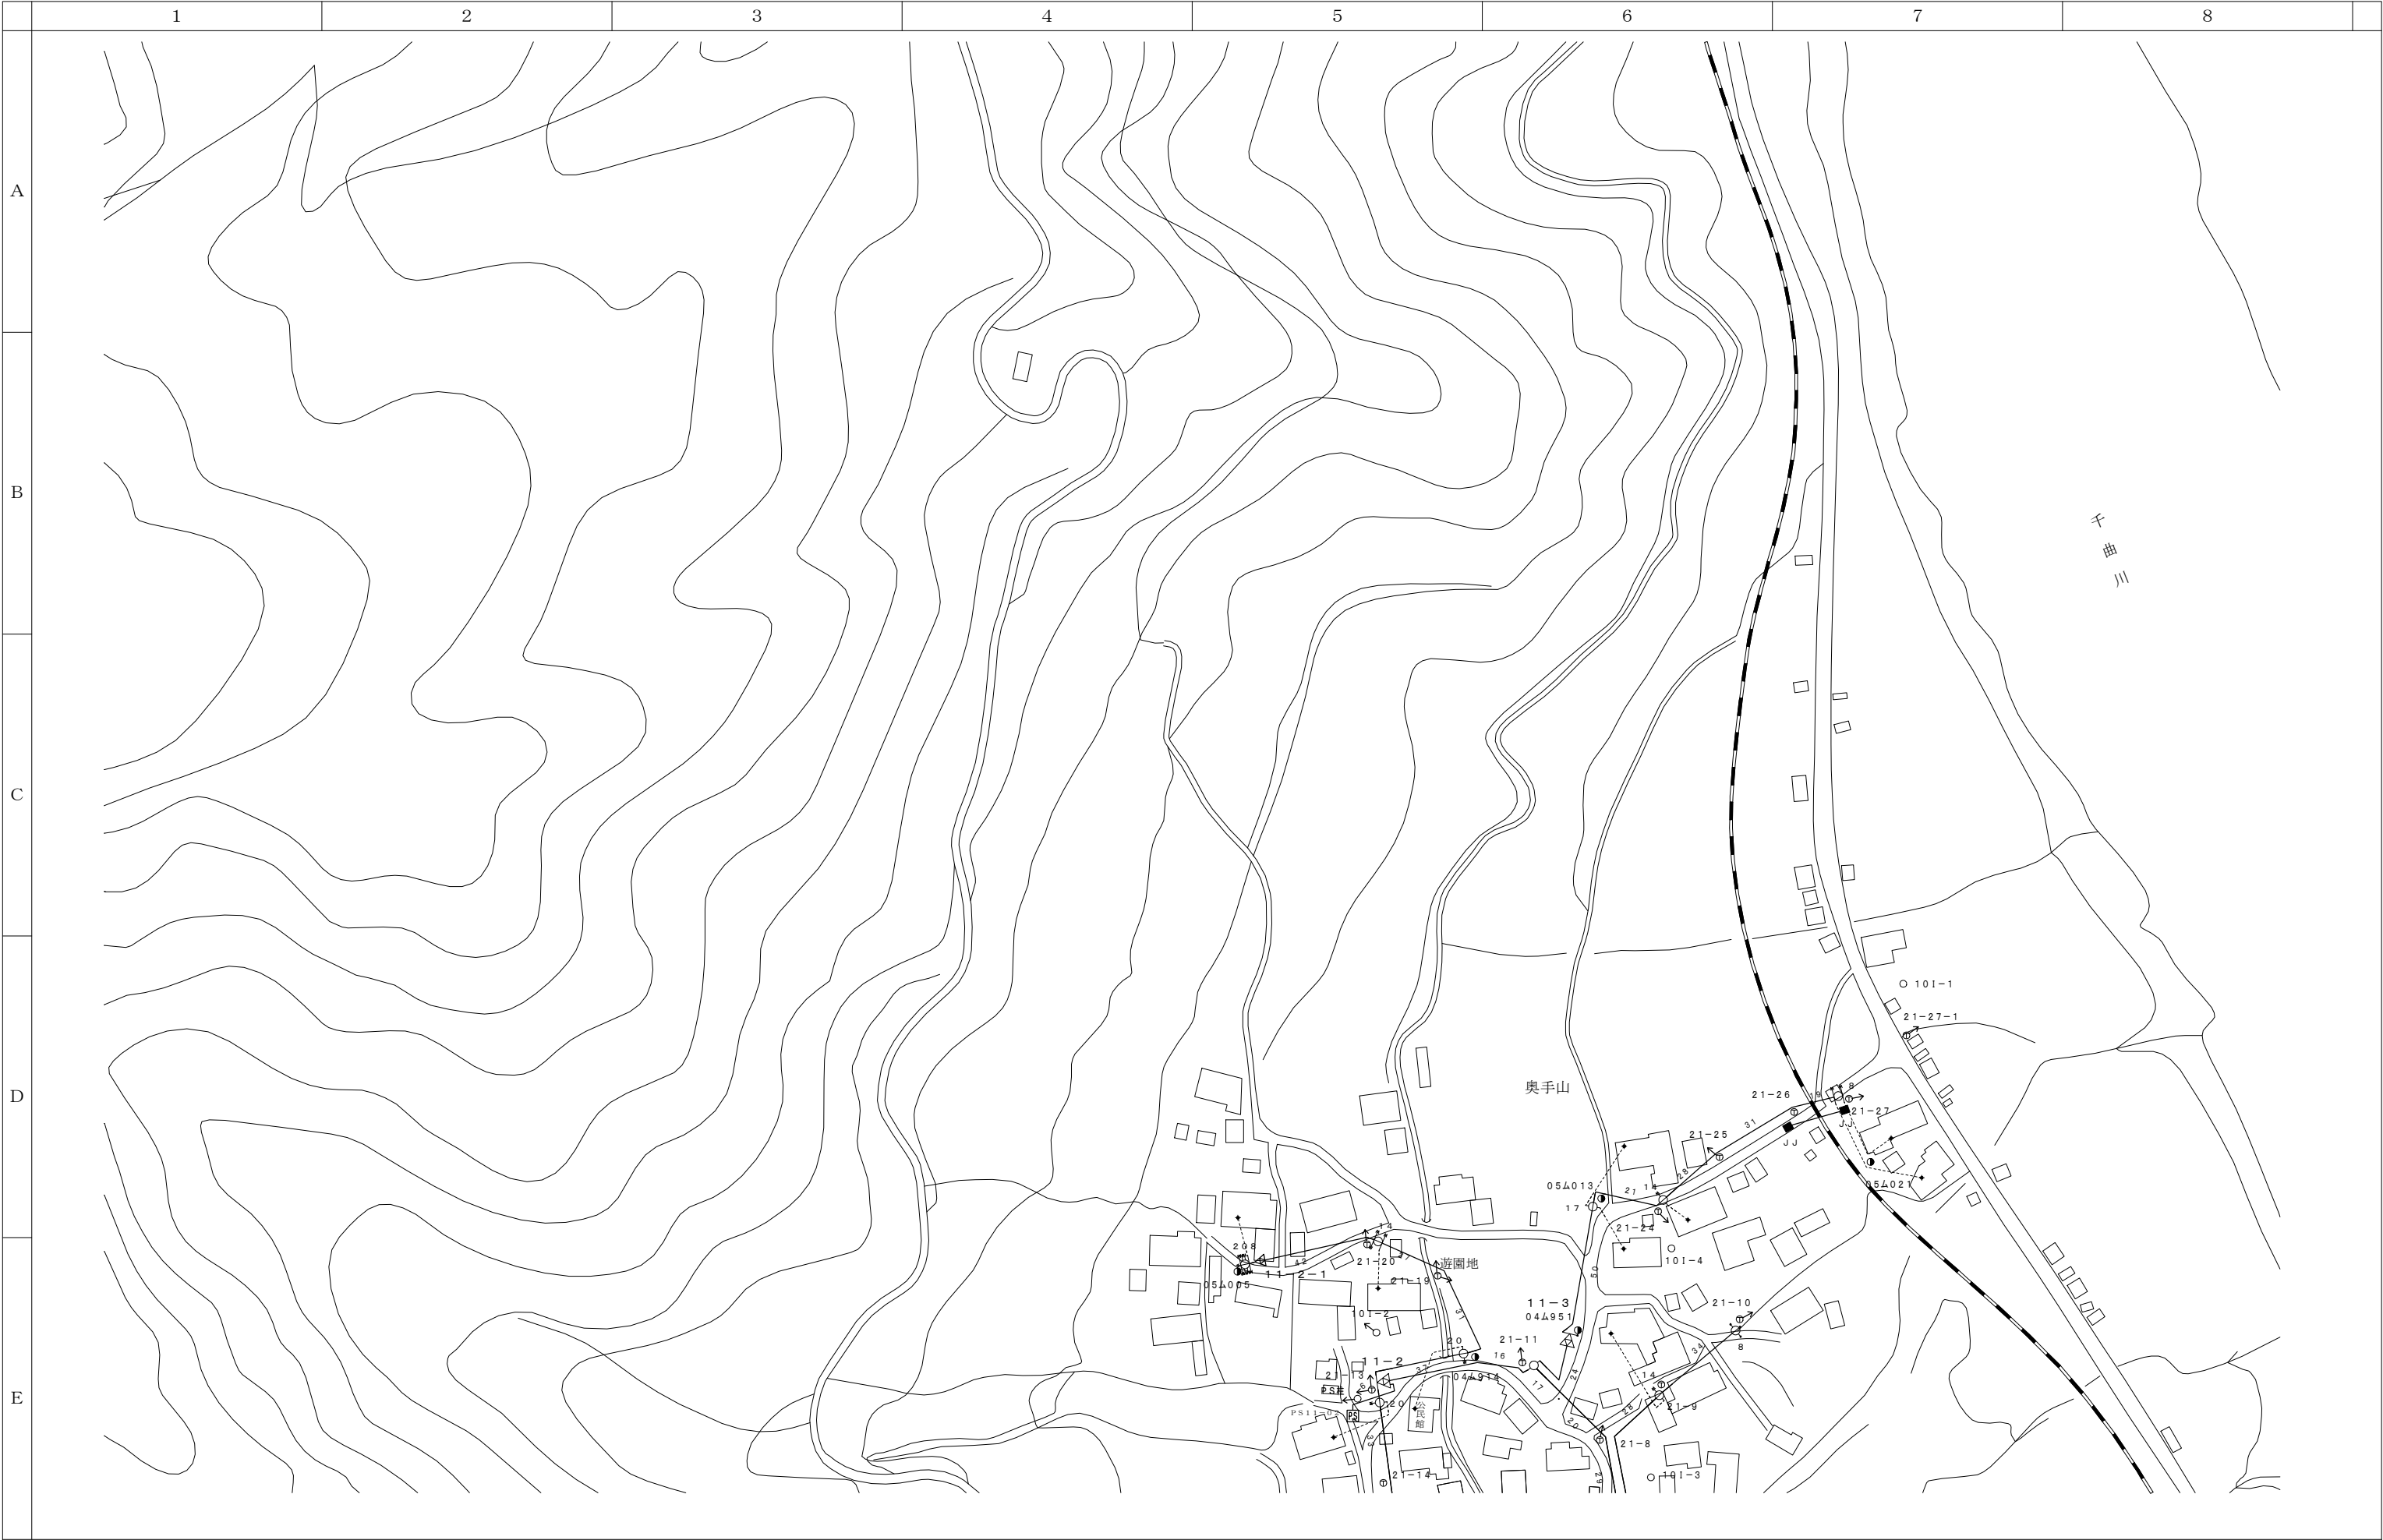

| | |
|------|------|
| 09-H | 09-J |
| 10-I | 10-J |
| 11-I | 11-J |

| 会 社 名 | | | | | 施 設 名 | | 年 月 | | | | | |
|--------|--|--------|--|--------|-------------------------|--------|-----|--------|-----------|------|--------|---|
| | | | | | 令和8年度中野市情報通信施設HFC設備撤去工事 | | | | | | | |
| 部 長 | | 次 長 | | 課 長 | | 主 任 | | 担 当 | 図 名 | 図 番 | 縮 尺 | 頁 |
| | | | | | | | | | 伝送路設備 線路図 | 10-I | 1/1000 | |

 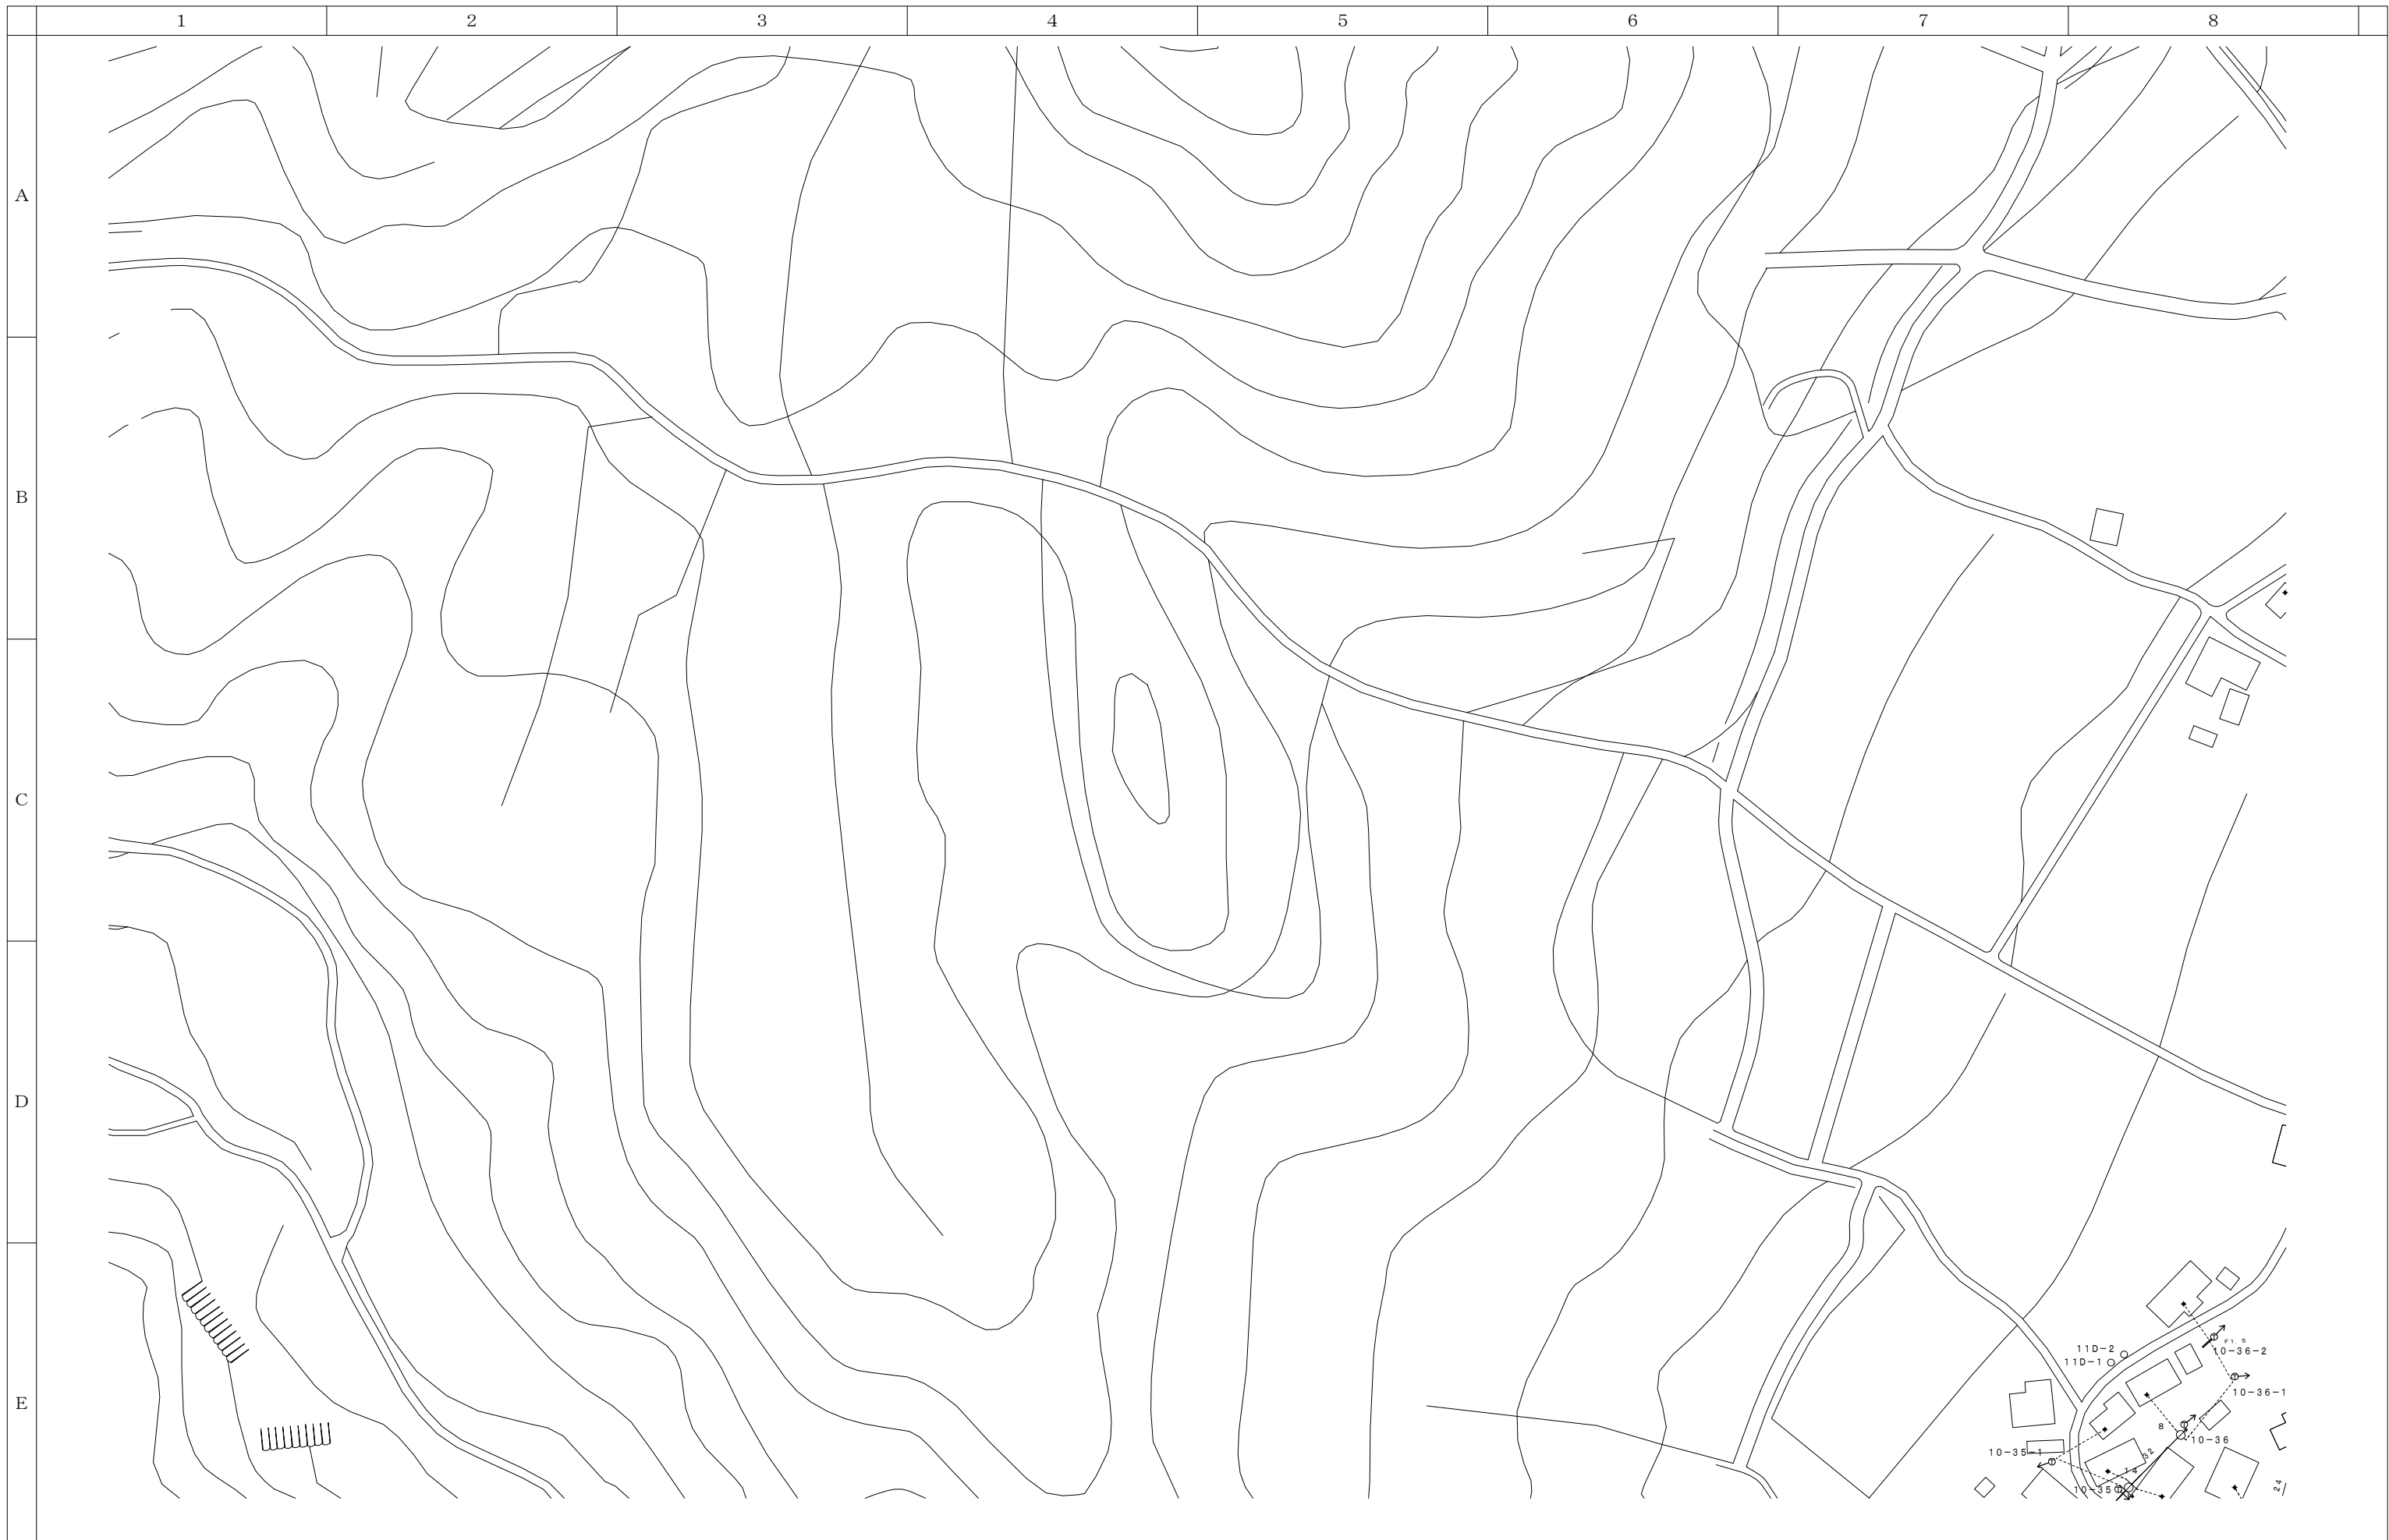

| | |
|-------|-------|
| | 1 0-E |
| 1 1-D | 1 1-E |
| 1 2-D | 1 2-E |

| | | | | | | | | | | | | | |
|-------|--|----|--|----|--|-------------------------|--|----|-----------|-----|------|--------|---|
| 会 社 名 | | | | | | 施 設 名 | | | | 年 月 | | | |
| | | | | | | 令和8年度中野市情報通信施設HFC設備撤去工事 | | | | | | | |
| 部長 | | 次長 | | 課長 | | 主任 | | 担当 | 図 名 | | 図 番 | 縮 尺 | 頁 |
| | | | | | | | | | 伝送路設備 線路図 | | 11-D | 1/1000 | |





</




| | |
|------|------|
| 10-F | 10-G |
| 11-F | 11-G |
| 12-F | 12-H |

| 会 社 名 | | | | | | 施 設 名 | | 年 月 | | | | | |
|--------|--|--------|--|--------|--|-------------------------|--|--------|--|-----------|------|--------|---|
| | | | | | | 令和8年度中野市情報通信施設HFC設備撤去工事 | | | | | | | |
| 部 長 | | 次 長 | | 課 長 | | 主 任 | | 担 当 | | 図 名 | 図 番 | 縮 尺 | 頁 |
| | | | | | | | | | | 伝送路設備 線路図 | 11-G | 1/1000 | |

 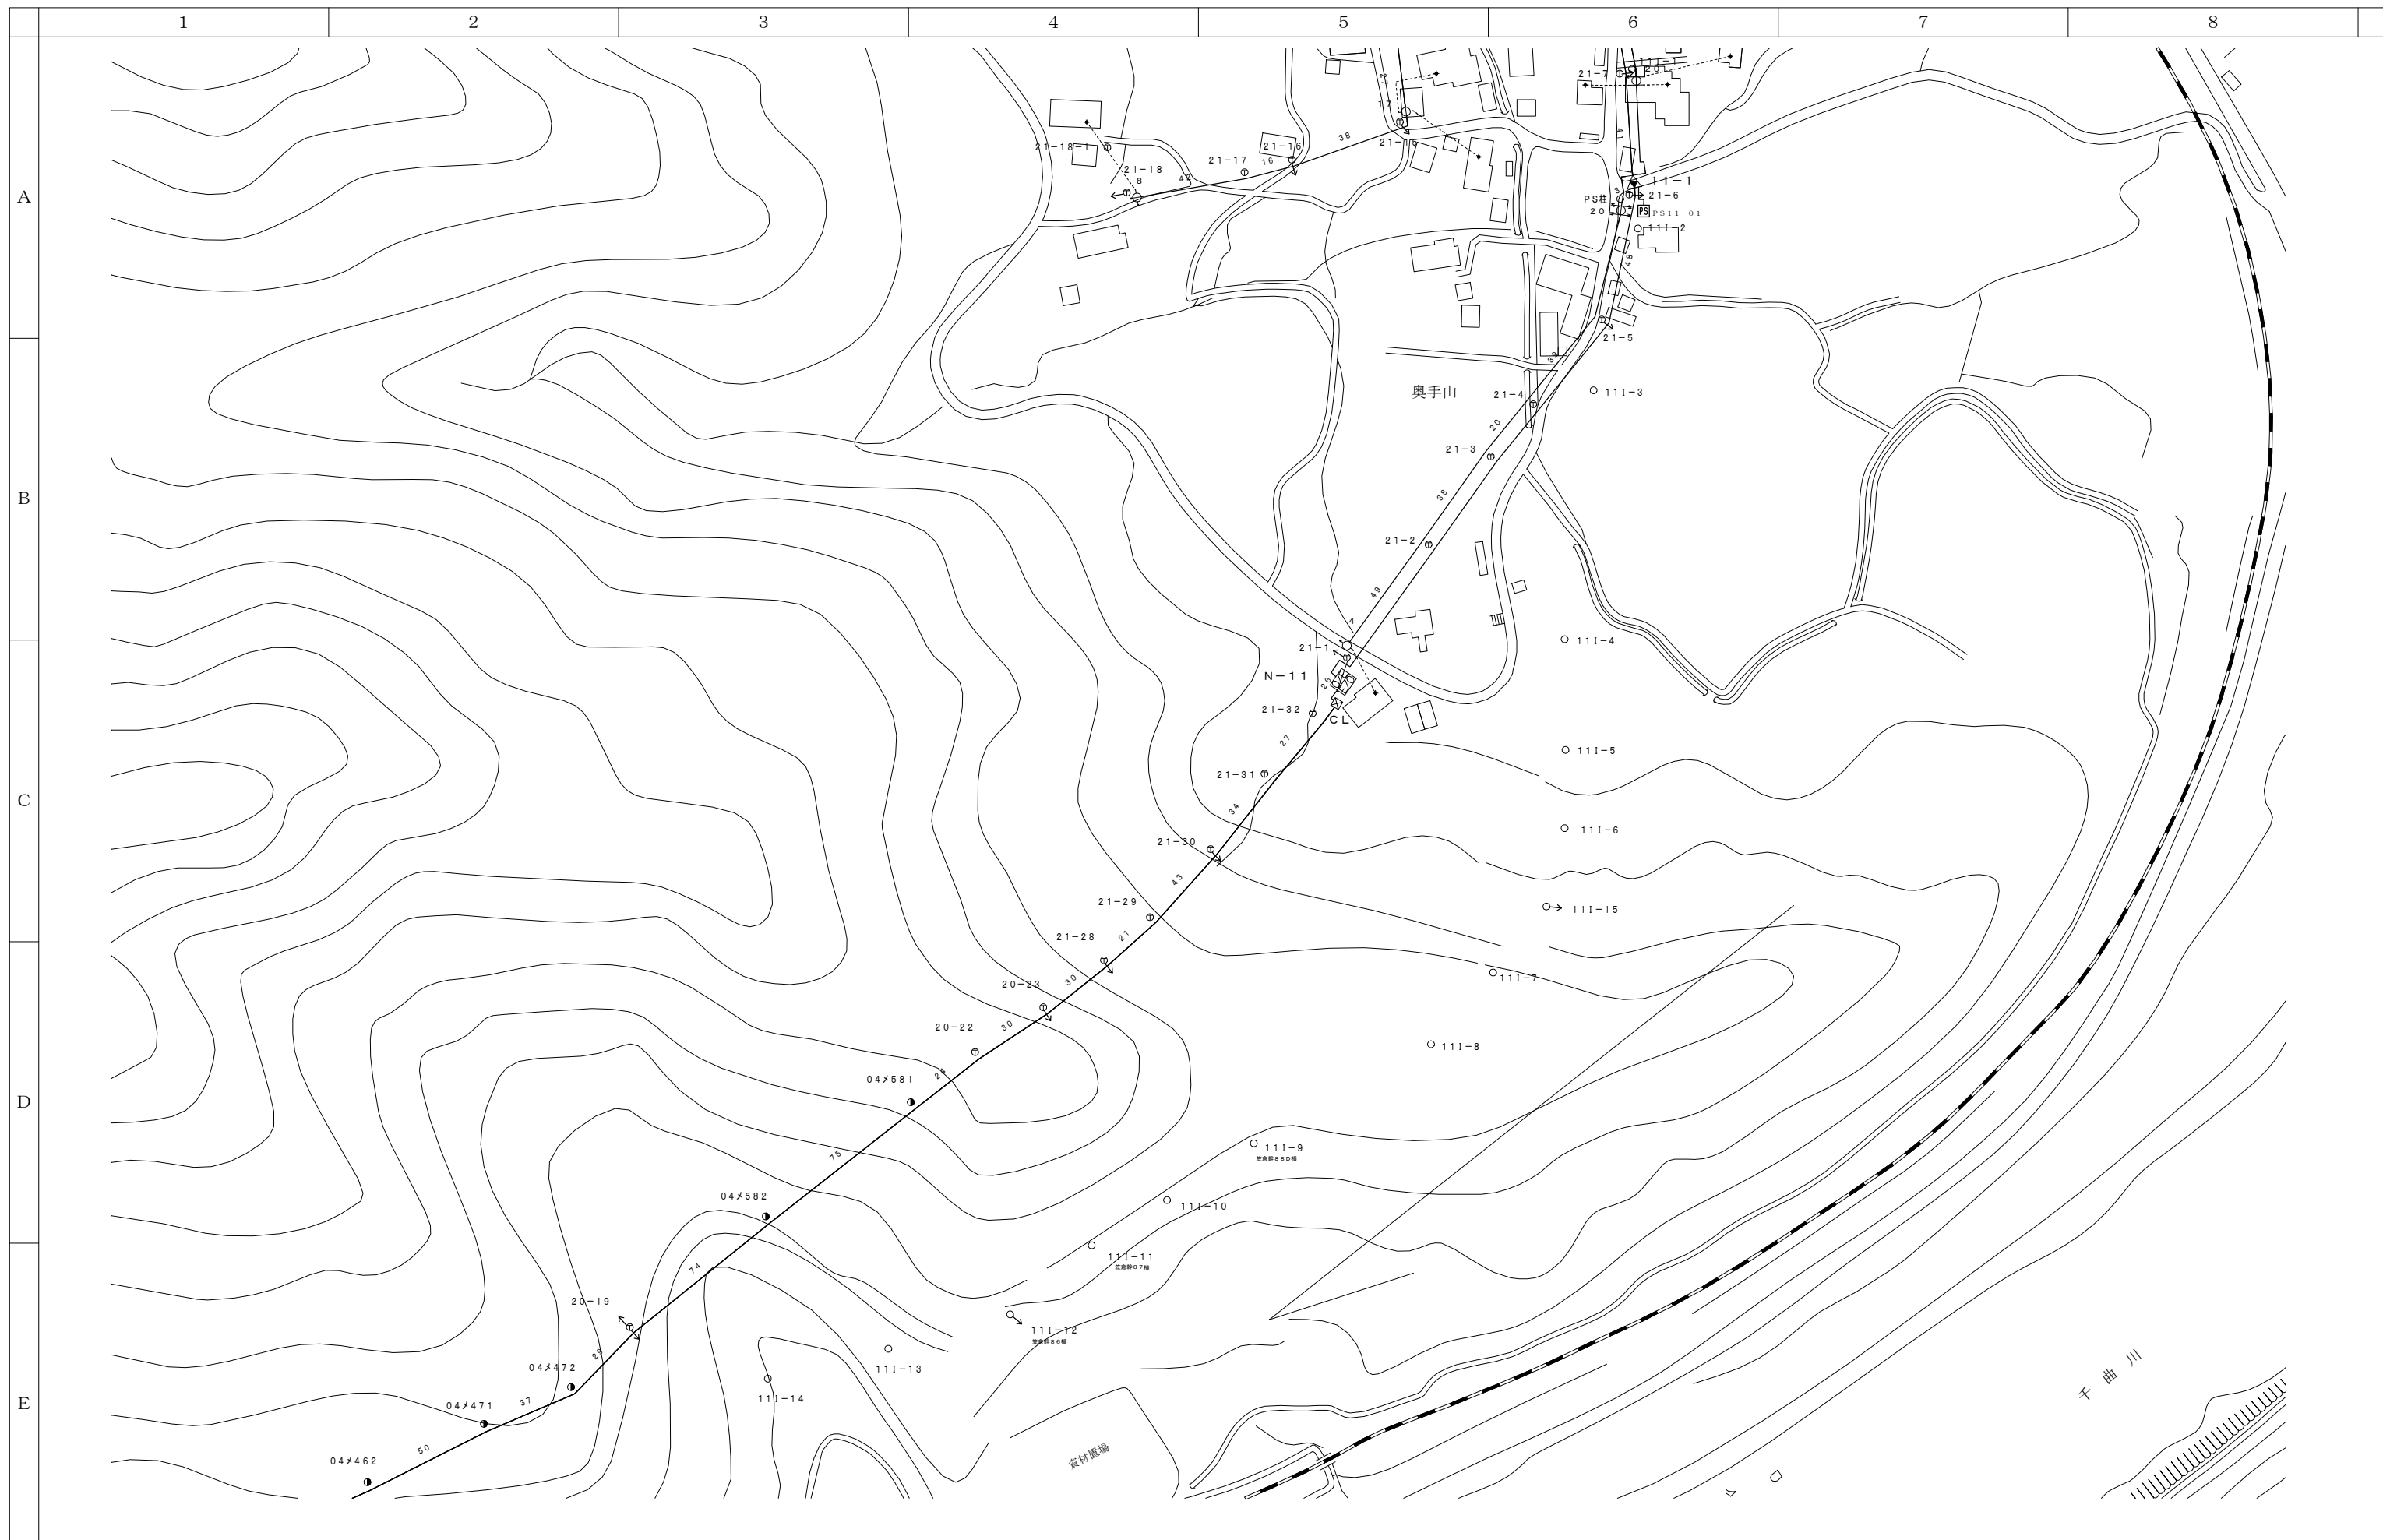

| | | |
|------|------|------|
| | 10-I | 10-J |
| | 11-I | 11-J |
| 12-H | 12-I | 12-J |


| | | | | | | | | | |
|-------|--|----|--|----|--|-------------------------|--|------|--------|
| 会 社 名 | | | | | | 施 設 名 | | 年 月 | |
| | | | | | | 令和8年度中野市情報通信施設HFC設備撤去工事 | | | |
| 部長 | | 次長 | | 課長 | | 主任 | | 担当 | |
| | | | | | | 図 名 | | 図 番 | 縮 尺 |
| | | | | | | 伝送路設備 線路図 | | 11-I | 1/1000 |

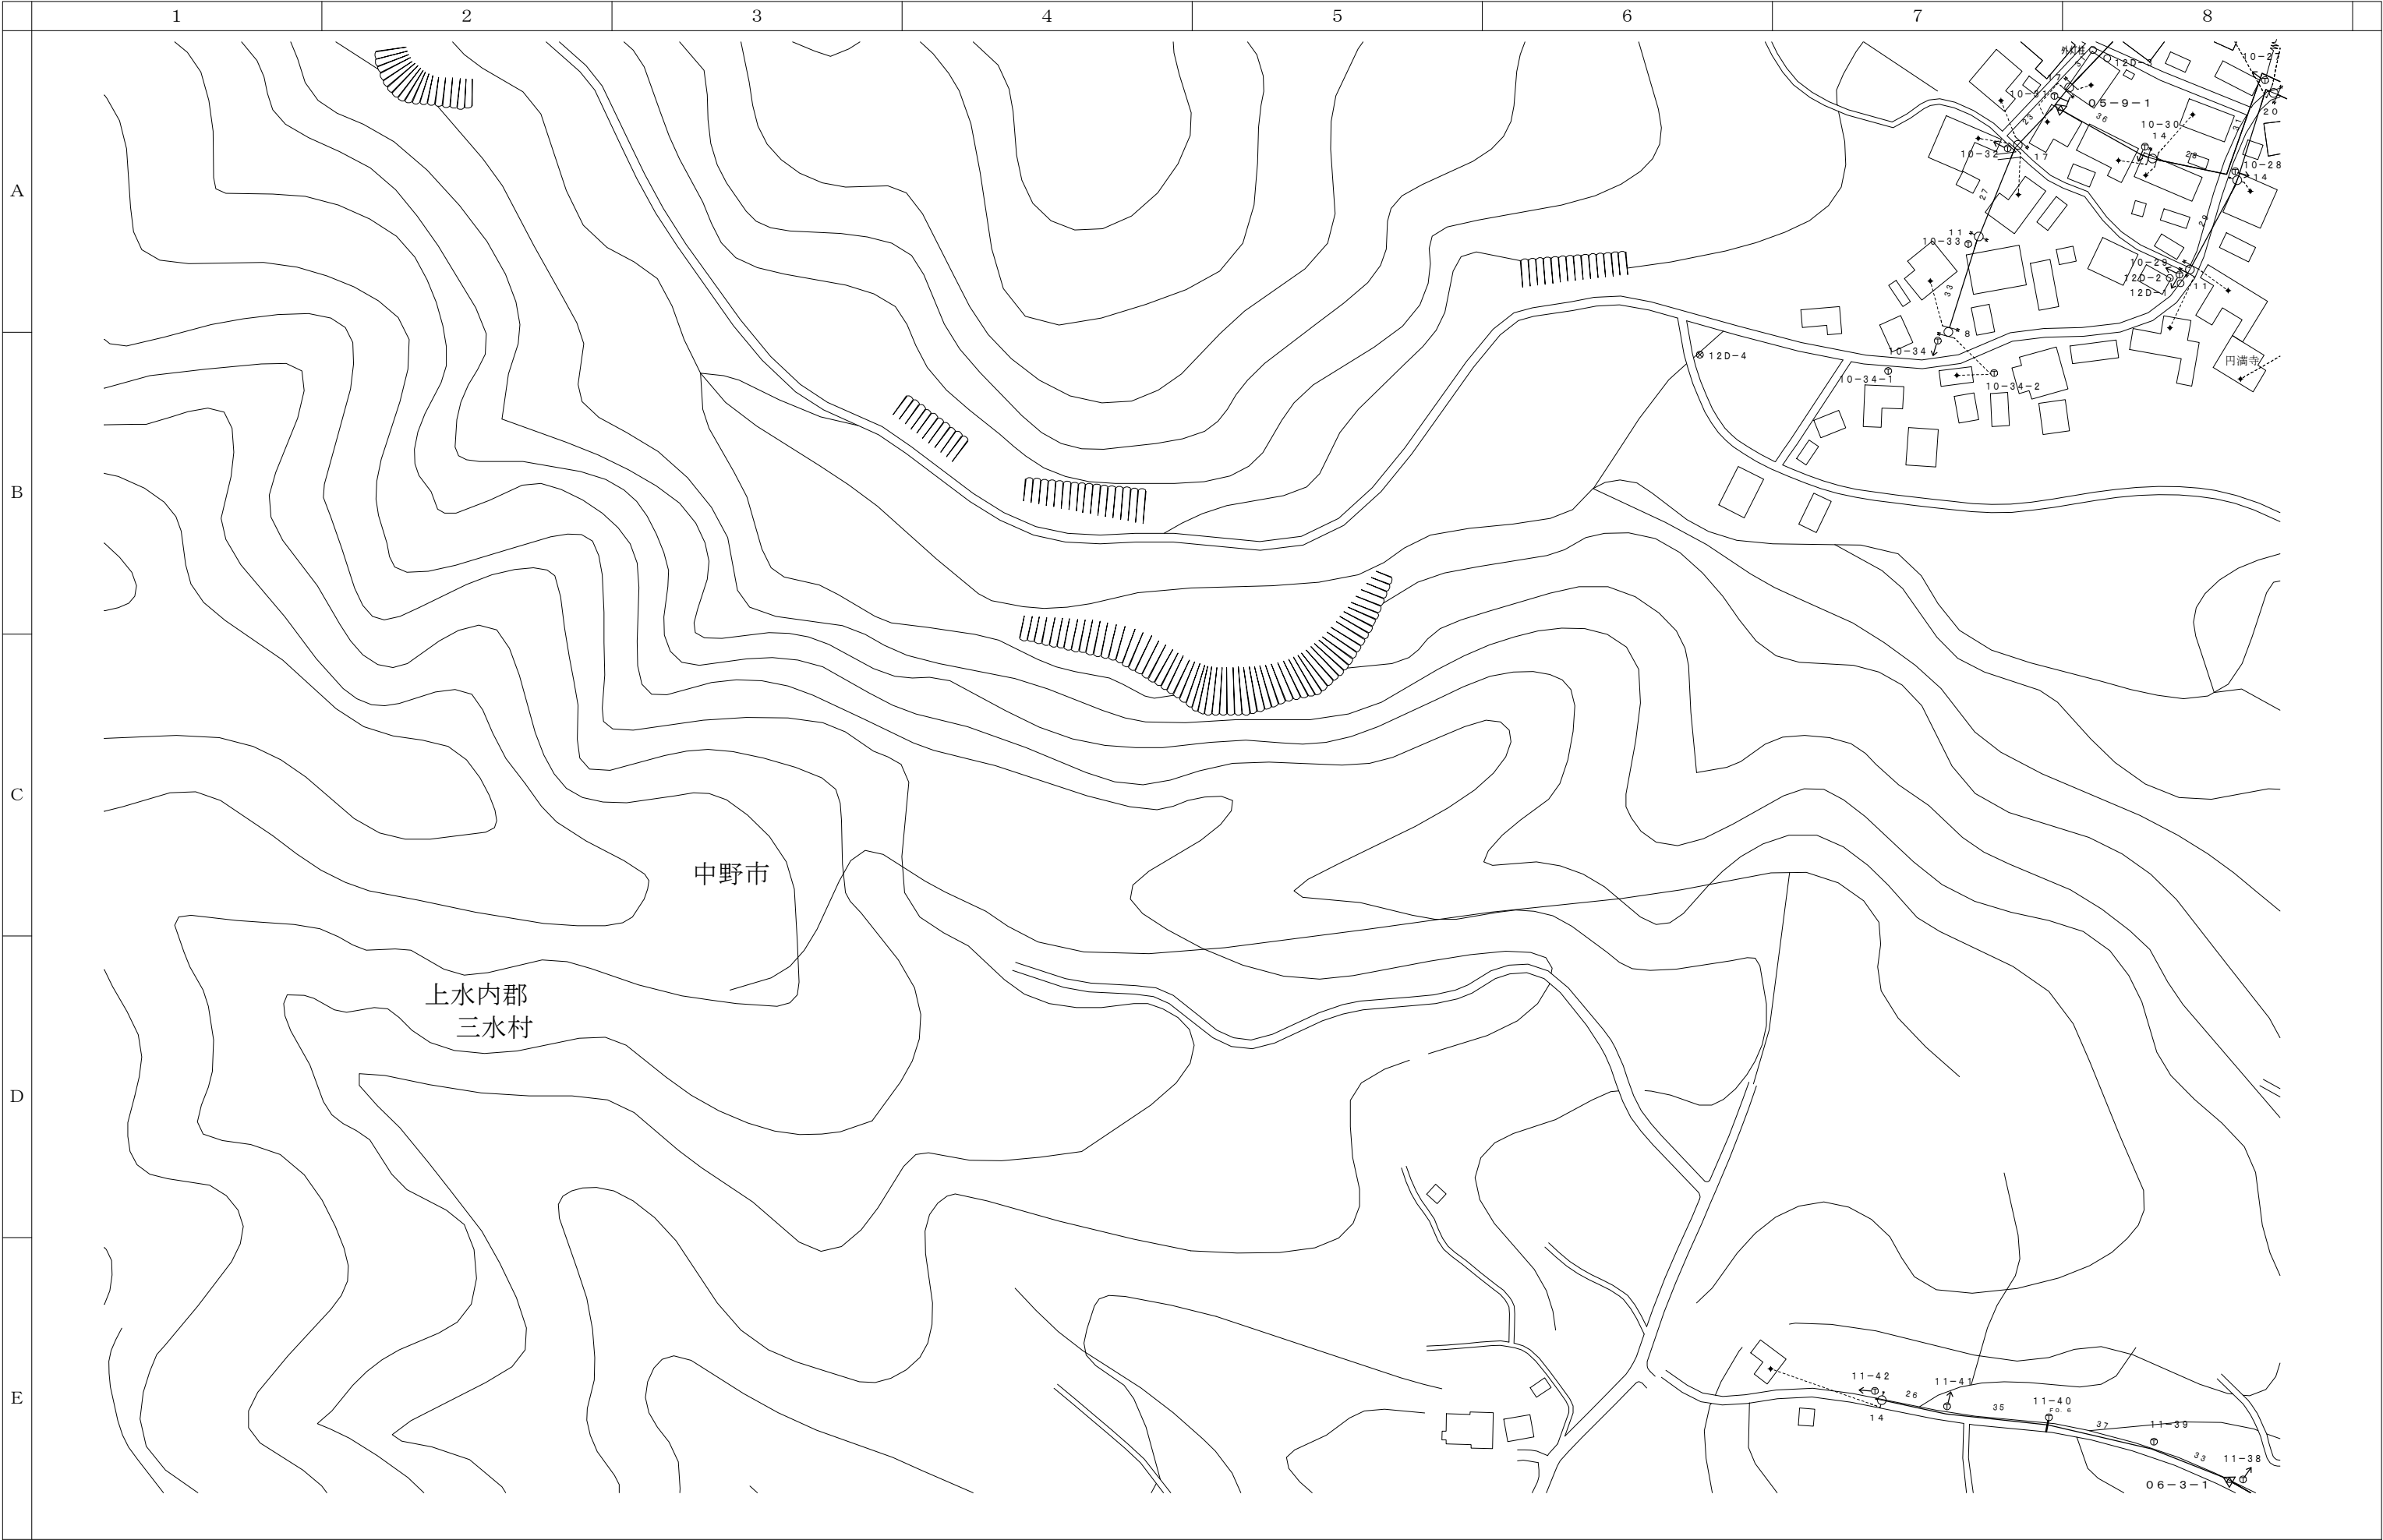





| | | |
|------|------|------|
| 11-D | 11-E | 11-F |
| 12-D | 12-E | 12-F |
| 13-D | 13-E | 13-F |

| 会 社 名 | | | | | | 施 設 名 | | 年 月 | | | | | | | | | |
|--------|--|--------|--|--------|--|-------------------------|--|--------|--|-----------|--|------|--|--------|--|---|--|
| | | | | | | 令和8年度中野市情報通信施設HFC設備撤去工事 | | | | | | | | | | | |
| 部 長 | | 次 長 | | 課 長 | | 主 任 | | 担 当 | | 図 名 | | 図 番 | | 縮 尺 | | 頁 | |
| | | | | | | | | | | 伝送路設備 線路図 | | 12-E | | 1/1000 | | | |

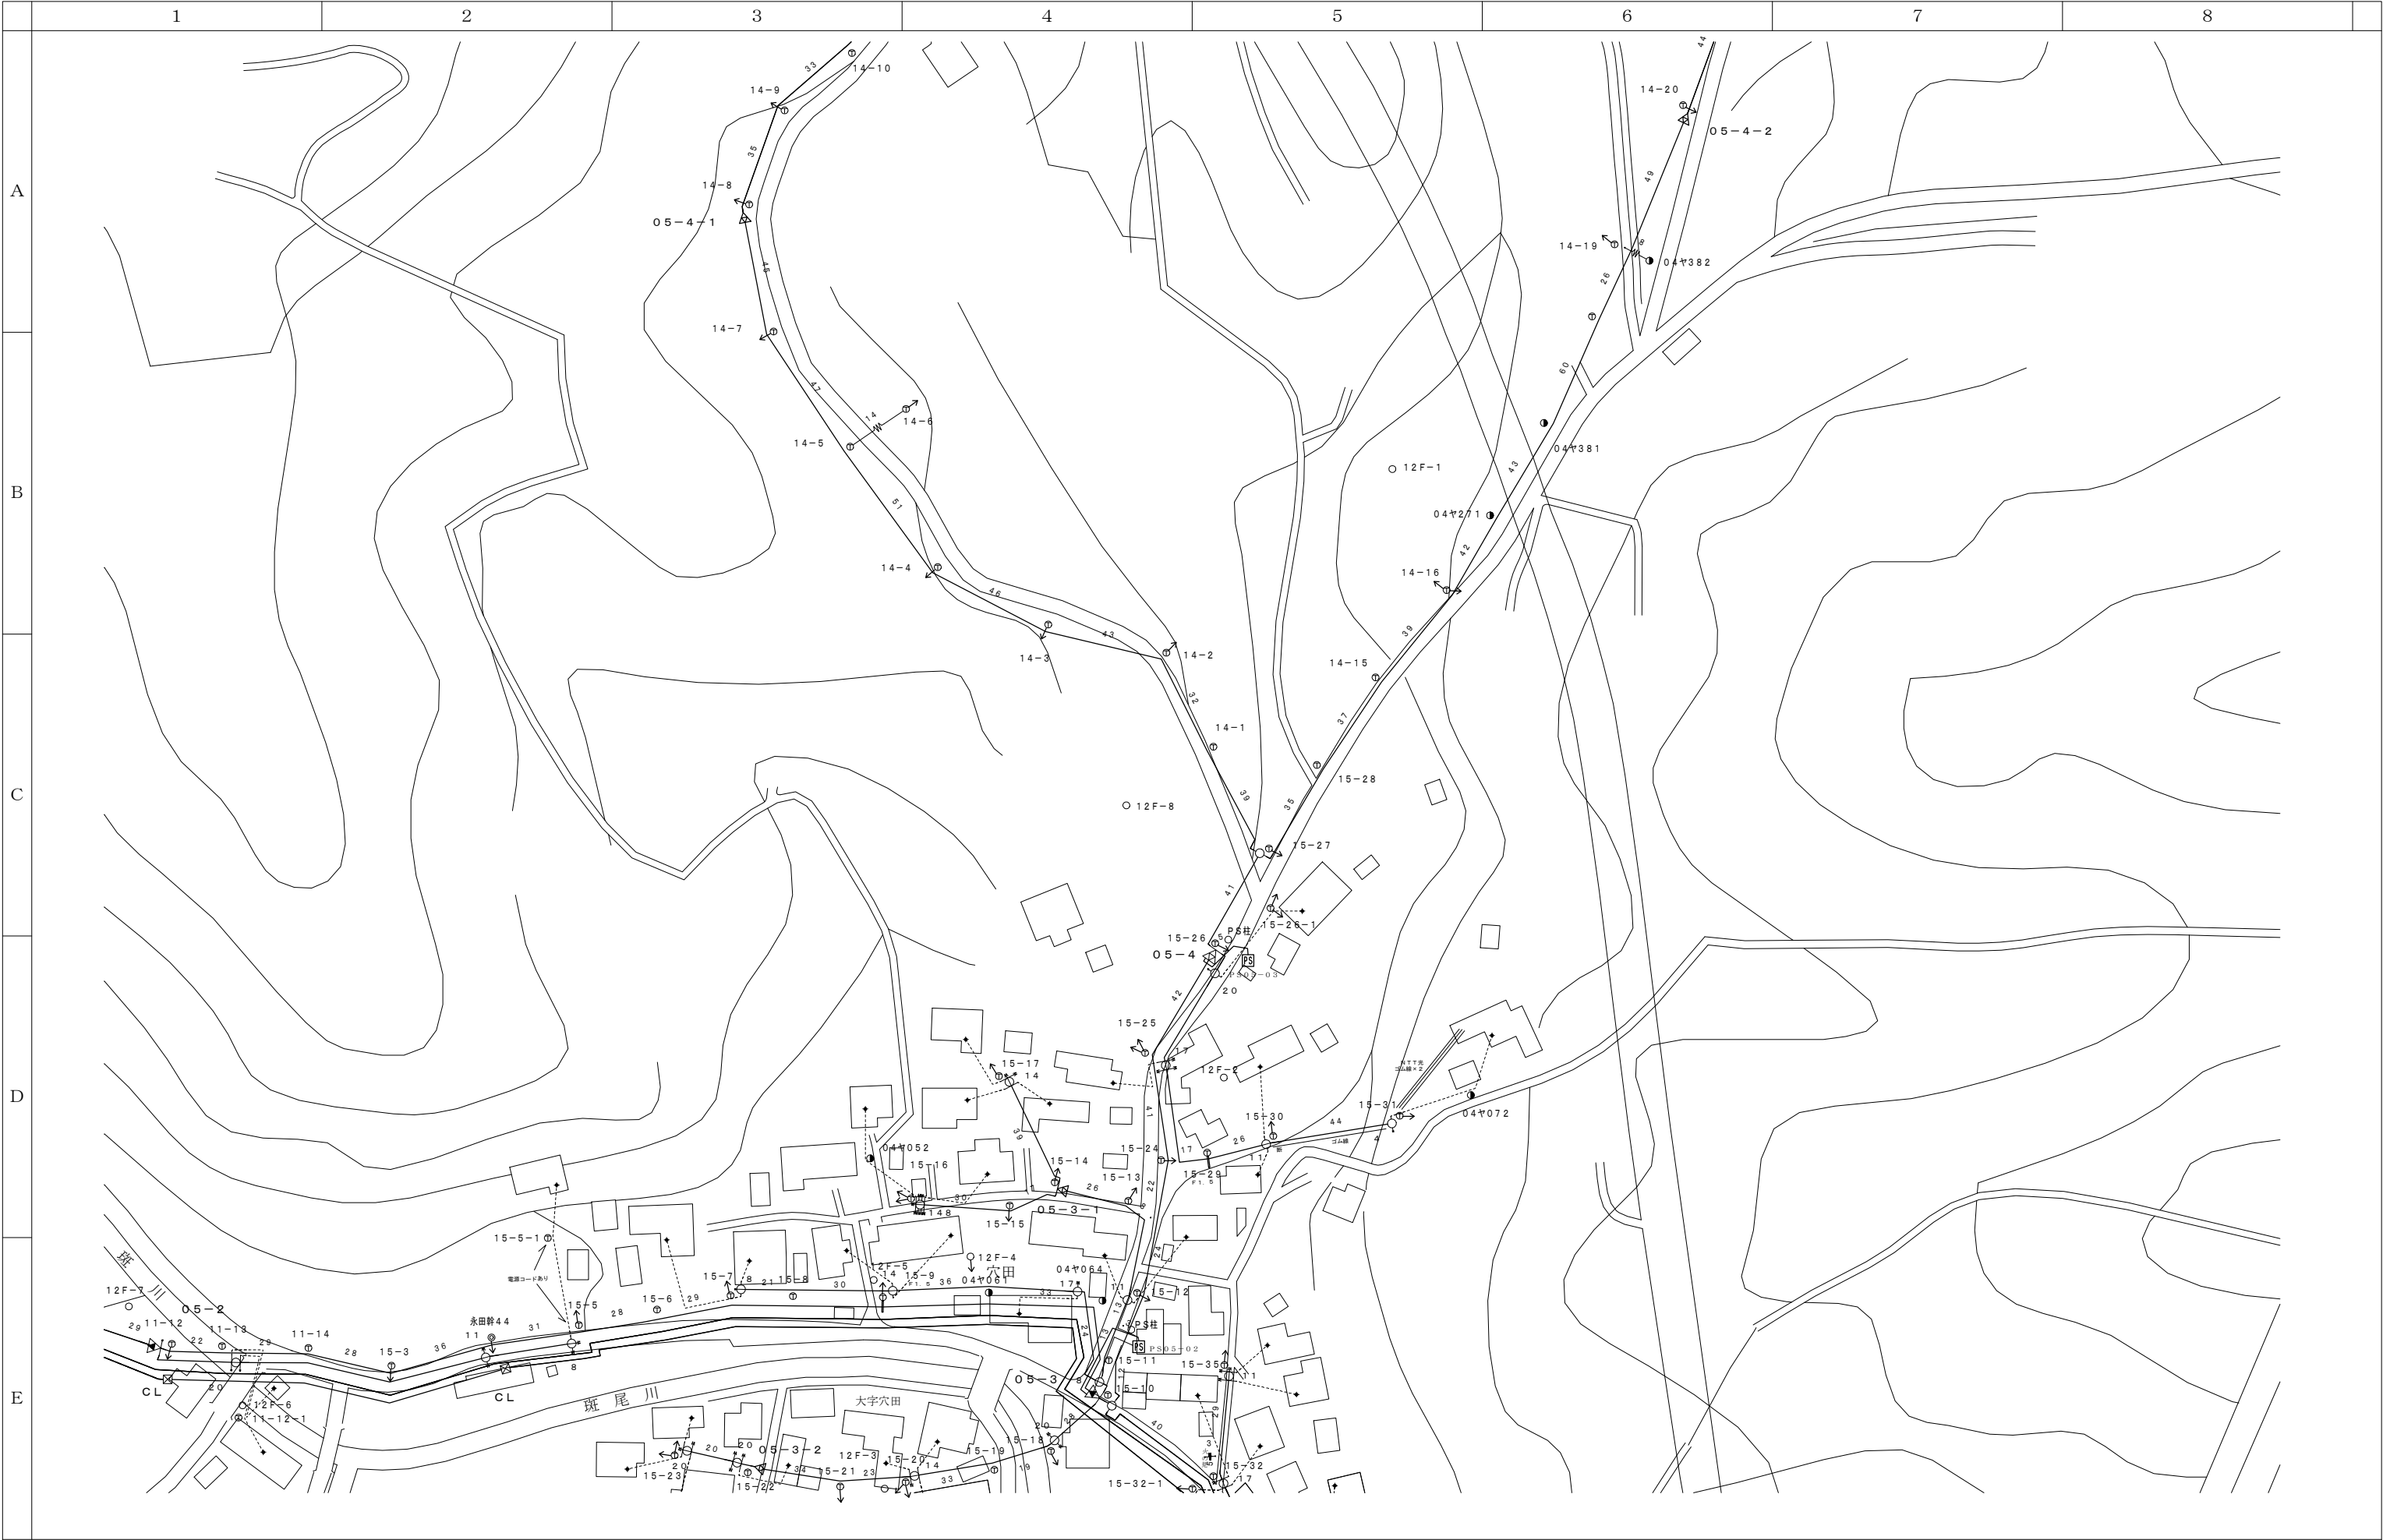


| | | |
|------|------|------|
| 11-E | 11-F | 11-G |
| 12-E | 12-F | |
| 13-E | 13-F | 13-G |

| 会 社 名 | | | | | 施 設 名 | | 年 月 | | | | | | | |
|-------|--|----|--|----|-------------------------|----|-----|----|--|-----------|--|---------|-------------|---|
| | | | | | 令和8年度中野市情報通信施設HFC設備撤去工事 | | | | | | | | | |
| 部長 | | 次長 | | 課長 | | 主任 | | 担当 | | 図 名 | | 図 番 | 縮 尺 | 頁 |
| | | | | | | | | | | 伝送路設備 線路図 | | 1 2 - F | 1 / 1 0 0 0 | |

 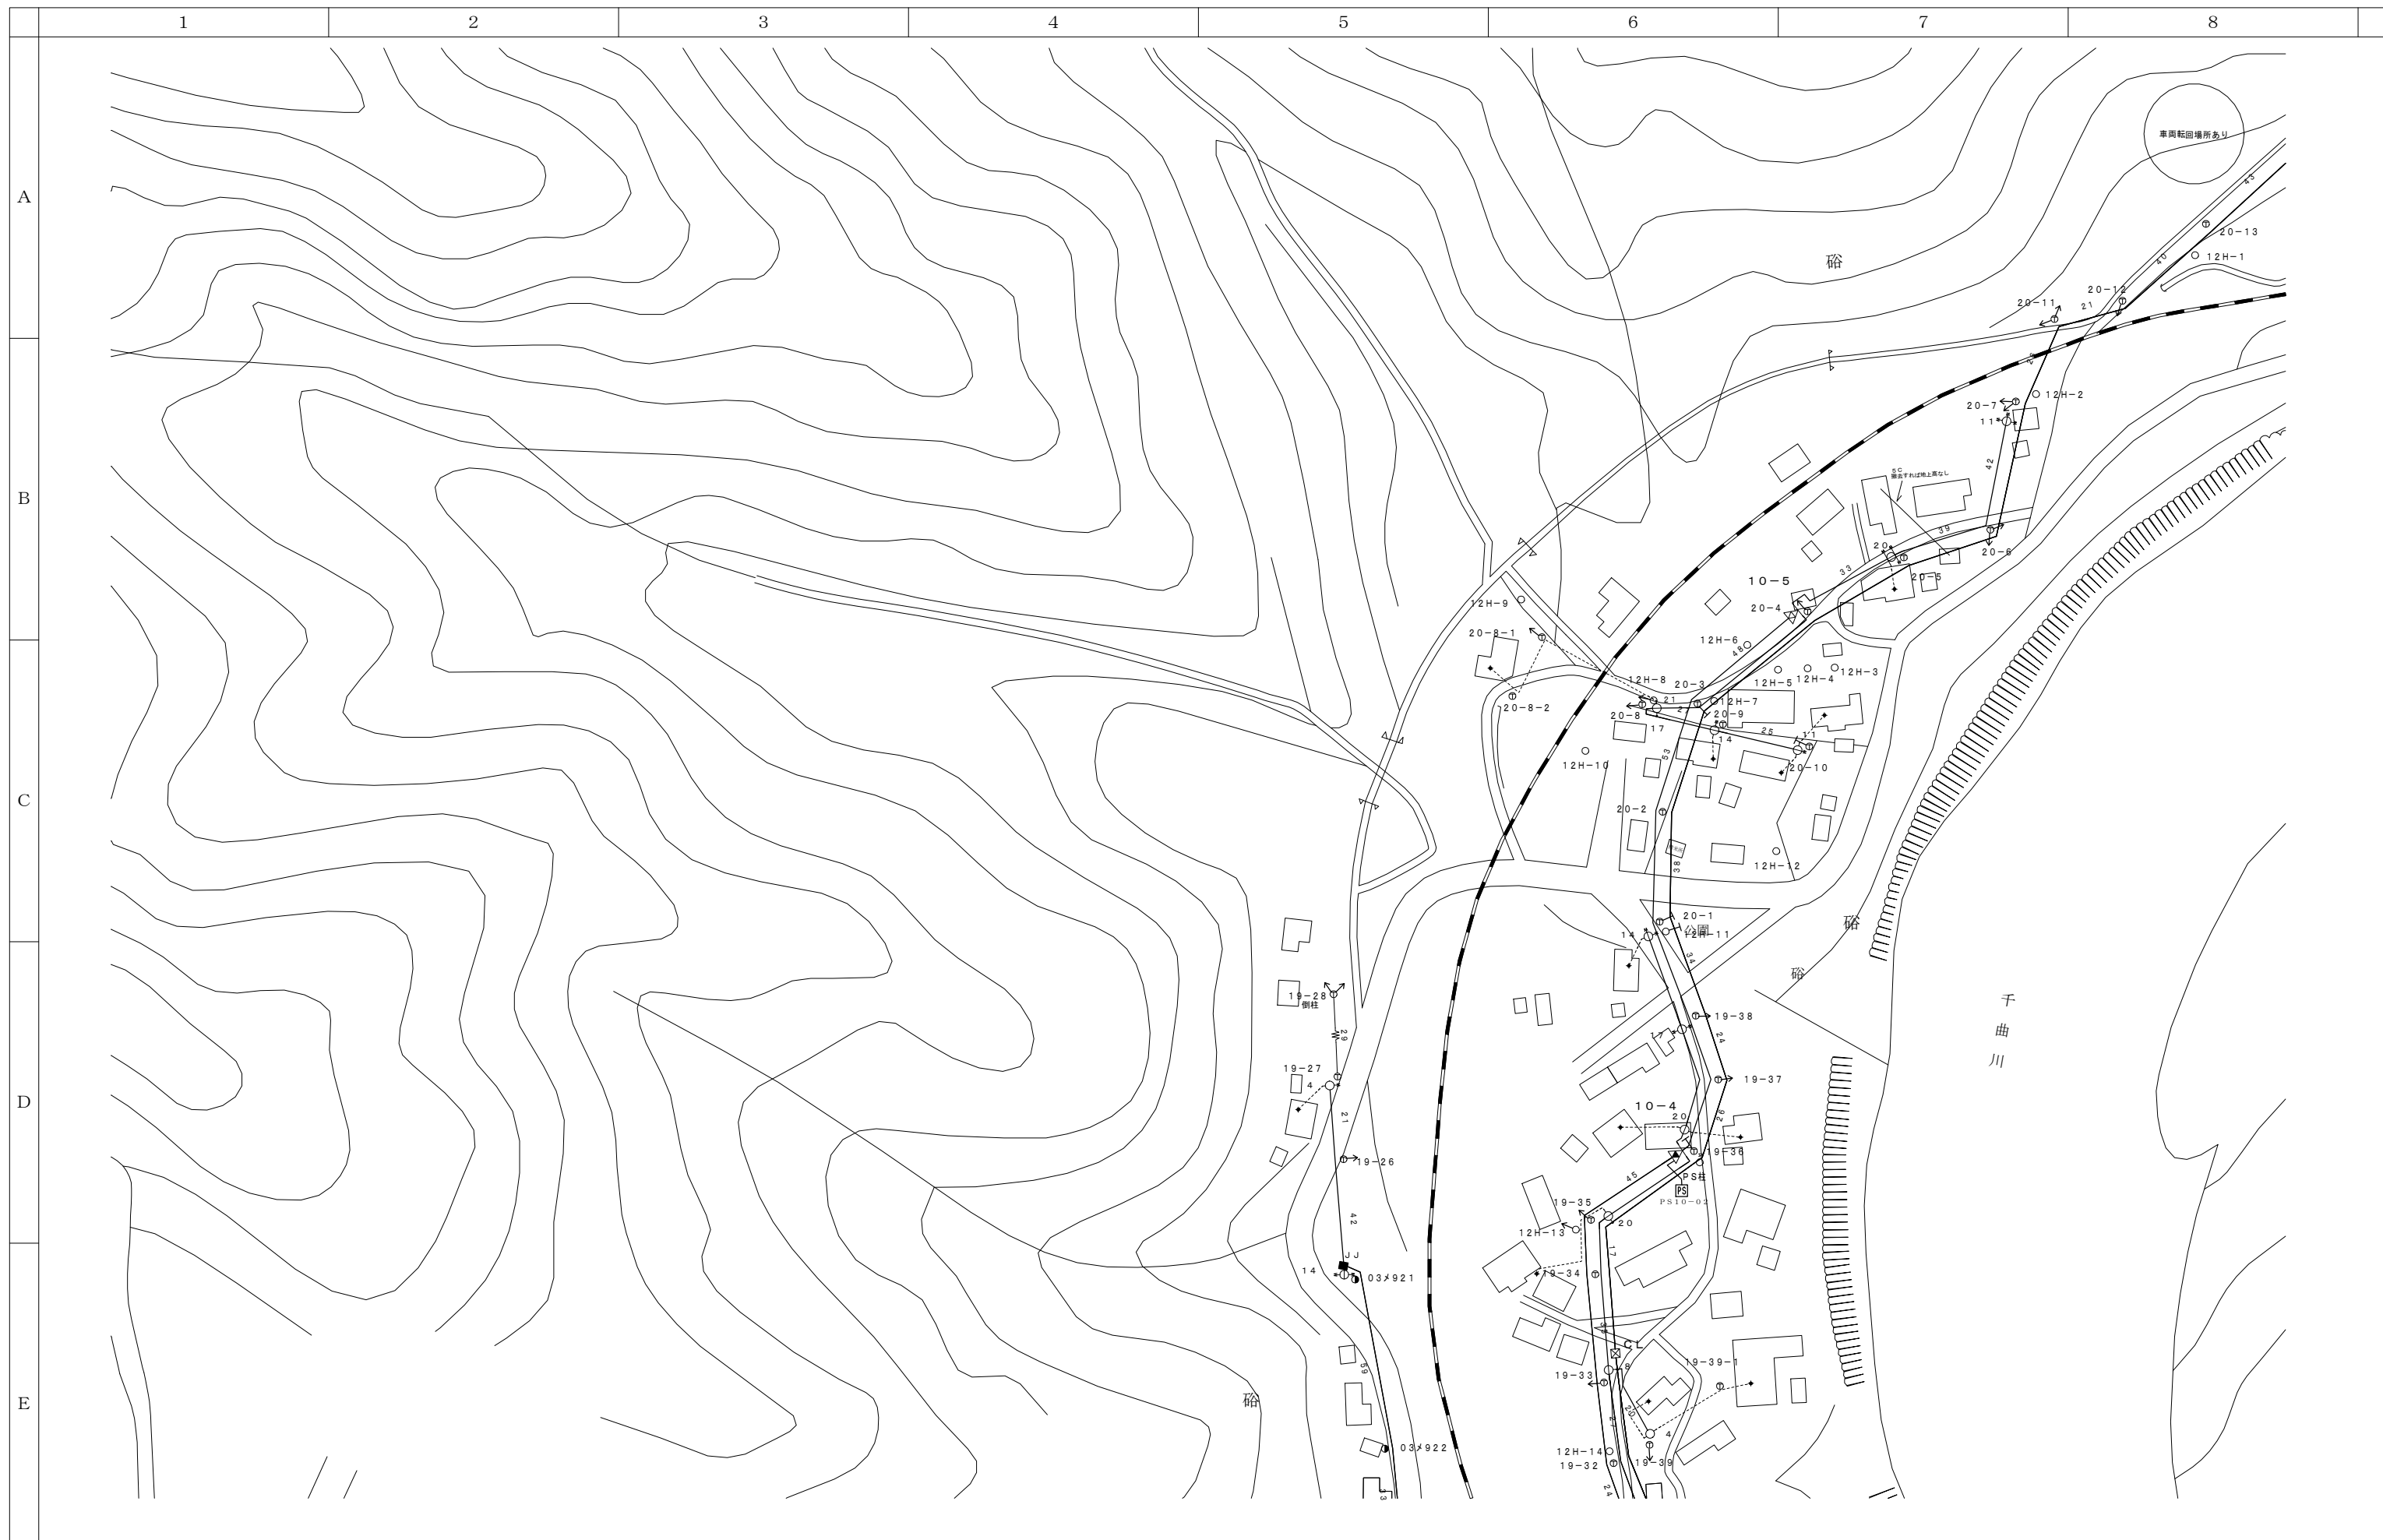

| | | |
|-------|-------|-------|
| 1 1-G | | 1 1-I |
| | 1 2-H | 1 2-I |
| 1 3-G | 1 3-H | |

| | | | | | | | | | | | | | |
|--------|--|--------|--|--------|--|--------|-------------------------|--------|-----------|--|------|--------|---|
| 会 社 名 | | | | | | | 施 設 名 | | | | 年 月 | | |
| | | | | | | | 令和8年度中野市情報通信施設HFC設備撤去工事 | | | | | | |
| 部 長 | | 次 長 | | 課 長 | | 主 任 | | 担 当 | 図 名 | | 図 番 | 縮 尺 | 頁 |
| | | | | | | | | | 伝送路設備 線路図 | | 12-H | 1/1000 | |


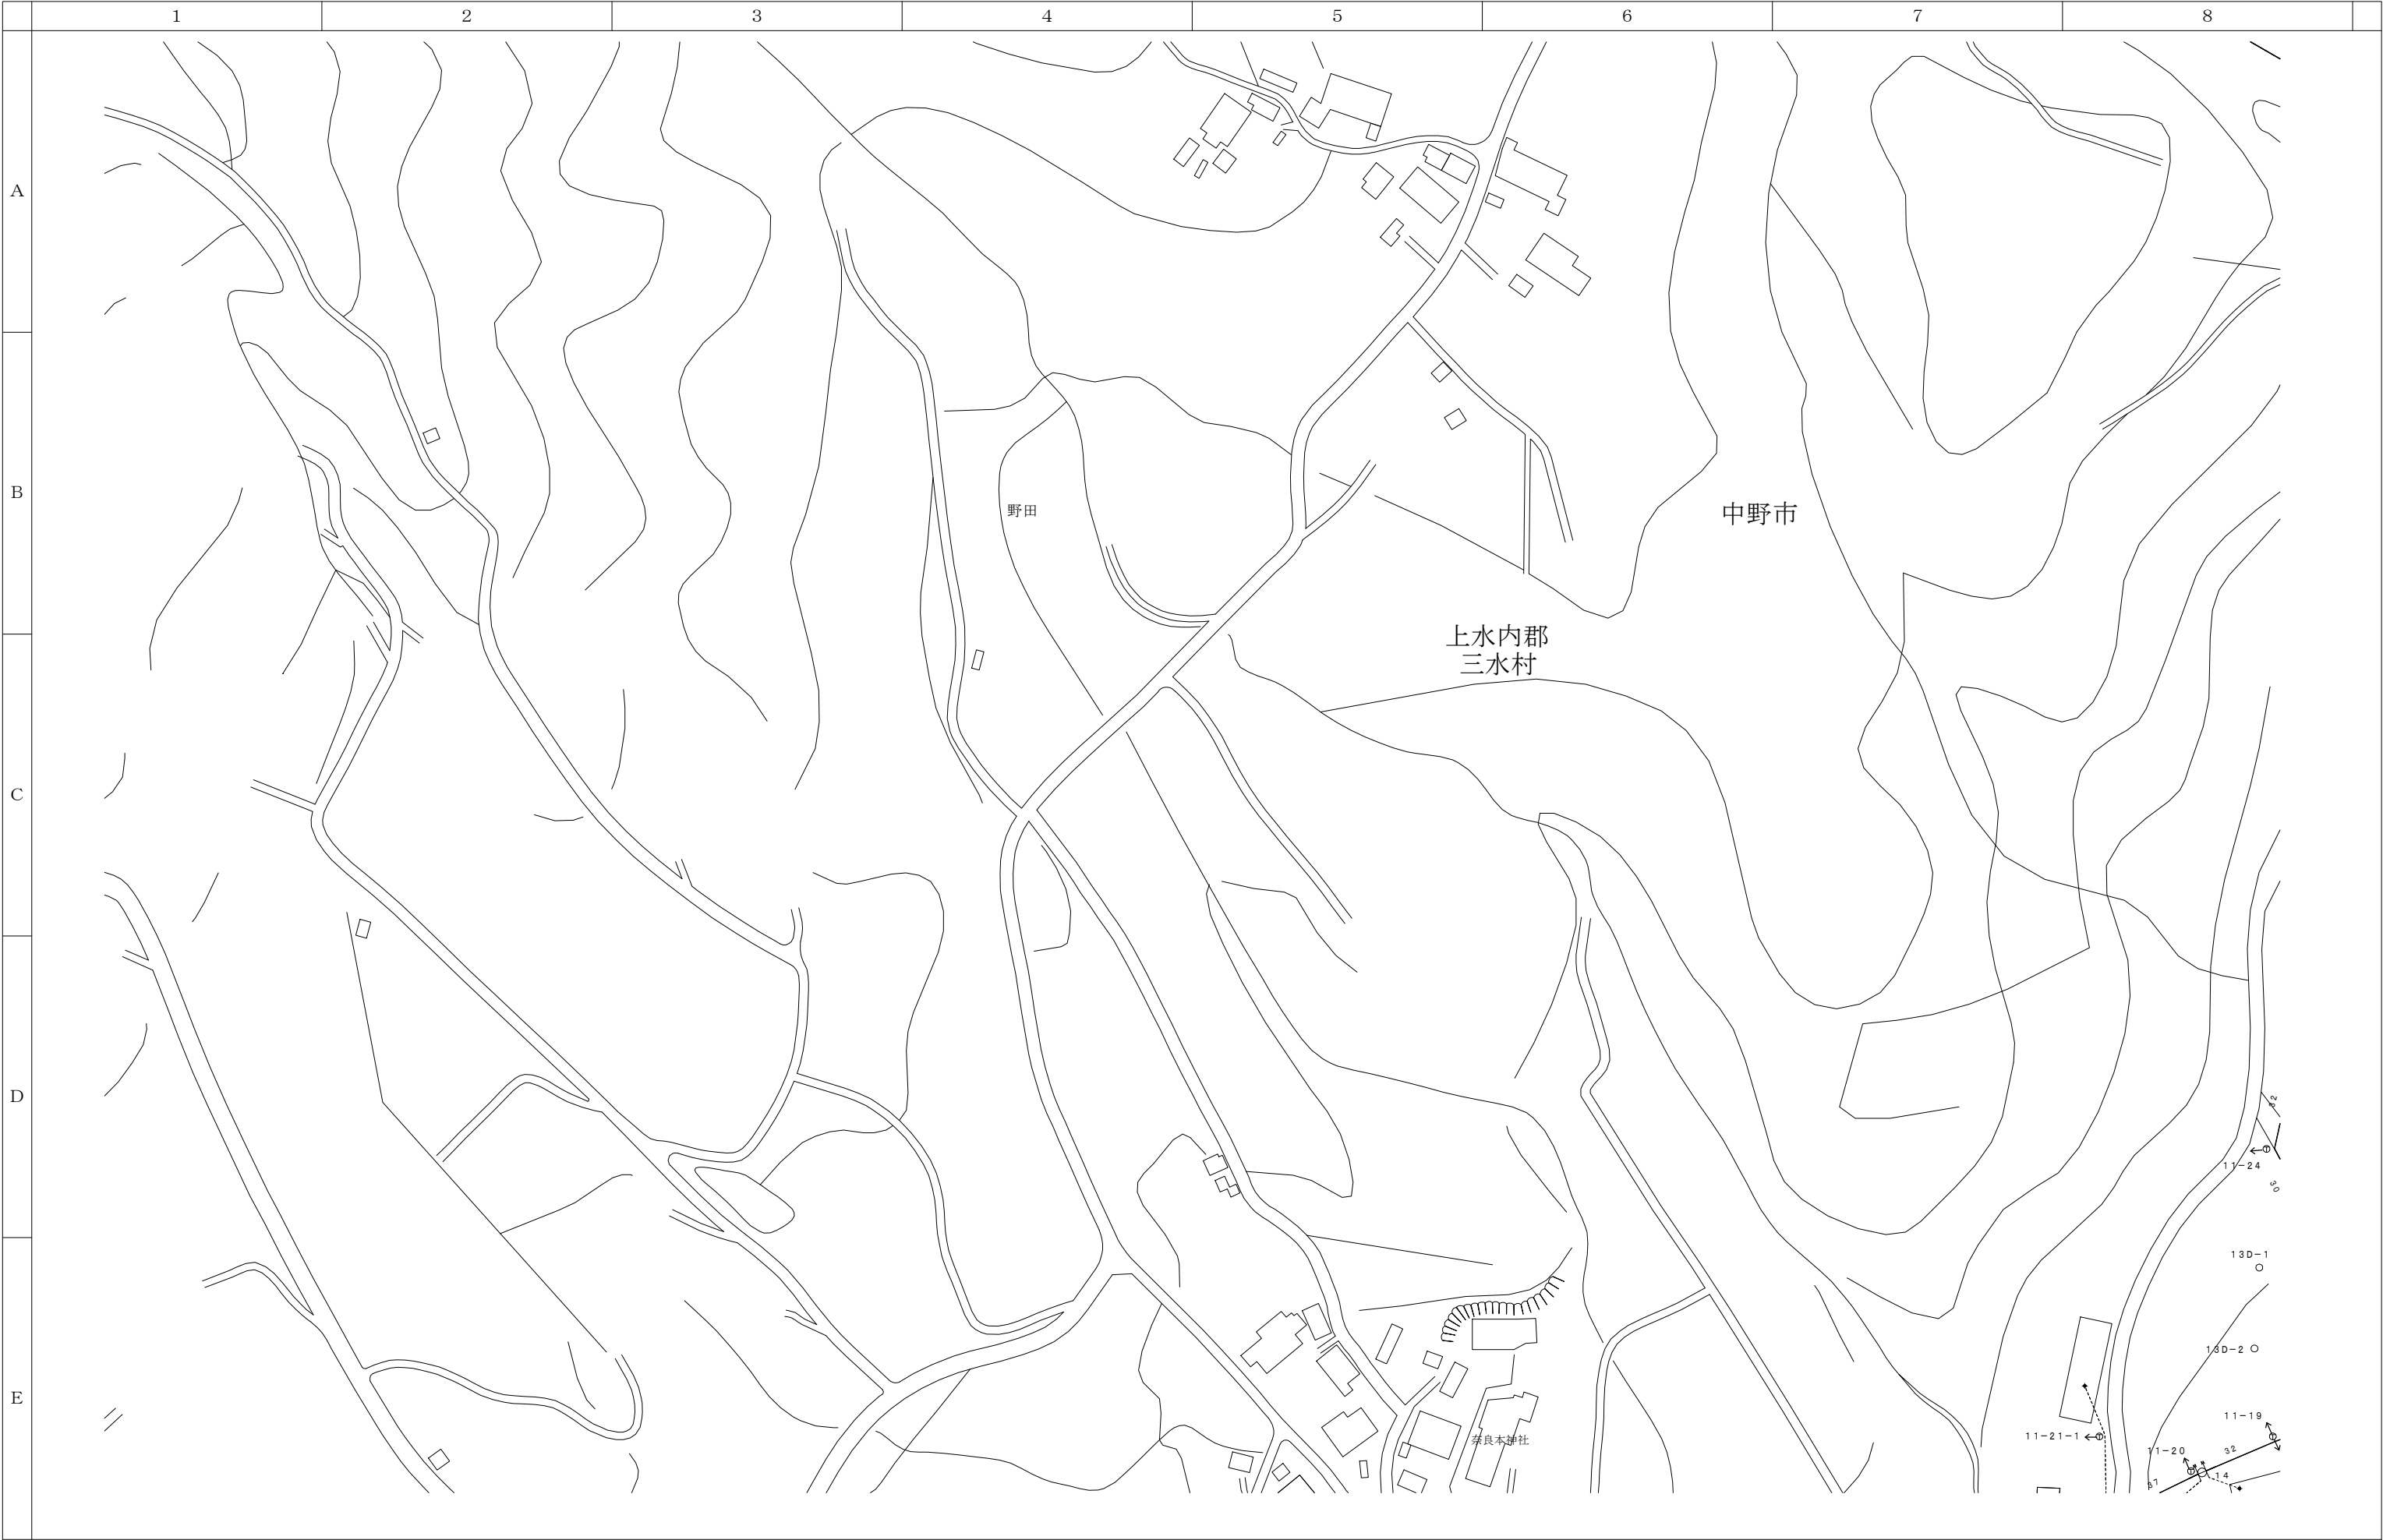


01020304050100m

| | |
|------|------|
| 12-D | 12-E |
| 13-D | 13-E |
| 14-D | 14-E |

| 会 社 名 | | | | | | 施 設 名 | | 年 月 | | | | | |
|---|--|--|--|--|--|-------------------------|--|------|--|--------|--|---|--|
| <div>部長</div> <div>次 長</div> <div>課 長</div> <div>主 任</div> <div>担 当</div> | | | | | | 令和8年度中野市情報通信施設HFC設備撤去工事 | | | | | | | |
| | | | | | | 図 名 | | 図 番 | | 縮 尺 | | 頁 | |
| | | | | | | 伝送路設備 線路図 | | 13-D | | 1/1000 | | | |



 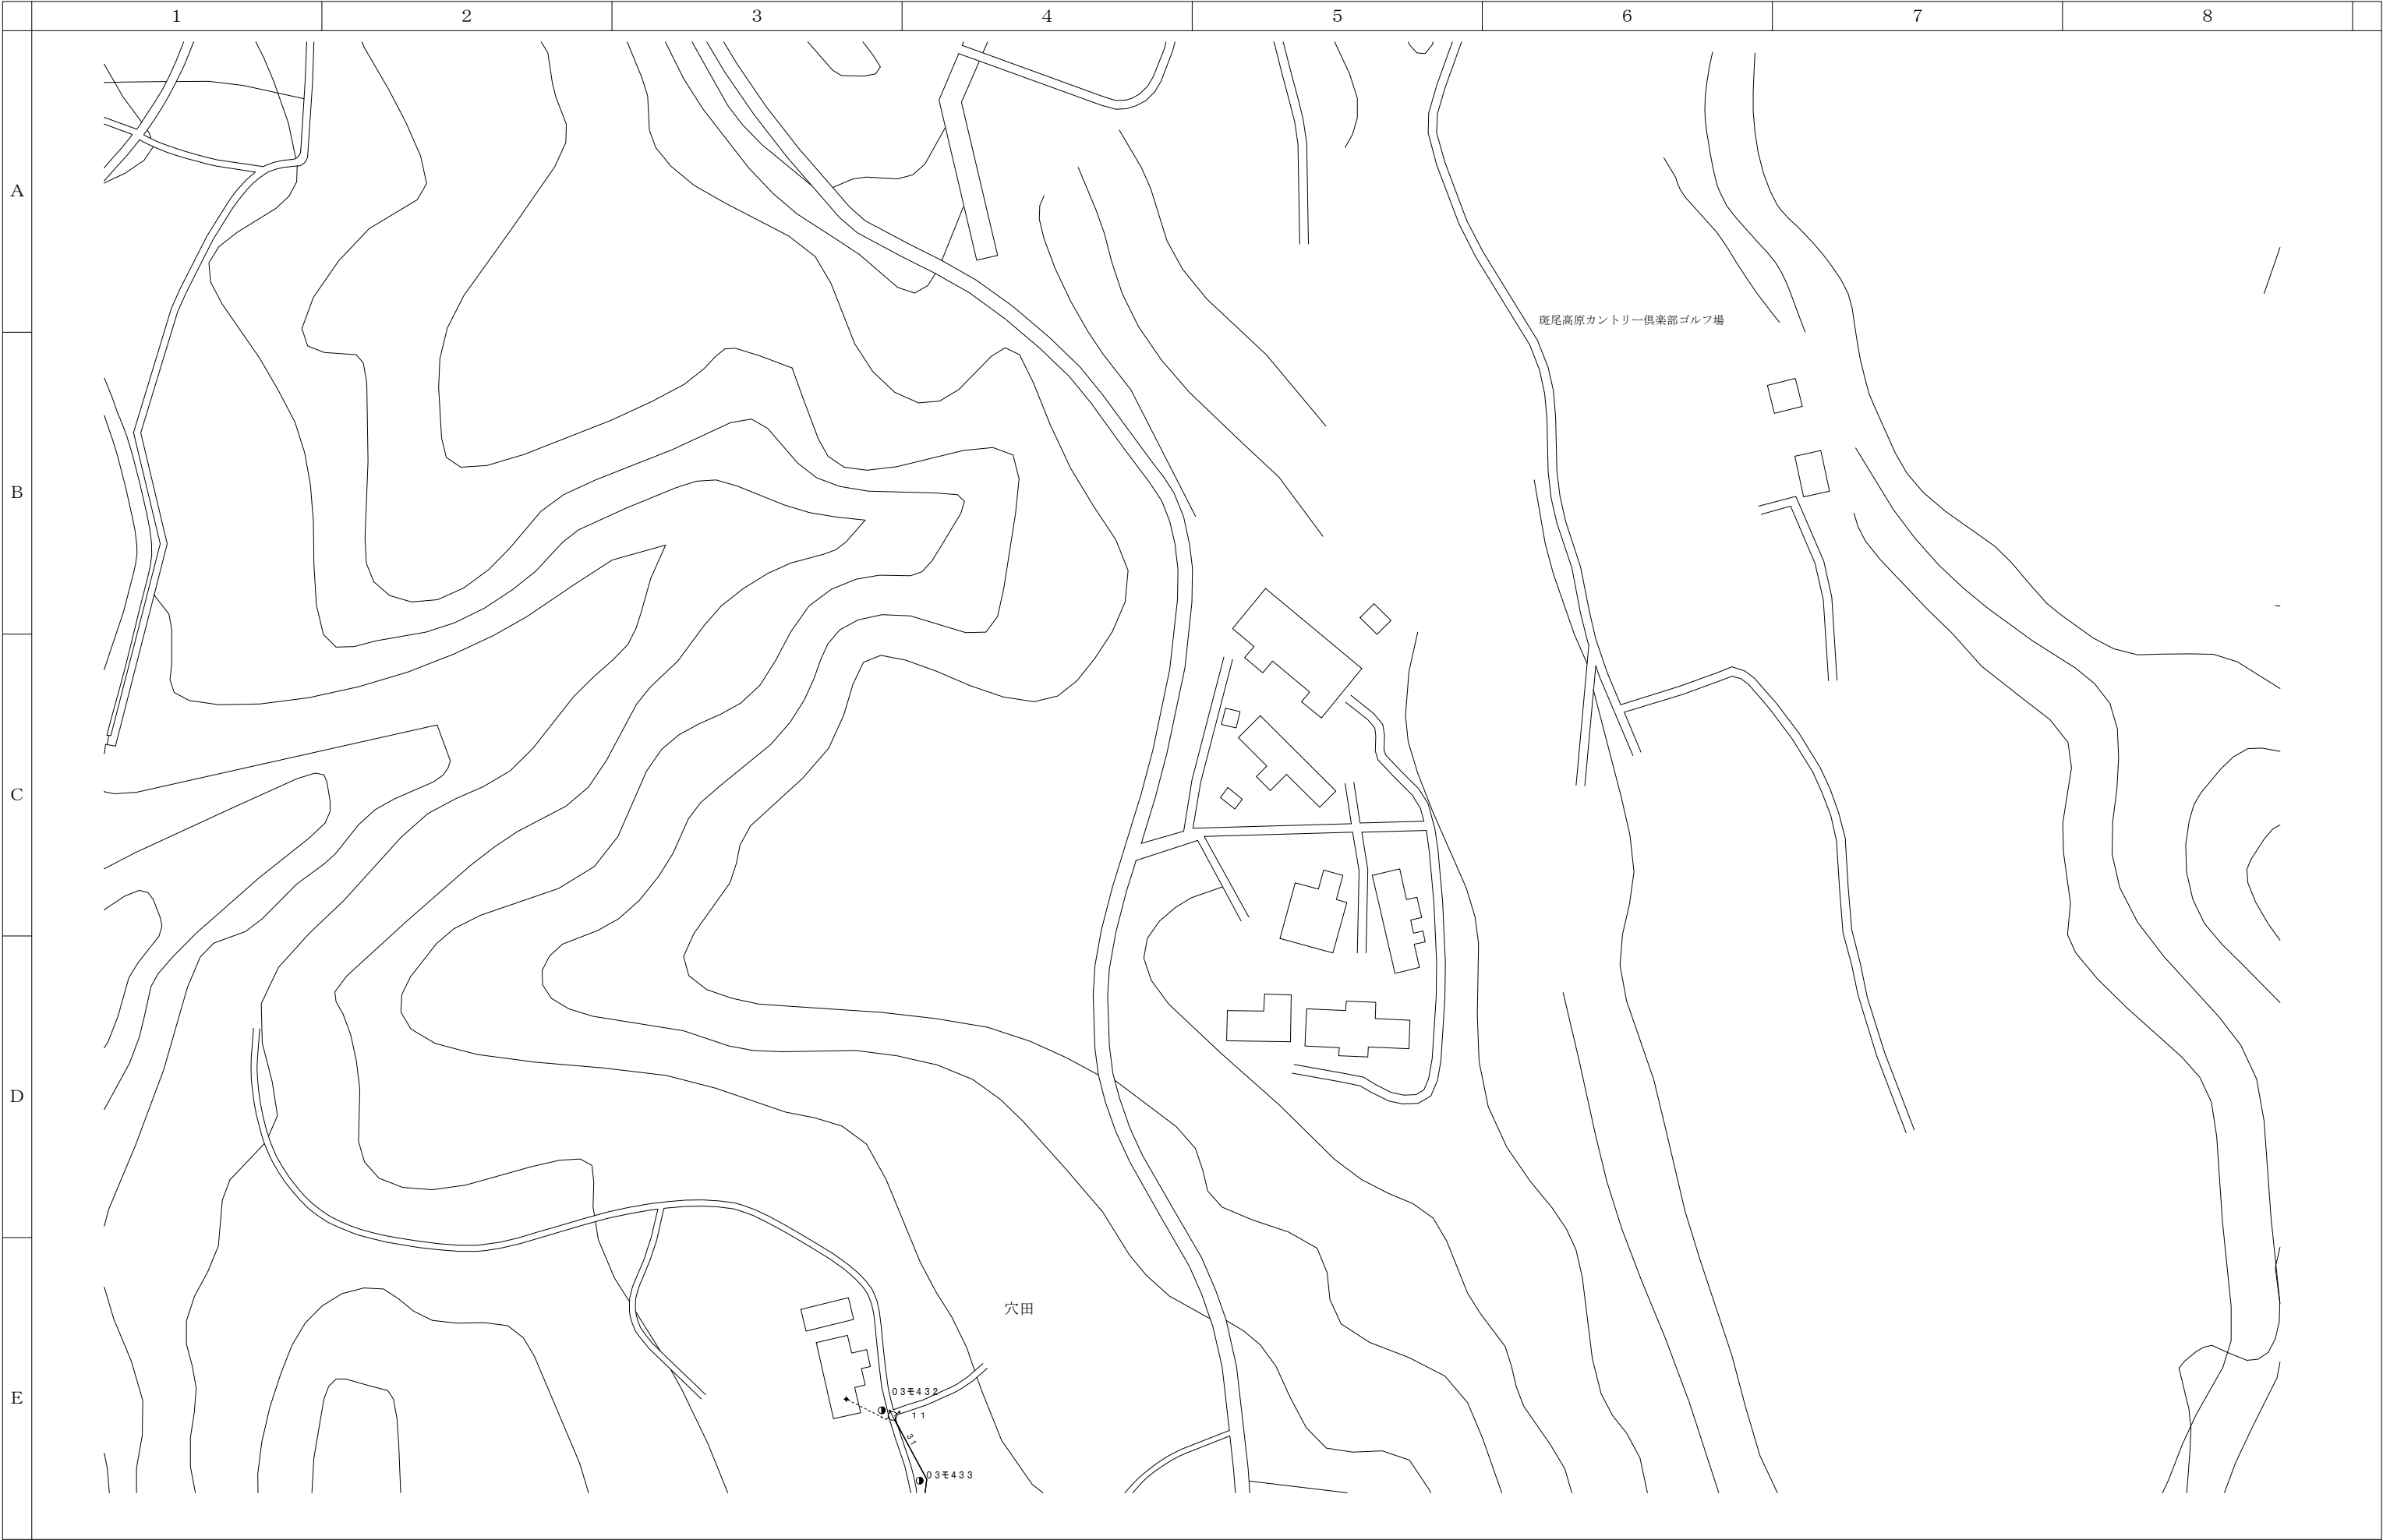


| | | |
|------|------|------|
| 12-F | | 12-H |
| 13-F | 13-G | 13-H |
| 14-F | 14-G | 14-H |

| 会 社 名 | | | | | | 施 設 名 | | 年 月 | | | | | | |
|--------|--|--------|--|--------|--|-------------------------|--|--------|--|-----------|--|------|--------|---|
| | | | | | | 令和8年度中野市情報通信施設HFC設備撤去工事 | | | | | | | | |
| 部 長 | | 次 長 | | 課 長 | | 主 任 | | 担 当 | | 図 名 | | 図 番 | 縮 尺 | 頁 |
| | | | | | | | | | | 伝送路設備 線路図 | | 13-G | 1/1000 | |




<

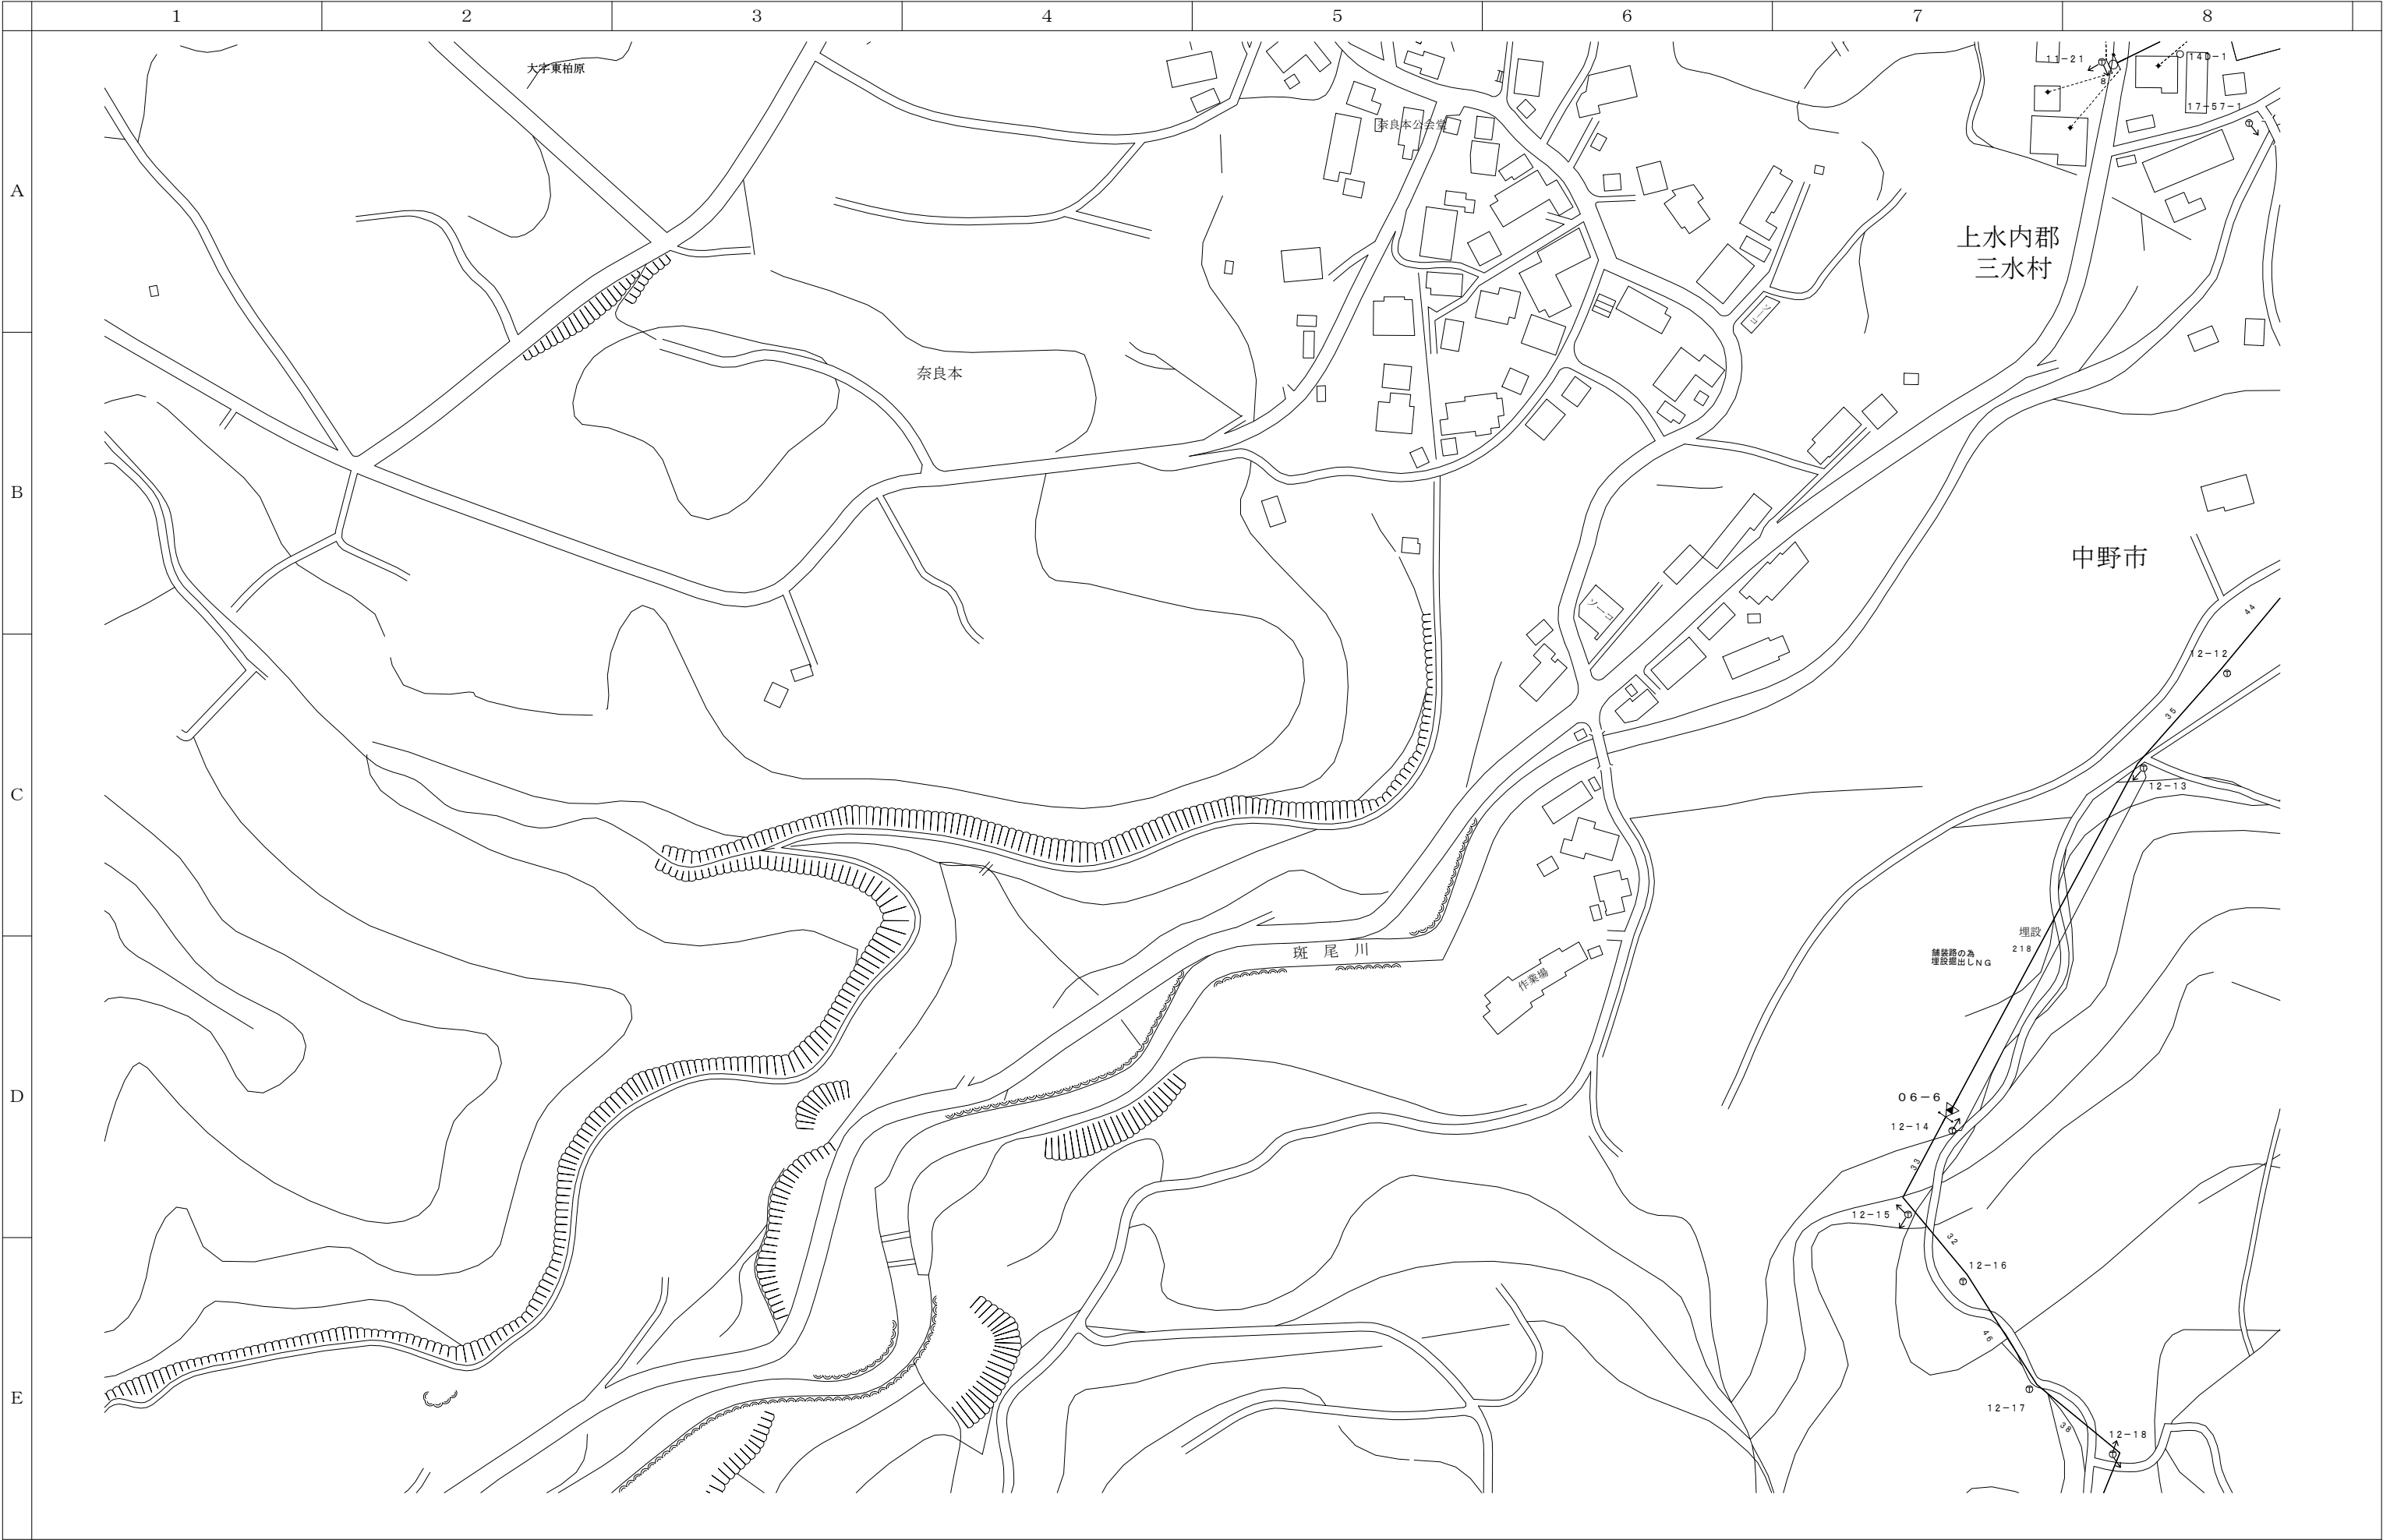

01020304050100m

| | |
|------|------|
| 13-D | 13-E |
| 14-D | 14-E |
| 15-D | 15-E |



| 会 社 名 | | | | | | 施 設 名 | | 年 月 | | | | | |
|---|--|--|--|--|--|-------------------------|--|------|--|--------|--|---|--|
| <div>部長</div> <div>次長</div> <div>課長</div> <div>主任</div> <div>担当</div> | | | | | | 令和8年度中野市情報通信施設HFC設備撤去工事 | | | | | | | |
| | | | | | | 図 名 | | 図 番 | | 縮 尺 | | 頁 | |
| | | | | | | 伝送路設備 線路図 | | 14-D | | 1/1000 | | | |

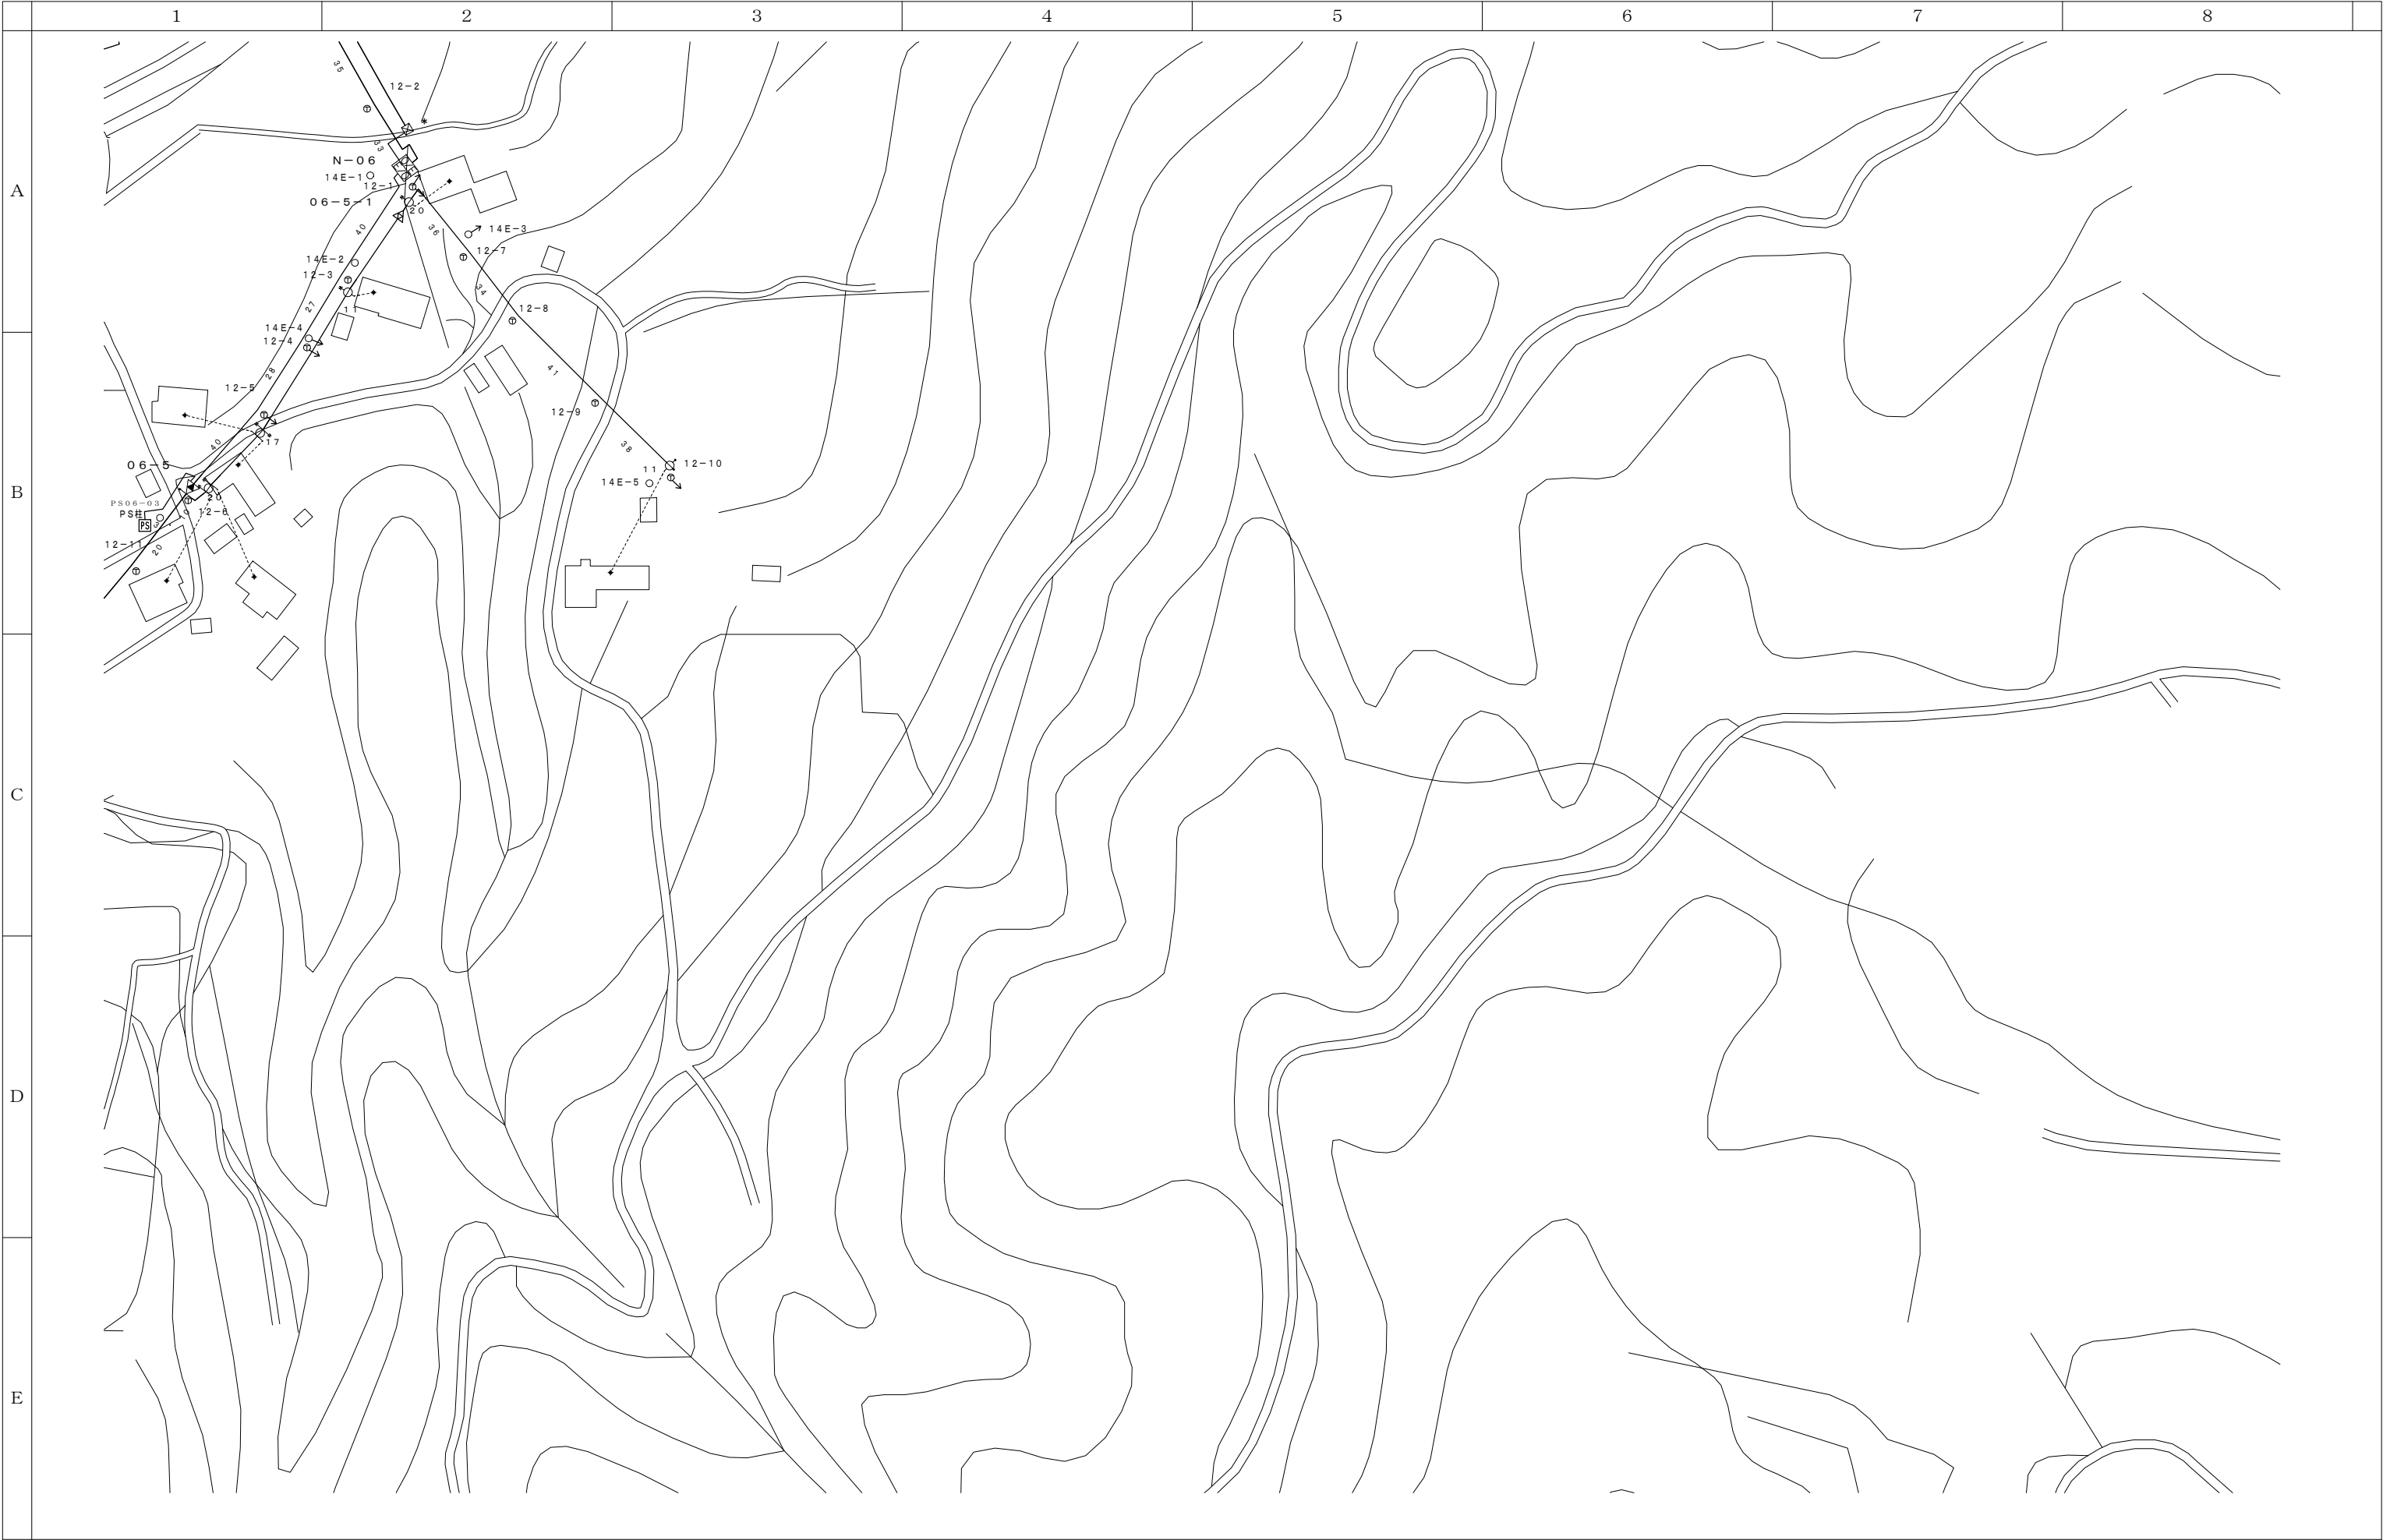

0 10 20 30 40 50 100m

| | | |
|------|------|------|
| 13-D | 13-E | 13-F |
| 14-D | 14-E | 14-F |
| 15-D | 15-E | 15-F |

| 会 社 名 | | | | | | 施 設 名 | | 年 月 | | | | | | |
|--------|--|--------|--|--------|--|-------------------------|--|--------|--|-----------|--|------|--------|---|
| | | | | | | 令和8年度中野市情報通信施設HFC設備撤去工事 | | | | | | | | |
| 部 長 | | 次 長 | | 課 長 | | 主 任 | | 担 当 | | 図 名 | | 図 番 | 縮 尺 | 頁 |
| | | | | | | | | | | 伝送路設備 線路図 | | 14-E | 1/1000 | |

 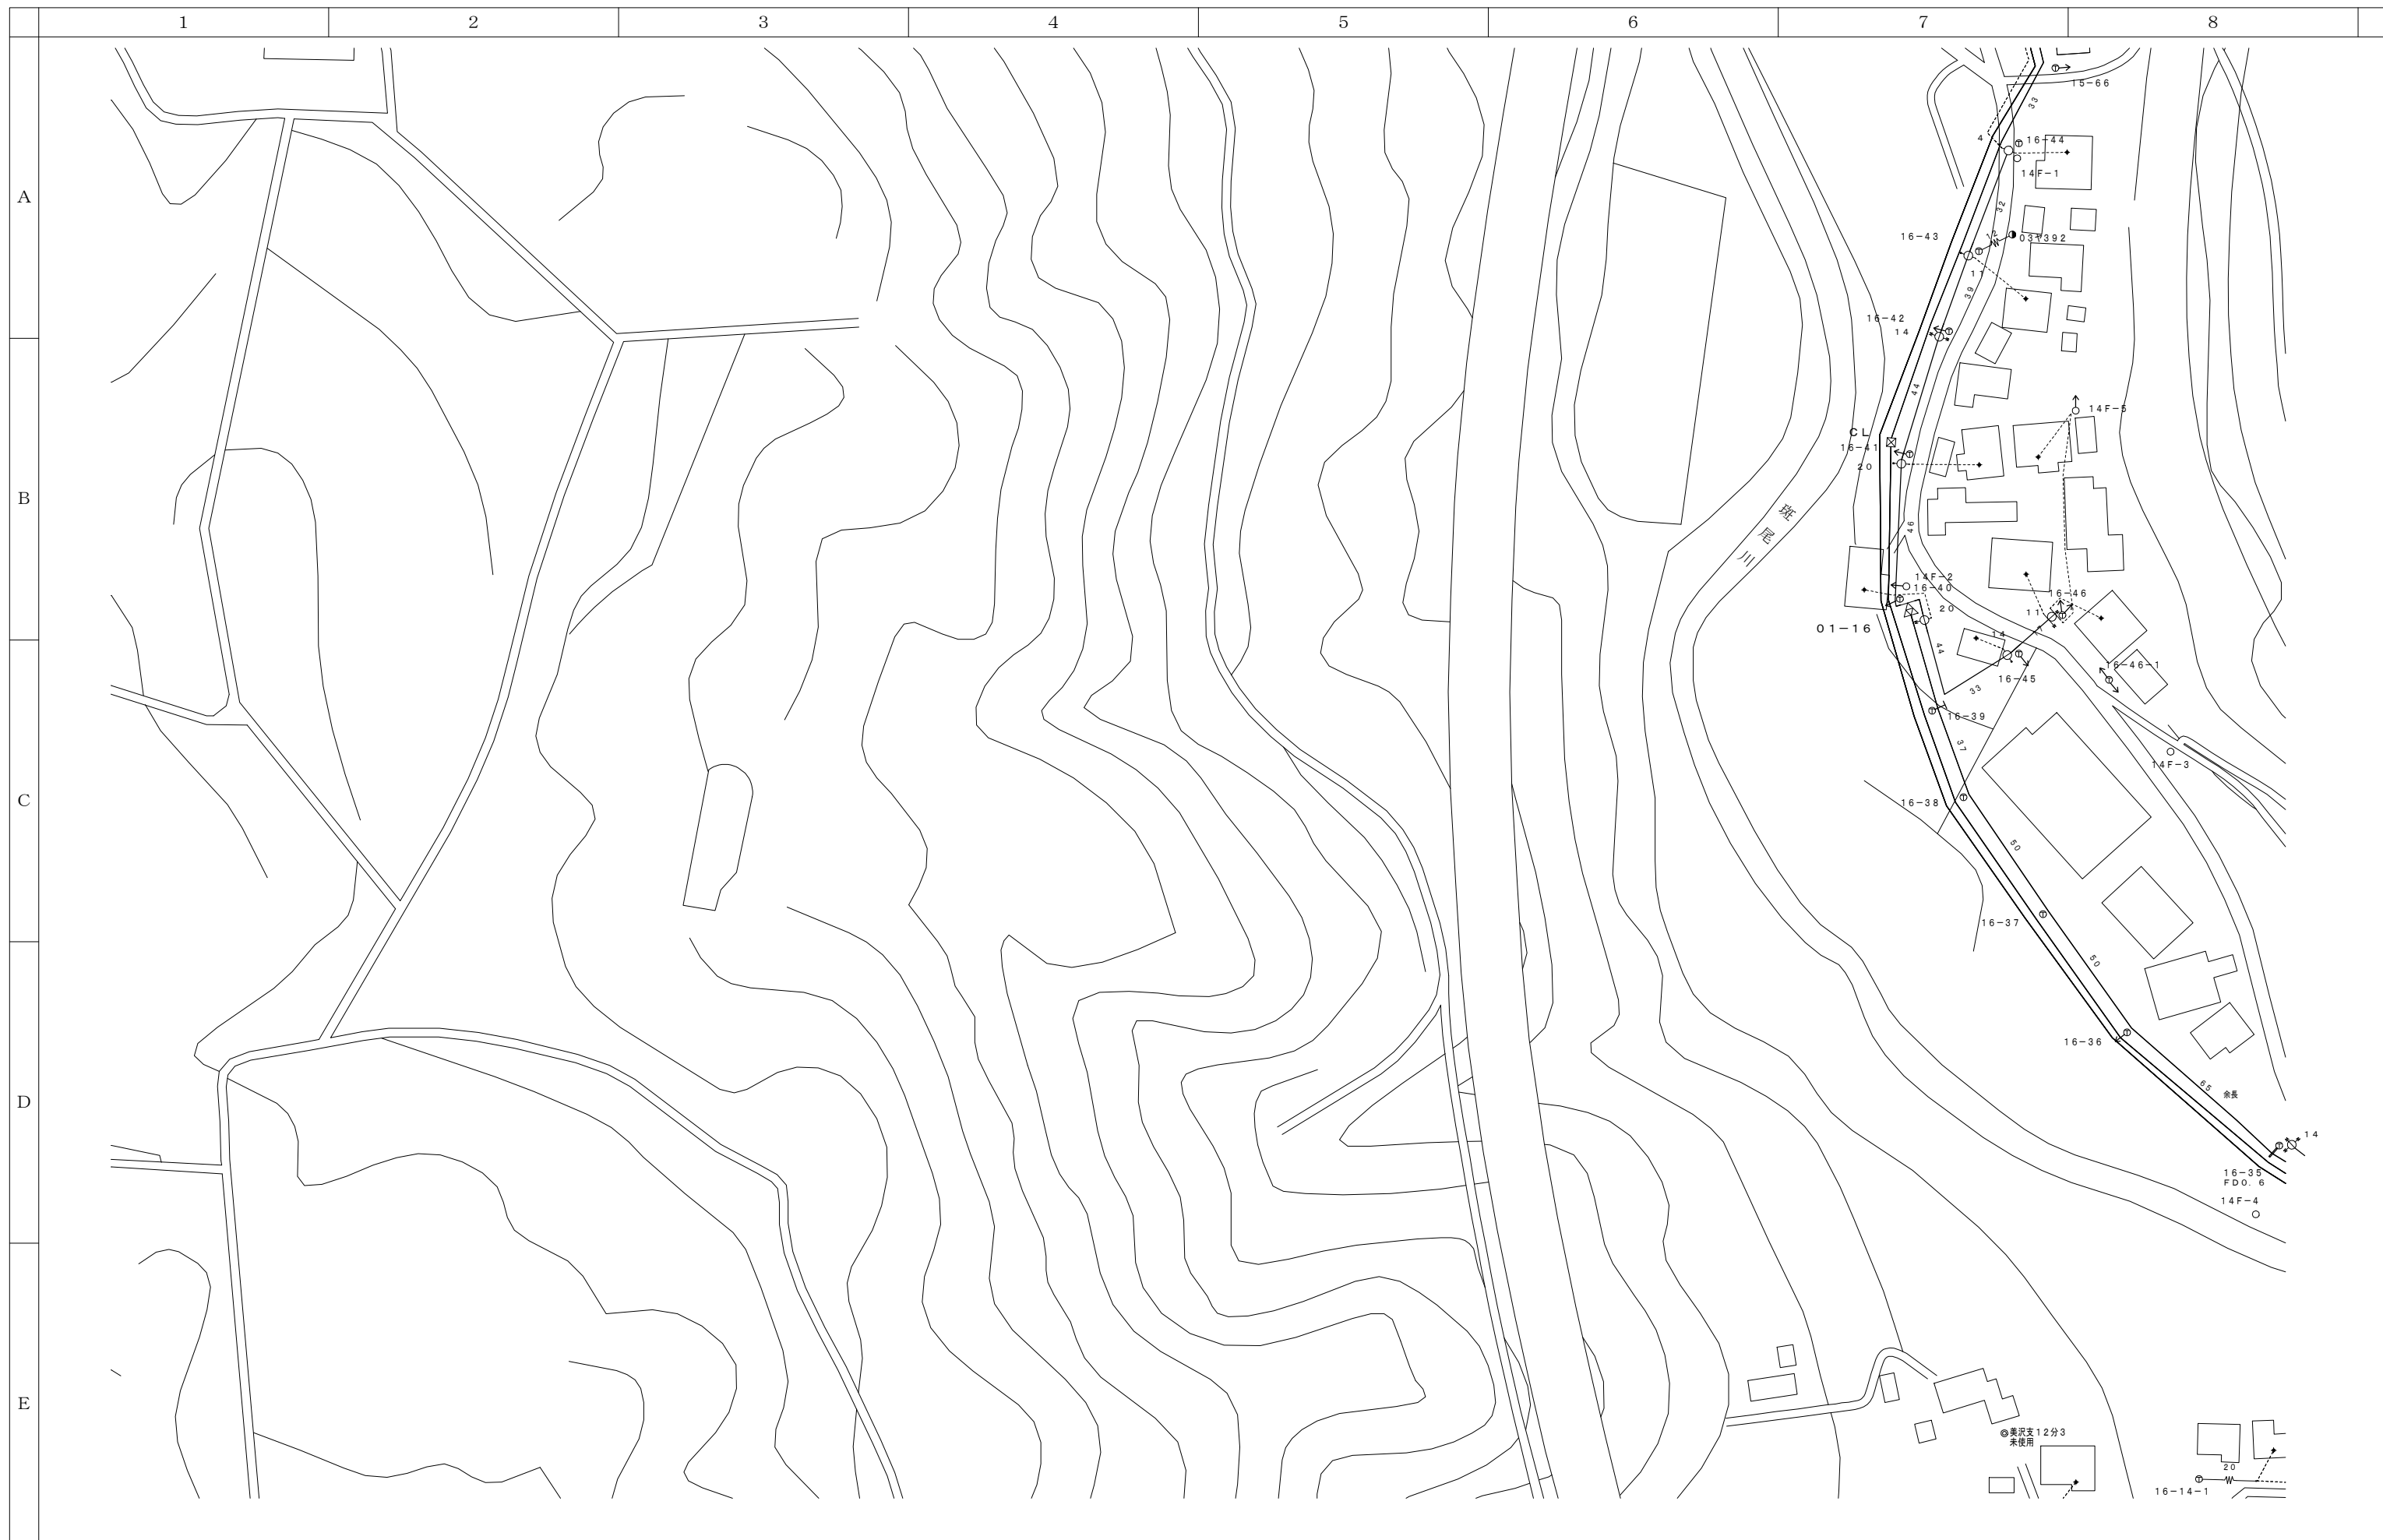


| | | |
|------|------|------|
| 13-E | 13-F | 13-G |
| 14-E | 14-F | 14-G |
| 15-E | 15-F | 15-G |

| | | | | | | | | | |
|-------|--|----|--|----|--|-------------------------|--|------|--------|
| 会 社 名 | | | | | | 施 設 名 | | 年 月 | |
| | | | | | | 令和8年度中野市情報通信施設HFC設備撤去工事 | | | |
| 部長 | | 次長 | | 課長 | | 主任 | | 担当 | |
| | | | | | | 図 名 | | 図 番 | 縮 尺 |
| | | | | | | 伝送路設備 線路図 | | 14-F | 1/1000 |
| | | | | | | | | | 頁 |




| | | |
|------|------|------|
| 13-F | 13-G | 13-H |
| 14-F | 14-G | 14-H |
| 15-F | 15-G | 15-H |

| 会 社 名 | | | | | | 施 設 名 | | 年 月 | | | | | | |
|-------|--|----|--|----|--|-------------------------|--|-----|--|-----------|--|------|--------|---|
| | | | | | | 令和8年度中野市情報通信施設HFC設備撤去工事 | | | | | | | | |
| 部長 | | 次長 | | 課長 | | 主任 | | 担当 | | 図 名 | | 図 番 | 縮 尺 | 頁 |
| | | | | | | | | | | 伝送路設備 線路図 | | 14-G | 1/1000 | |
| | | | | | | | | | | | | | | |


 


| | | |
|------|------|------|
| 13-G | 13-H | |
| 14-G | 14-H | 14-I |
| 15-G | 15-H | 15-I |

| 会 社 名 | | | | | | 施 設 名 | | 年 月 | | | | | | |
|--------|--|--------|--|--------|--|-------------------------|--|--------|--|-----------|--|------|--------|---|
| | | | | | | 令和8年度中野市情報通信施設HFC設備撤去工事 | | | | | | | | |
| 部 長 | | 次 長 | | 課 長 | | 主 任 | | 担 当 | | 図 名 | | 図 番 | 縮 尺 | 頁 |
| | | | | | | | | | | 伝送路設備 線路図 | | 14-H | 1/1000 | |

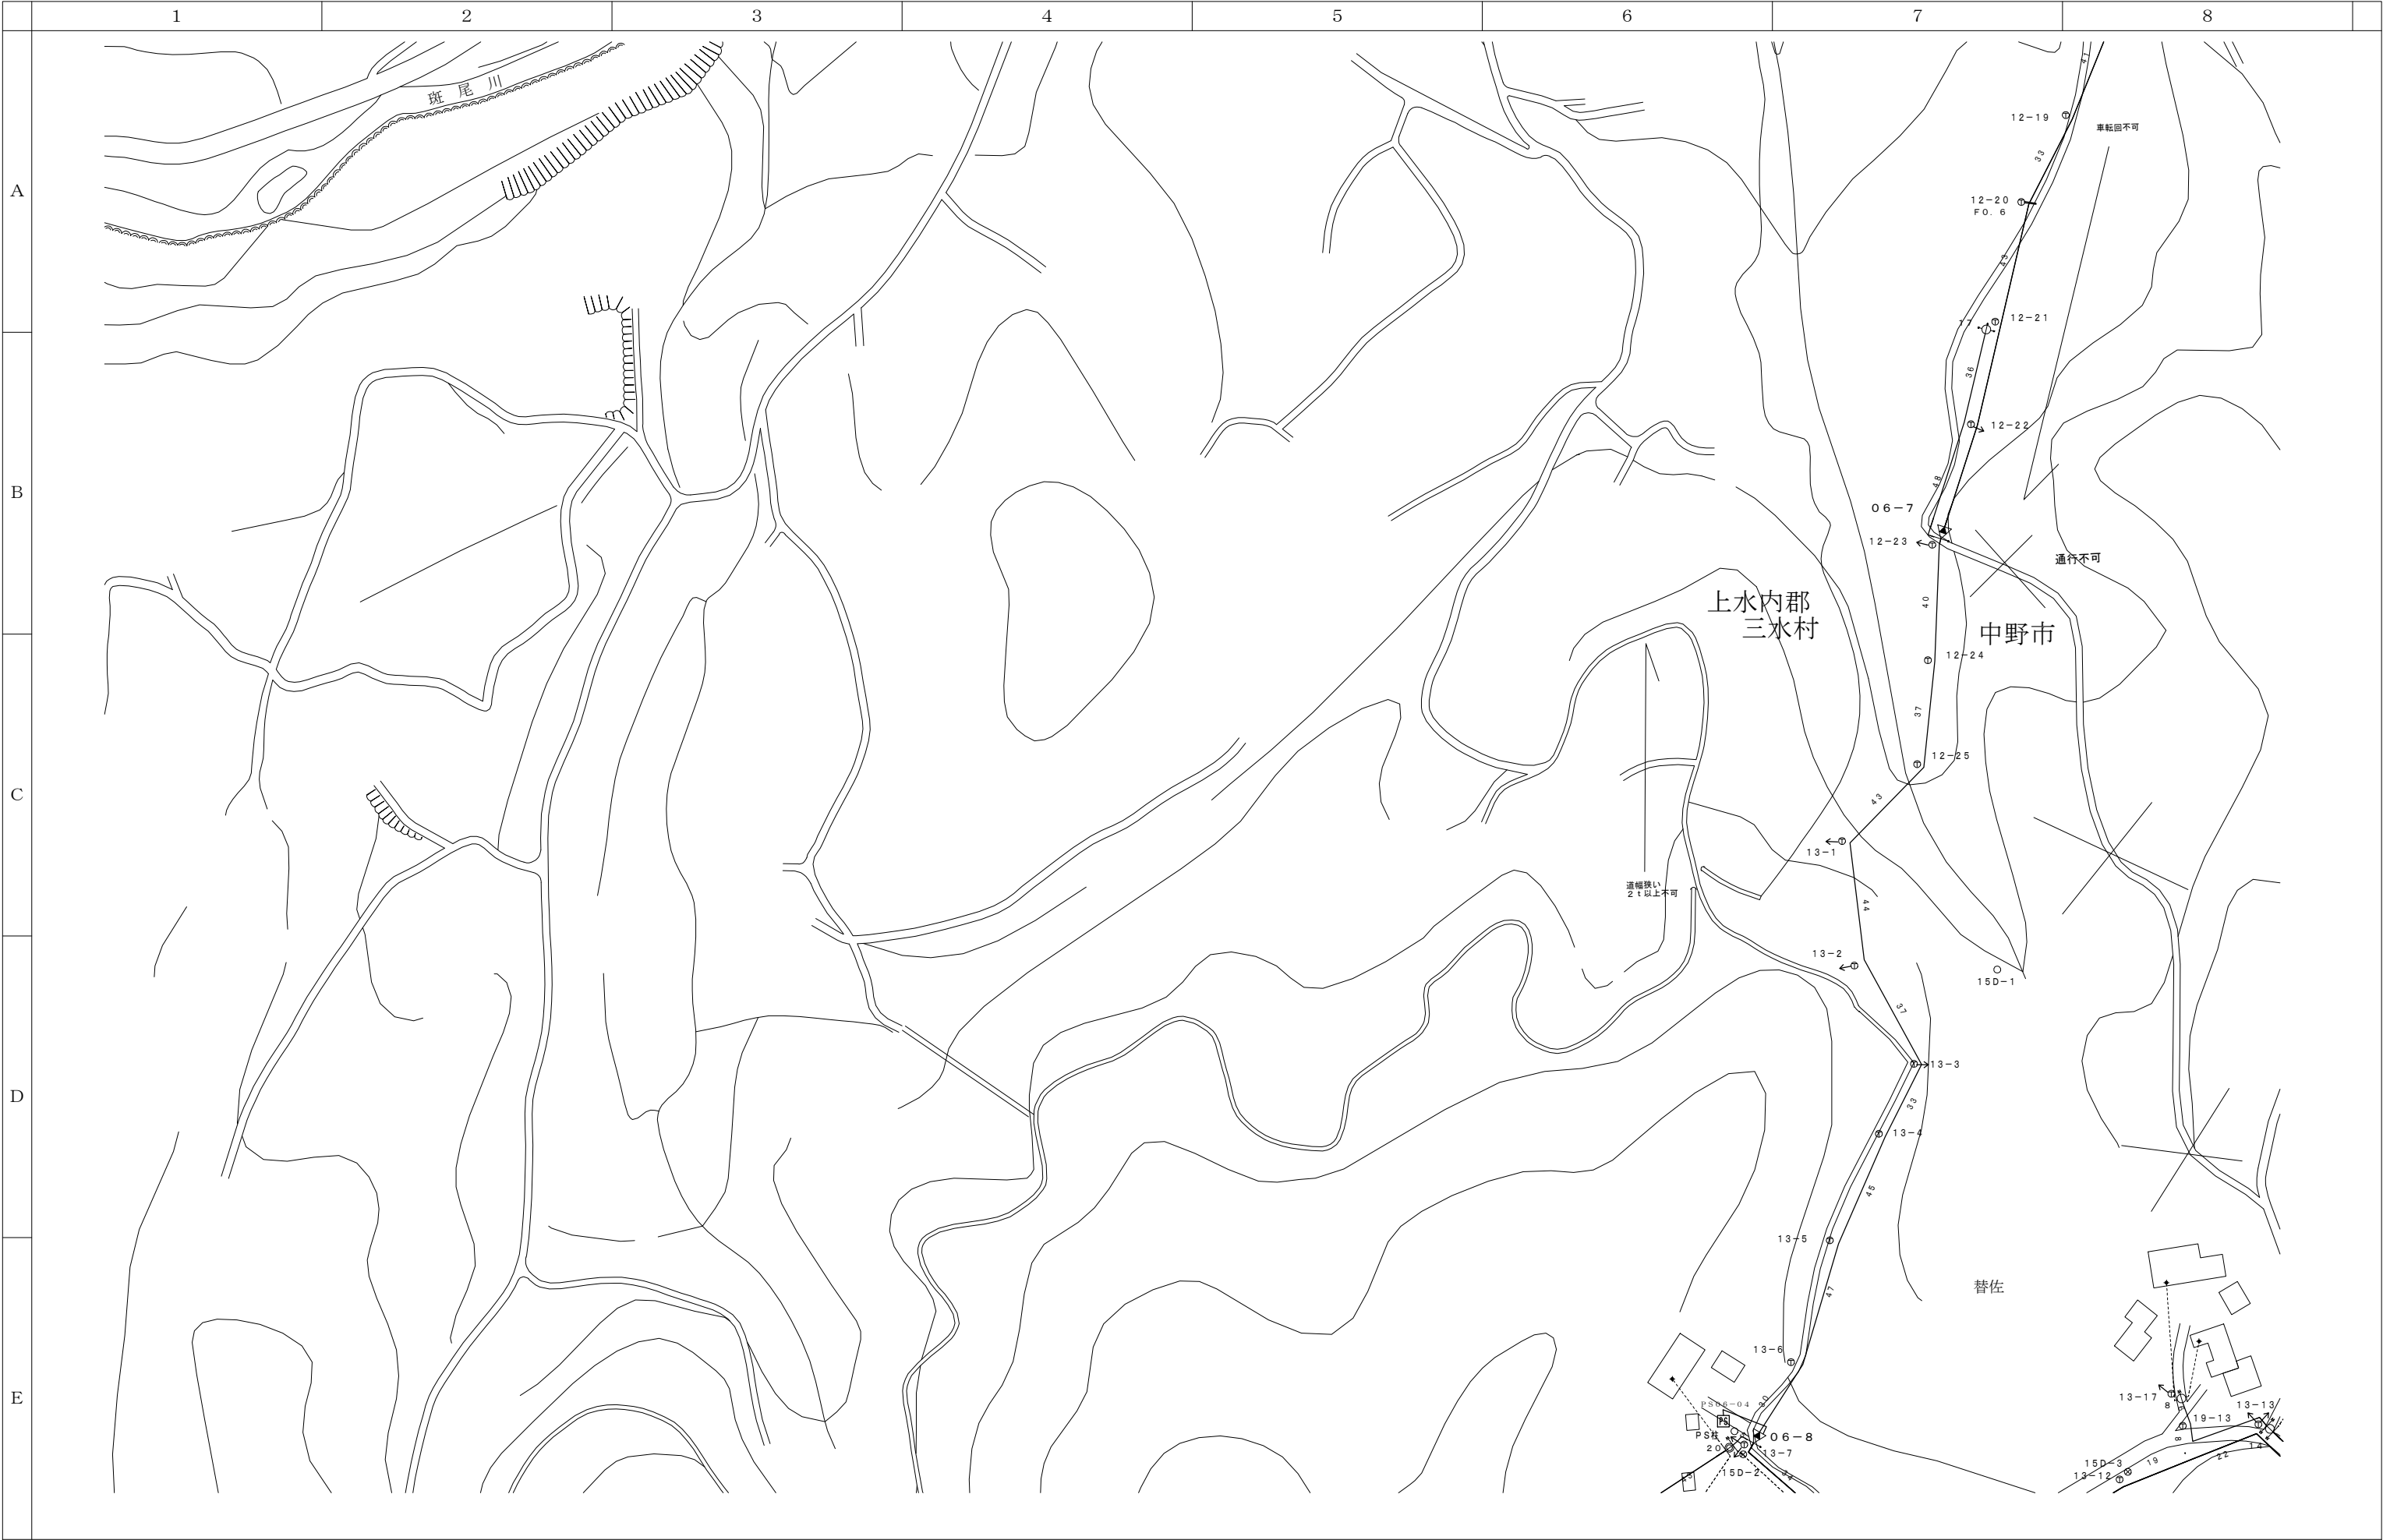


0 10 20 30 40 50 100m

 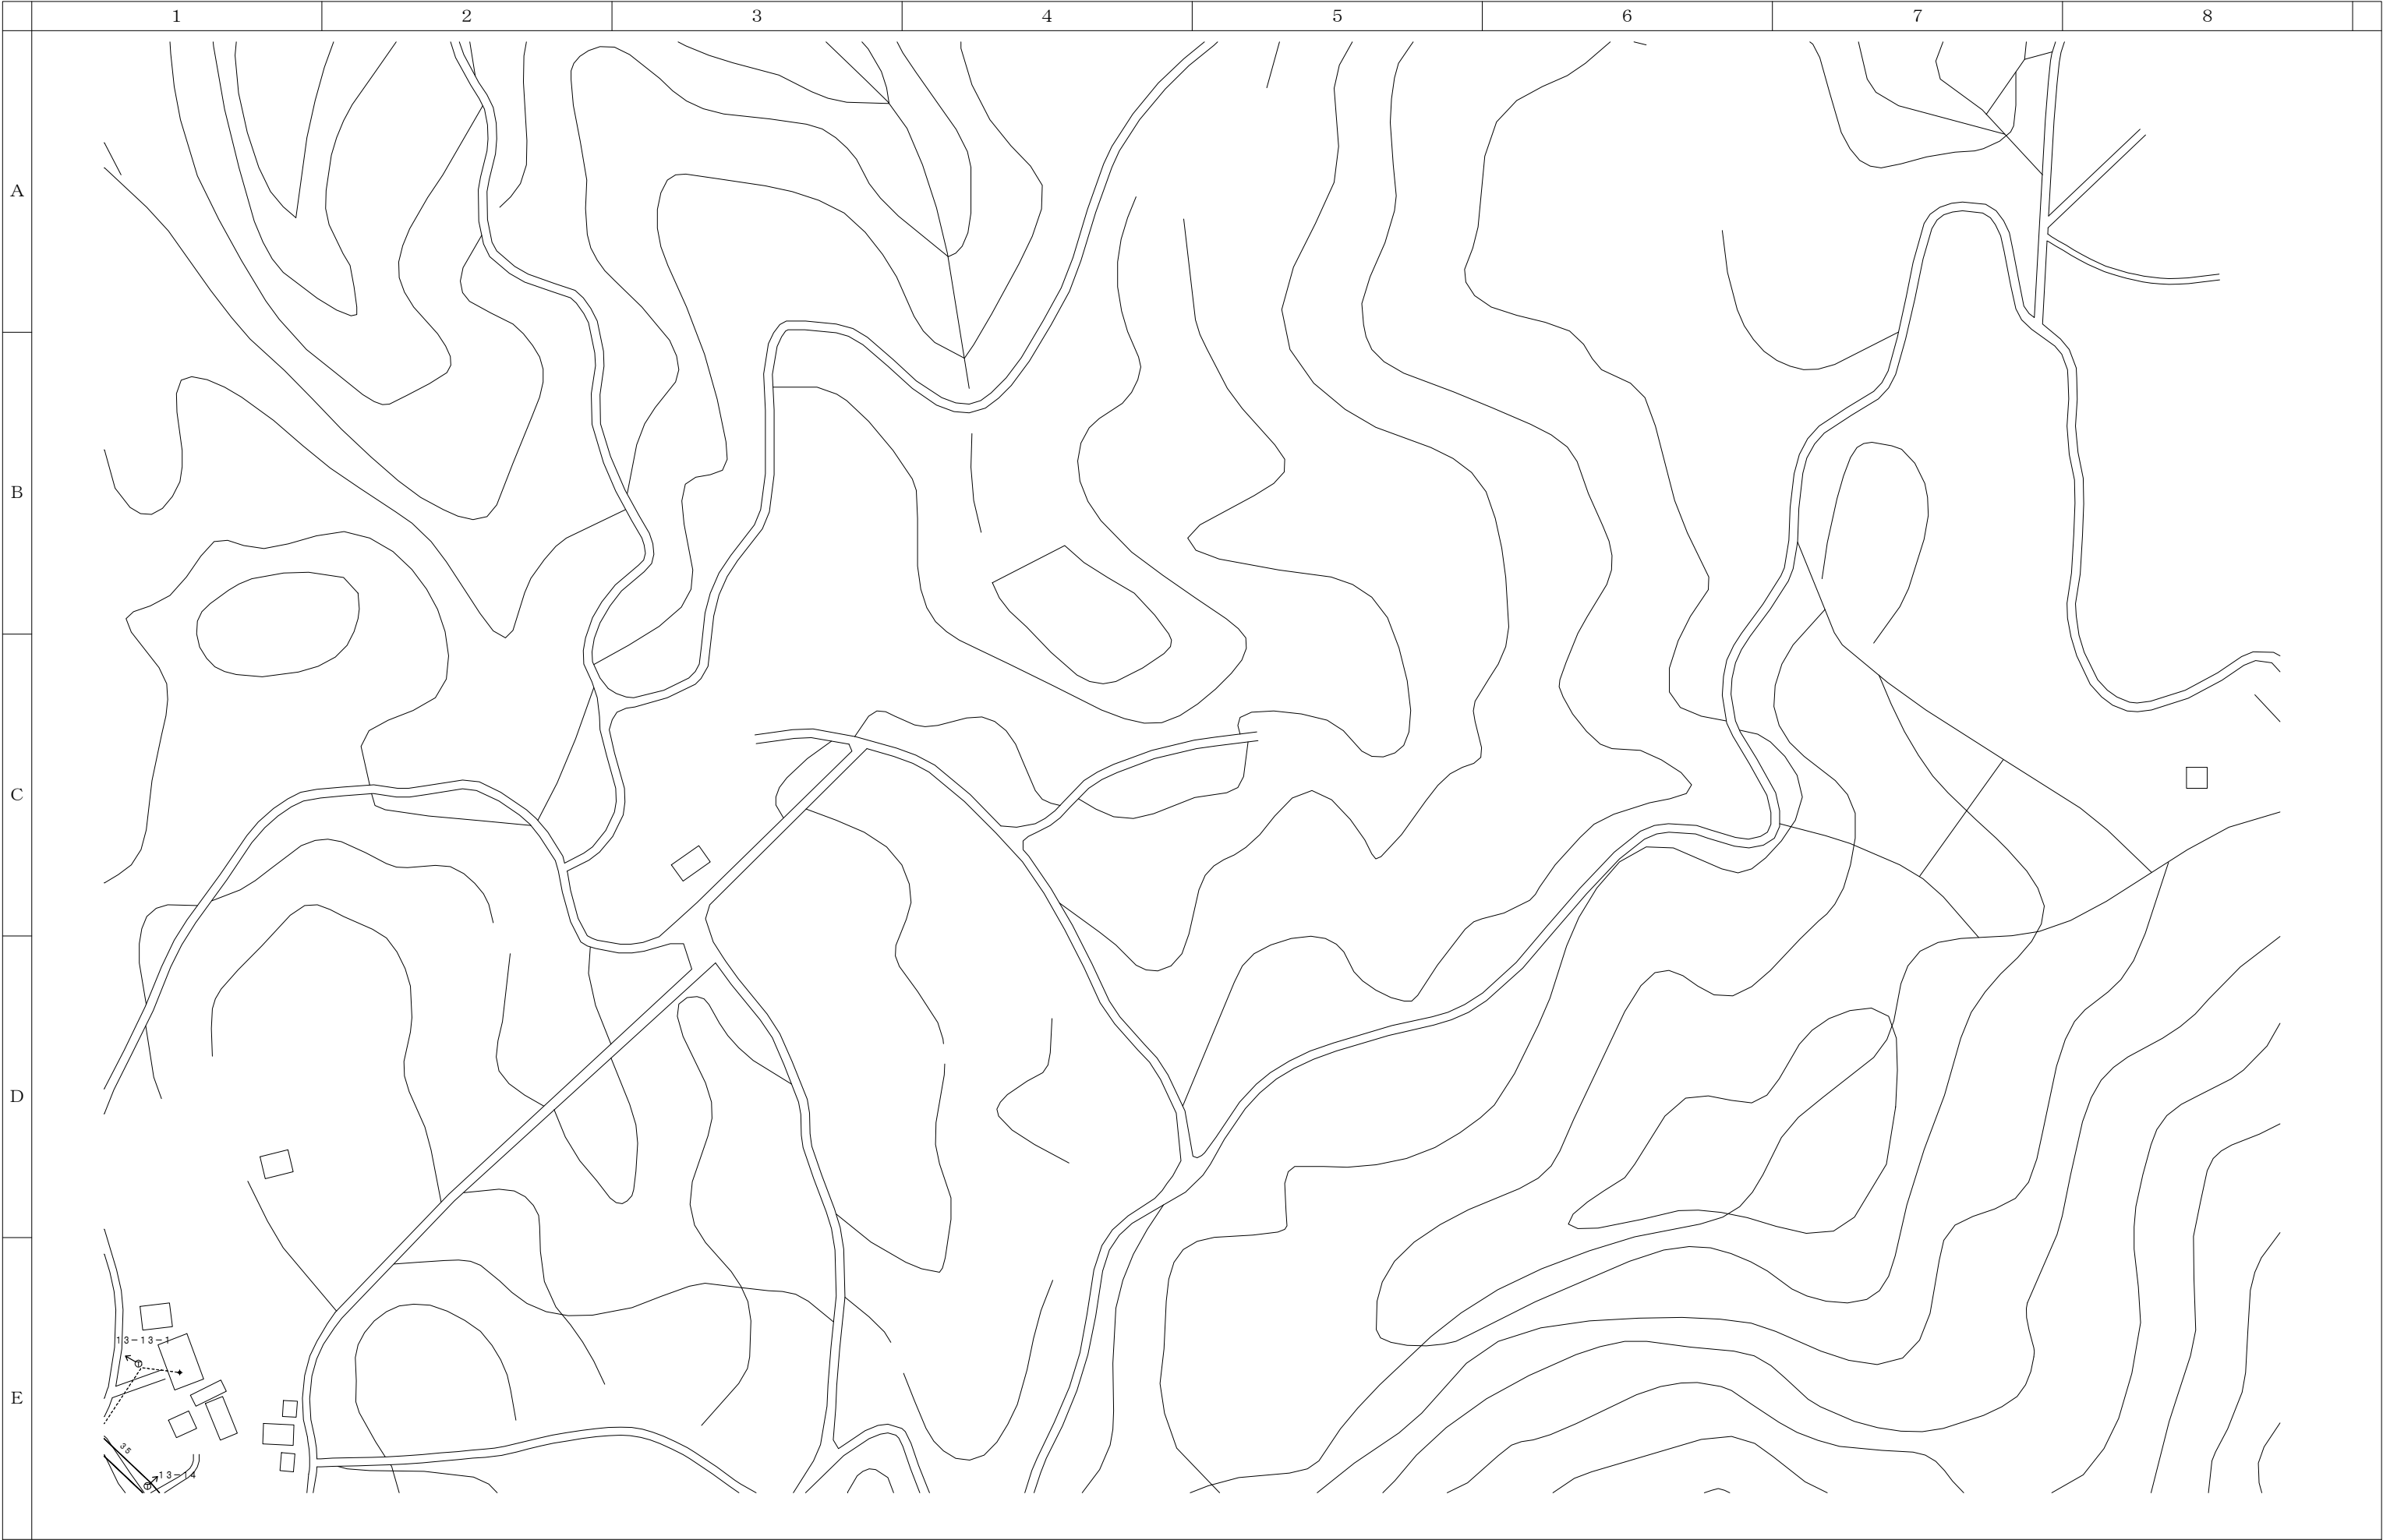

| | | |
|------|------|------|
| 14-D | 14-E | 14-F |
| 15-D | 15-E | 15-F |
| 16-D | 16-E | 16-F |

| 会 社 名 | | | | | | 施 設 名 | | 年 月 | | | | | | |
|--------|--|--------|--|--------|--|-------------------------|--|--------|--|-----------|--|------|--------|---|
| | | | | | | 令和8年度中野市情報通信施設HFC設備撤去工事 | | | | | | | | |
| 部 長 | | 次 長 | | 課 長 | | 主 任 | | 担 当 | | 図 名 | | 図 番 | 縮 尺 | 頁 |
| | | | | | | | | | | 伝送路設備 線路図 | | 15-E | 1/1000 | |

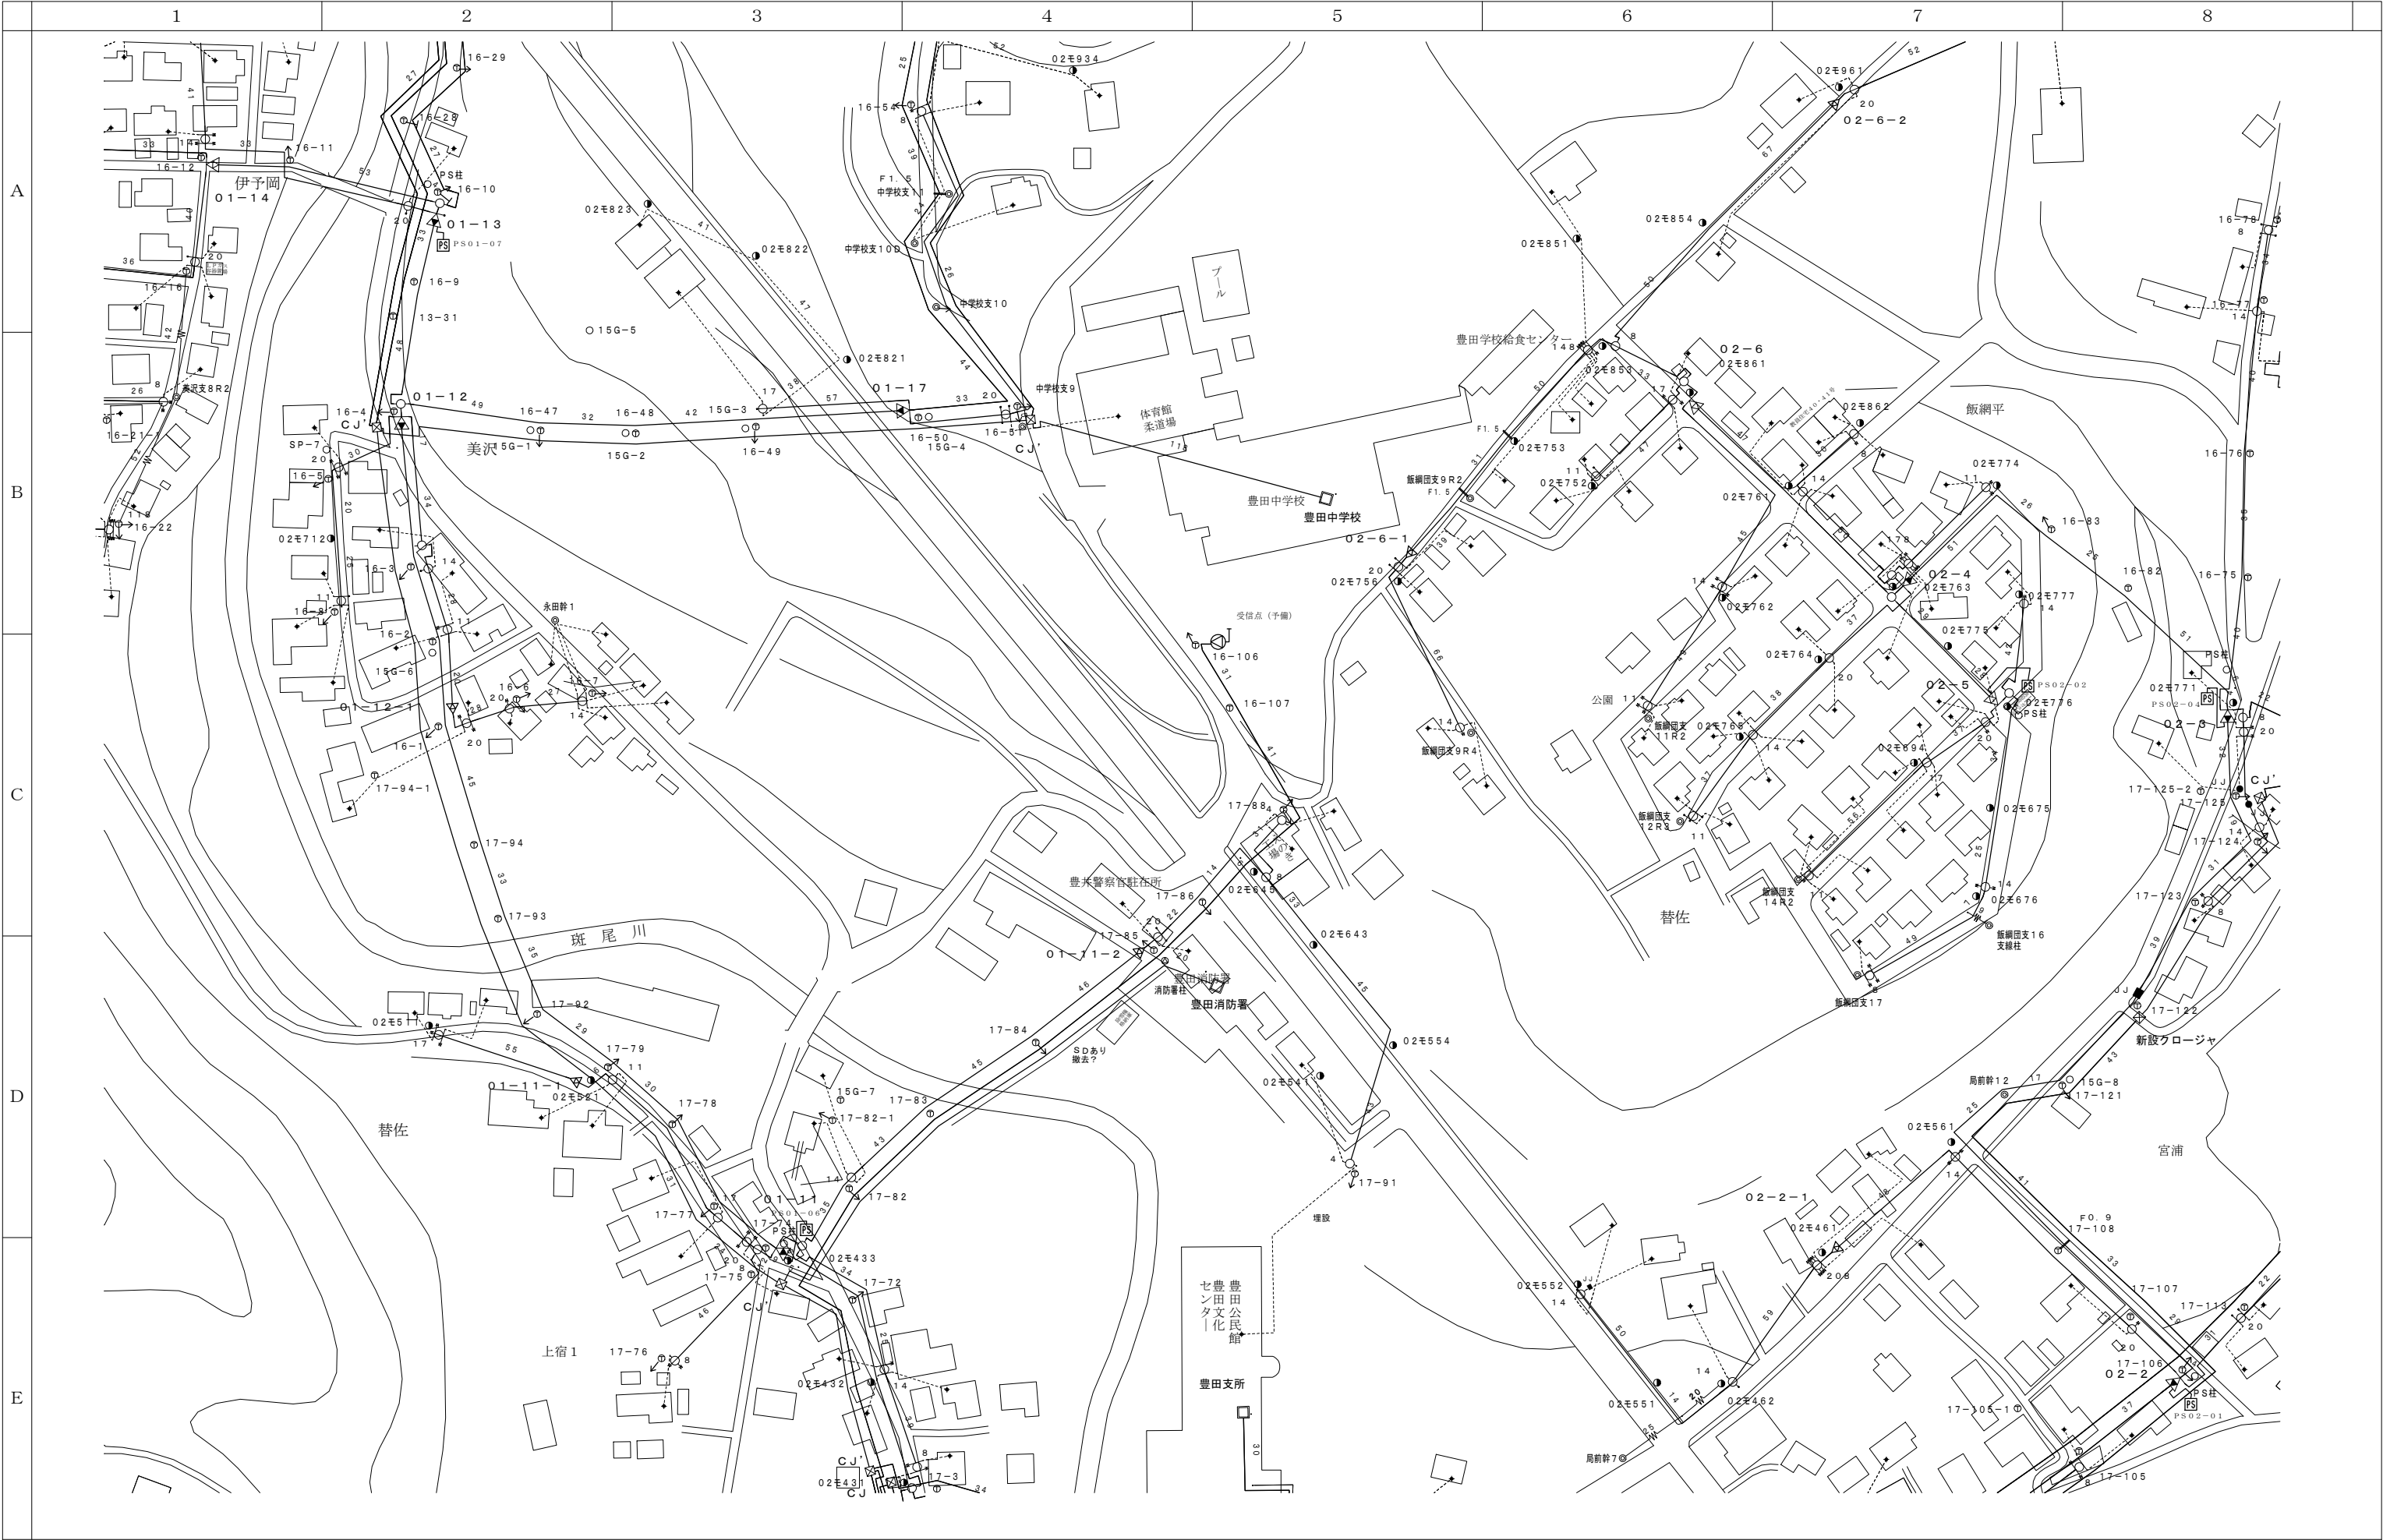

| | | |
|------|------|------|
| 14-F | 14-G | 14-H |
| 15-F | 15-G | 15-H |
| 16-F | 16-G | 16-H |


| 会 社 名 | | | | | 施 設 名 | | 年 月 | |
|-------|----|----|----|----|-------------------------|------|--------|---|
| | | | | | 令和8年度中野市情報通信施設HFC設備撤去工事 | | | |
| 部長 | 次長 | 課長 | 主任 | 担当 | 図 名 | 図 番 | 縮 尺 | 頁 |
| | | | | | 伝送路設備 線路図 | 15-G | 1/1000 | |



0 10 20 30 40 50 100m

| | | |
|------|------|------|
| 14-G | 14-H | 14-I |
| 15-G | 15-H | 15-I |
| 16-G | 16-H | |


| 会 社 名 | | | | | | 施 設 名 | | 年 月 | | | | | | | | | |
|--------|--|--------|--|--------|--|-------------------------|--|--------|--|-----------|--|------|--|--------|--|---|--|
| | | | | | | 令和8年度中野市情報通信施設HFC設備撤去工事 | | | | | | | | | | | |
| 部 長 | | 次 長 | | 課 長 | | 主 任 | | 担 当 | | 図 名 | | 図 番 | | 縮 尺 | | 頁 | |
| | | | | | | | | | | 伝送路設備 線路図 | | 15-H | | 1/1000 | | | |

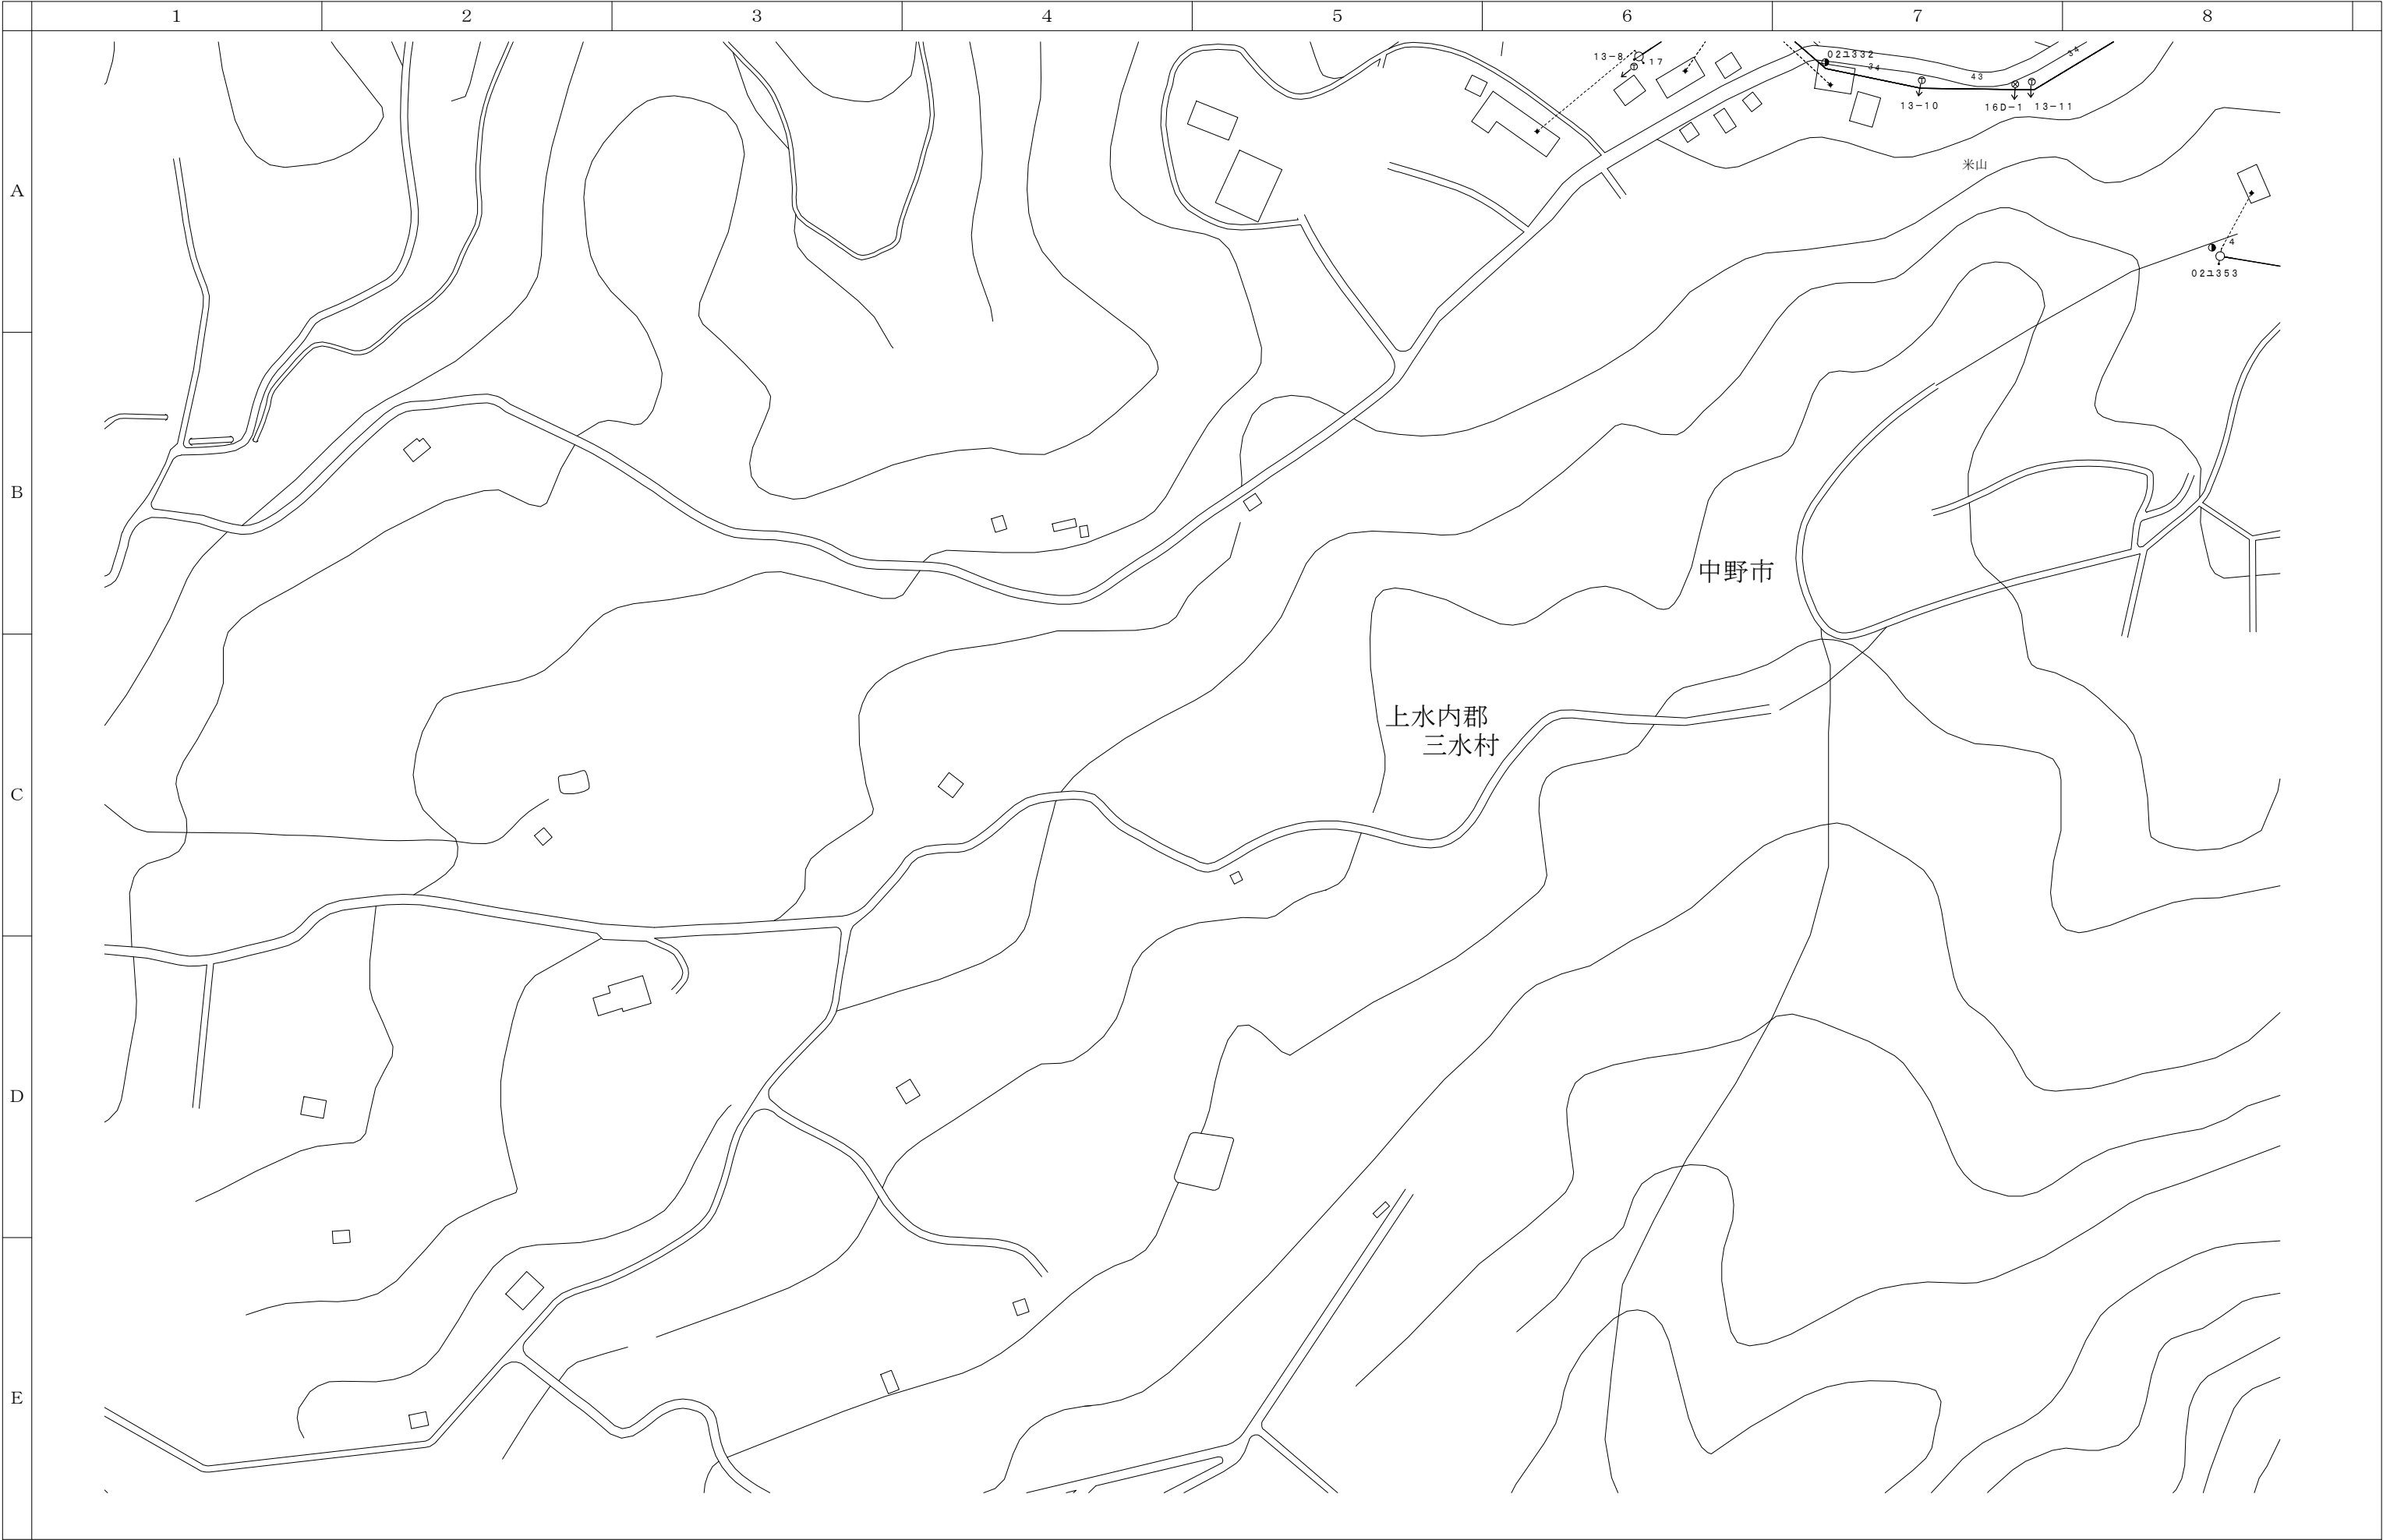

0 10 20 30 40 50 100m

| | |
|------|------|
| 15-D | 15-E |
| 16-D | 16-E |

| 会 社 名 | | | | | | 施 設 名 | | 年 月 | | | | | | |
|--------|--|--------|--|--------|--|-------------------------|--|--------|--|-----------|--|------|--------|---|
| | | | | | | 令和8年度中野市情報通信施設HFC設備撤去工事 | | | | | | | | |
| 部 長 | | 次 長 | | 課 長 | | 主 任 | | 担 当 | | 図 名 | | 図 番 | 縮 尺 | 頁 |
| | | | | | | | | | | 伝送路設備 線路図 | | 16-D | 1/1000 | |

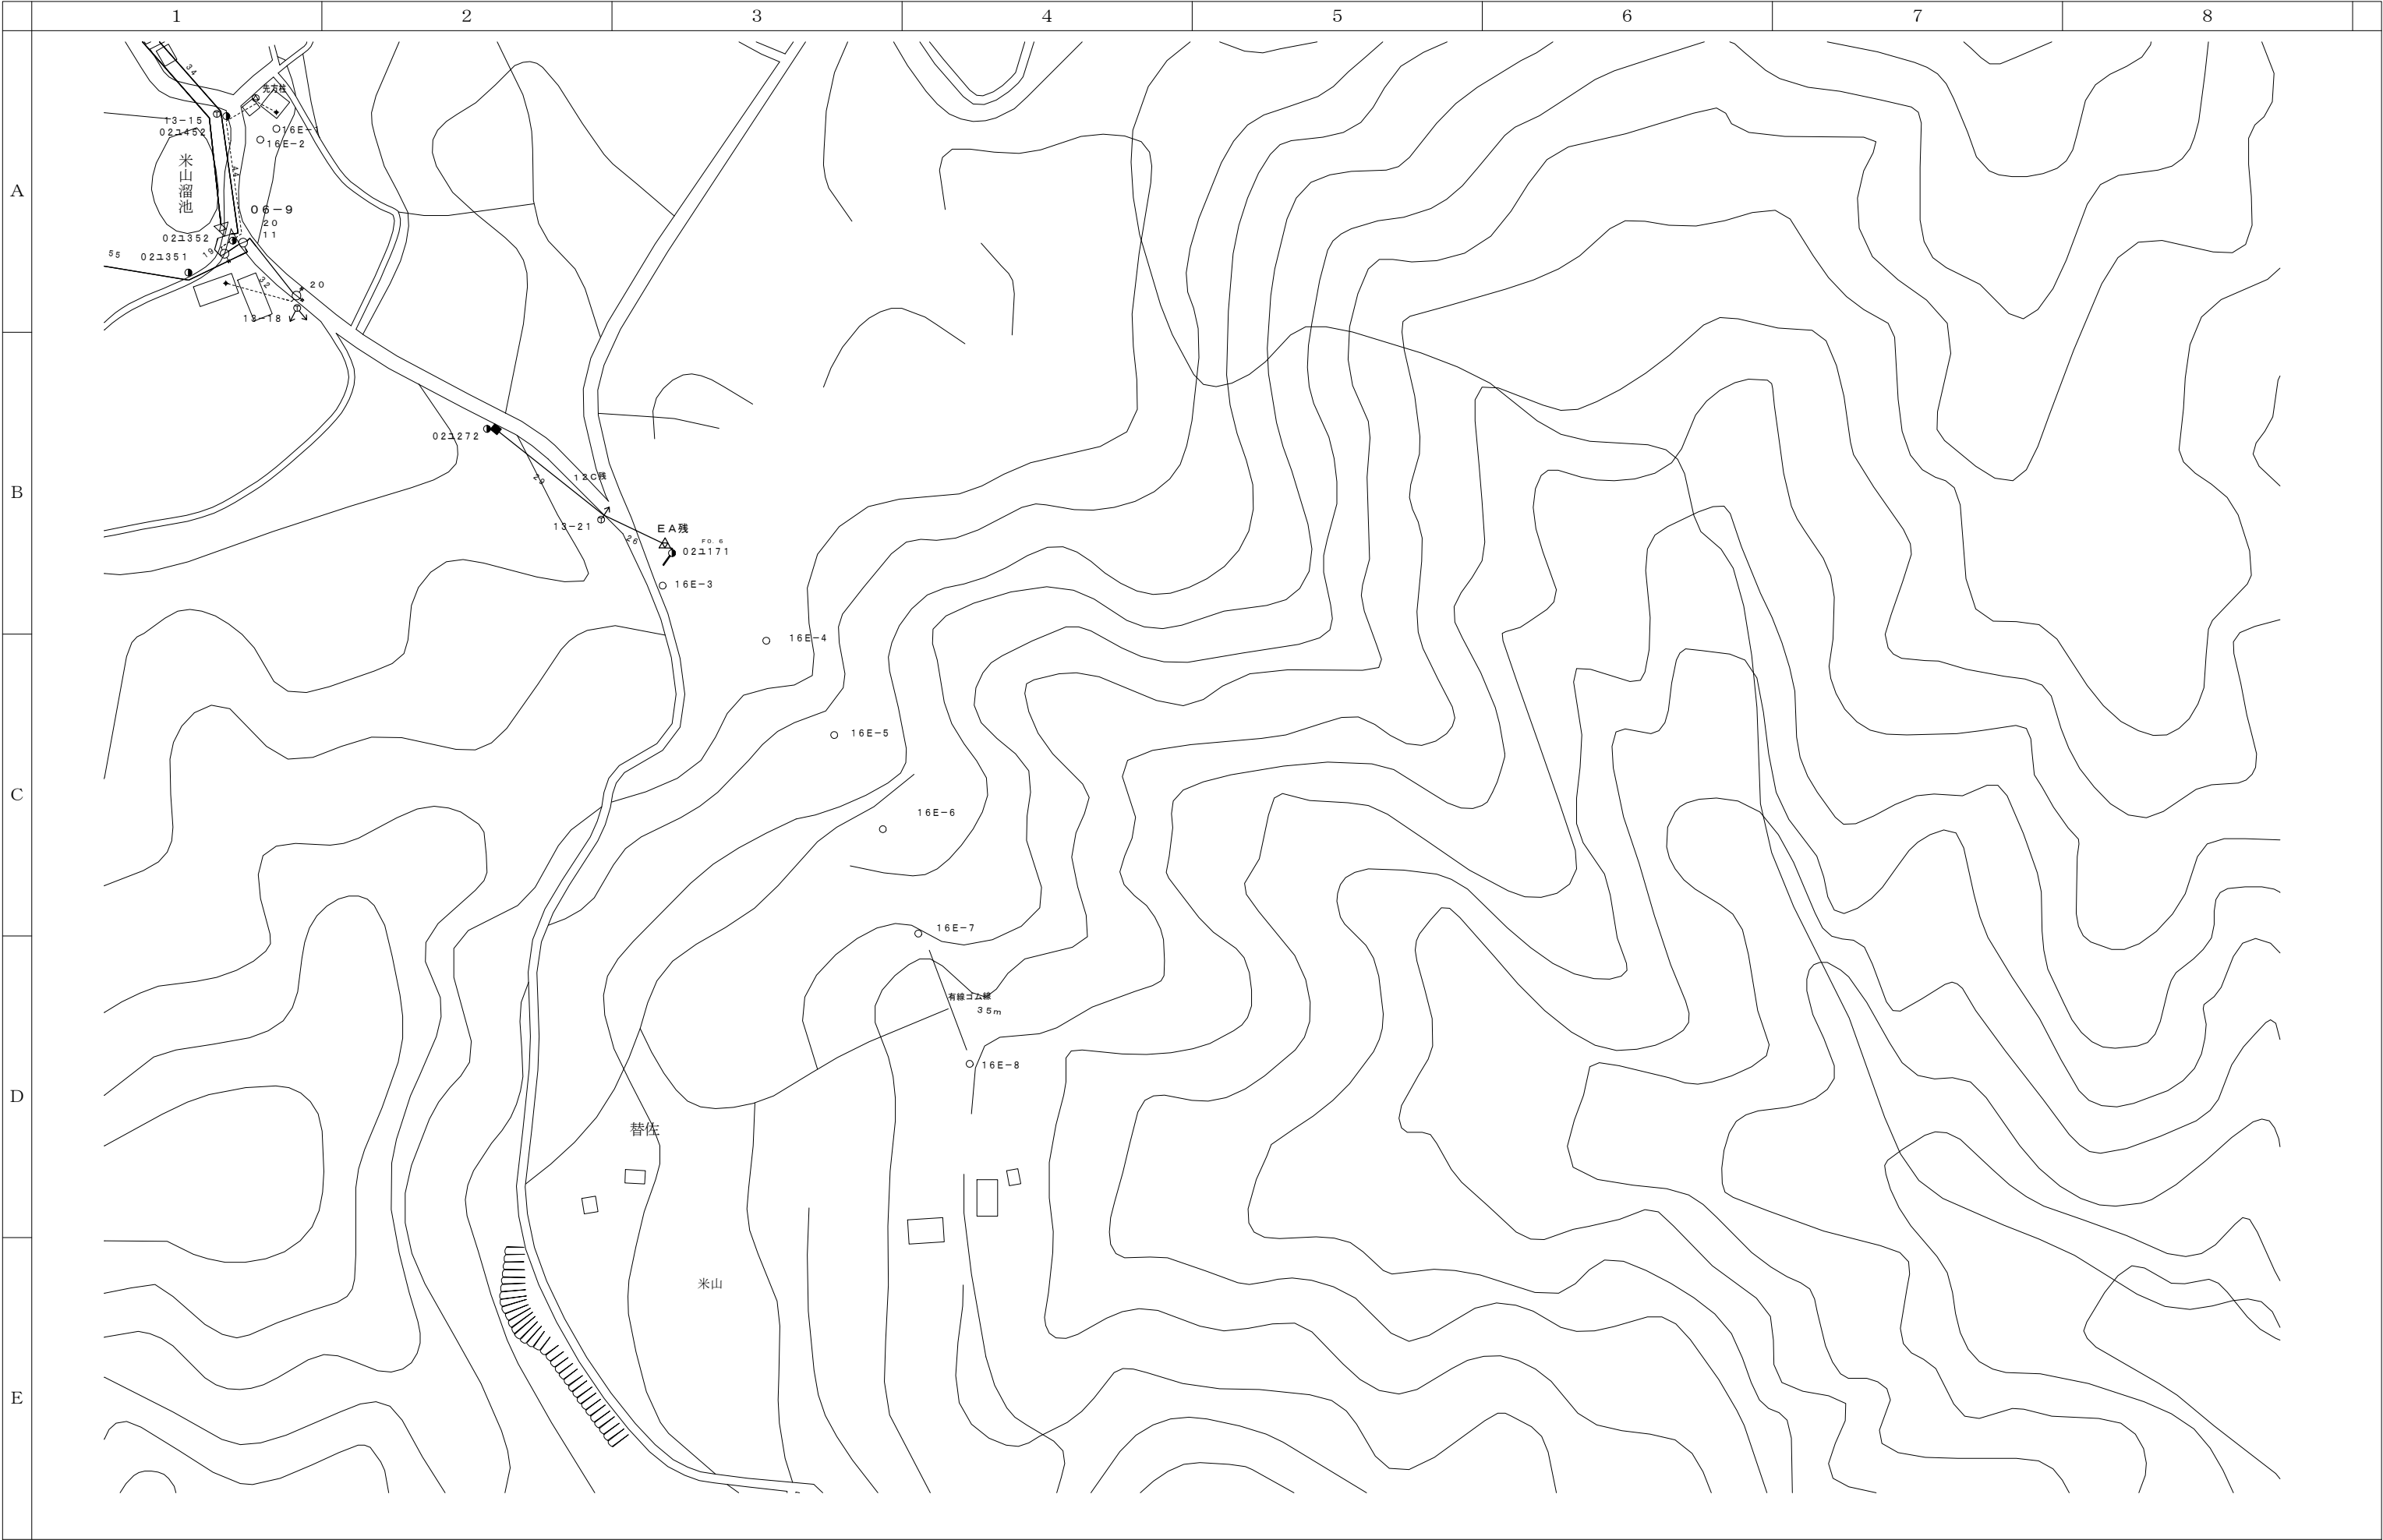

15-D

15-E

15-F

16-D



16-E

16-F

17-F


01020304050100m

| | | | | | | | | | | | | | | |
|--------|--|--------|--|--------|--|-------------------------|--|--------|--|-----------|--|------|--------|---|
| 会 社 名 | | | | | | 施 設 名 | | 年 月 | | | | | | |
| | | | | | | 令和8年度中野市情報通信施設HFC設備撤去工事 | | | | | | | | |
| 部 長 | | 次 長 | | 課 長 | | 主 任 | | 担 当 | | 図 名 | | 図 番 | 縮 尺 | 頁 |
| | | | | | | | | | | 伝送路設備 線路図 | | 16-E | 1/1000 | |

 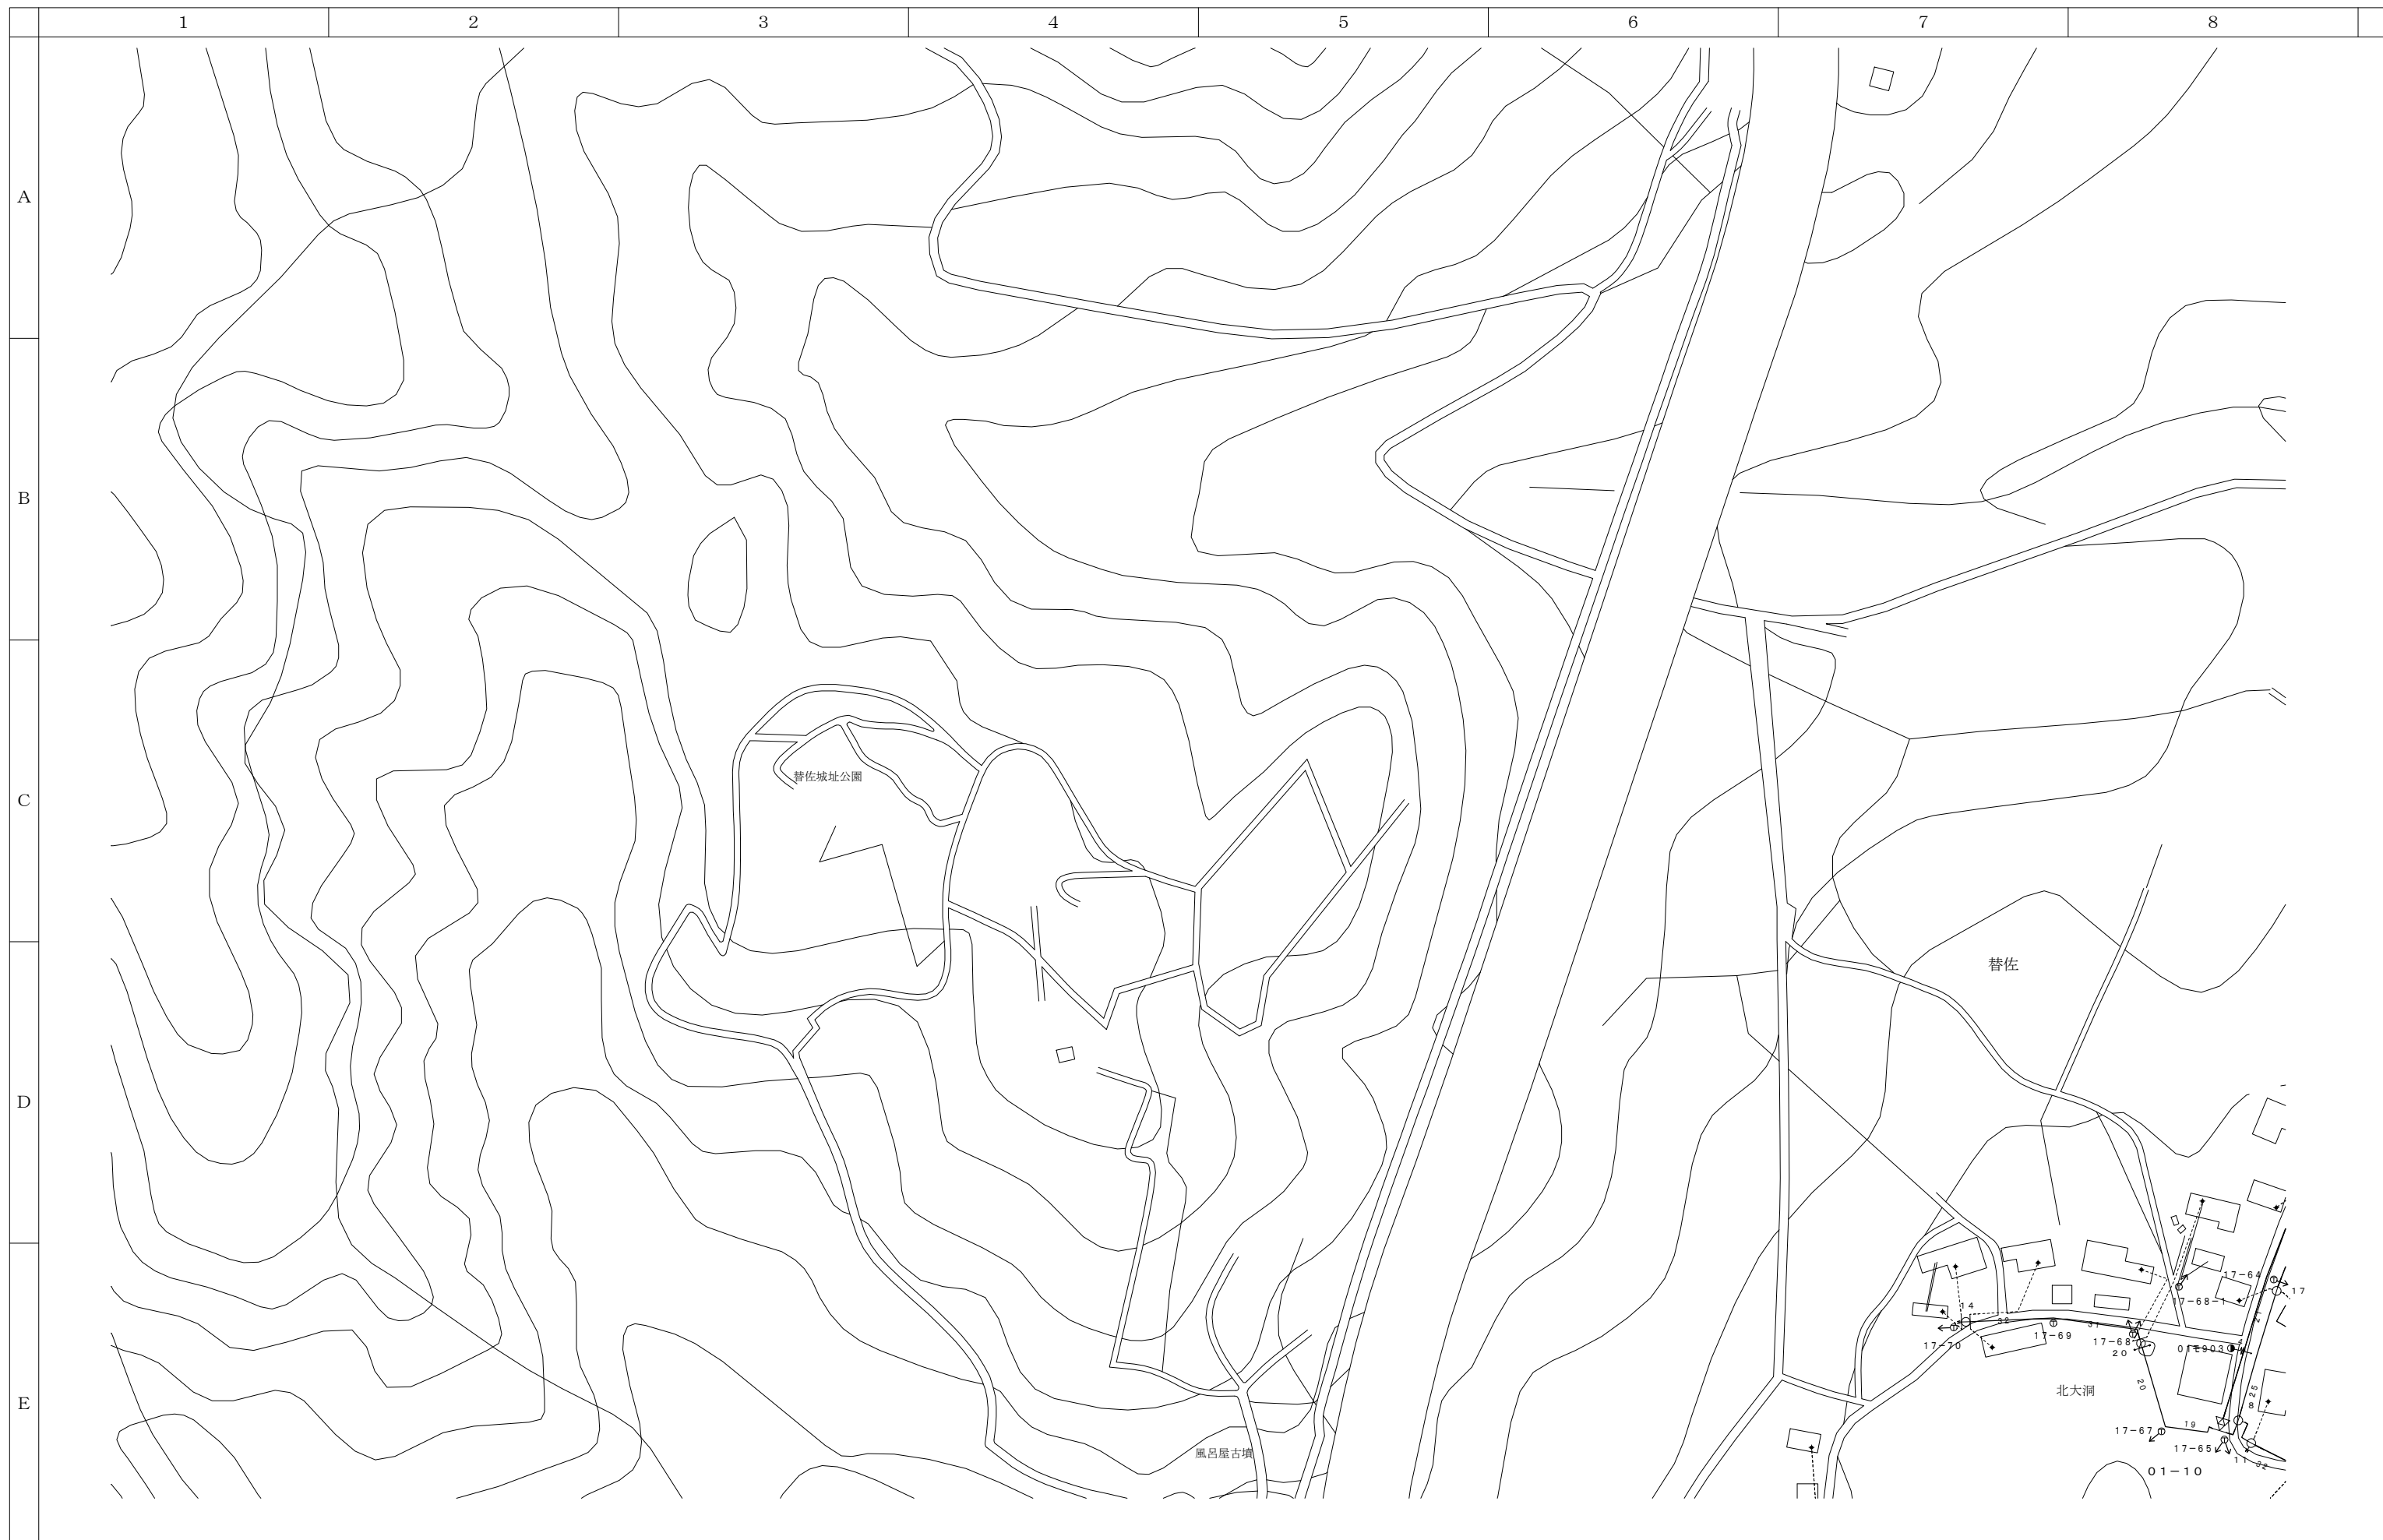

| | | |
|------|------|------|
| 15-E | 15-F | 15-G |
| 16-E | 16-F | 16-G |
| | 17-F | 17-G |

| | | | | | | | | | |
|-------|--|----|--|----|--|-------------------------|--|------|--------|
| 会 社 名 | | | | | | 施 設 名 | | 年 月 | |
| | | | | | | 令和8年度中野市情報通信施設HFC設備撤去工事 | | | |
| 部長 | | 次長 | | 課長 | | 主任 | | 担当 | |
| | | | | | | 図 名 | | 図 番 | 縮 尺 |
| | | | | | | 伝送路設備 線路図 | | 16-F | 1/1000 |
| | | | | | | | | | 頁 |

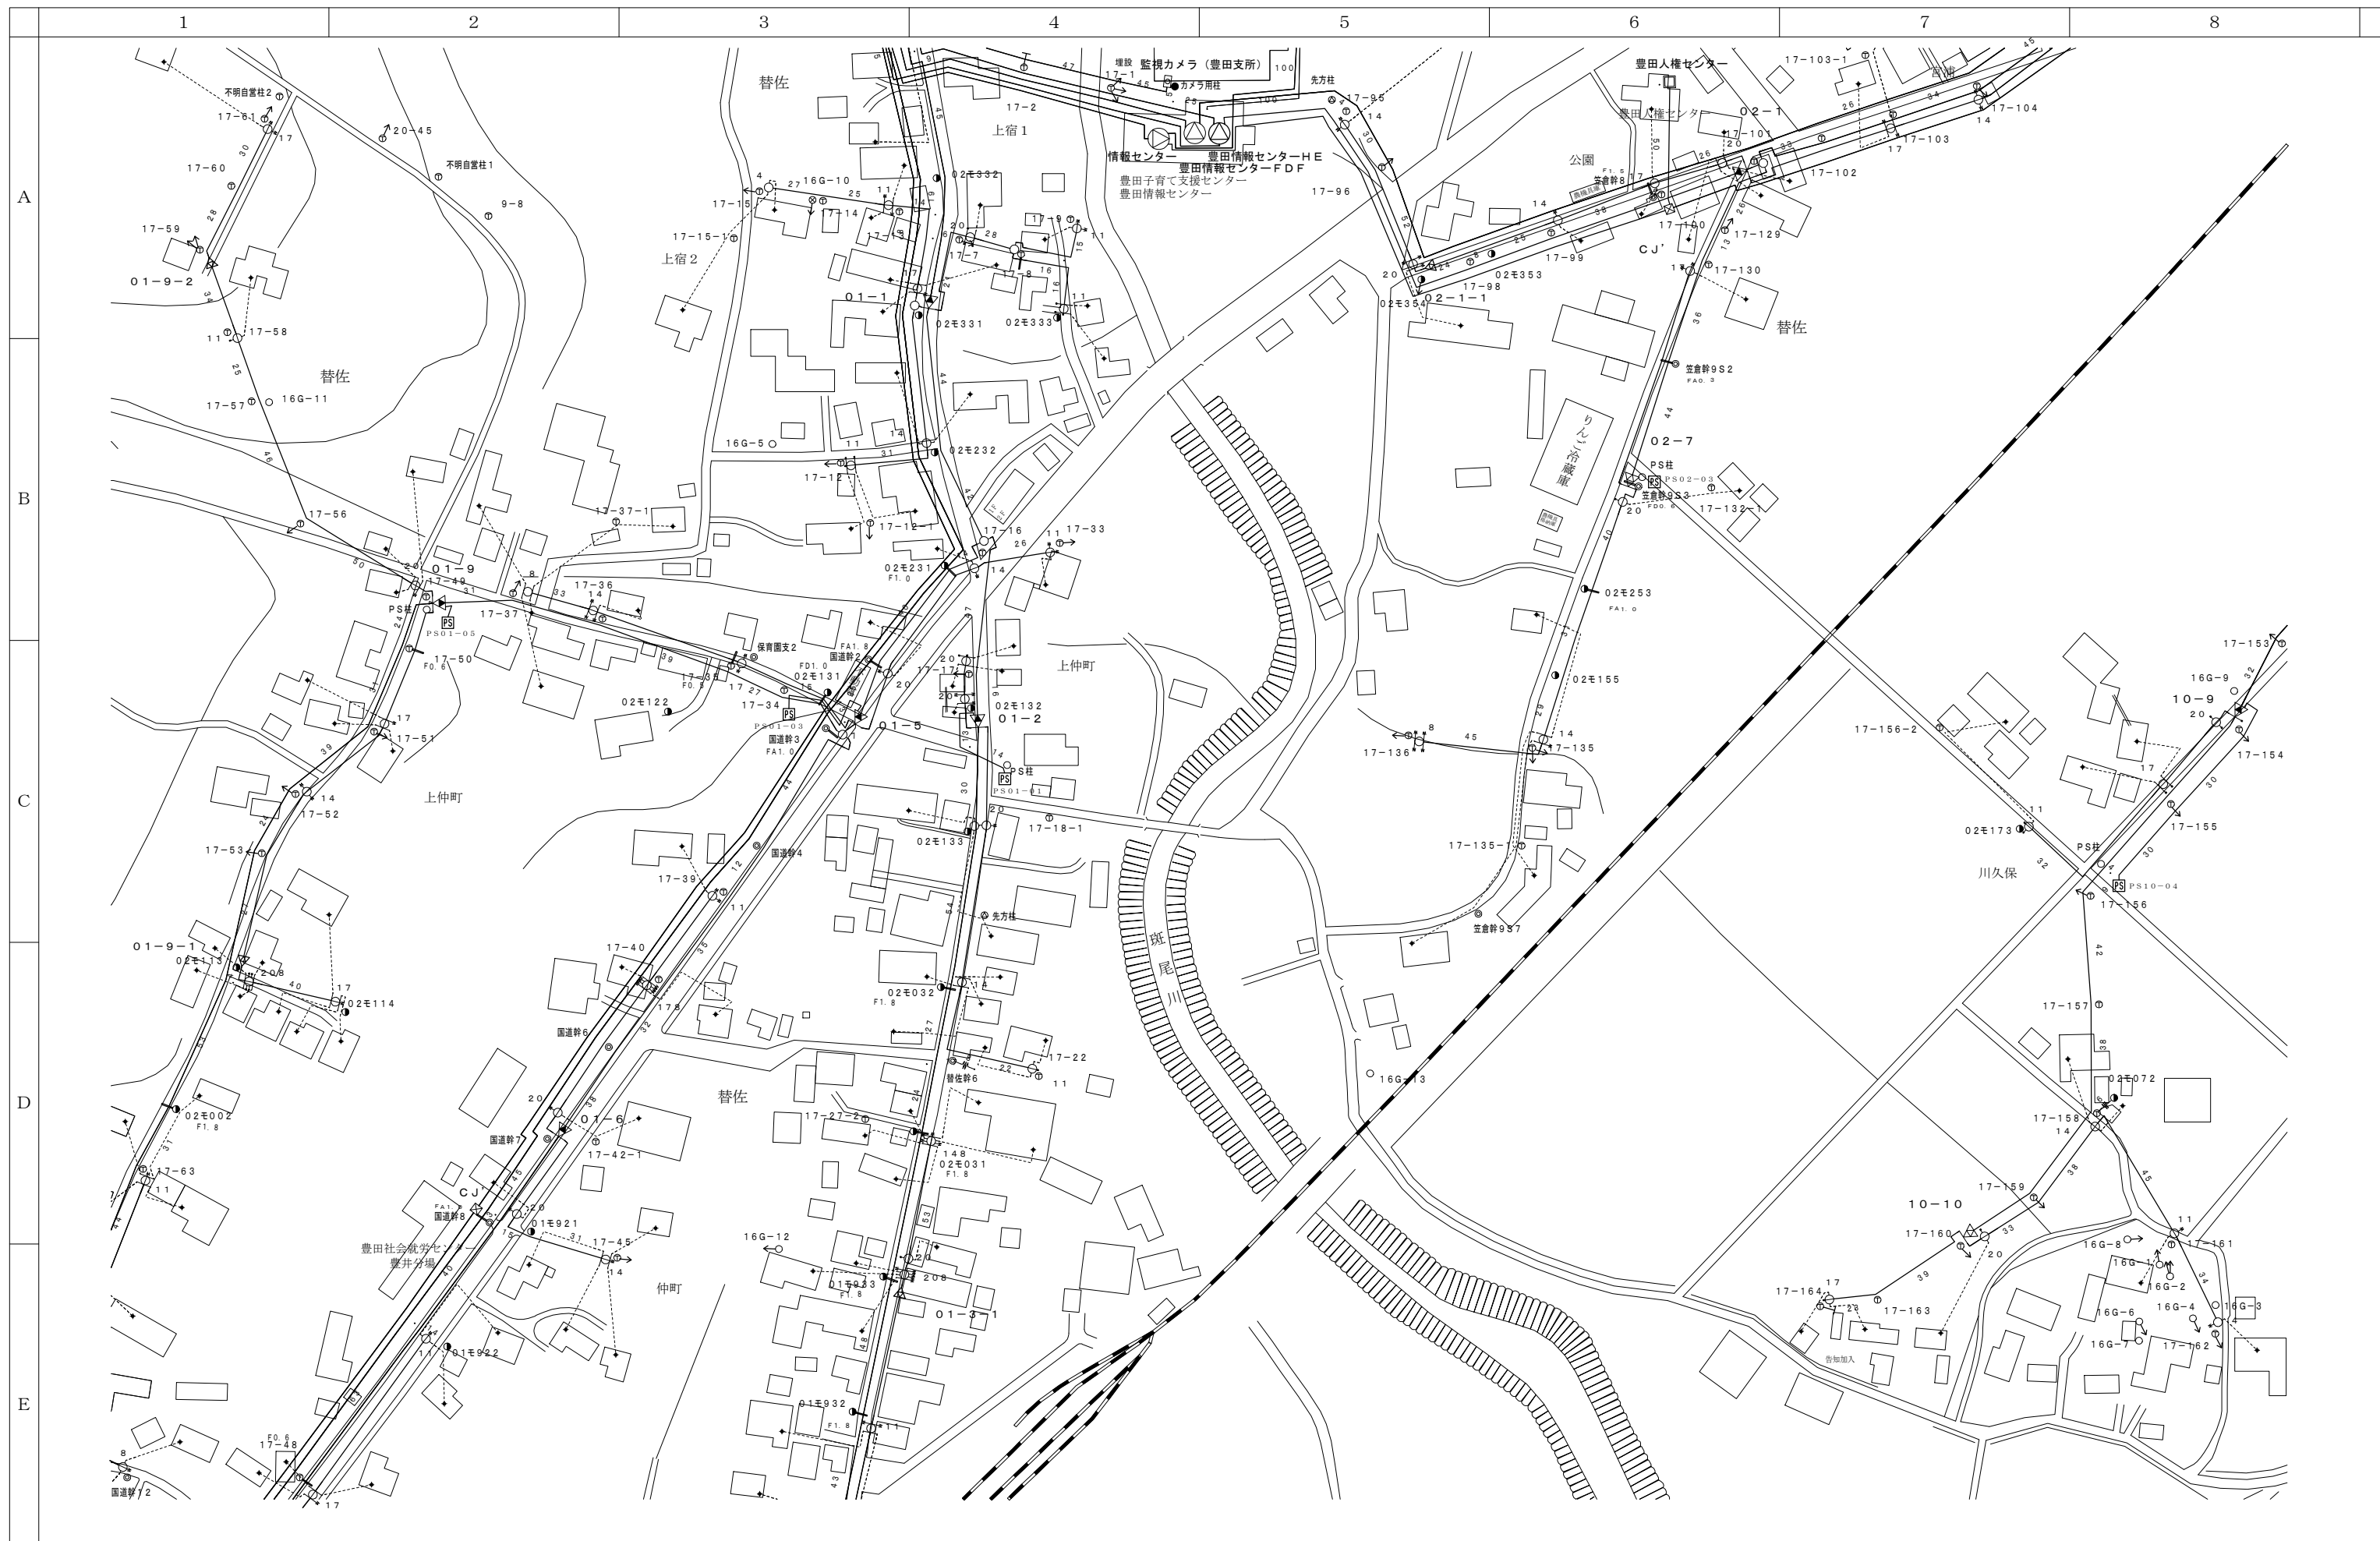

| | | |
|------|------|------|
| 15-F | 15-G | 15-H |
| 16-F | 16-G | 16-H |
| 17-F | 17-G | |


| | | | | | | | | | | | | | |
|-------|--|----|--|----|--|-------------------------|--|----|-----------|-----|------|--------|---|
| 会 社 名 | | | | | | 施 設 名 | | | | 年 月 | | | |
| | | | | | | 令和8年度中野市情報通信施設HFC設備撤去工事 | | | | | | | |
| 部長 | | 次長 | | 課長 | | 主任 | | 担当 | 図 名 | | 図 番 | 縮 尺 | 頁 |
| | | | | | | | | | 伝送路設備 線路図 | | 16-G | 1/1000 | |



0 10 20 30 40 50 100m

| | | |
|------|------|------|
| 15-G | 15-H | 15-I |
| 16-G | 16-H | |
| 17-G | | |


| 会 社 名 | | | | | | 施 設 名 | | 年 月 | | | | | | |
|-------|--|----|--|----|--|-------------------------|--|-----|--|-----------|--|------|--------|---|
| | | | | | | 令和8年度中野市情報通信施設HFC設備撤去工事 | | | | | | | | |
| 部長 | | 次長 | | 課長 | | 主任 | | 担当 | | 図 名 | | 図 番 | 縮 尺 | 頁 |
| | | | | | | | | | | 伝送路設備 線路図 | | 16-H | 1/1000 | |

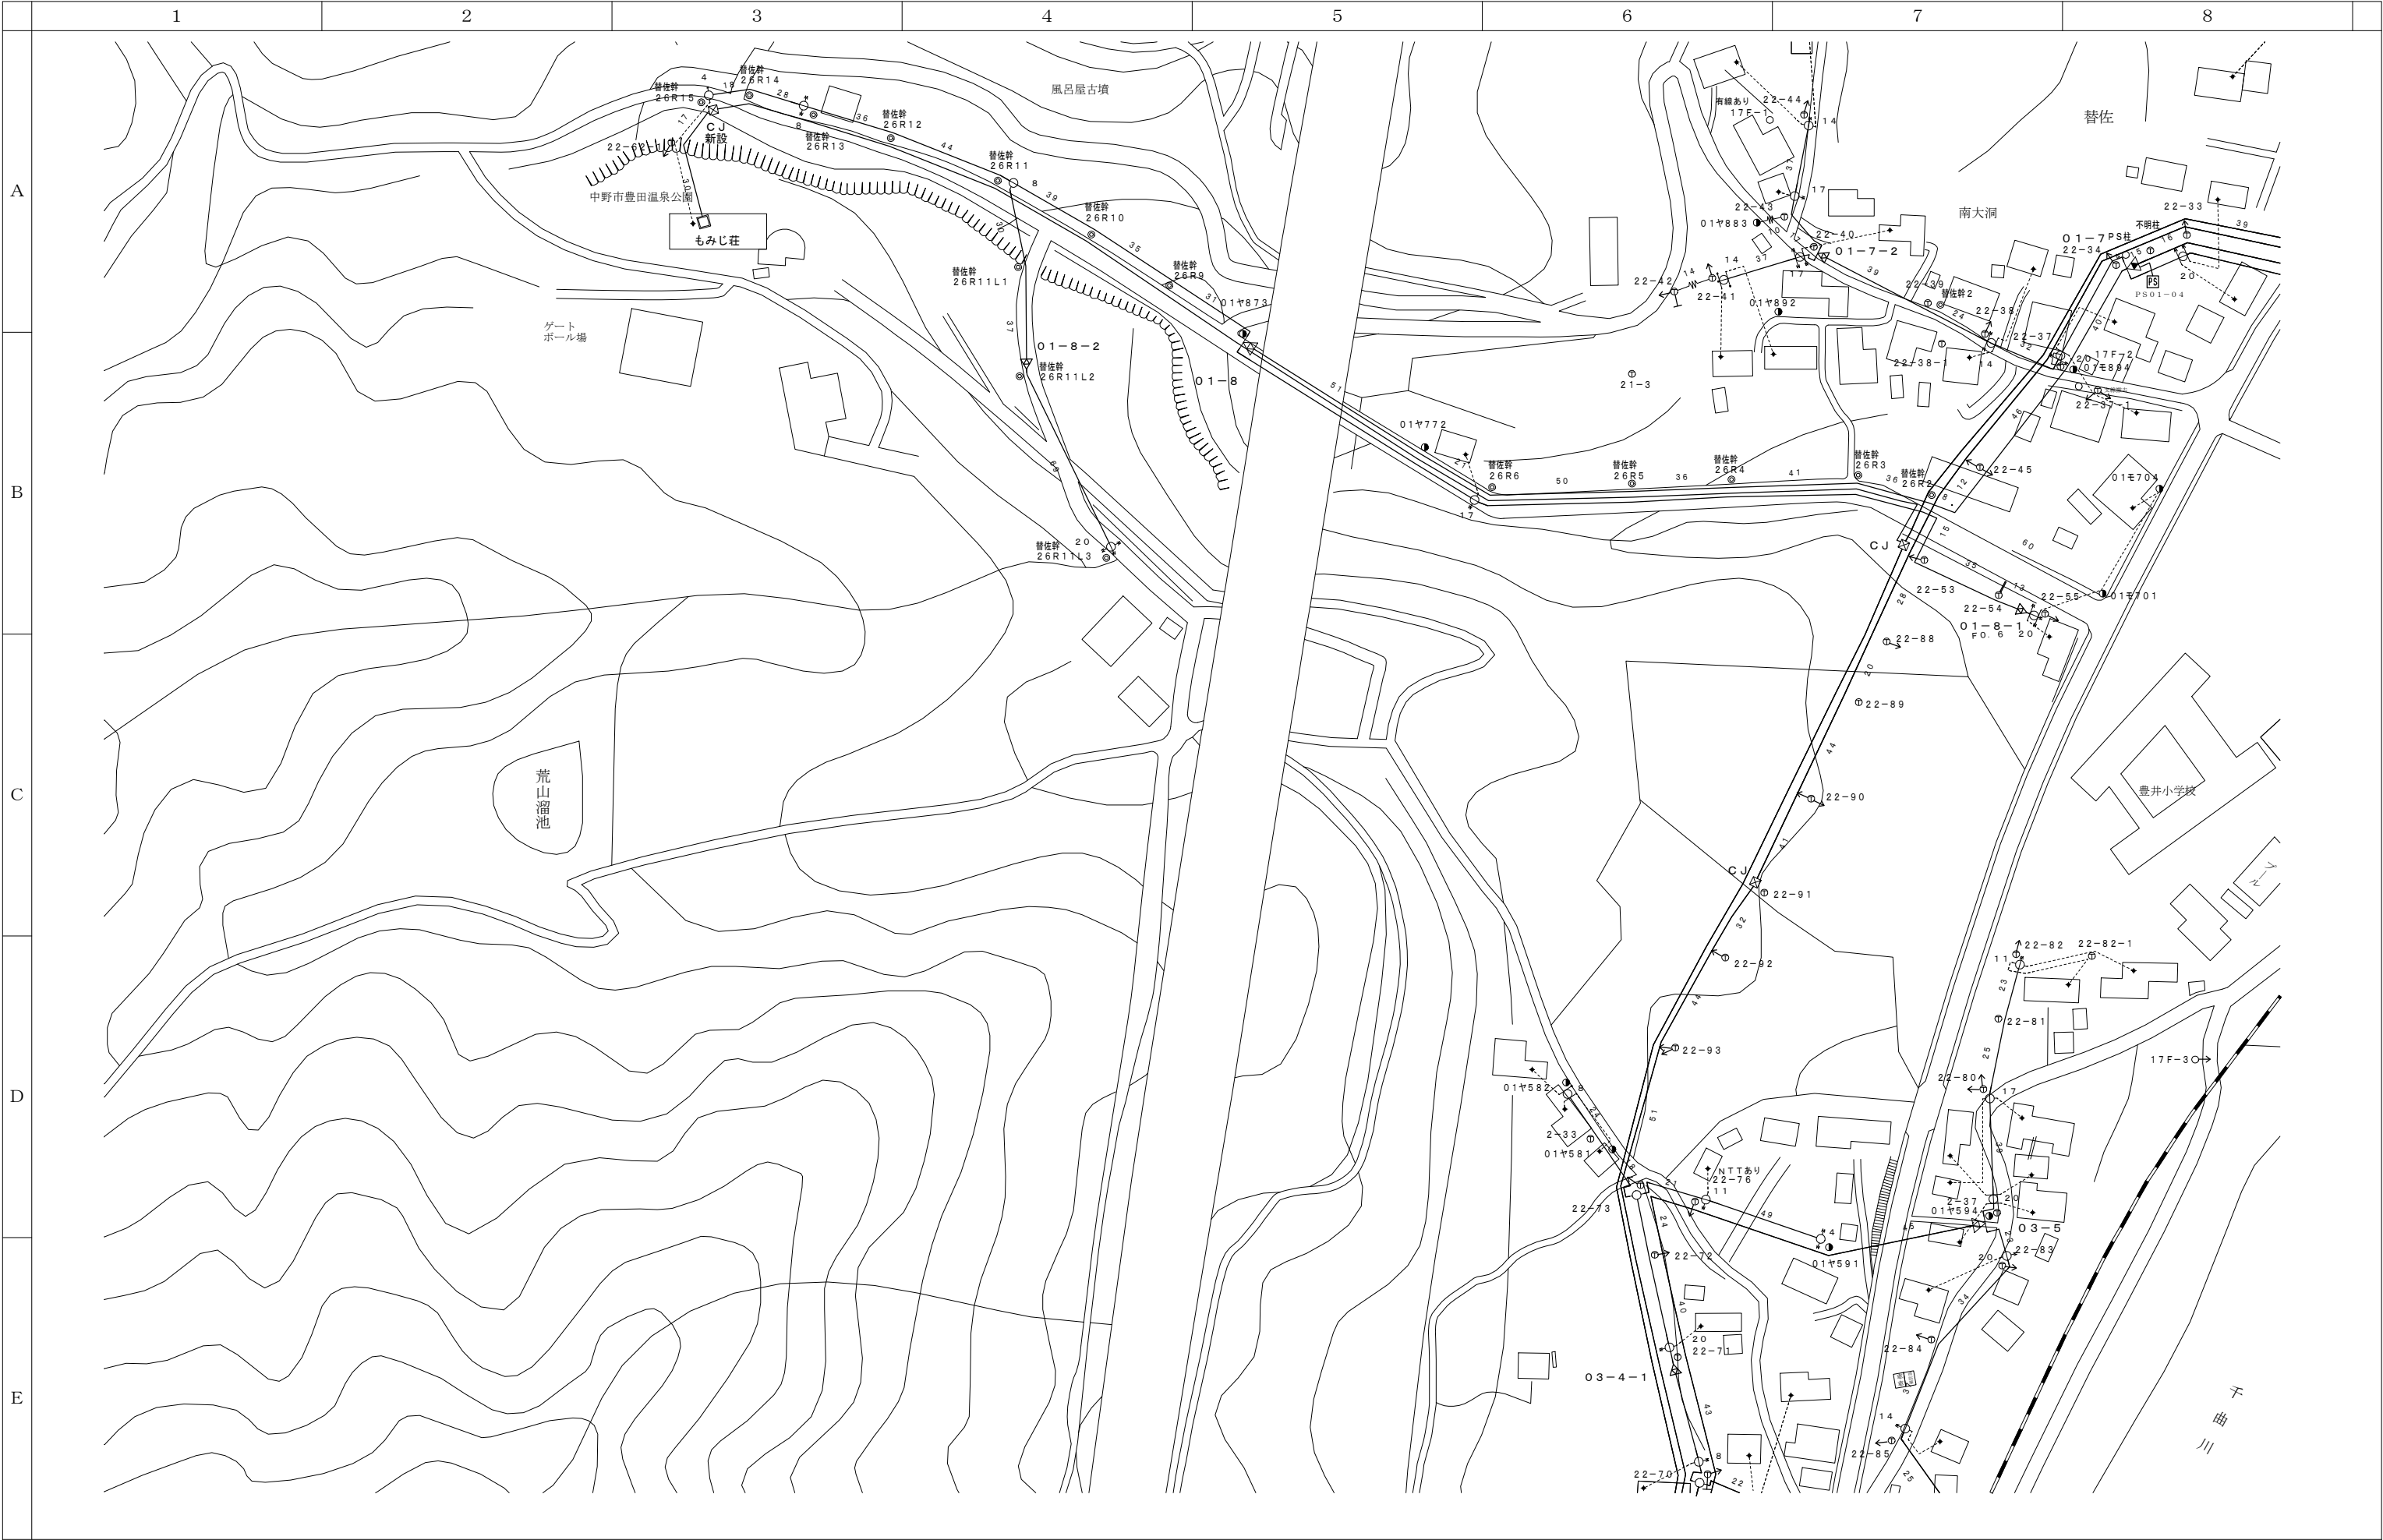

0 10 20 30 40 50 100m


| | | |
|------|------|------|
| 16-E | 16-F | 16-G |
| 17-F | 17-G | |
| 18-F | 18-G | |

| 会社名 | | | | | 施設名 | | 年月 | |
|-----|----|----|----|----|-------------------------|------|--------|---|
| | | | | | 令和8年度中野市情報通信施設HFC設備撤去工事 | | | |
| 部長 | 次長 | 課長 | 主任 | 担当 | 図名 | 図番 | 縮尺 | 頁 |
| | | | | | 伝送路設備 線路図 | 17-F | 1/1000 | |

 


| | |
|------|------|
| | 18-F |
| 19-E | 19-F |
| 20-E | 20-F |


| 会 社 名 | | | | | 施 設 名 | | 年 月 | |
|--------|--------|--------|--------|--------|-------------------------|------|--------|---|
| | | | | | 令和8年度中野市情報通信施設HFC設備撤去工事 | | | |
| 部 長 | 次 長 | 課 長 | 主 任 | 担 当 | 図 名 | 図 番 | 縮 尺 | 頁 |
| | | | | | 伝送路設備 線路図 | 19-E | 1/1000 | |

 

| | | |
|------|------|------|
| | 18-F | 18-G |
| 19-E | 19-F | 19-G |
| 20-E | 20-F | 20-G |

| | | | | | | | | | | | | | |
|--------|--|--------|--|--------|--|--------|-------------------------|--------|-----------|--|------|--------|---|
| 会 社 名 | | | | | | | 施 設 名 | | | | 年 月 | | |
| | | | | | | | 令和8年度中野市情報通信施設HFC設備撤去工事 | | | | | | |
| 部 長 | | 次 長 | | 課 長 | | 主 任 | | 担 当 | 図 名 | | 図 番 | 縮 尺 | 頁 |
| | | | | | | | | | 伝送路設備 線路図 | | 19-F | 1/1000 | |

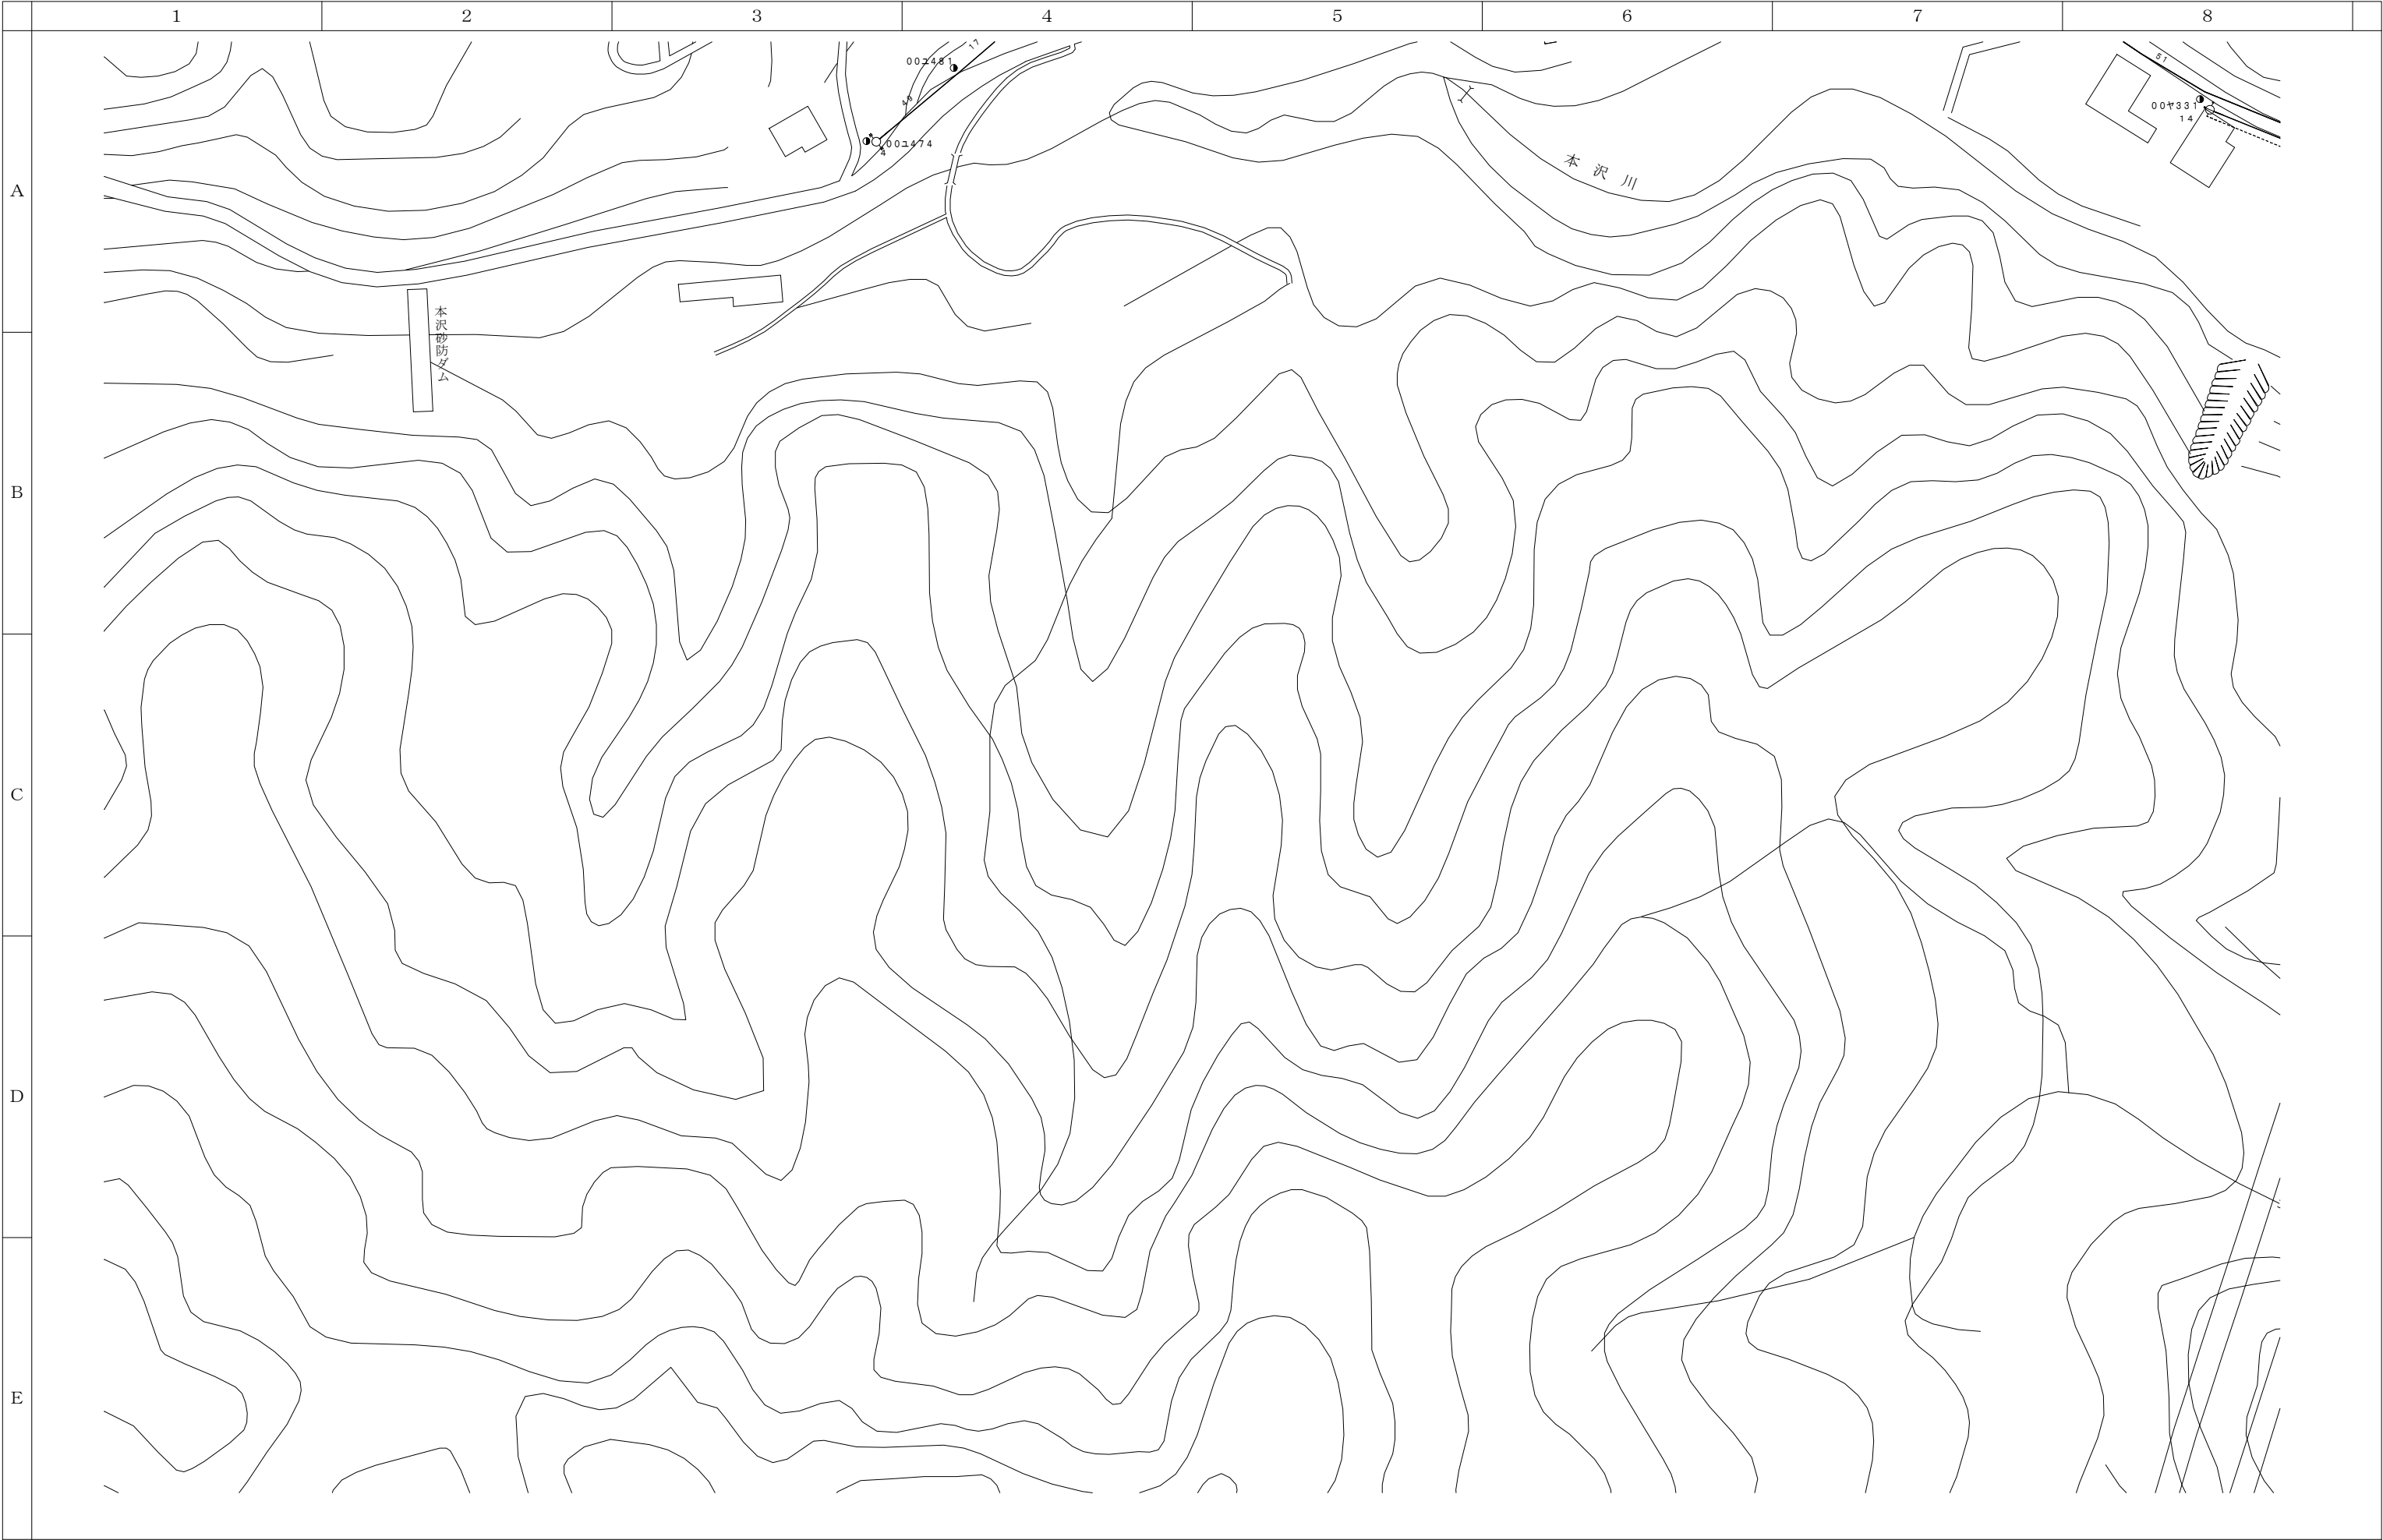


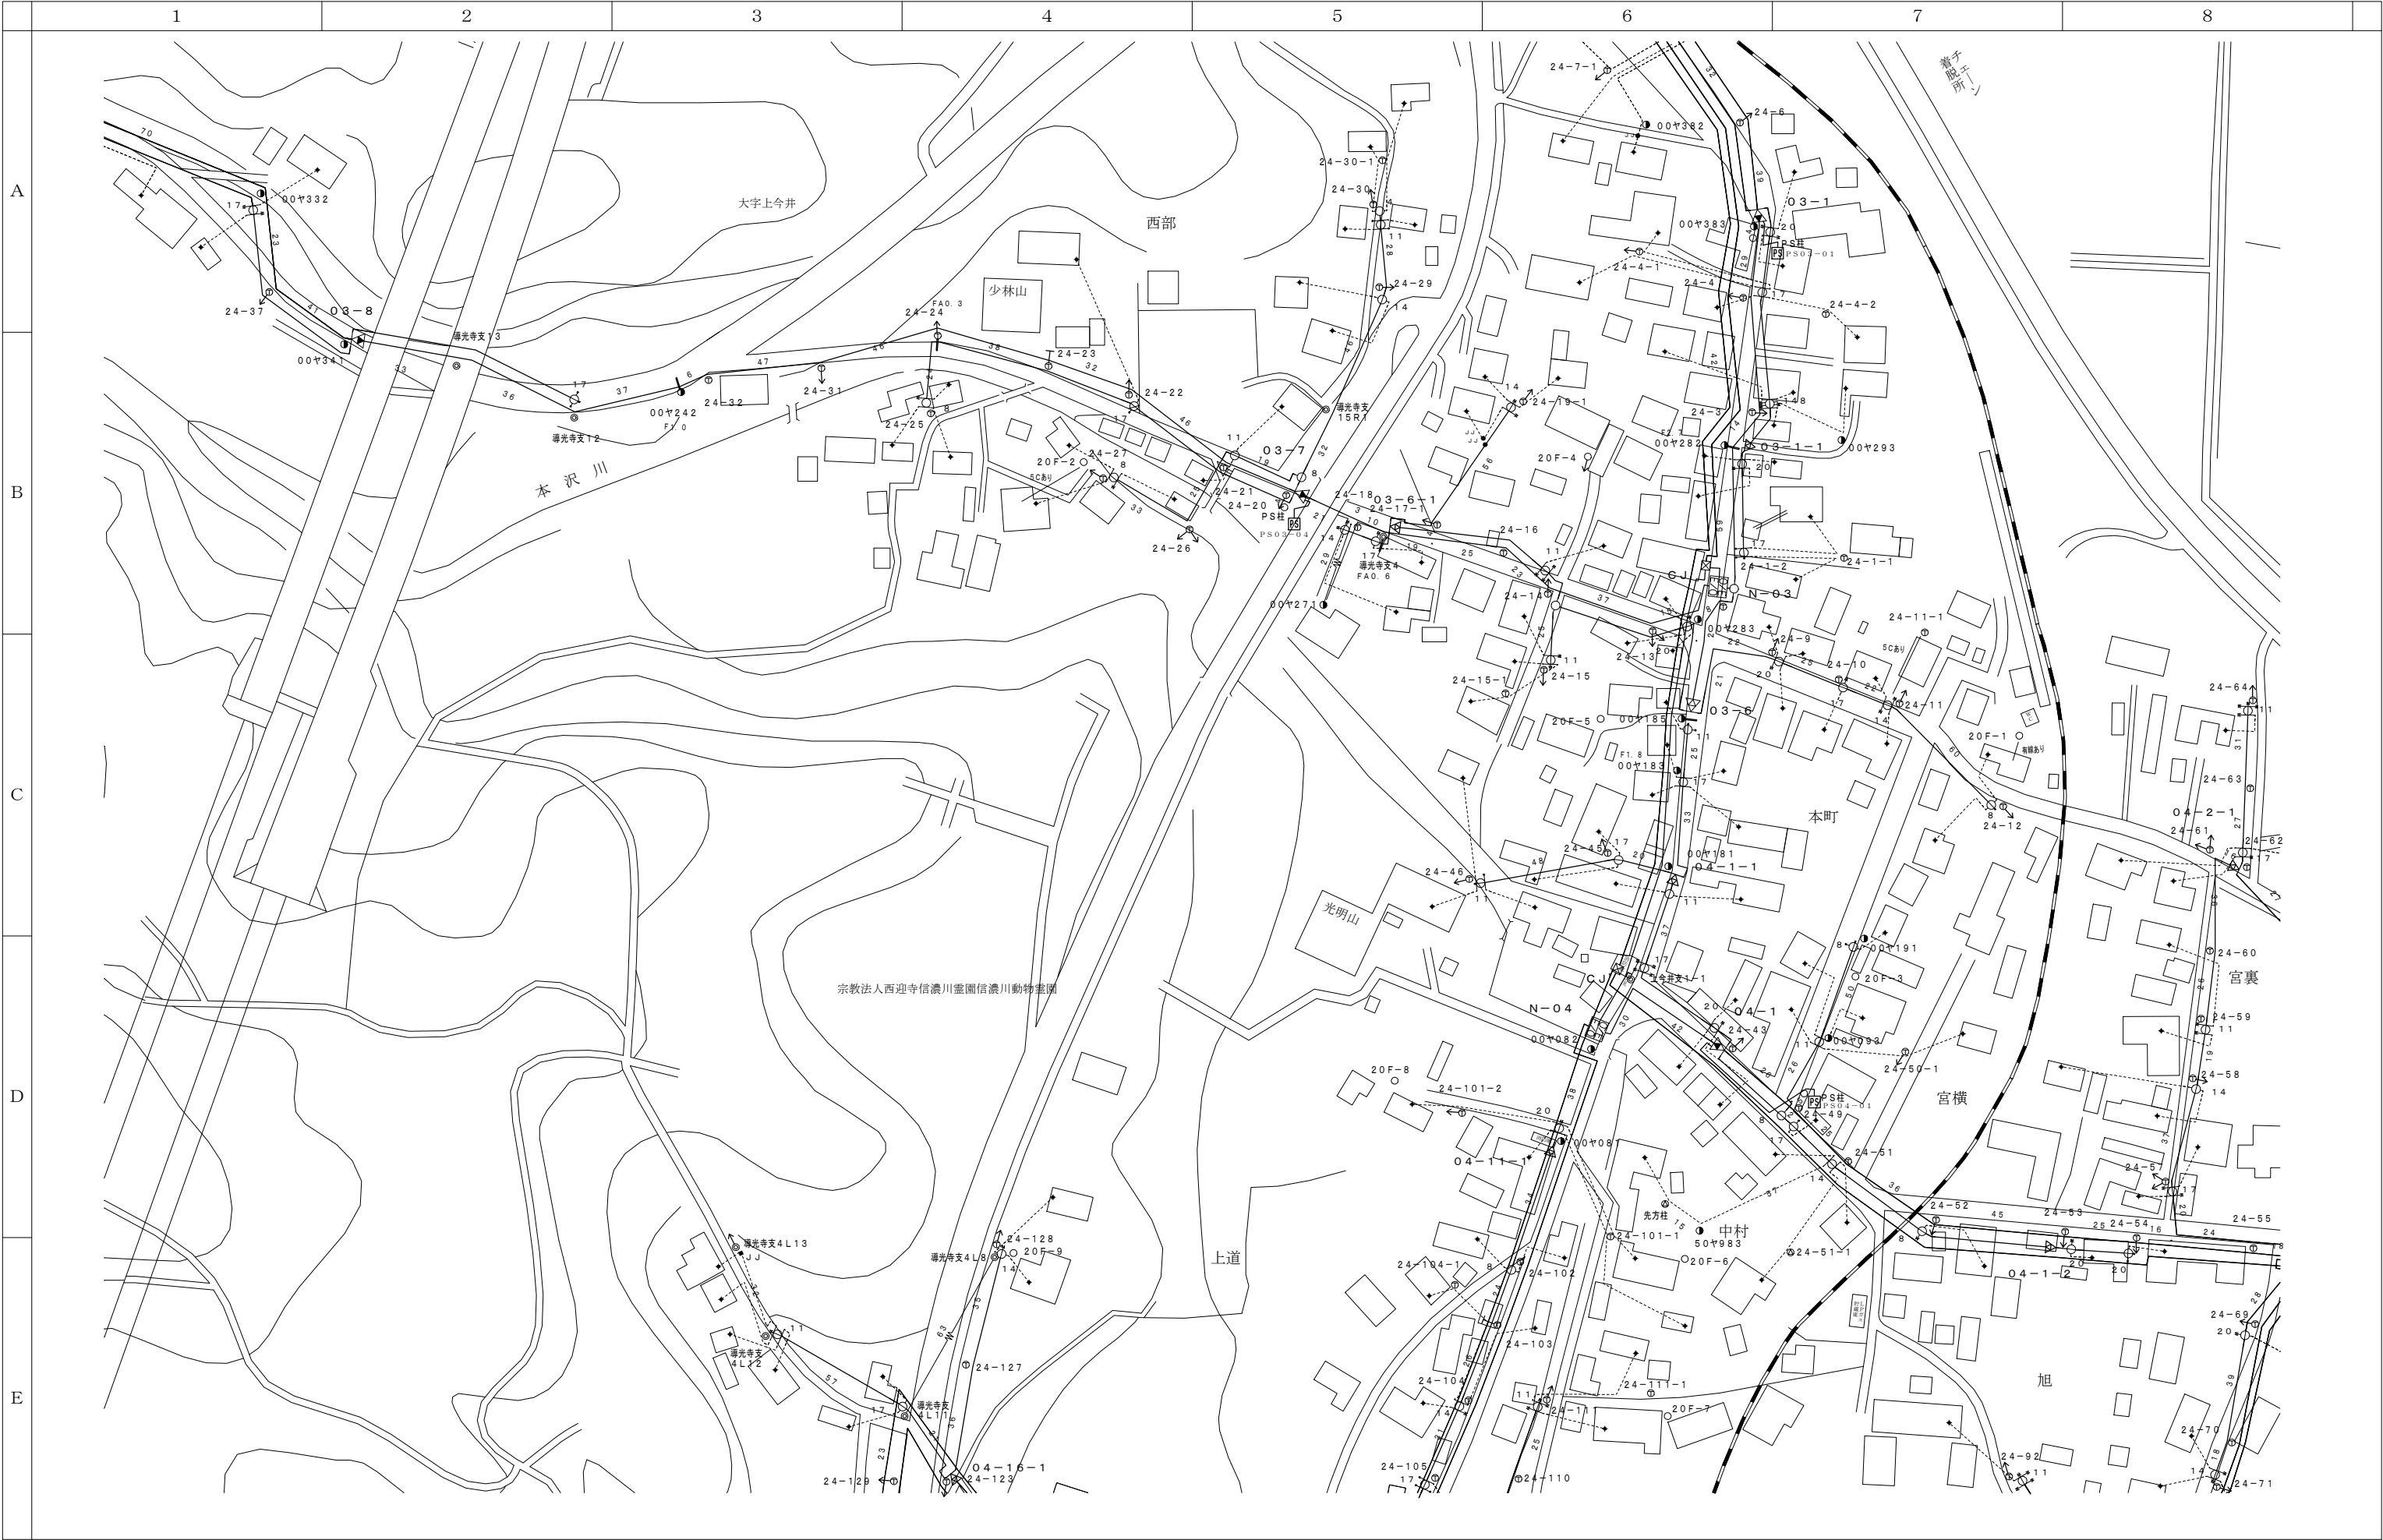

| | | |
|------|------|------|
| 19-E | 19-F | 19-G |
| 20-E | 20-F | 20-G |
| 21-E | 21-F | 21-G |


| 会 社 名 | | | | 施 設 名 | | 年 月 | |
|-------|--|--|--|-------------------------|------|--------|---|
| | | | | 令和8年度中野市情報通信施設HFC設備撤去工事 | | | |
| | | | | 図 名 | 図 番 | 縮 尺 | 頁 |
| | | | | 伝送路設備 線路図 | 20-F | 1/1000 | |



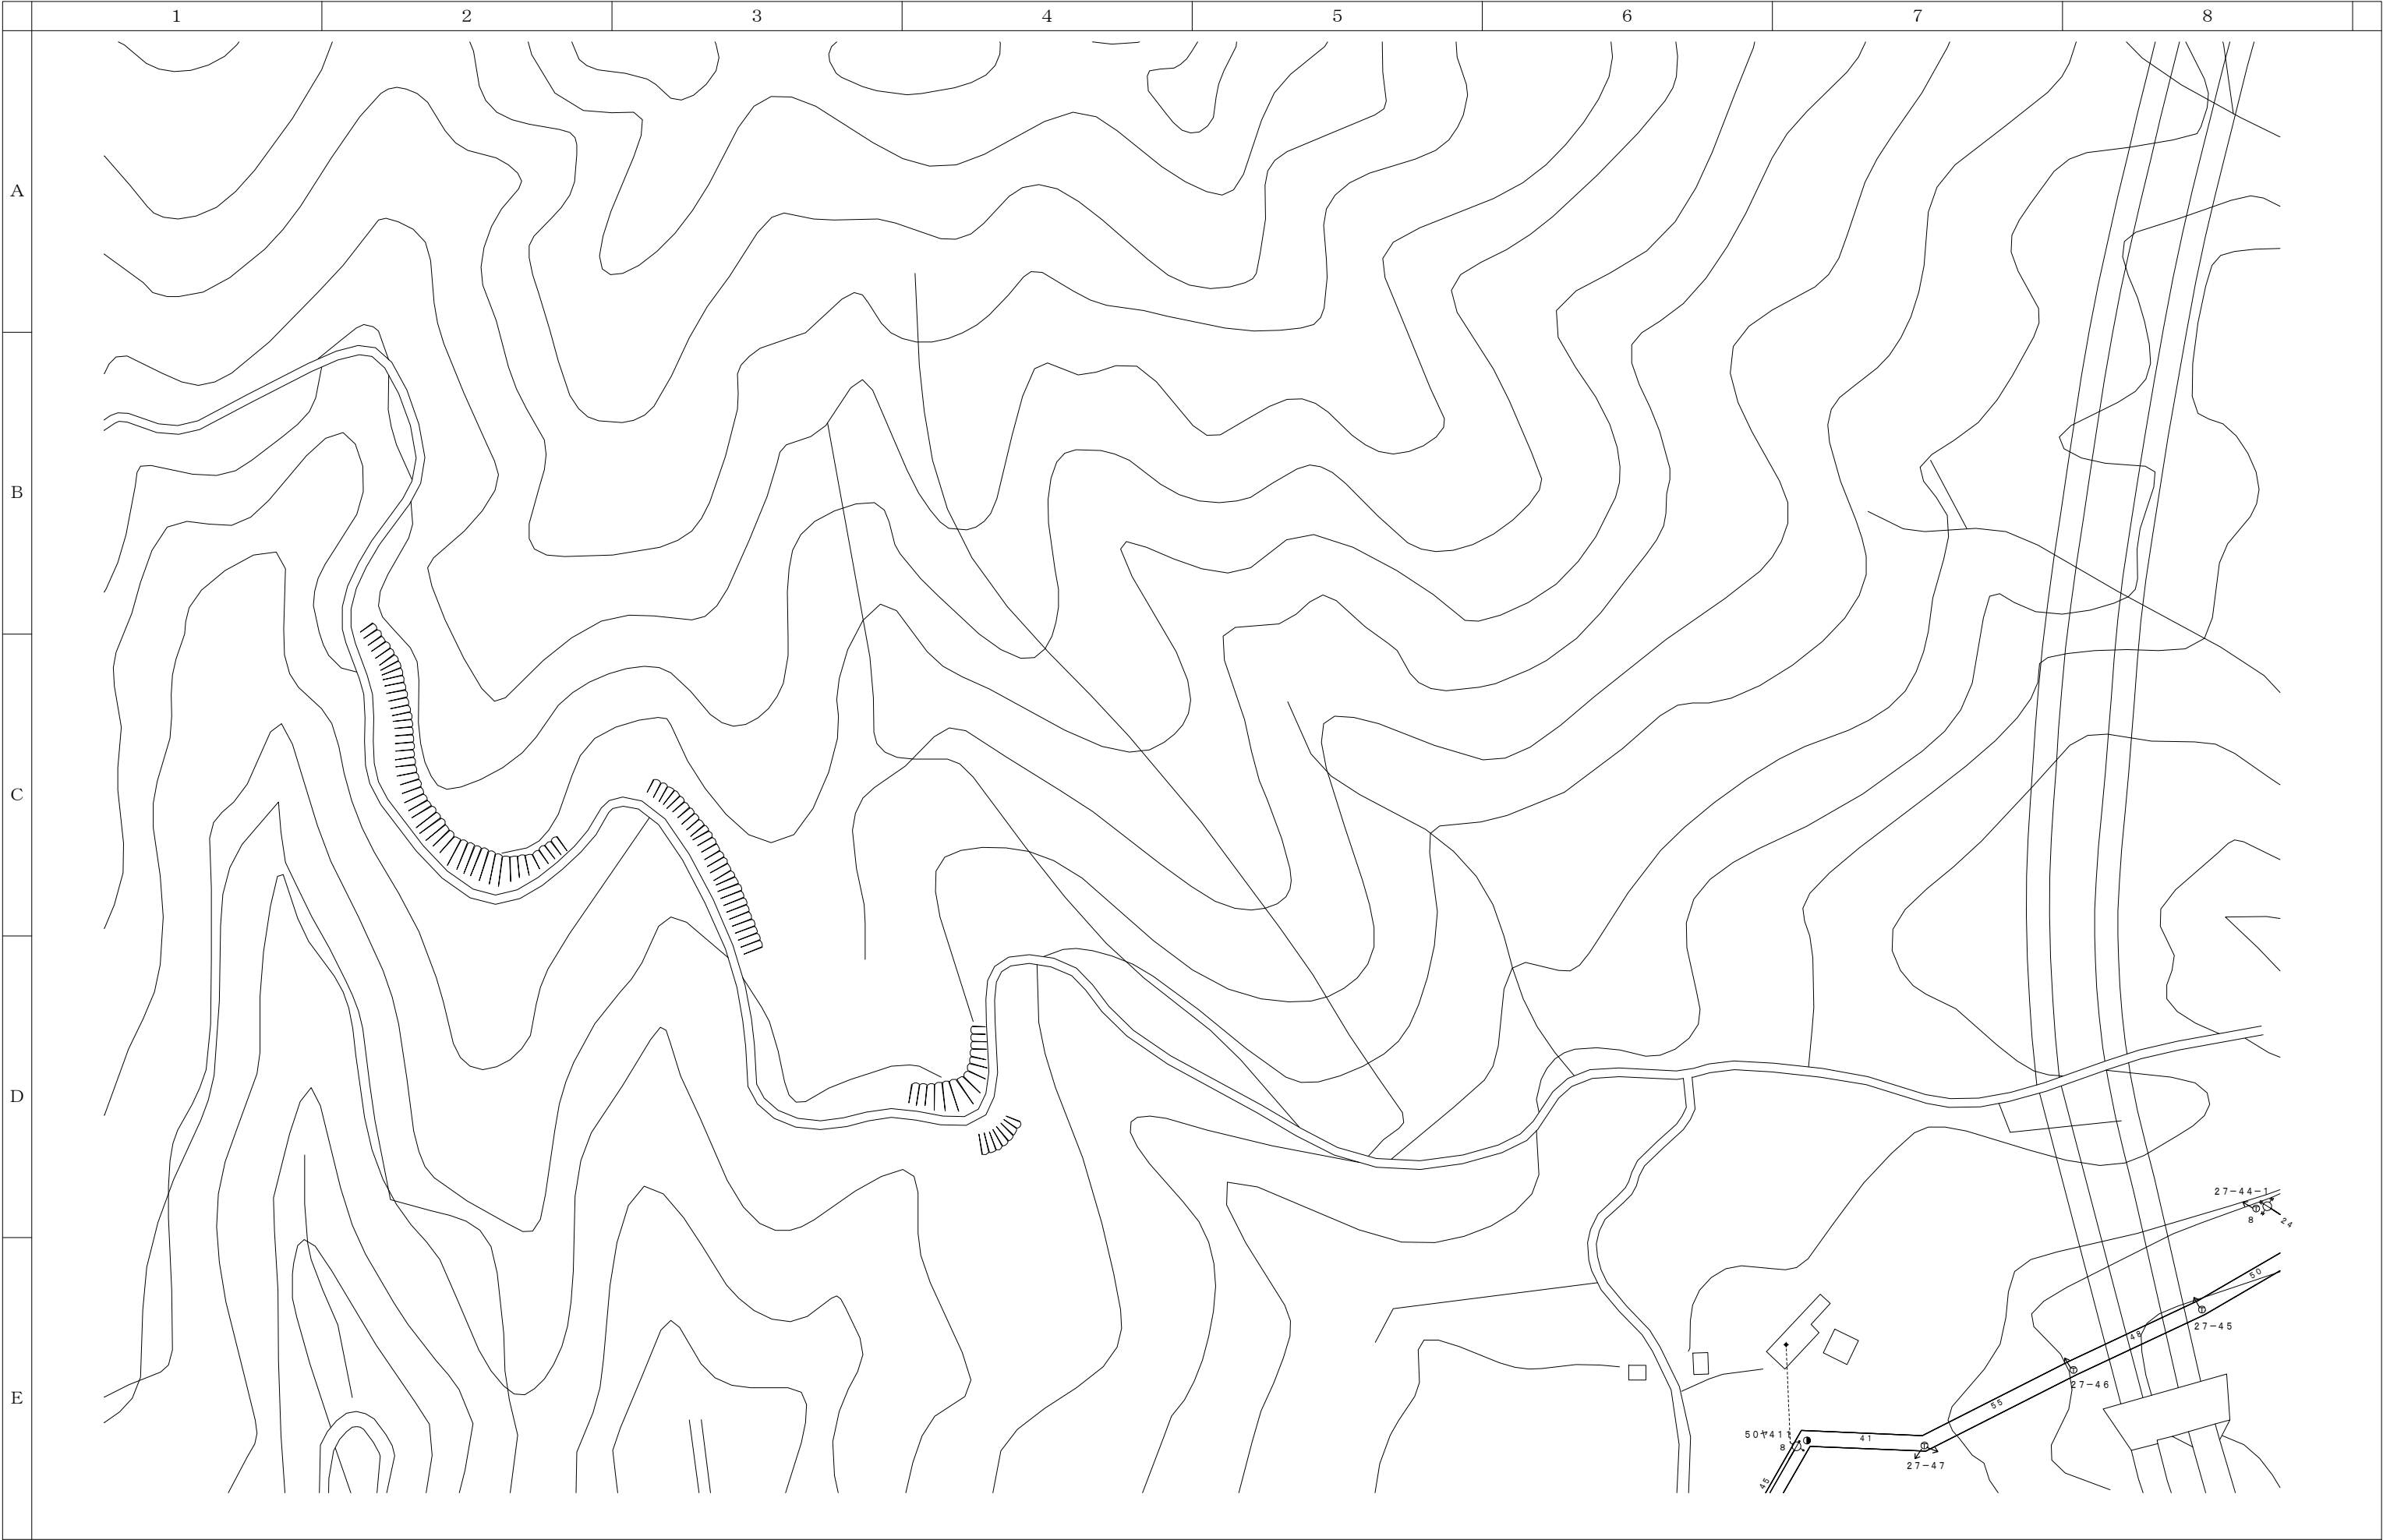


| | |
|------|------|
| 20-E | 20-F |
| 21-E | 21-F |
| 22-E | 22-F |



| 会 社 名 | | | | | | 施 設 名 | | 年 月 | | | | | | |
|--------|--|--------|--|--------|--|-------------------------|--|--------|--|-----------|--|------|--------|---|
| | | | | | | 令和8年度中野市情報通信施設HFC設備撤去工事 | | | | | | | | |
| 部 長 | | 次 長 | | 課 長 | | 主 任 | | 担 当 | | 図 名 | | 図 番 | 縮 尺 | 頁 |
| | | | | | | | | | | 伝送路設備 線路図 | | 21-E | 1/1000 | |

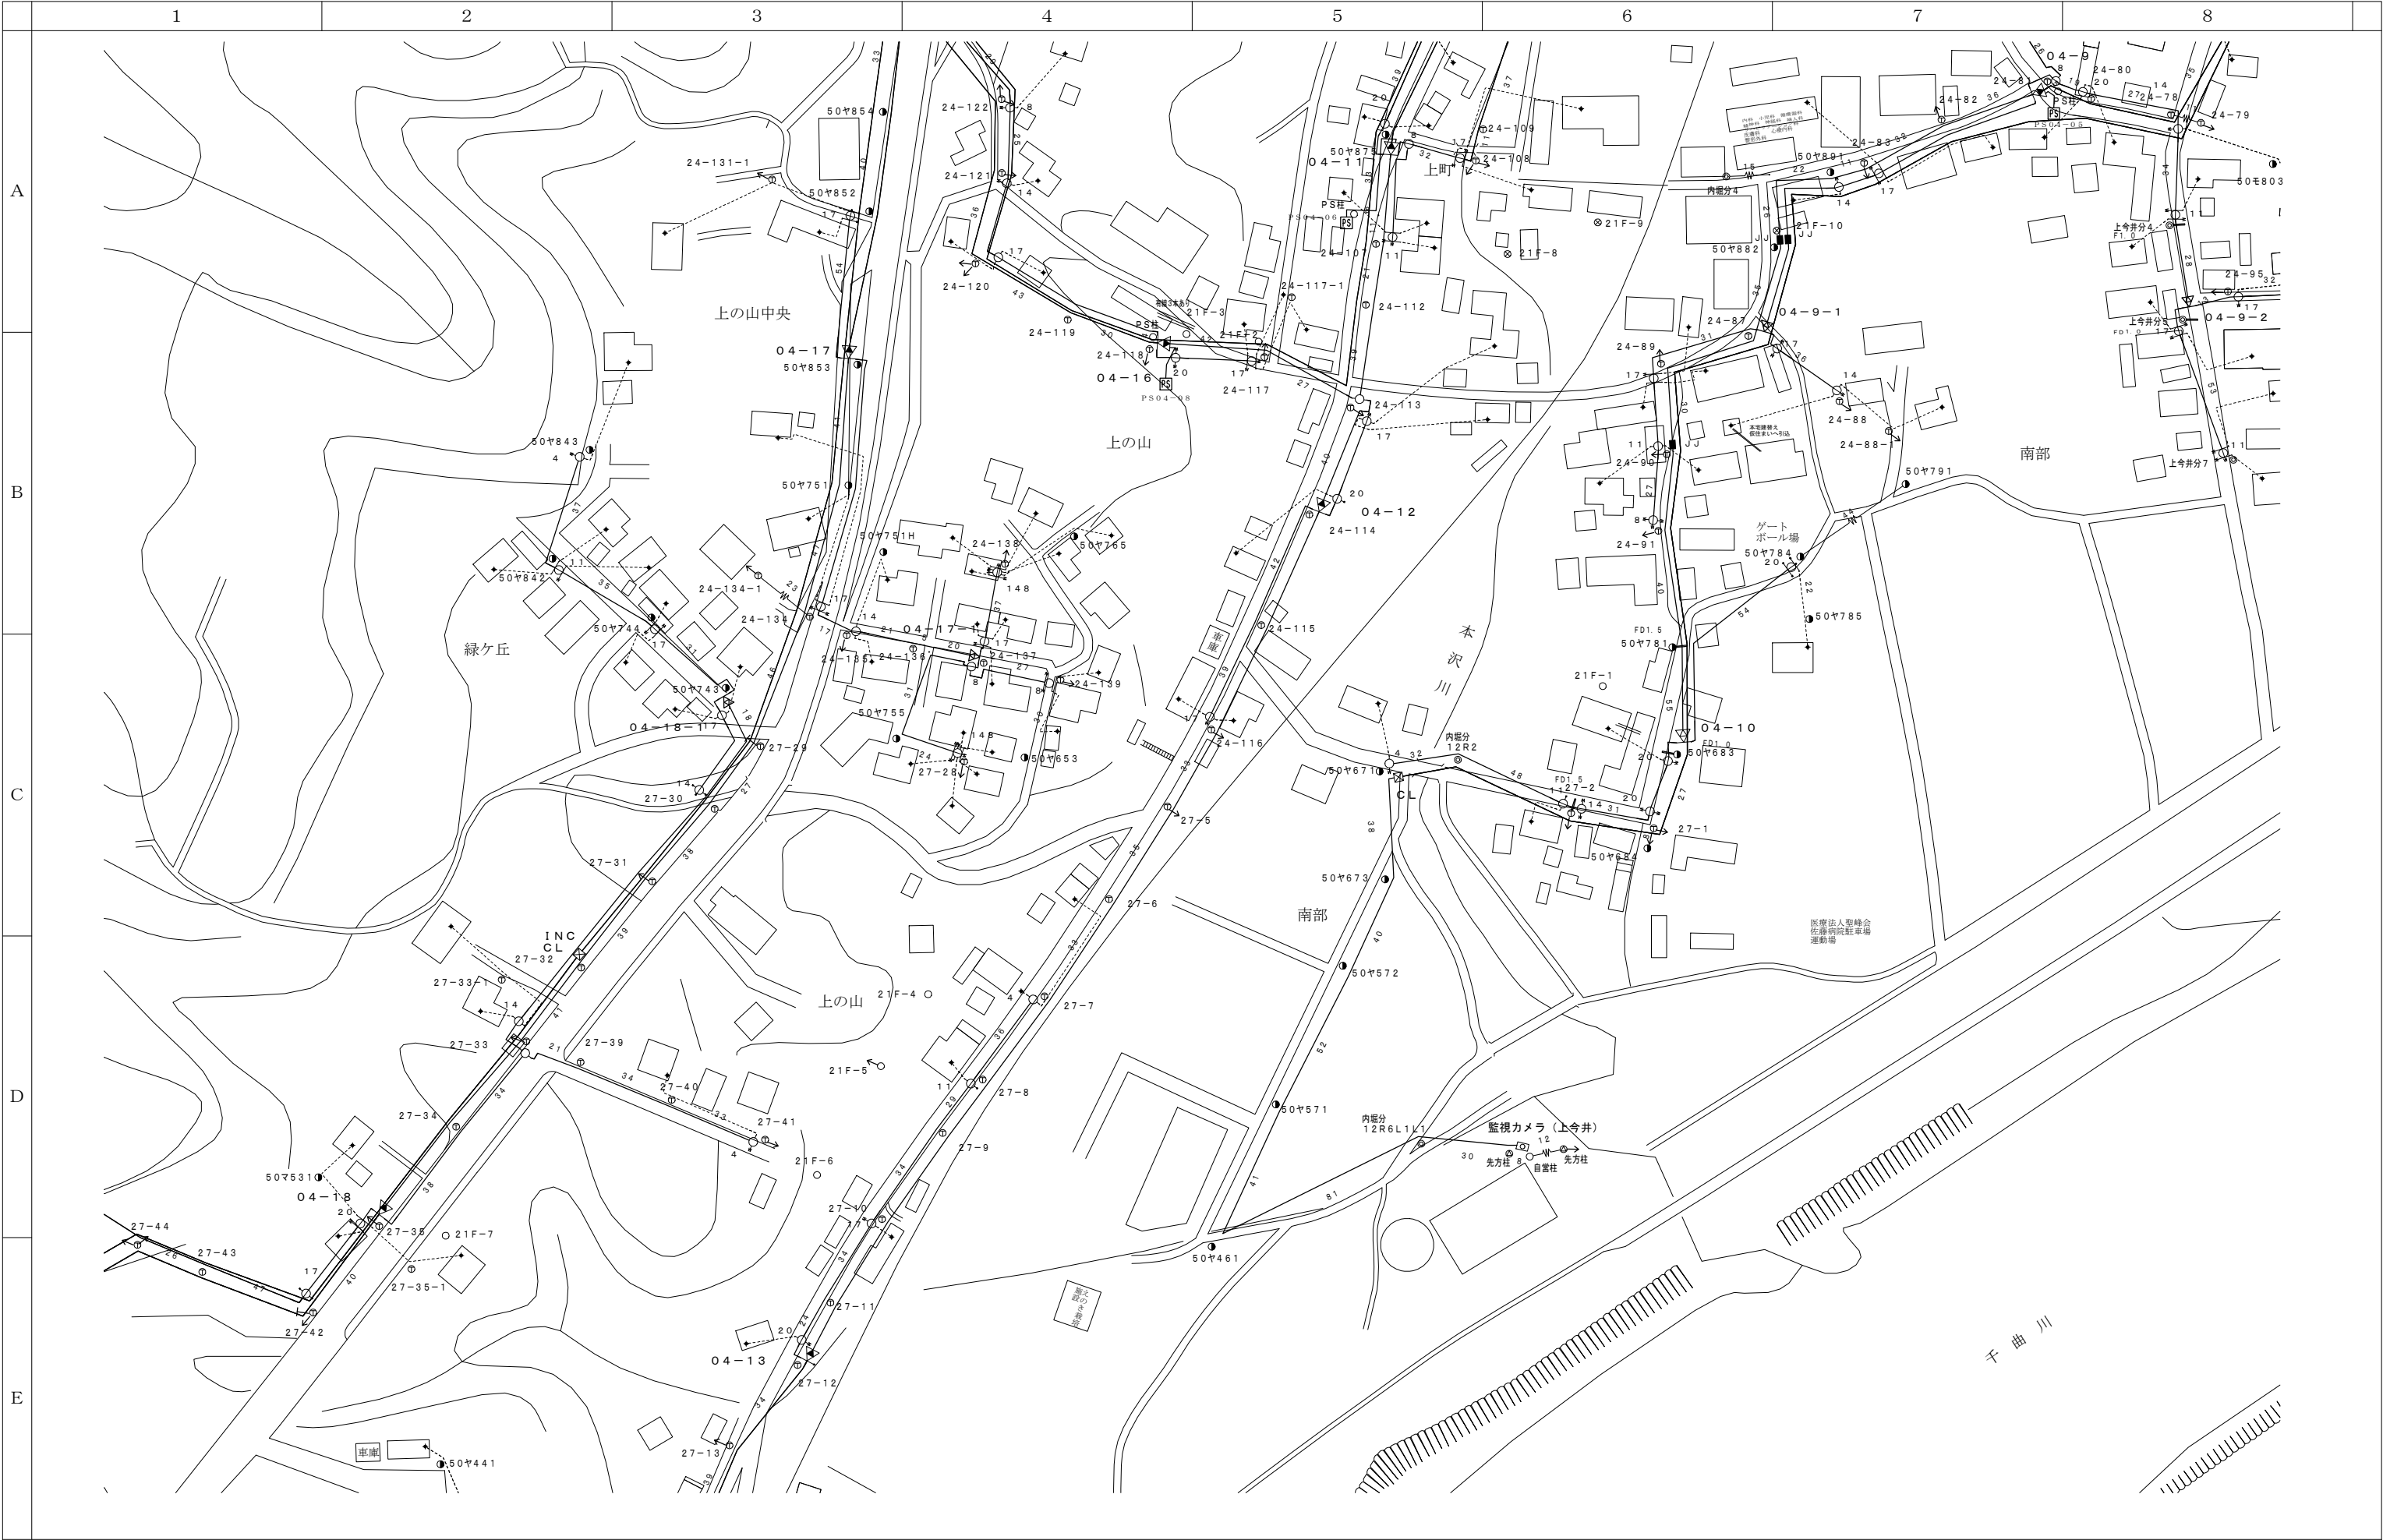

| | | |
|------|------|------|
| 20-E | 20-F | 20-G |
| 21-E | 21-F | 21-G |
| 22-E | 22-F | 22-G |

| 会 社 名 | | | | | 施 設 名 | | 年 月 | |
|-------|----|----|----|----|-------------------------|------|--------|---|
| | | | | | 令和8年度中野市情報通信施設HFC設備撤去工事 | | | |
| 部長 | 次長 | 課長 | 主任 | 担当 | 図 名 | 図 番 | 縮 尺 | 頁 |
| | | | | | 伝送路設備 線路図 | 21-F | 1/1000 | |

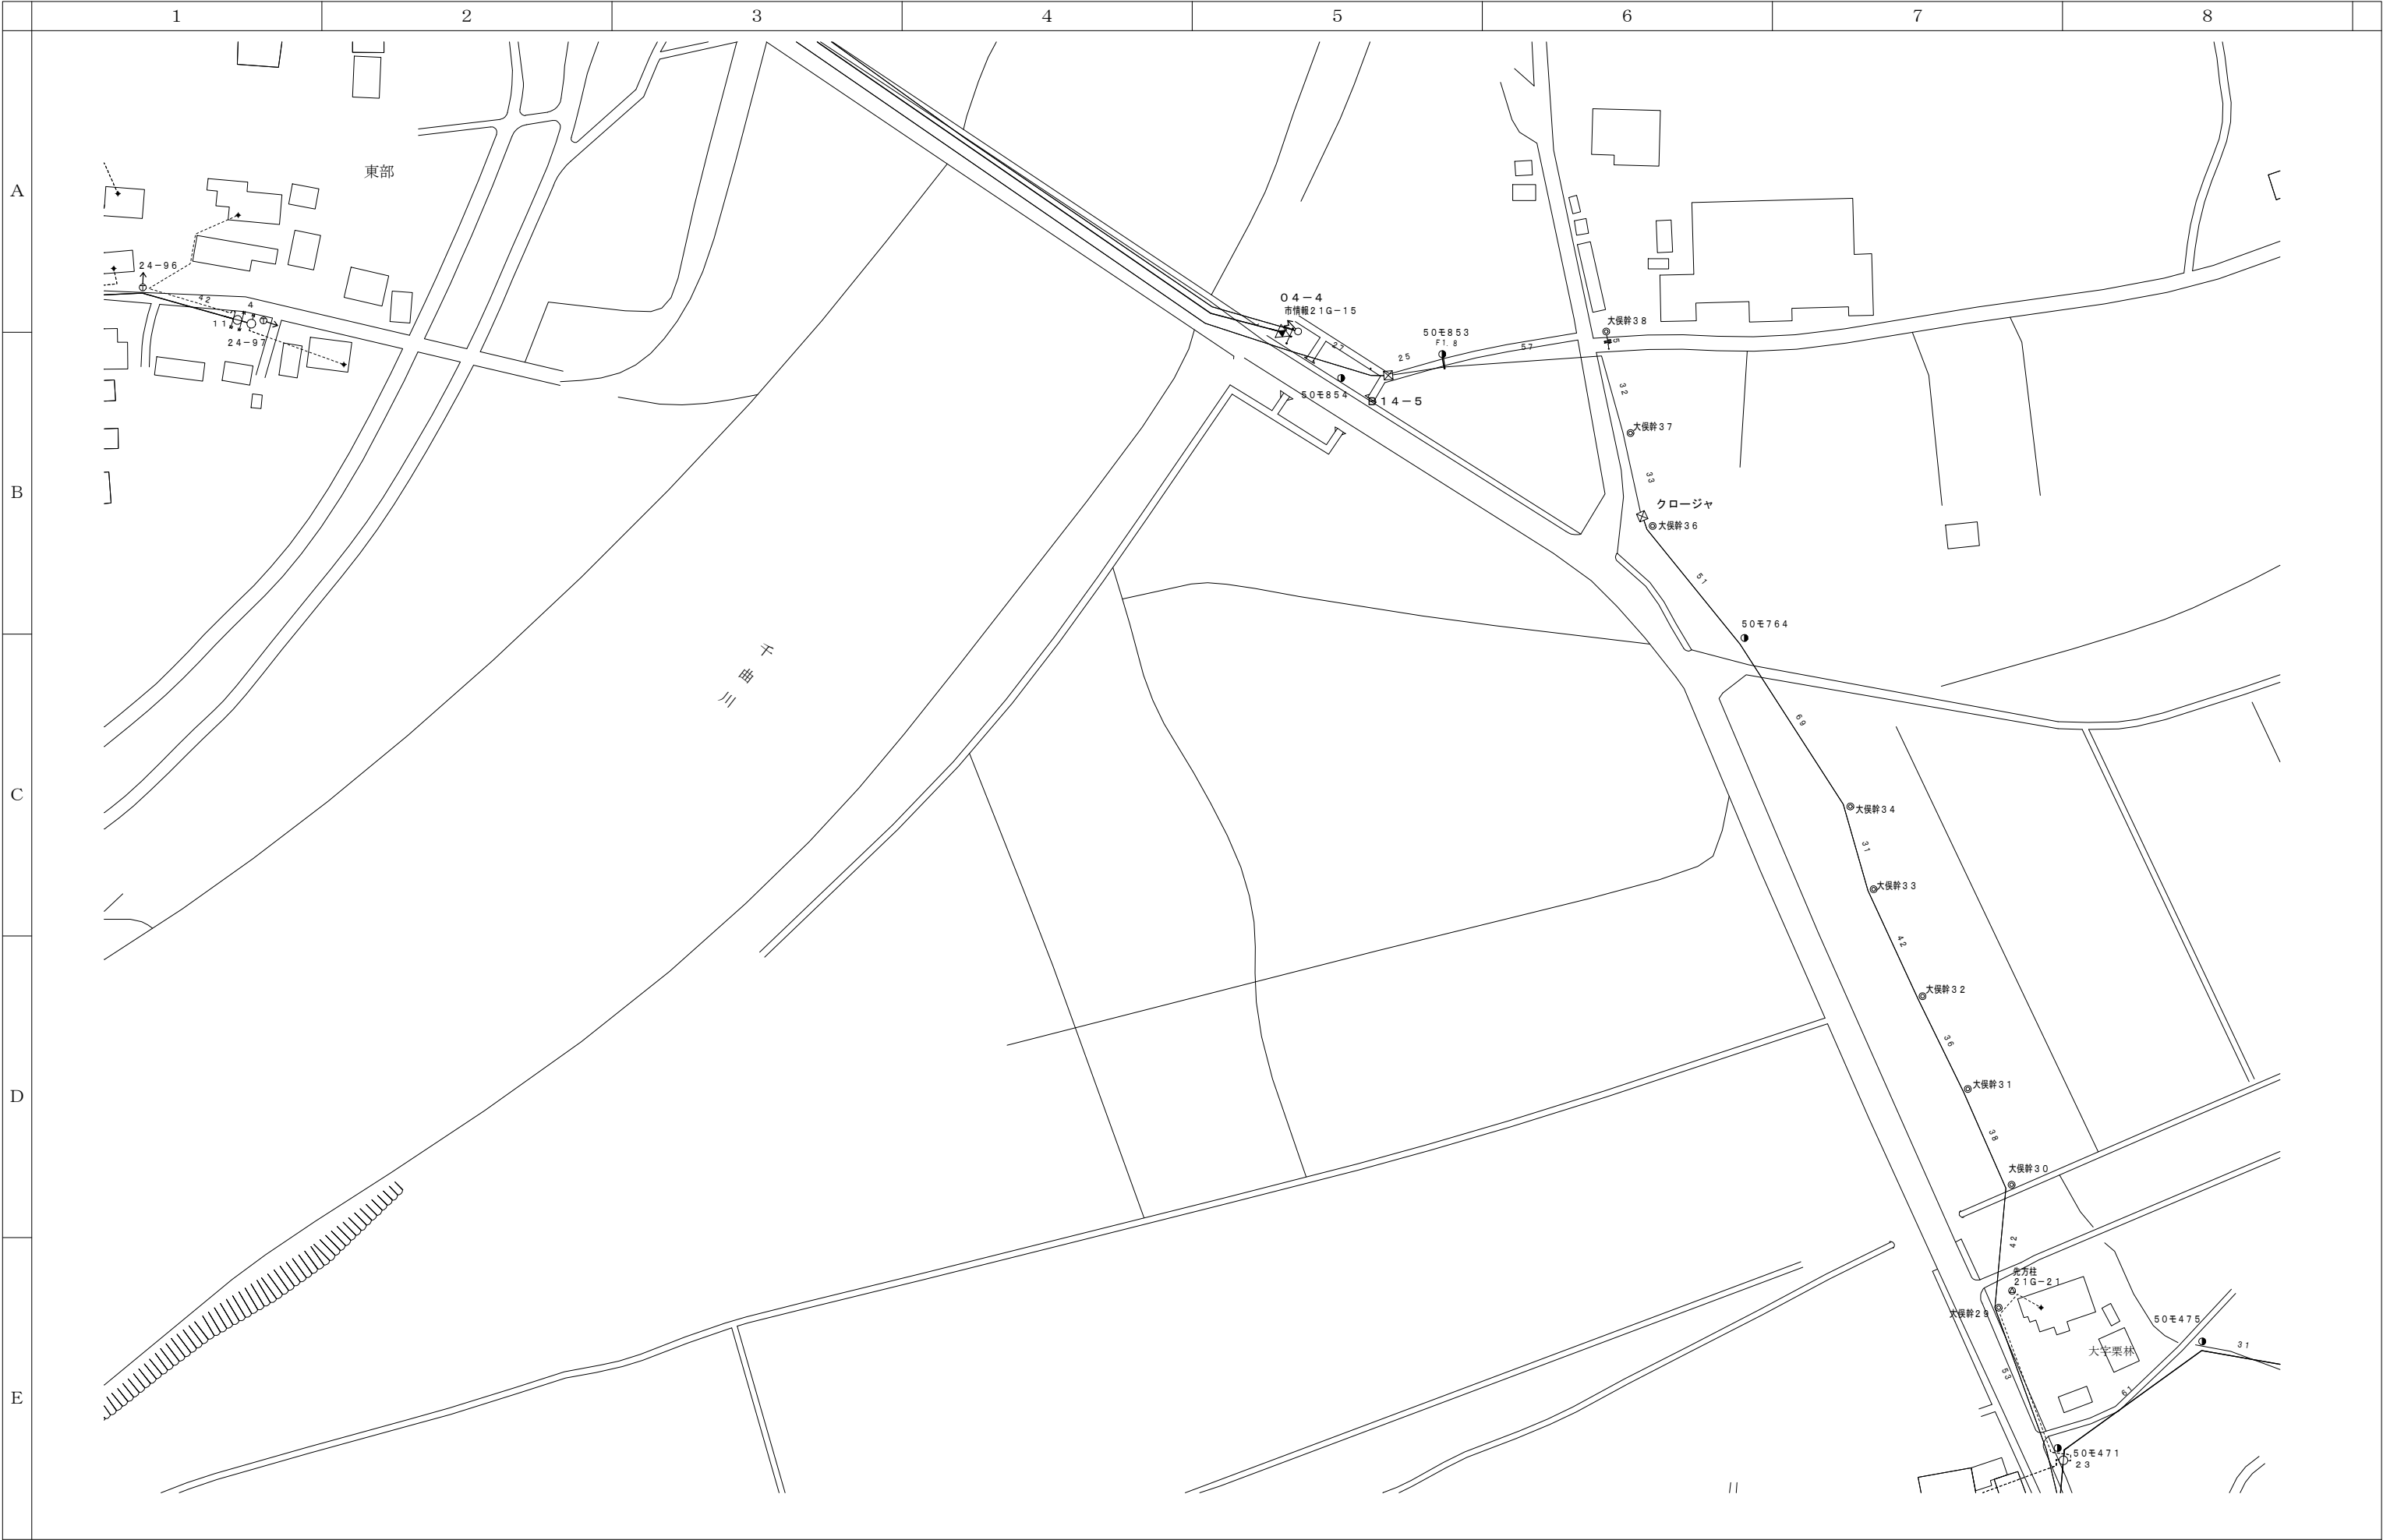

 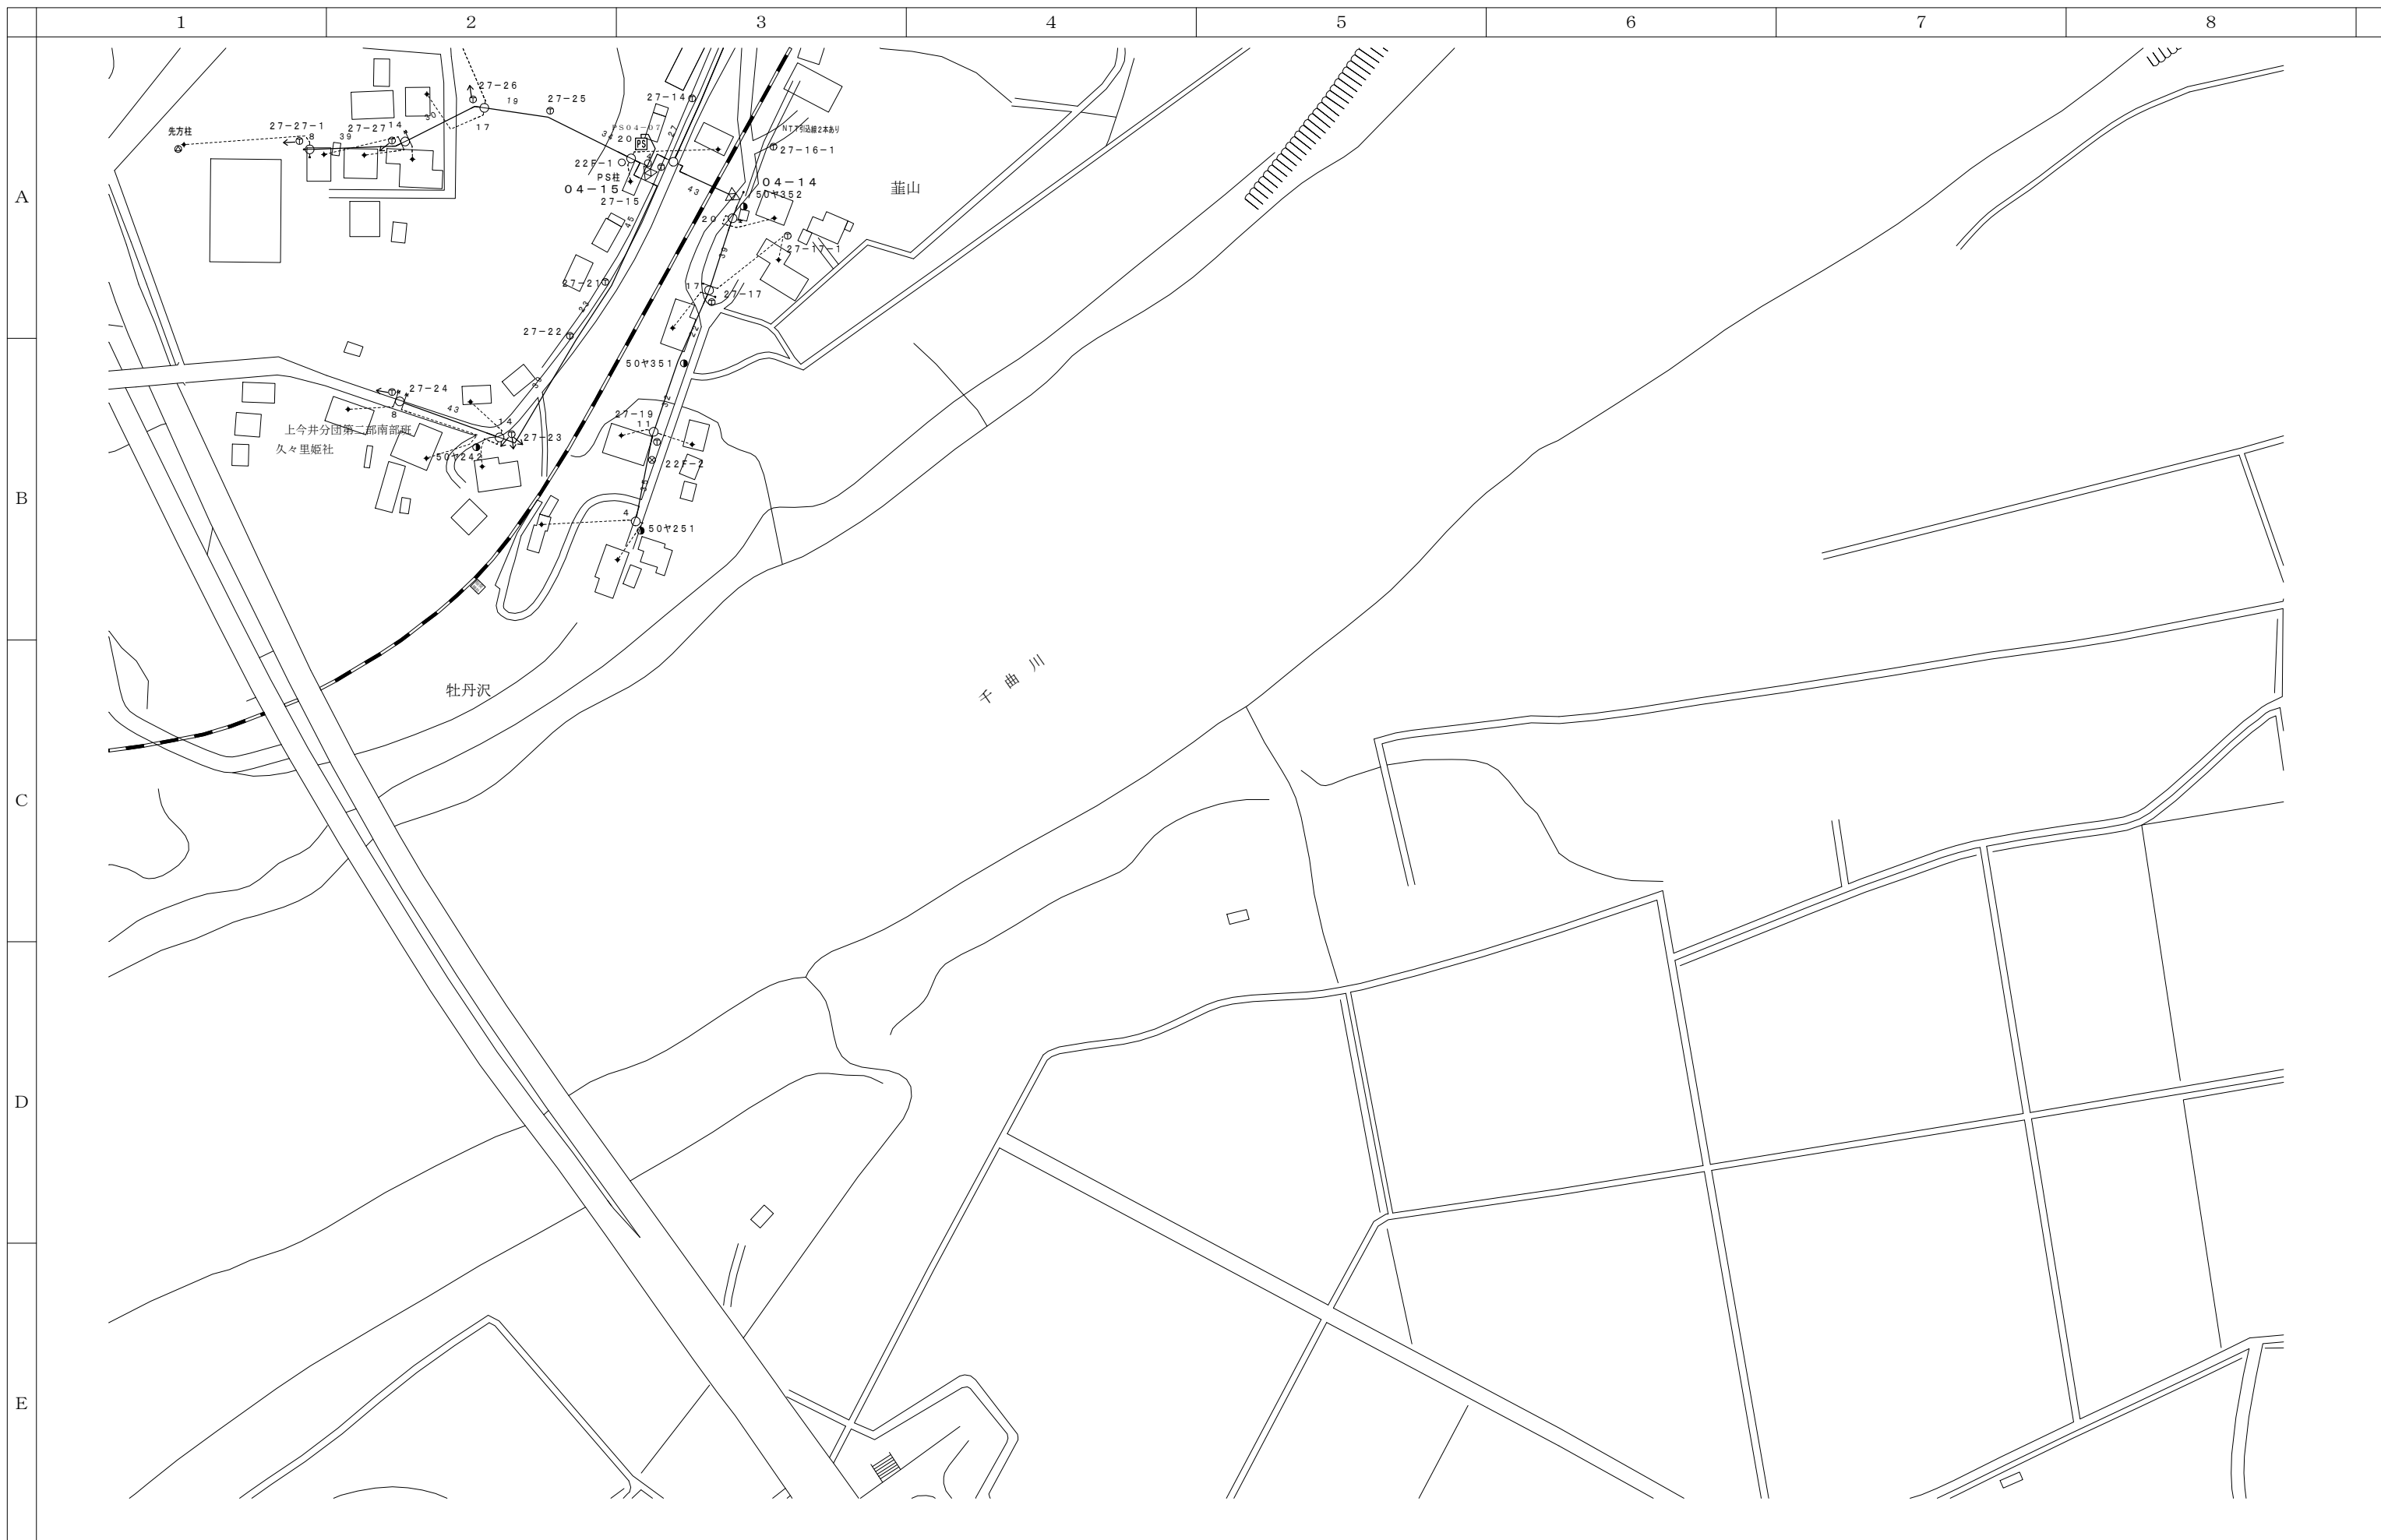

| | | |
|-------|-------|-------|
| 2 1-E | 2 1-F | 2 1-G |
| 2 2-E | 2 2-F | 2 2-G |
| | 2 3-F | 2 3-G |

| | | | | | | | | | | | | | | | | |
|--------|--|--------|--|--------|--|--------|-------------------------|--------|-----------|--|------|--|--------|--|---|--|
| 会 社 名 | | | | | | | 施 設 名 | | | | 年 月 | | | | | |
| | | | | | | | 令和8年度中野市情報通信施設HFC設備撤去工事 | | | | | | | | | |
| 部 長 | | 次 長 | | 課 長 | | 主 任 | | 担 当 | 図 名 | | 図 番 | | 縮 尺 | | 頁 | |
| | | | | | | | | | 伝送路設備 線路図 | | 22-F | | 1/1000 | | | |