


平面図 S=1:500

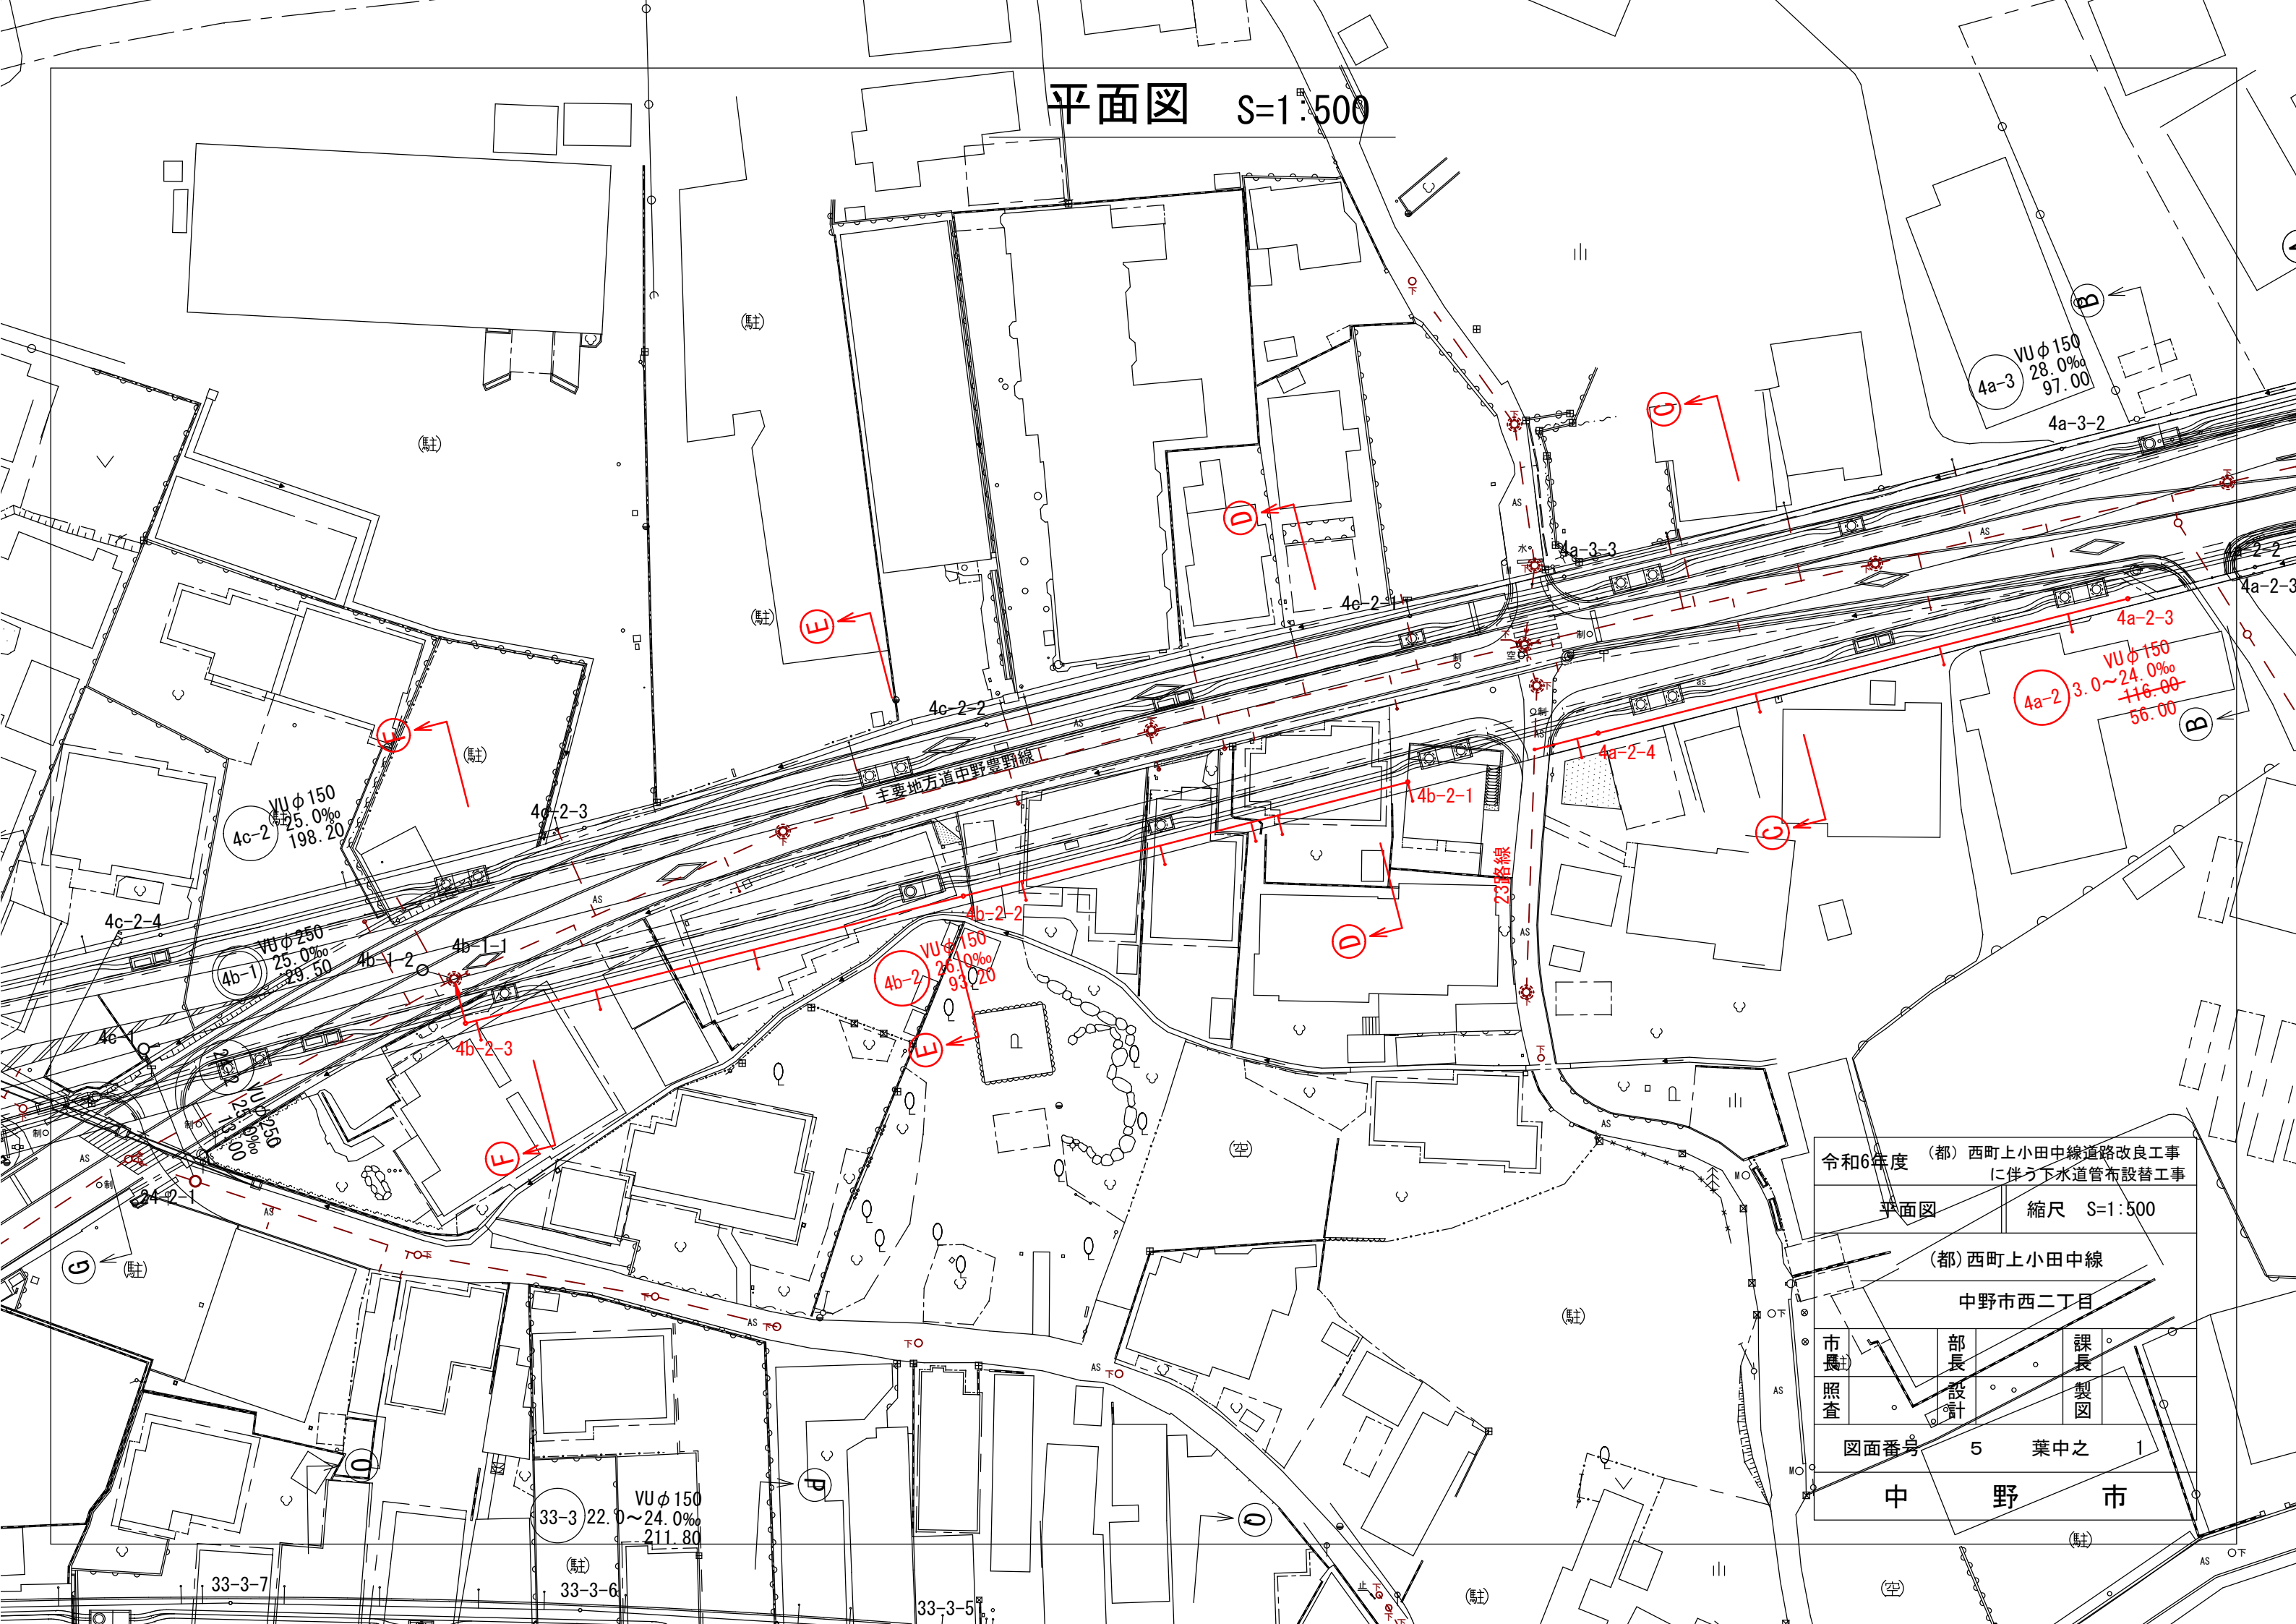

令和6年度 (都) 西町上小田中線道路改良工事に伴う下水道管布設替工事

平面図 縮尺 S=1:500

(都) 西町上小田中線

中野市西二丁目


市長	部長	課長
照査	設計	製図

図面番号 5 葉中之 1


中野市




平面図 S=1:500

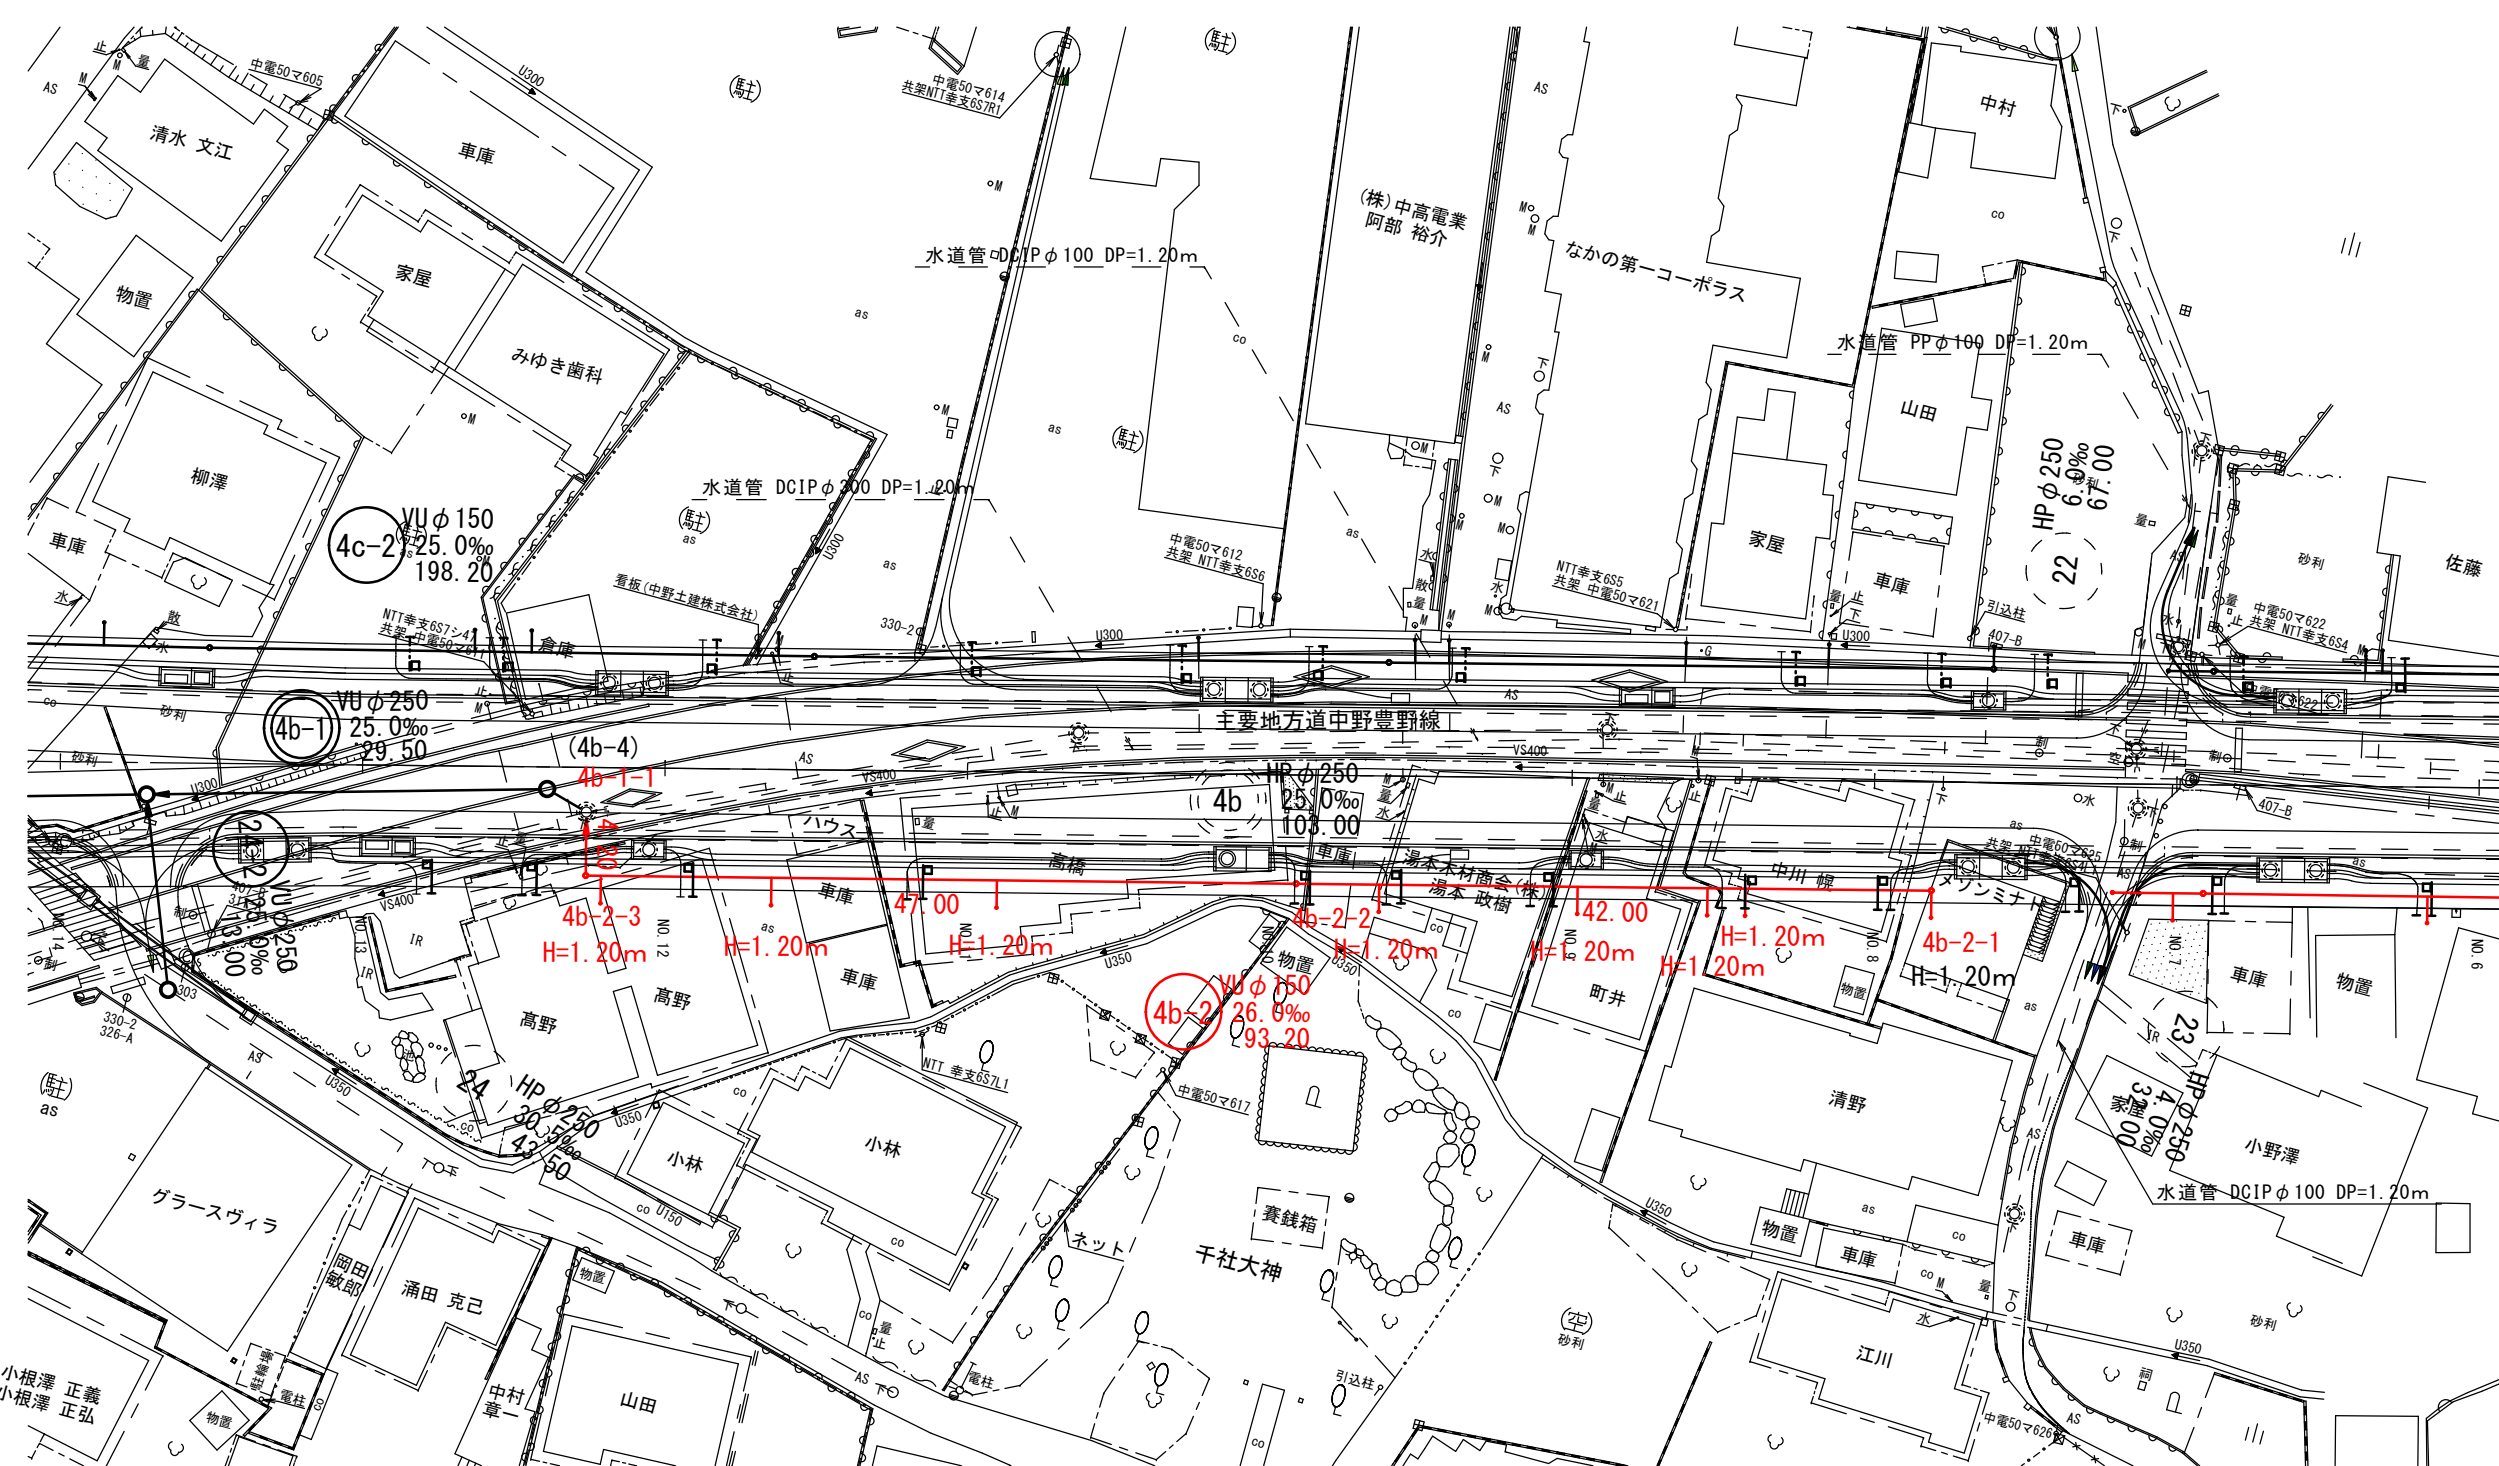

位置図 縮尺 1:2,500

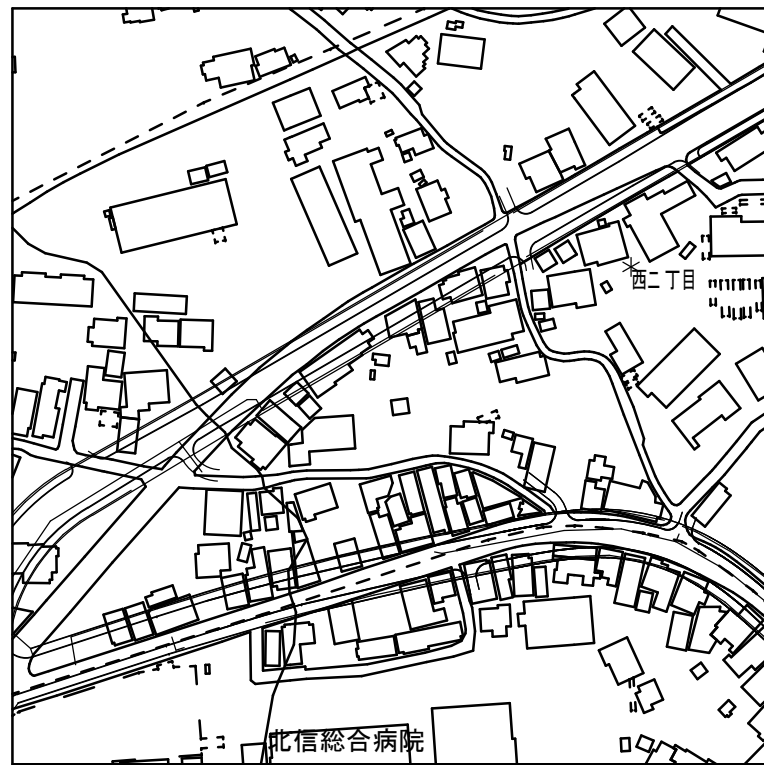


縦断面図 V=1:100  
H=1:500

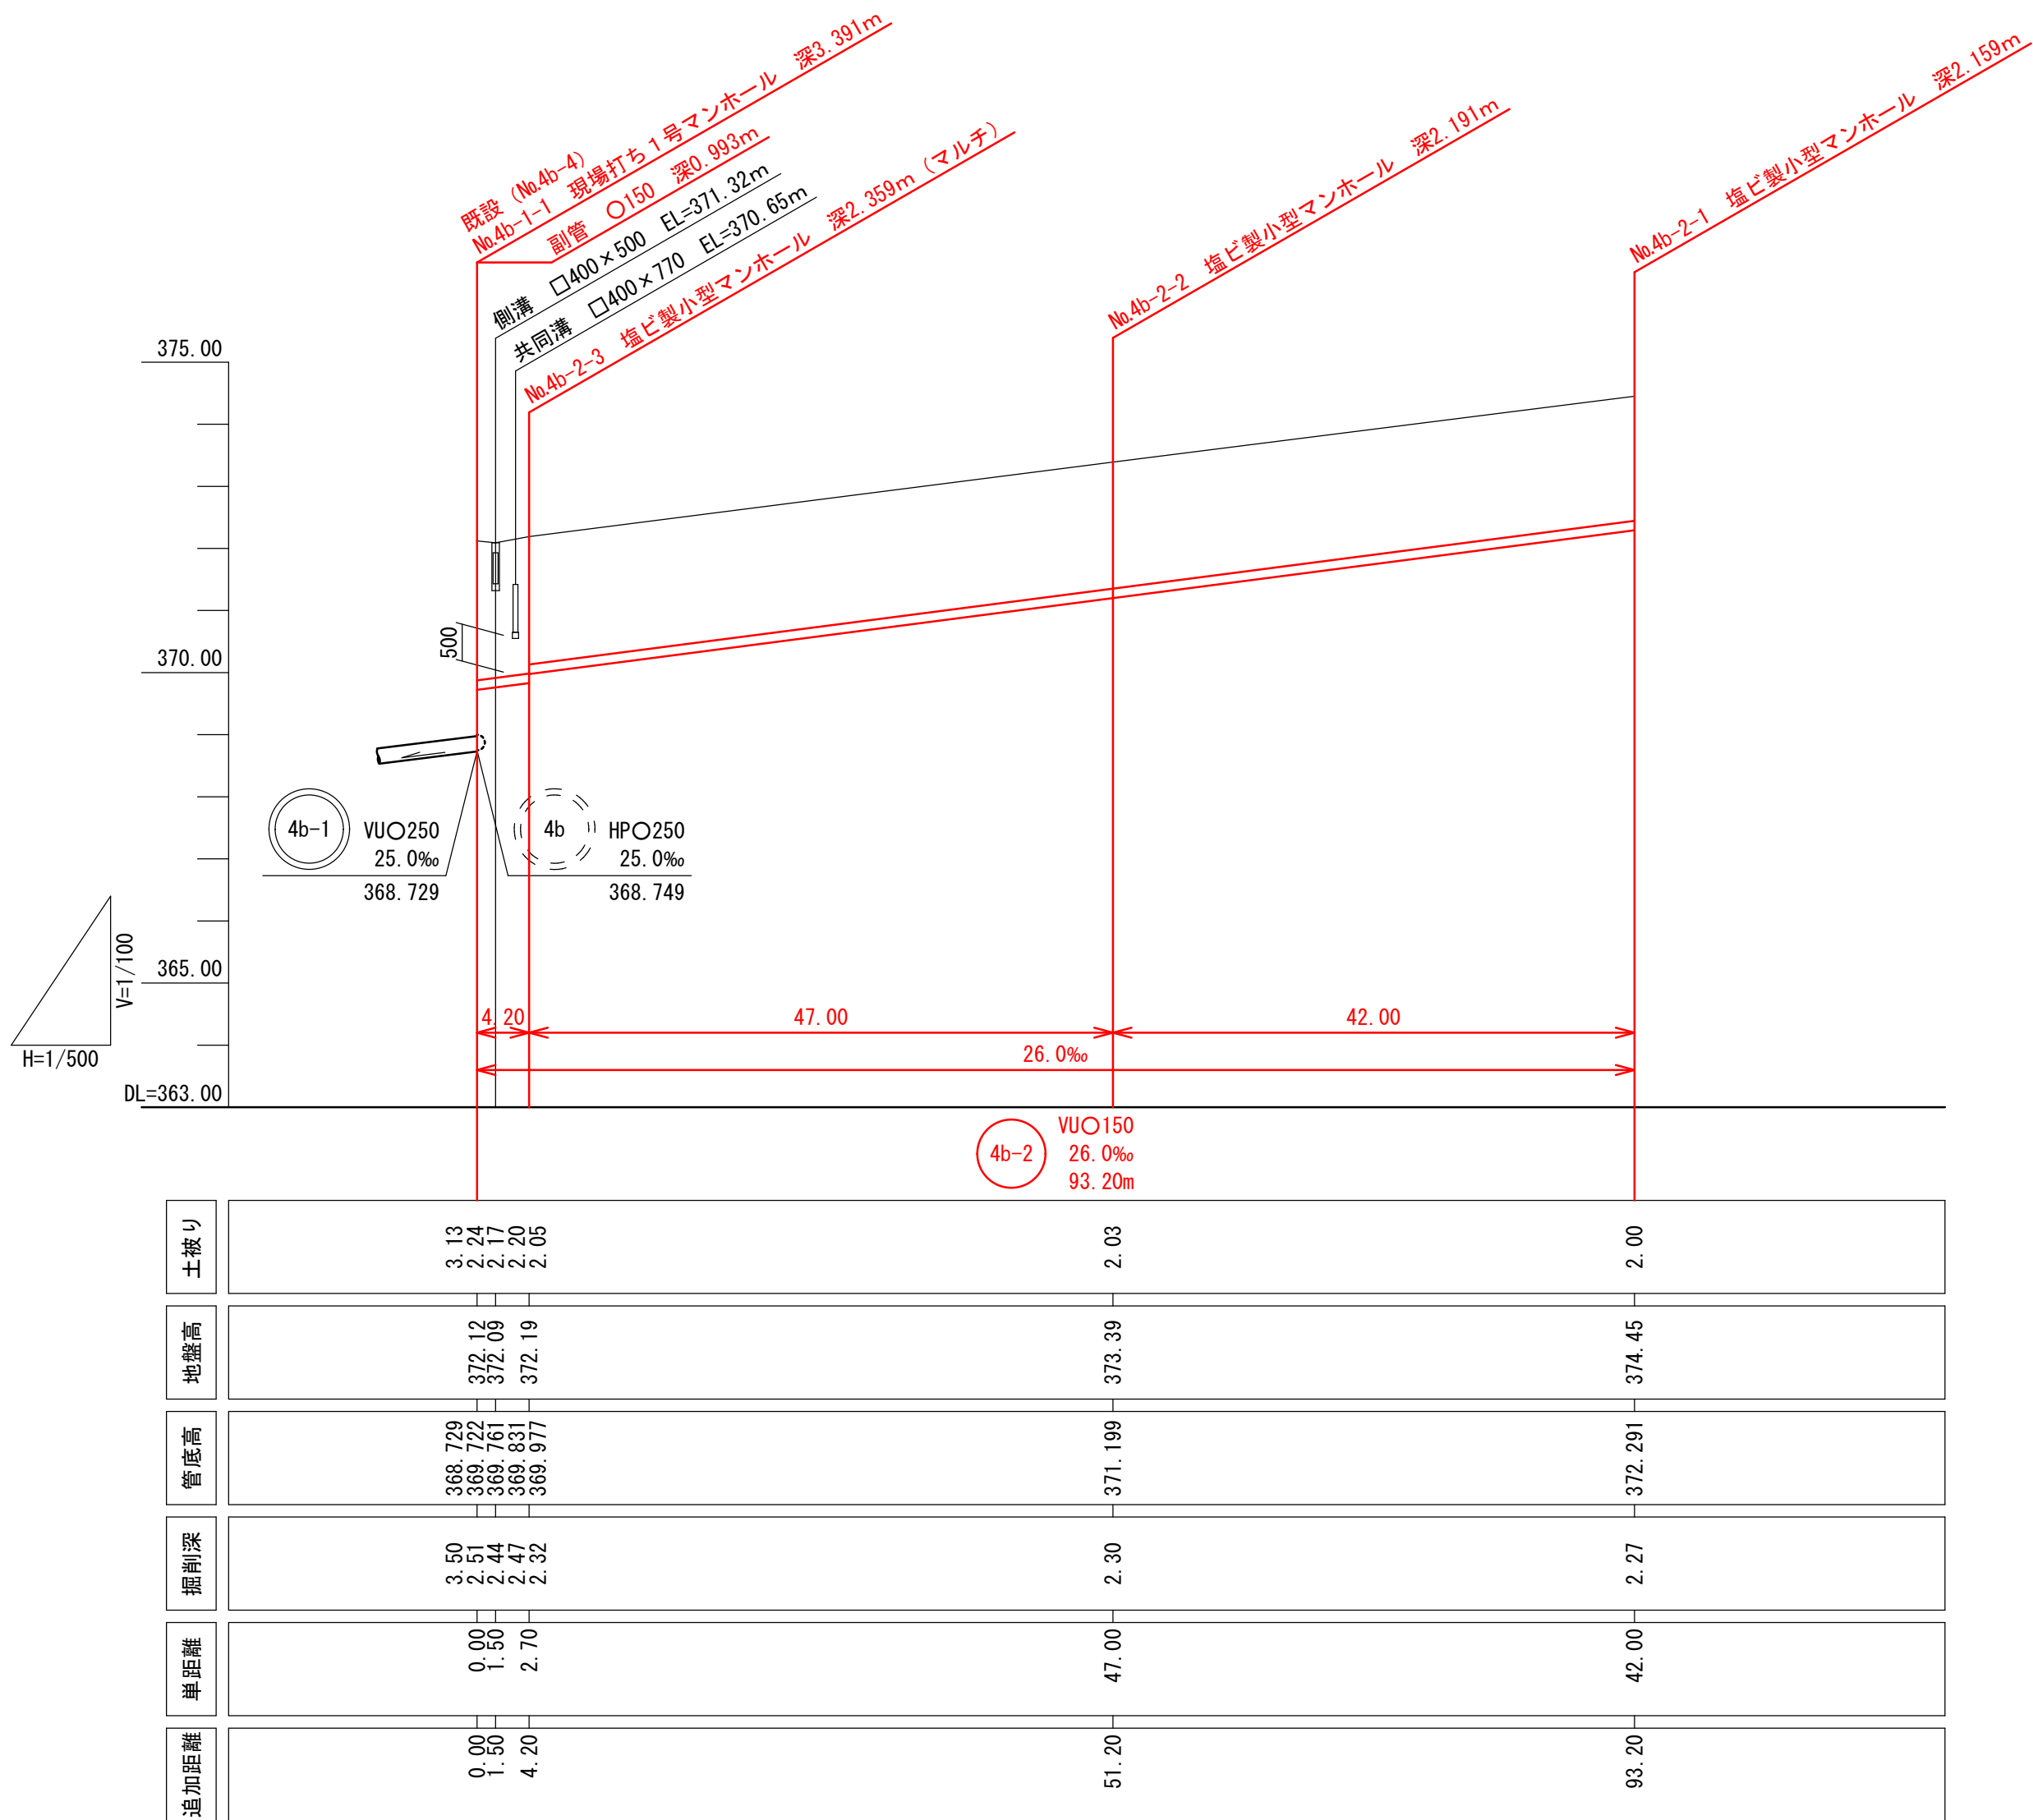



平面図 S=1:500

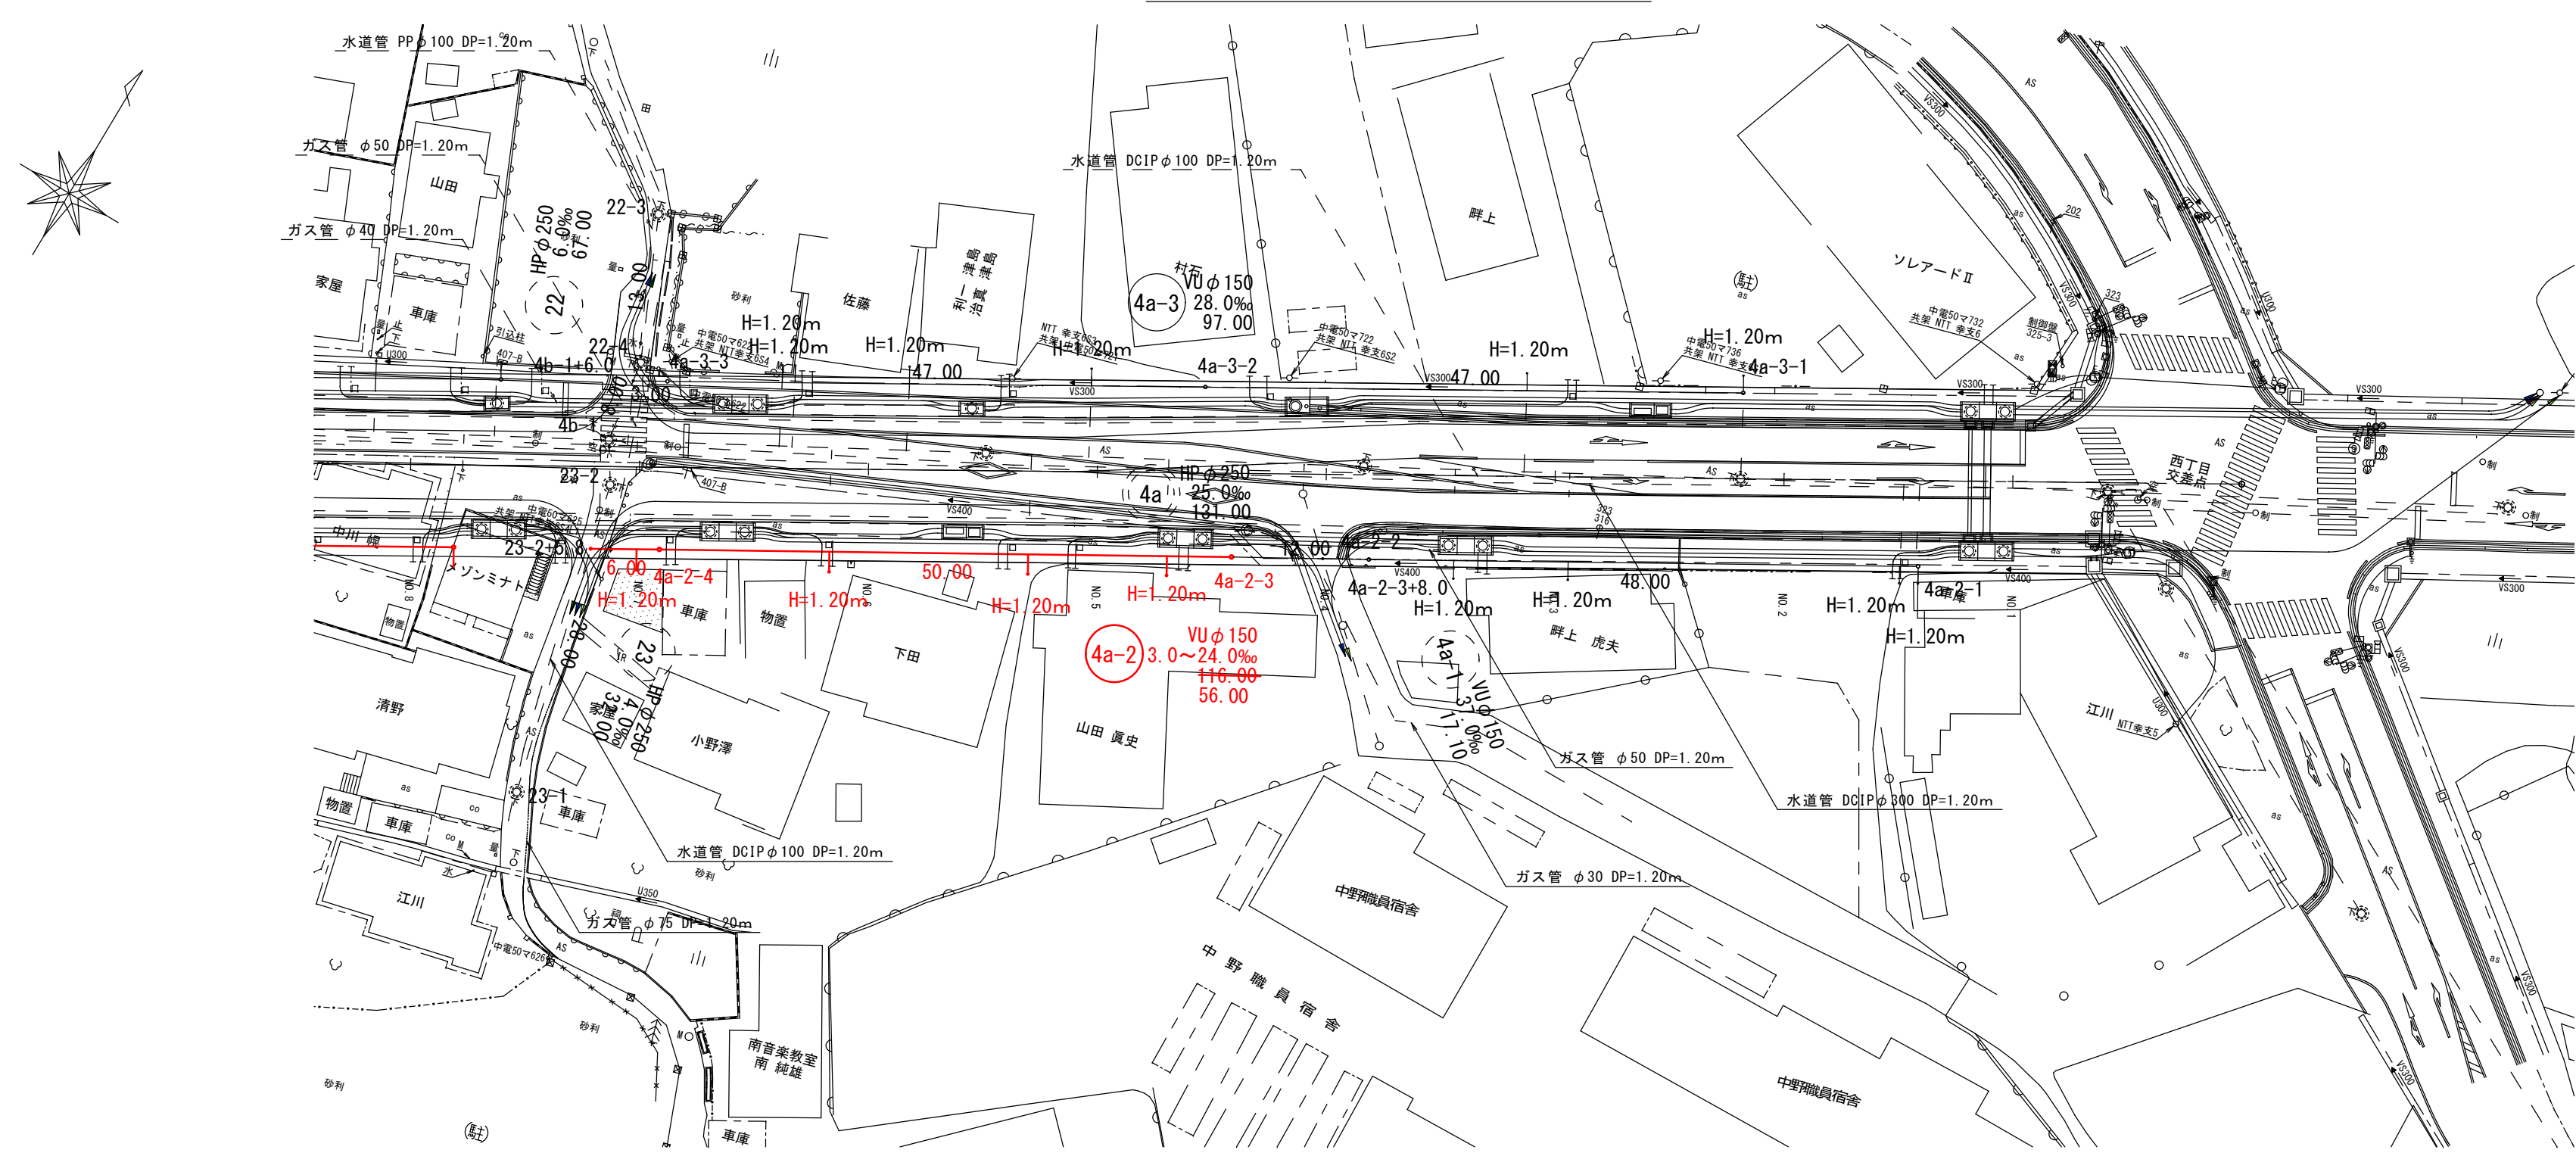


凡 例	
<span style="color: red;">—</span>	新設下水道管
<span style="color: gray;">---</span>	既設下水道管
<span style="color: red;">H=1.20</span>	新設取付管(表記は取付管土被り)

位置図 縮尺 1:2,500





縦断面図 V=1:100  
H=1:500

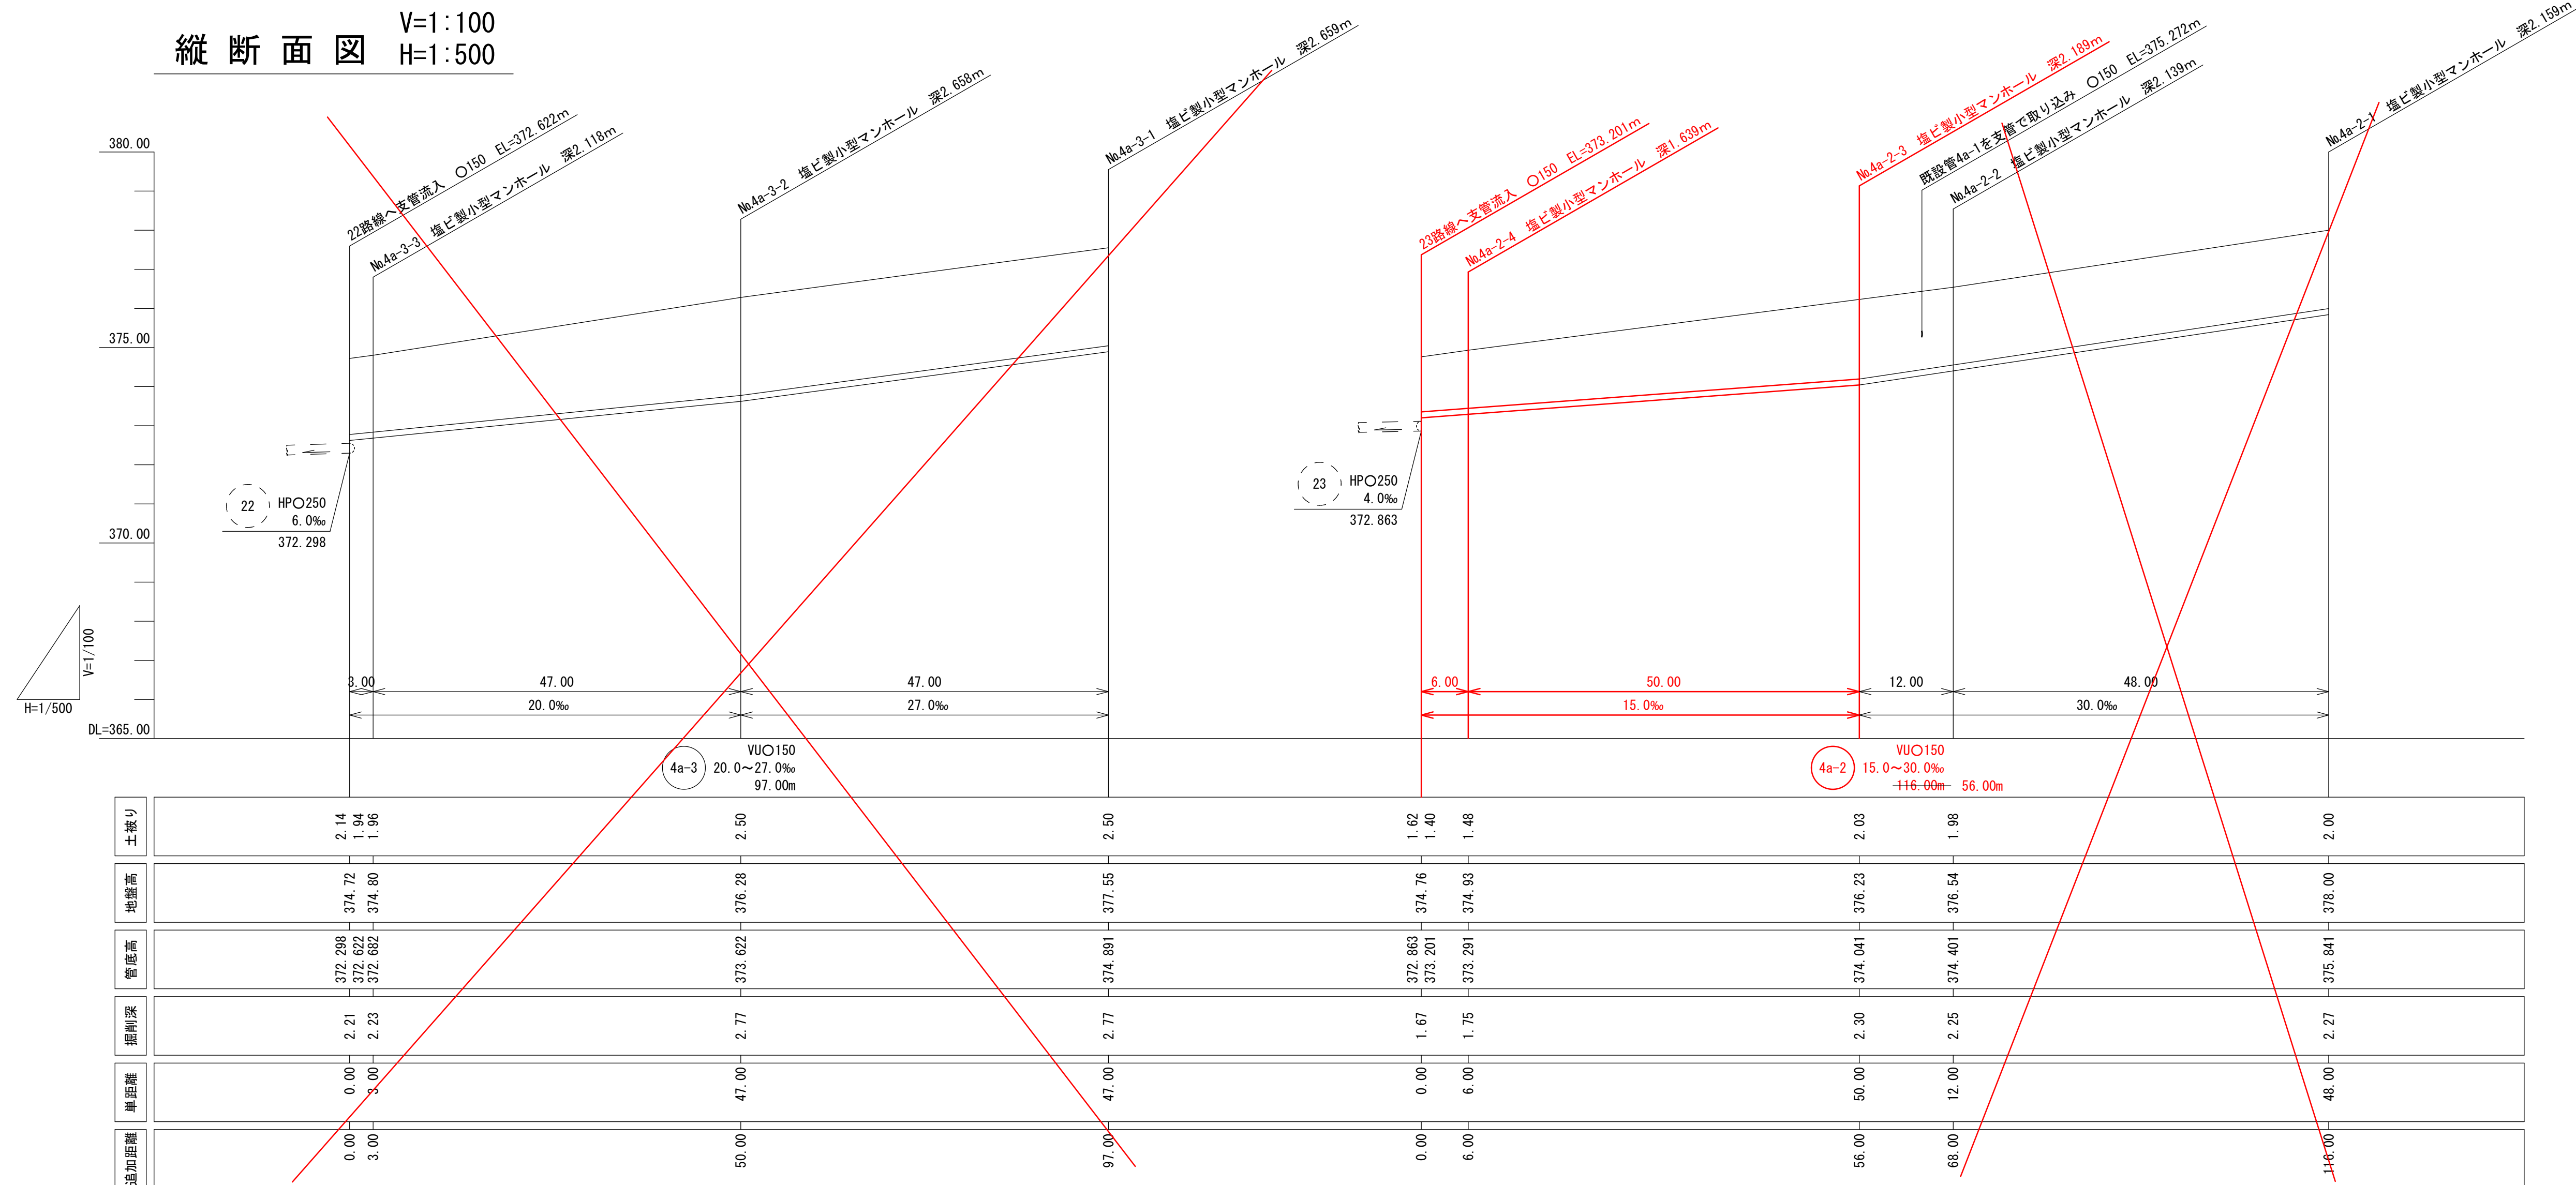



横断面図 (1) S=1:100

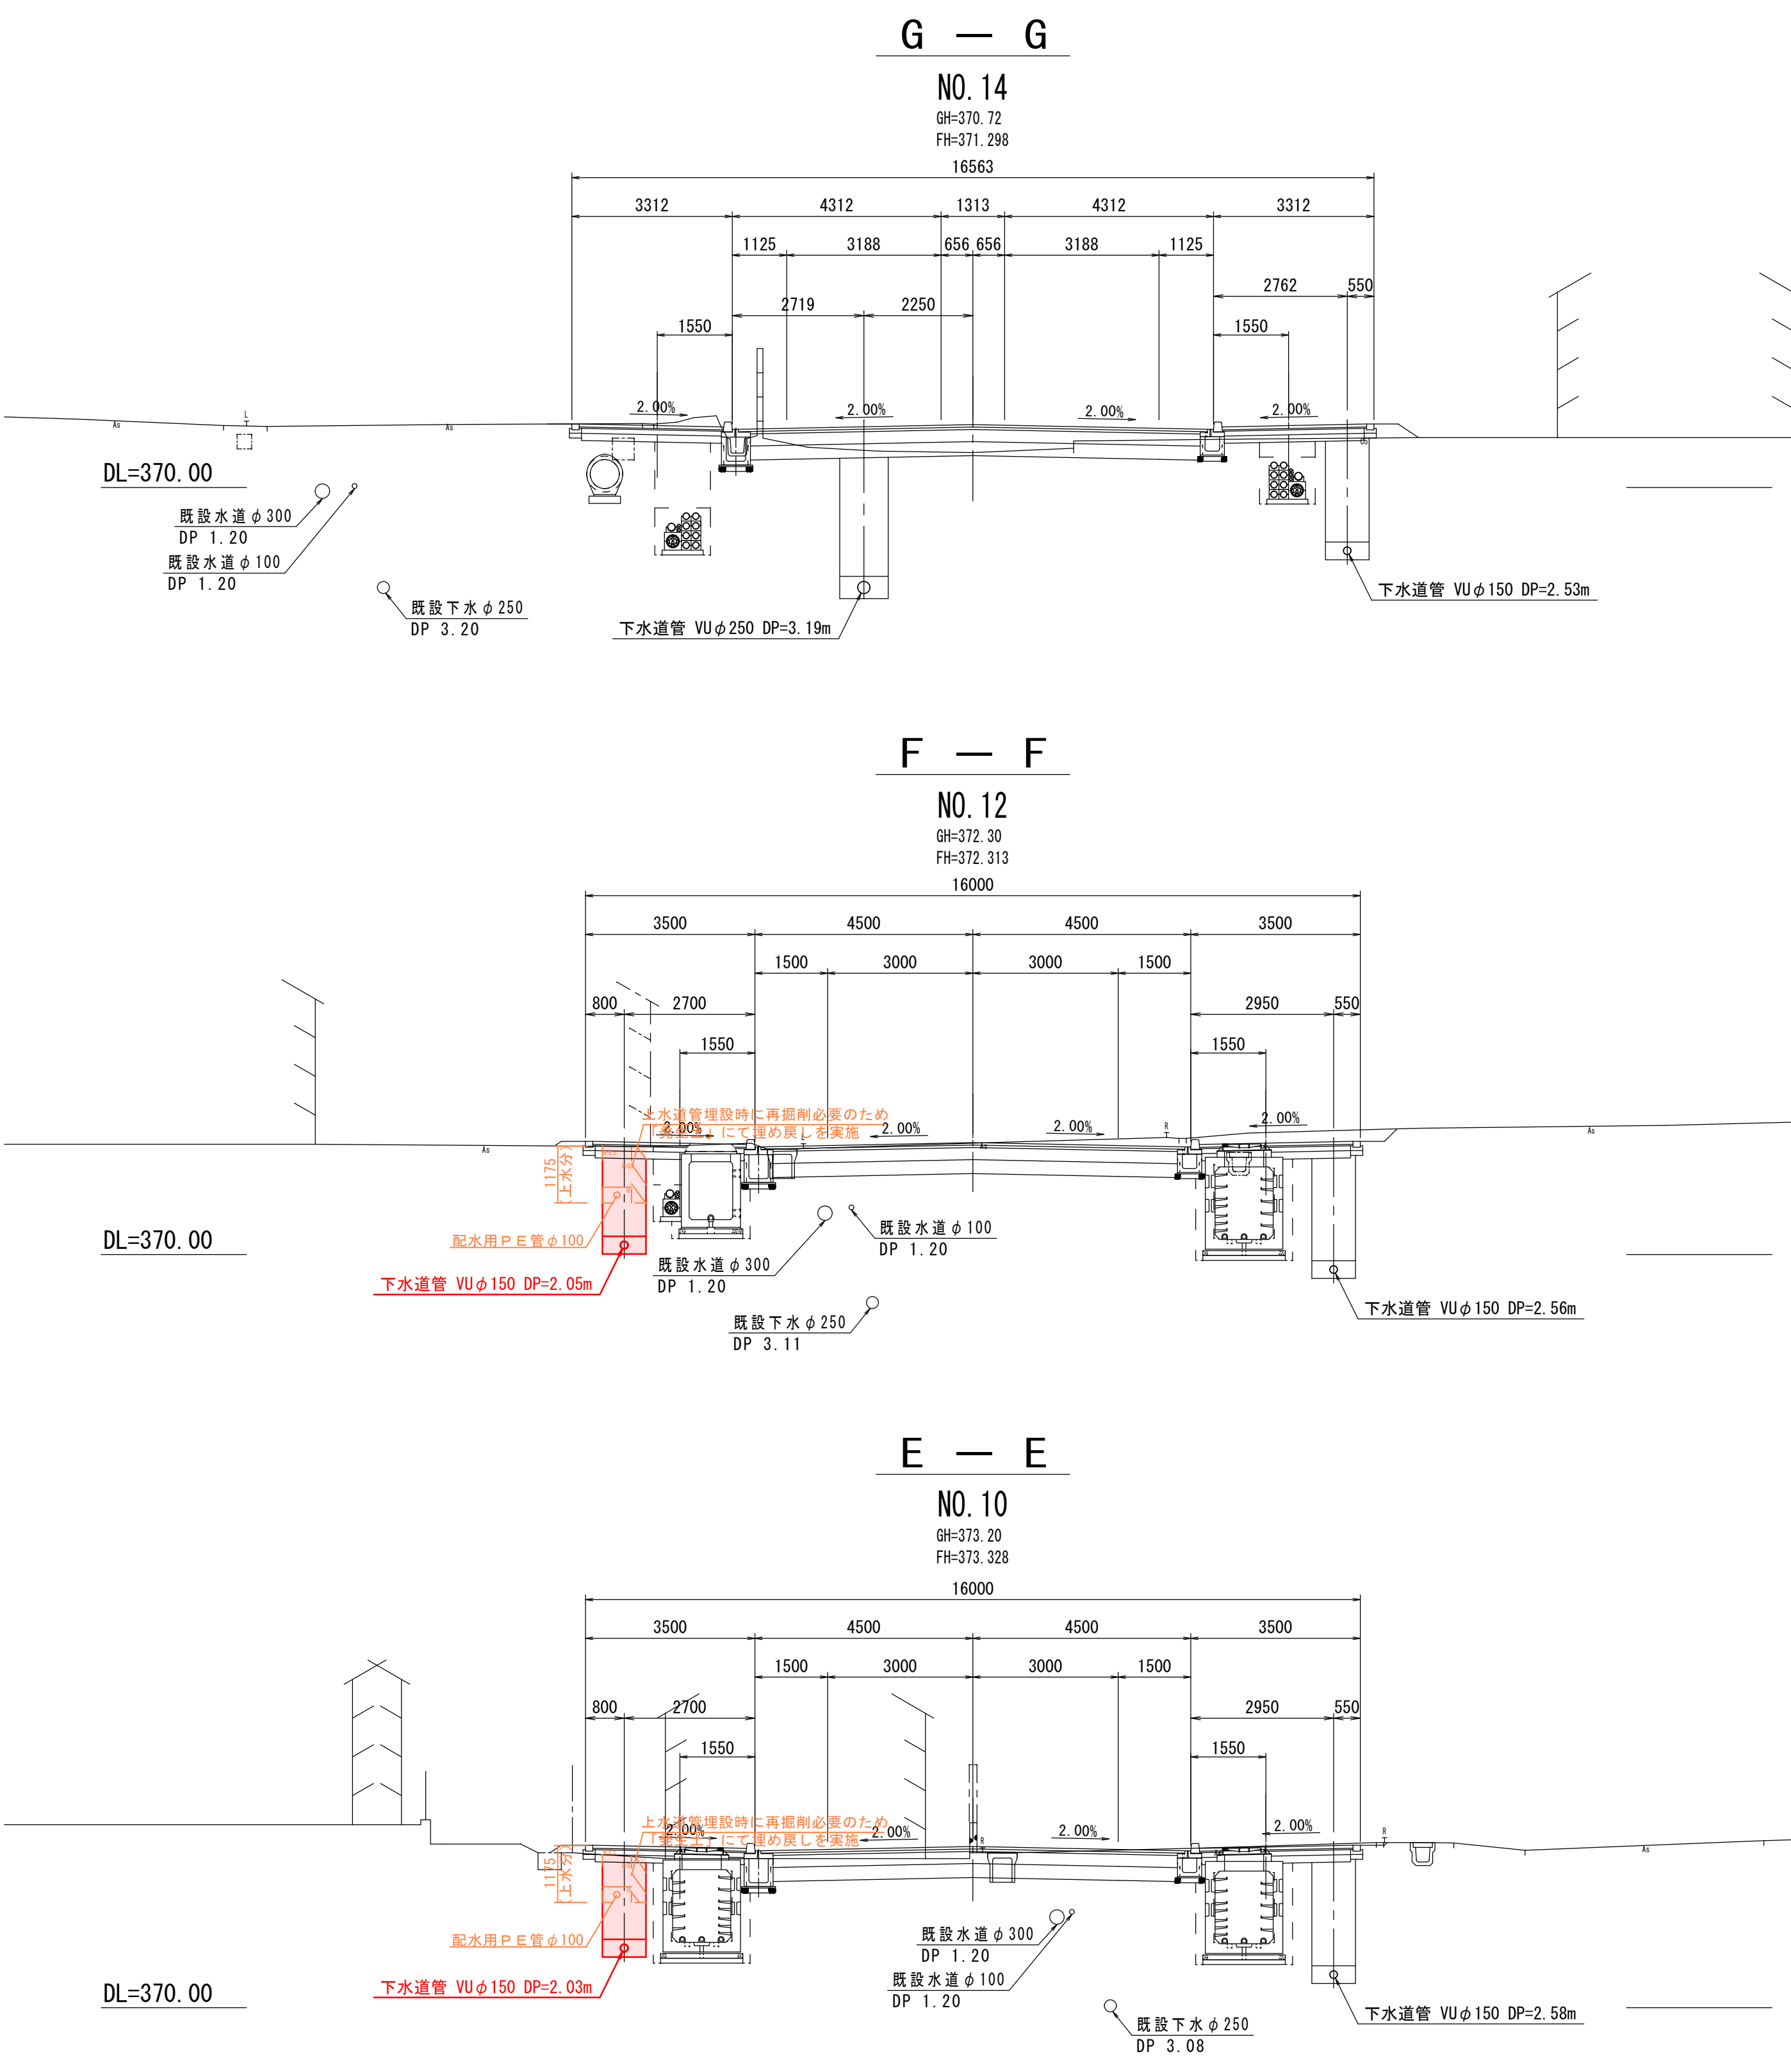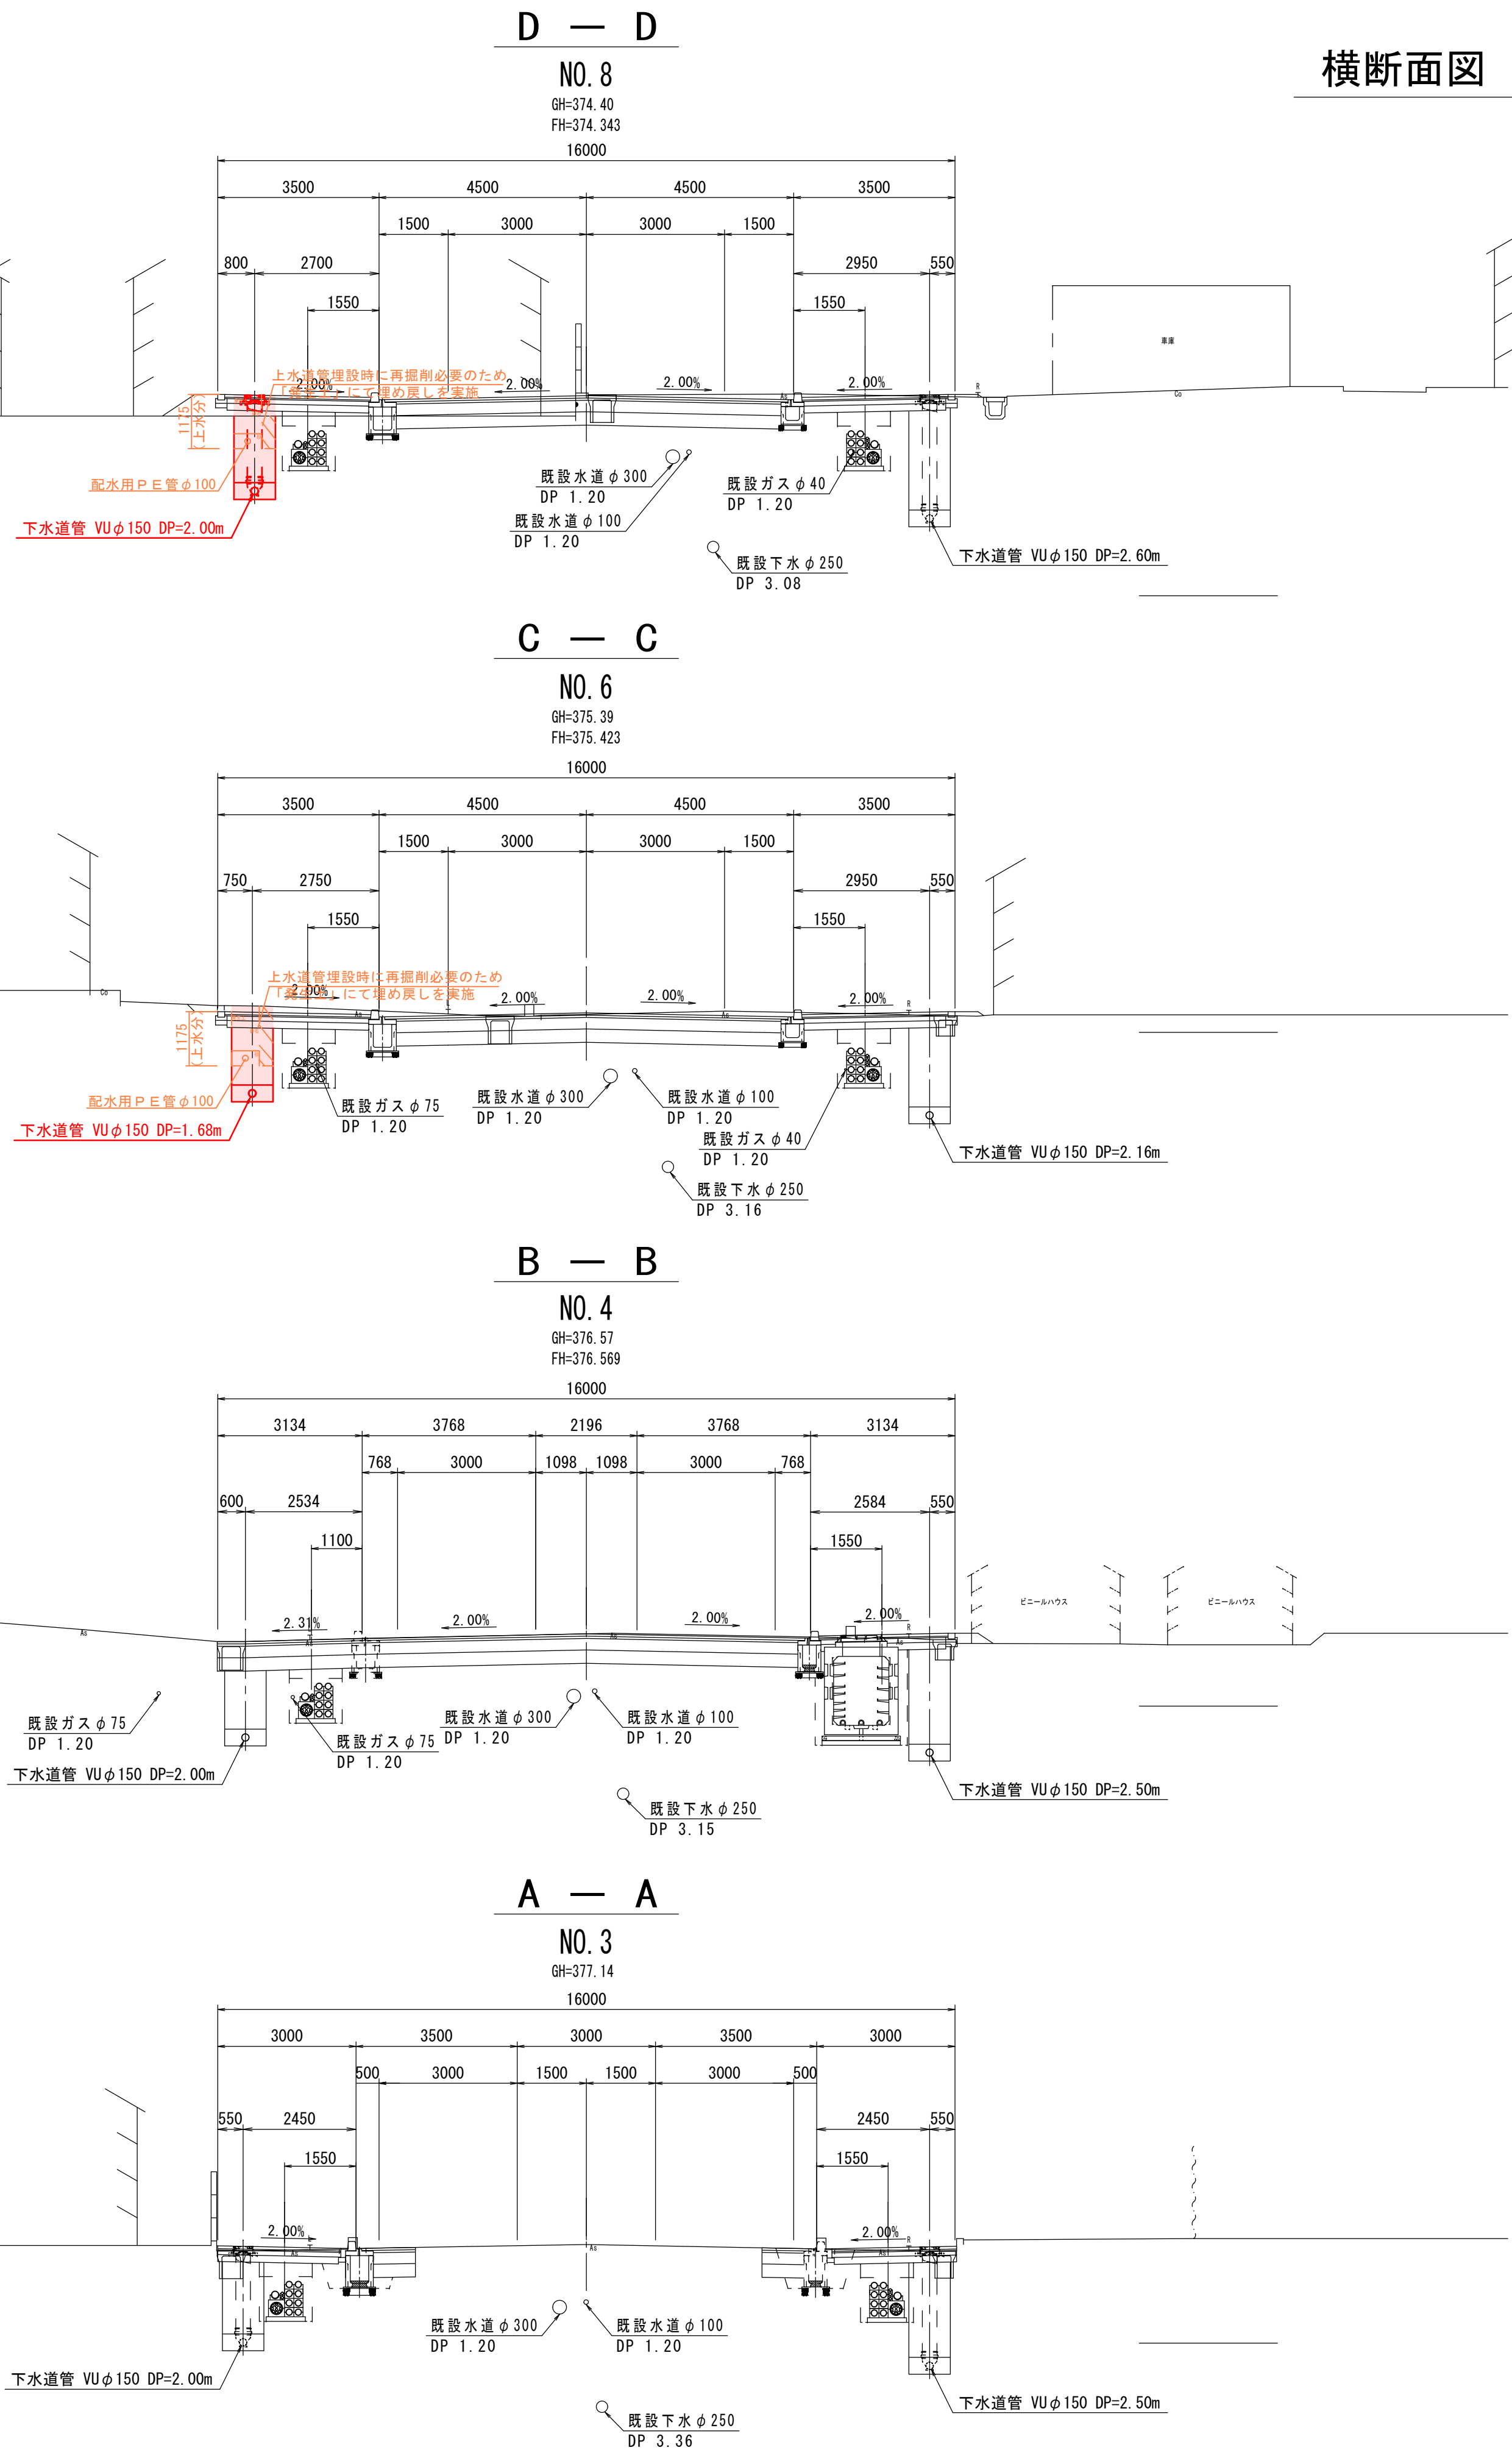


令和6年度(都)西町上小田中線道路改良 工事に伴う下水道管布設			
横断面図 (1)		縮尺 S=1:100	
(都)西町上小田中線 中野市西二丁目			
市長 照査	部長 設計	課長 製図	
図面番号 5		業中之 4	
中野市			

各種標準図

仮設土留工標準図 S=1:20


〔参考図〕

平面図

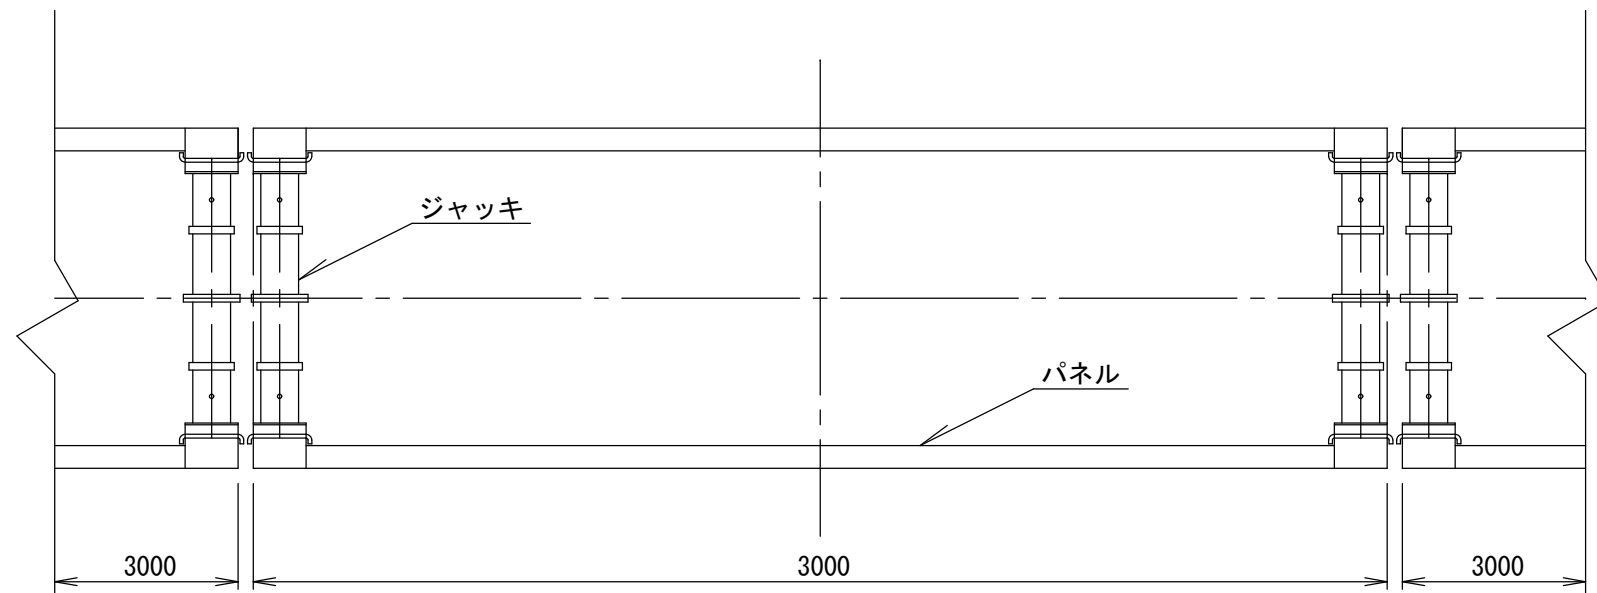


H-4.0m型

H-2.5m型

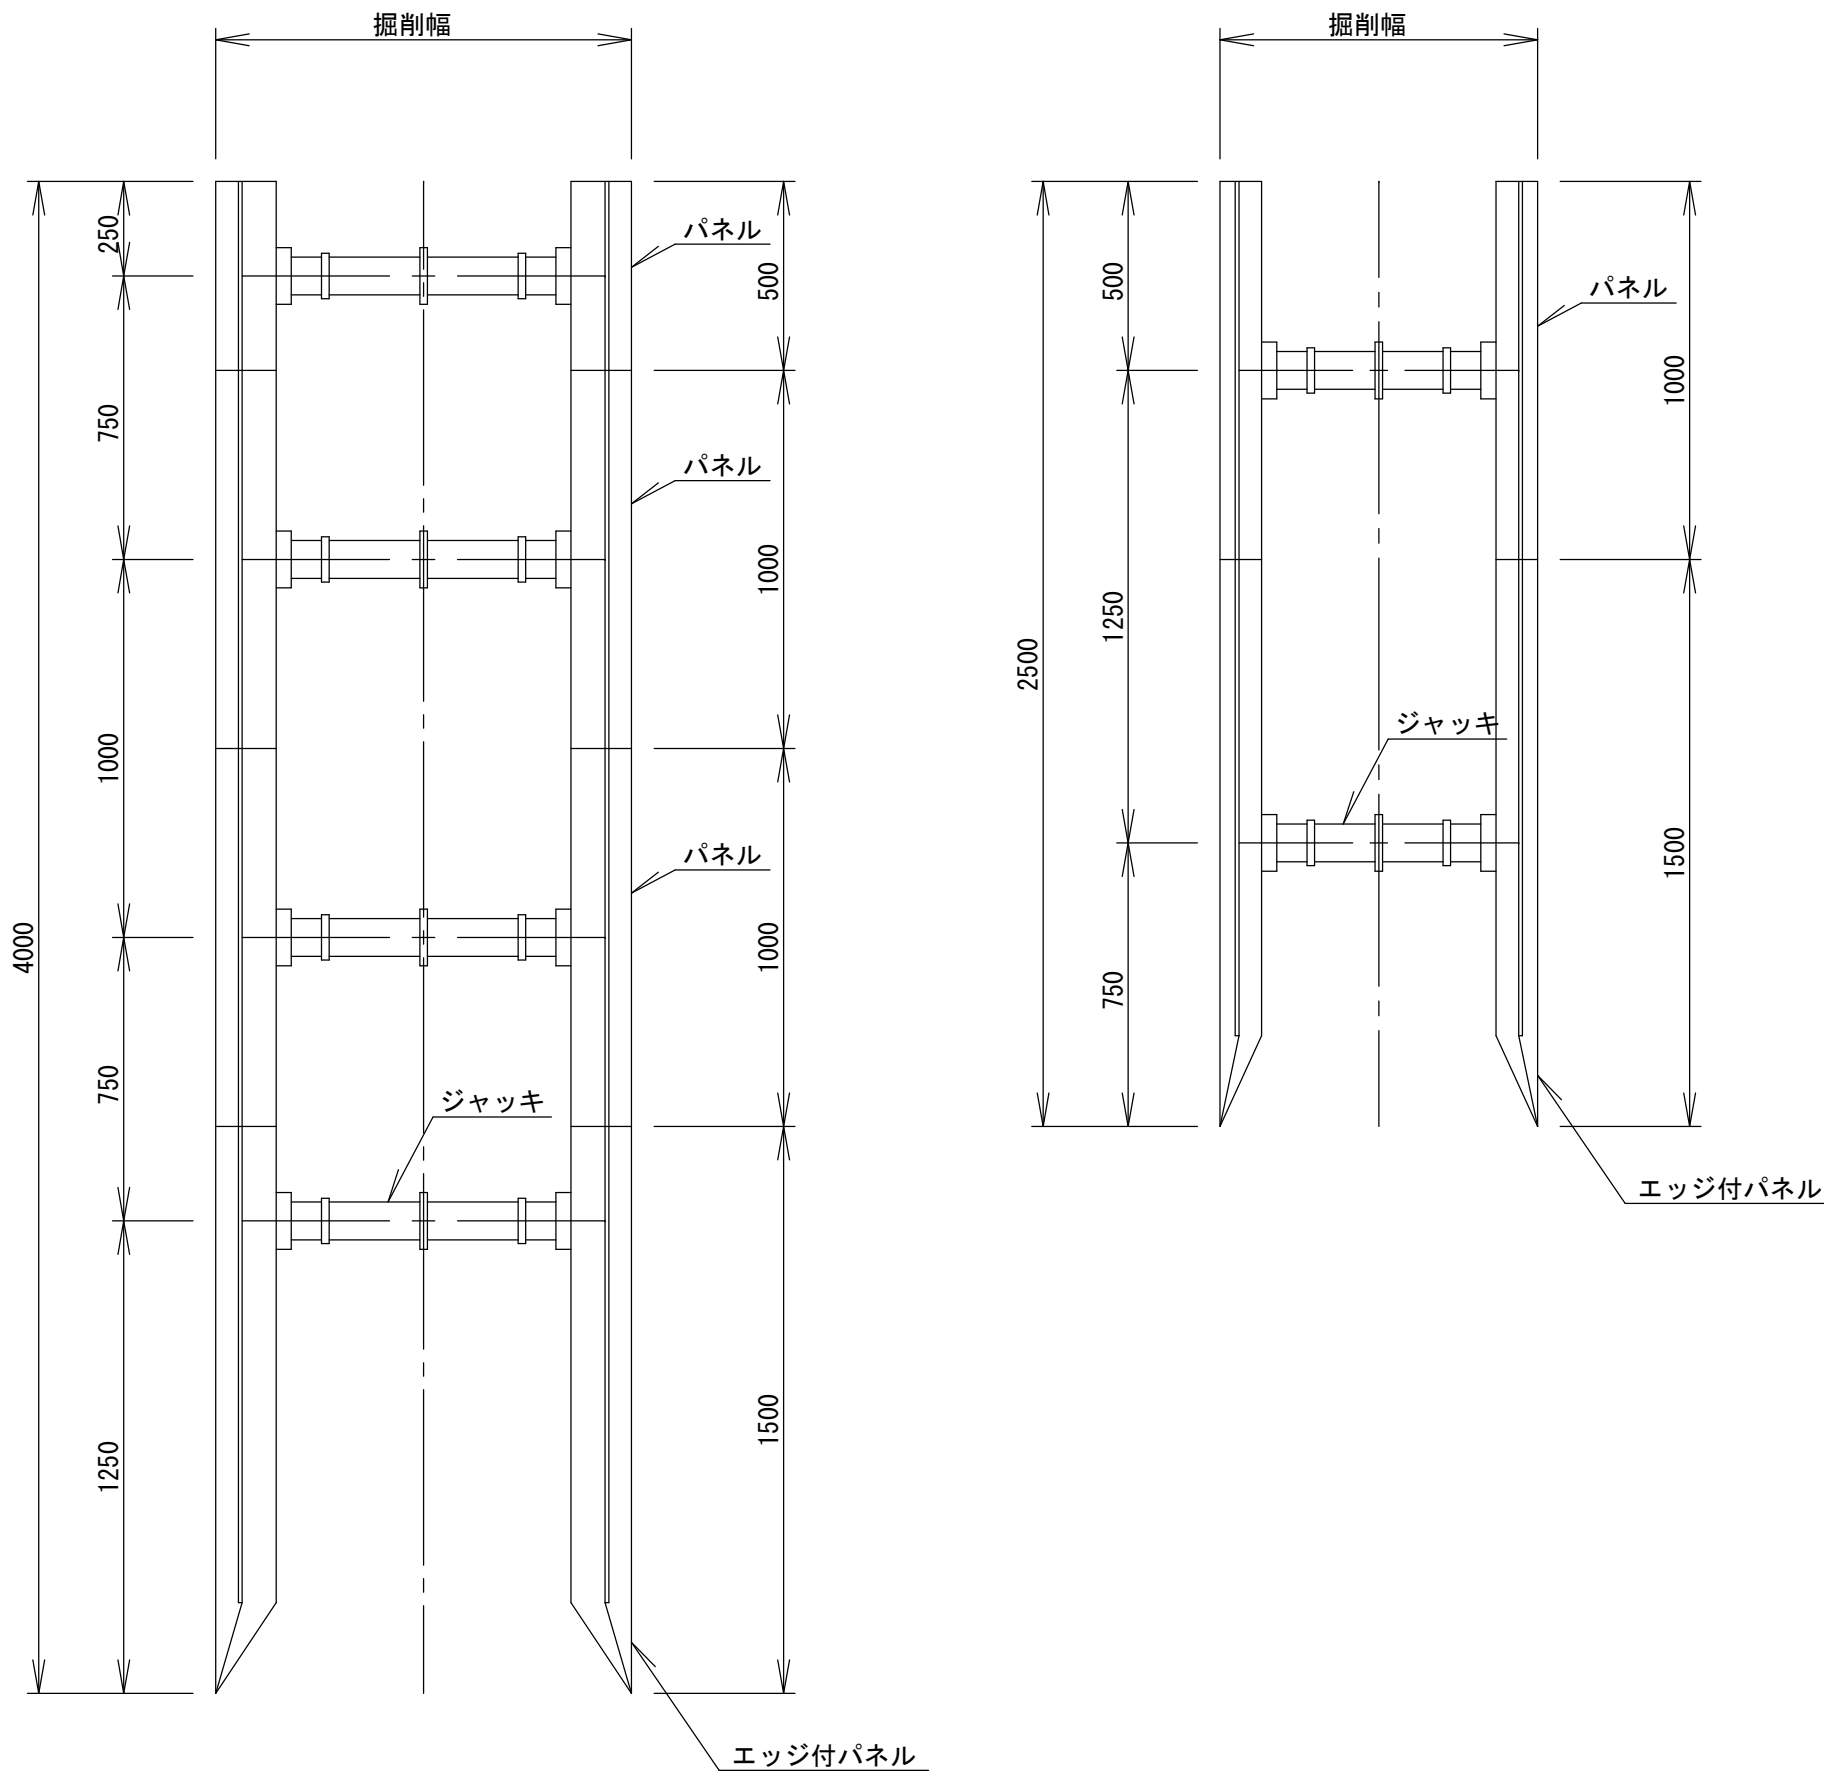


復旧断面図 S=1:20

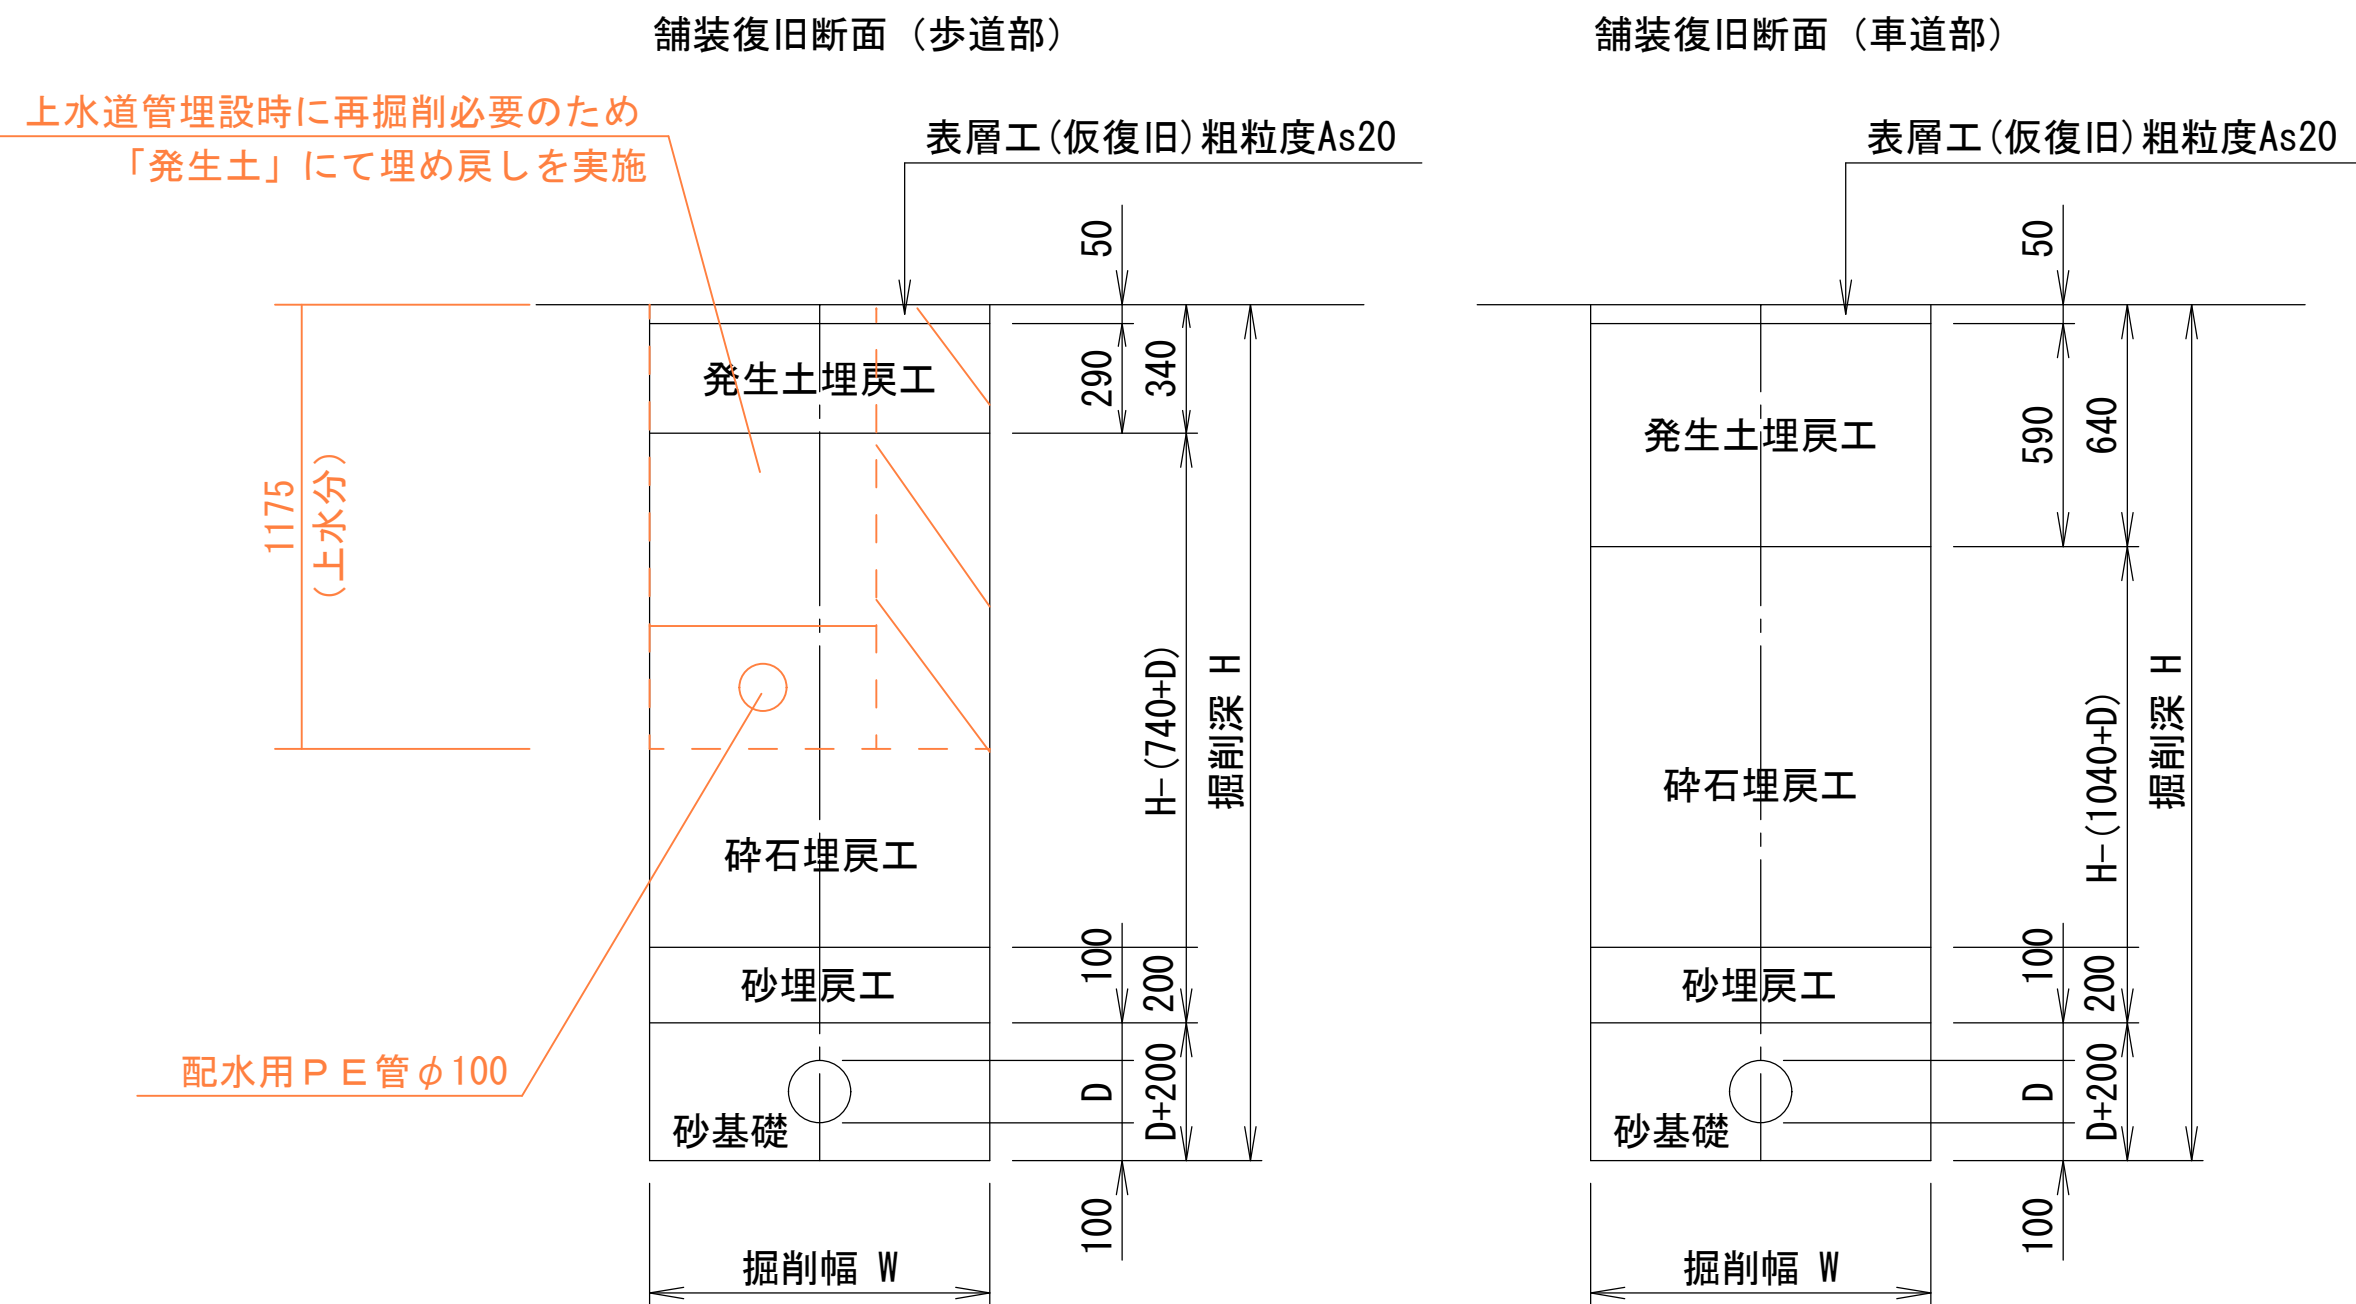


小型マンホール構造図 S=1:10


側面図

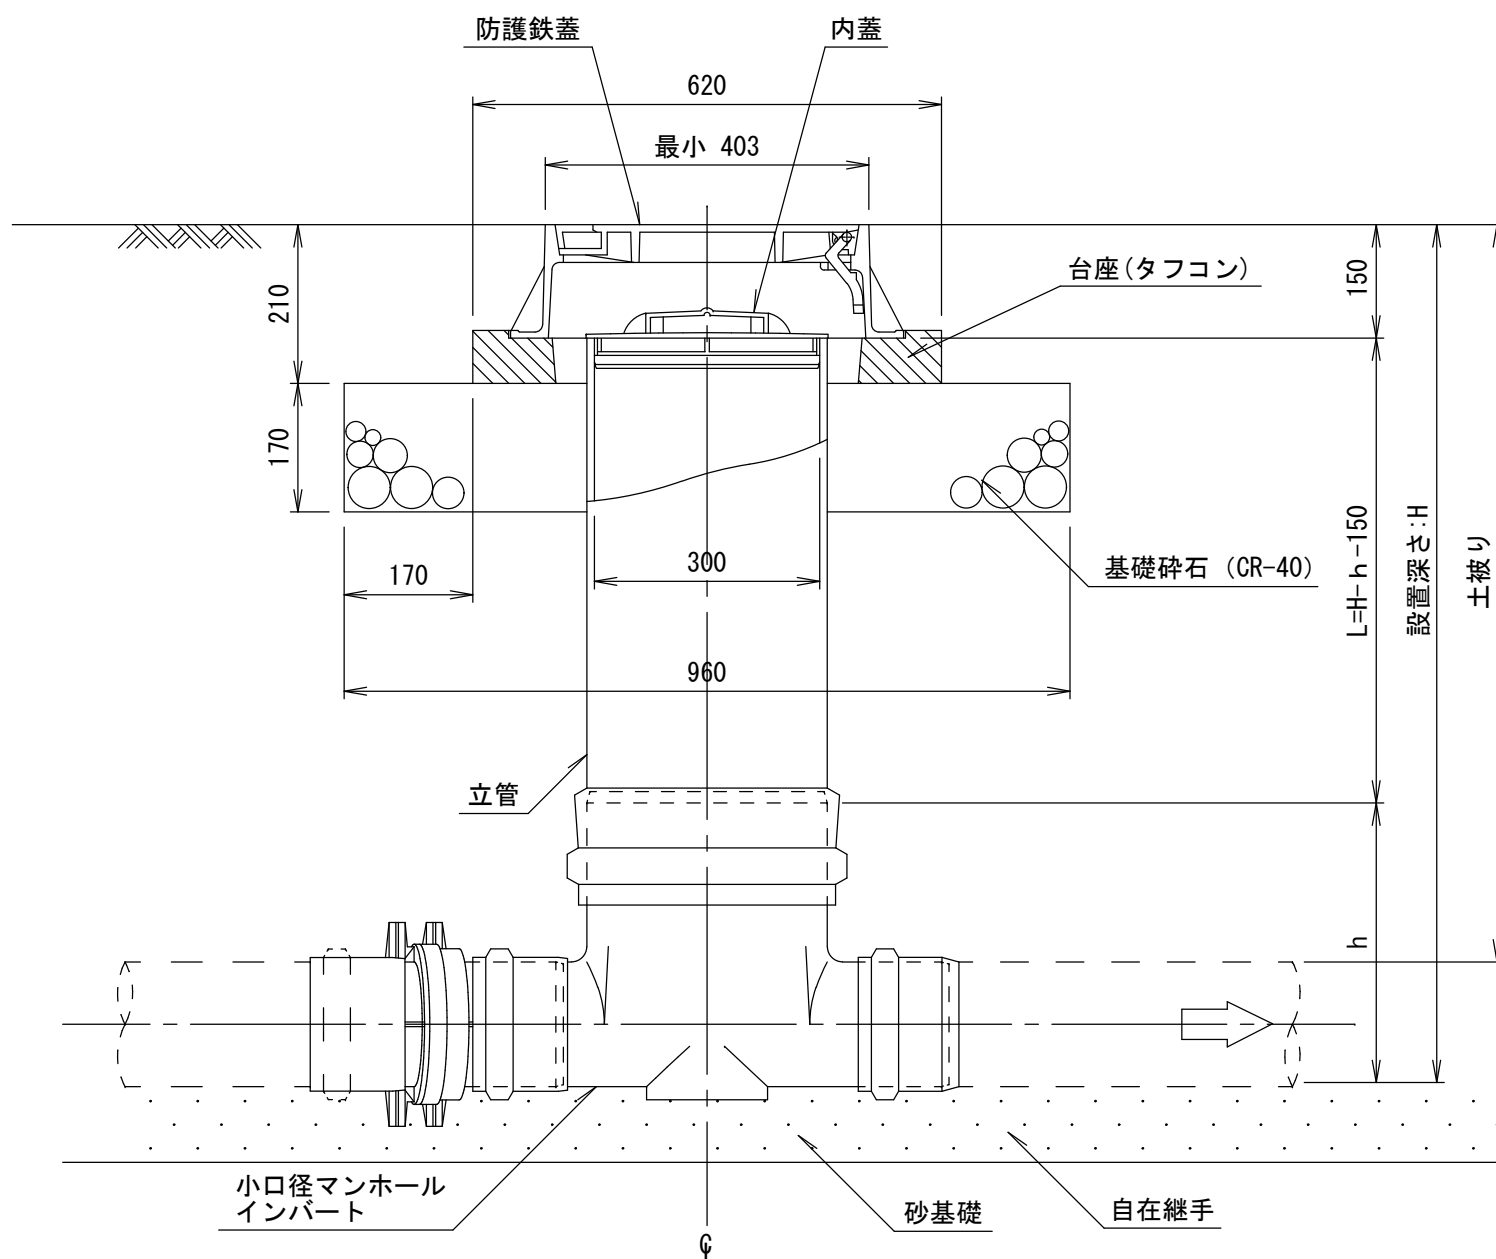

平面図

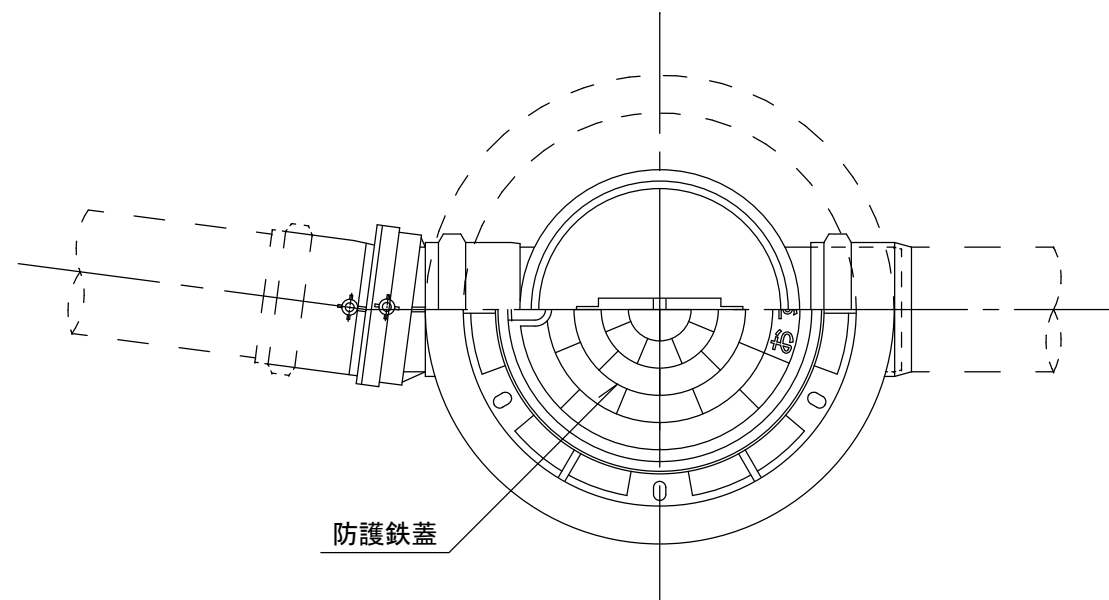

取付管標準図 S=1:20

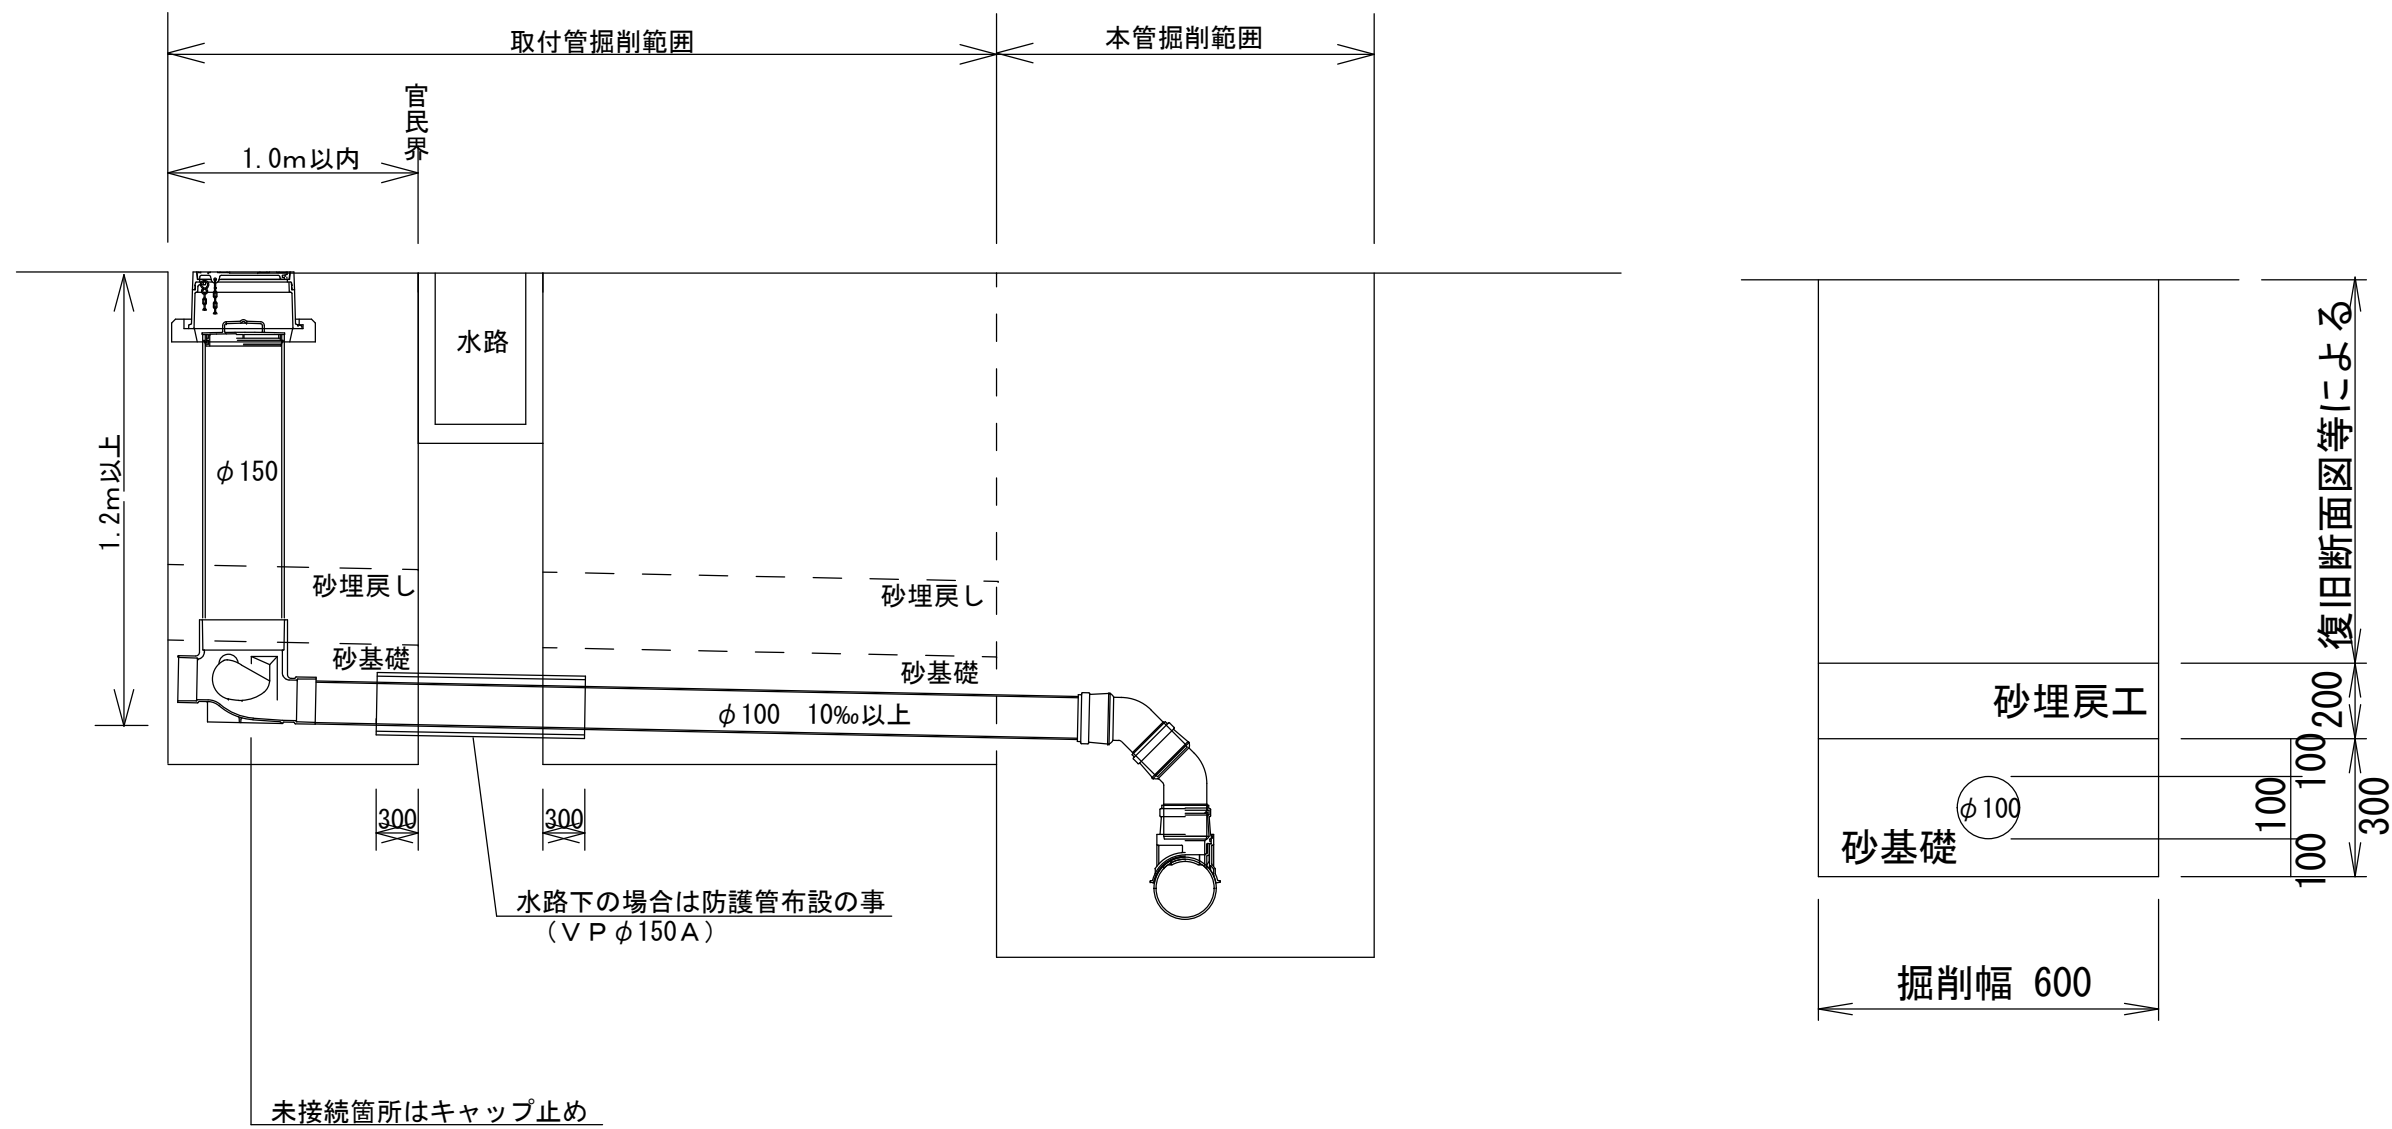

令和6年度					(都) 西町上小田中線道路改良 工事に伴う下水道管布設替工事				
各種標準図			縮尺 図示						
(都) 西町上小田中線									
中野市西二丁目									
市長 照査			部長 設計			課長 製図			
図面番号			5		葉中之			5	
中野市									