

平面図

S = 1 : 500



令和6年度(都)西町上小田中線 道路改良工事に伴う配水管布設替工事			
番号	1/2	平面図	縮尺 図示
(都)西町上小田中線 中野市西二丁目			
設計会社			
測量会社			
調査会社			
中野市			


配 管 図

S = F R E E



土 工 図

S = 1 : 20

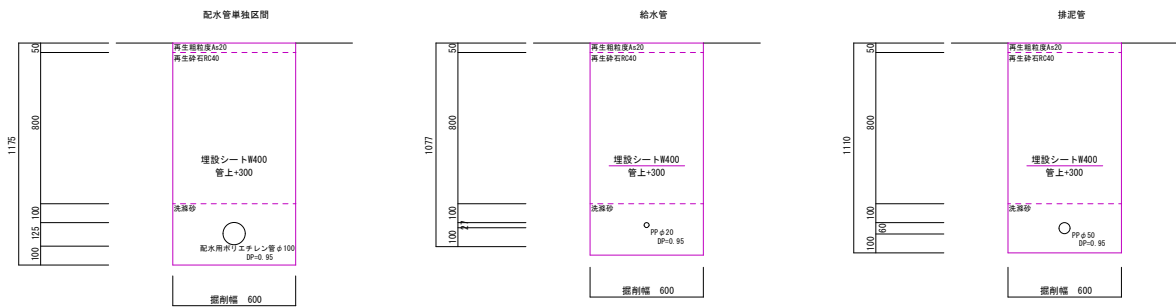

令和6年度(都)西町上小田中線 道路改良工事に伴う配水管布設替工事				
番号	2/2	配管図・土工図	縮尺	図示
(都)西町上小田中線 中野市西二丁目				
設計会社				
測量会社				
調査会社				
中野市				