



平面図 S=1:1000

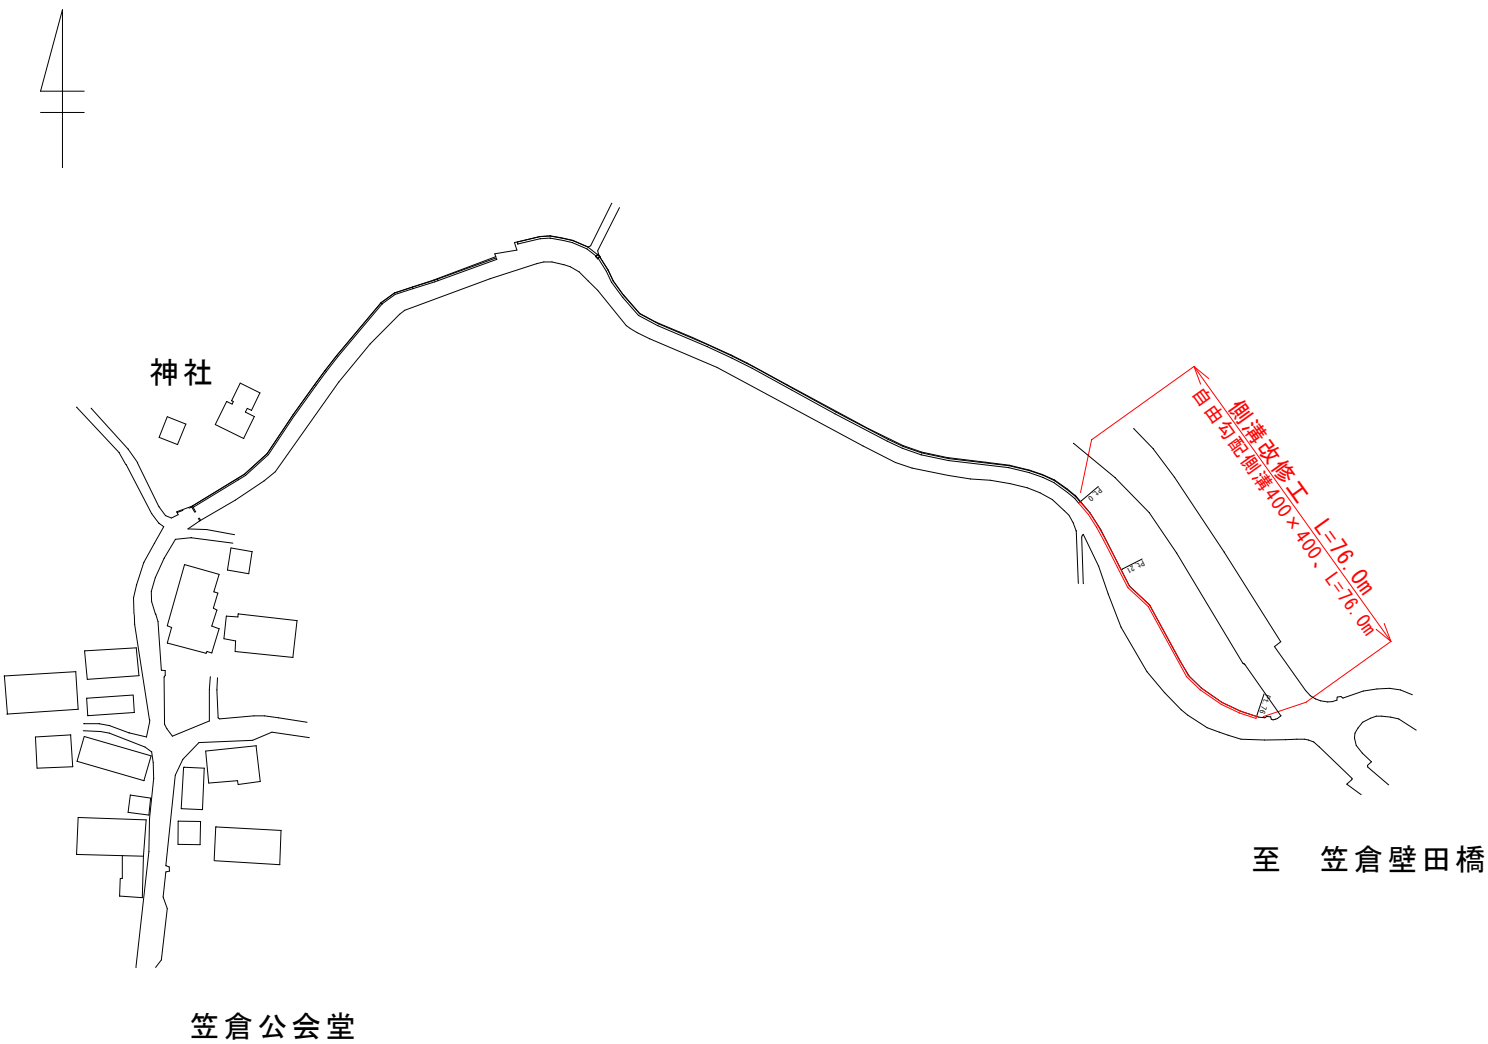


標準横断面図 S=1:20

Pt. 0~Pt. 21

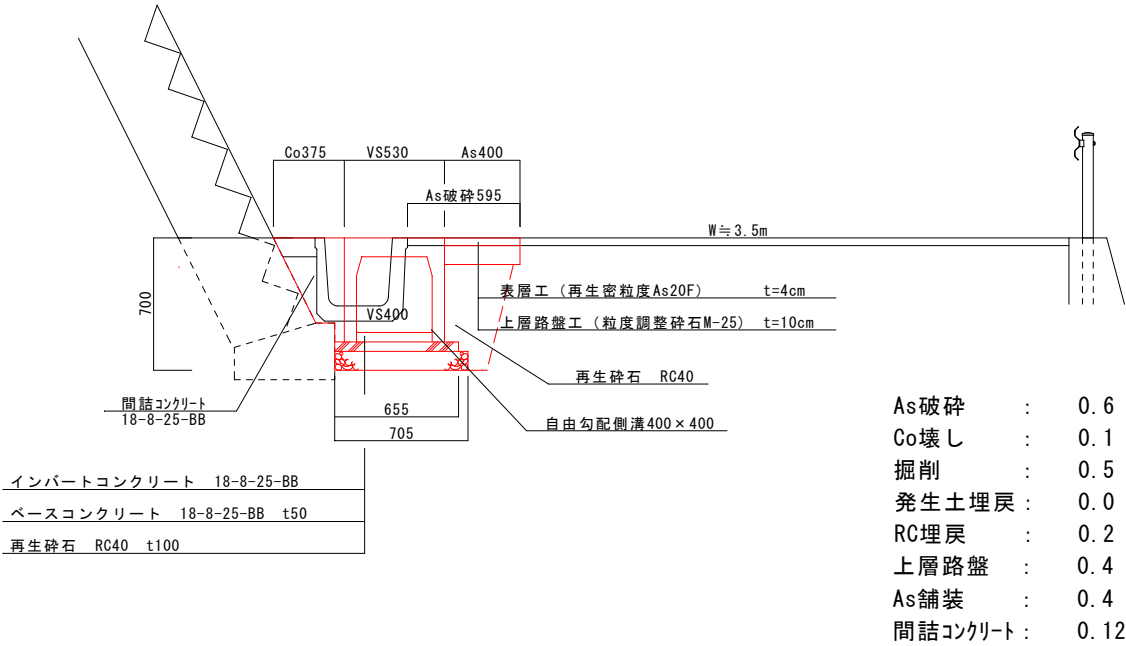

Pt. 21~Pt. 76

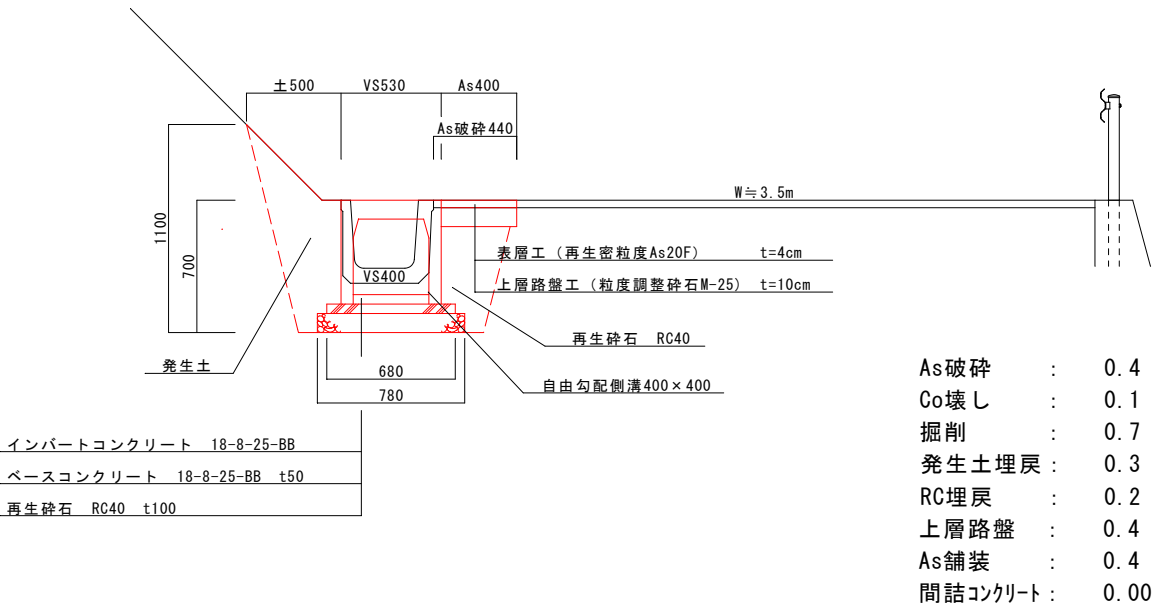

令和 7 年度 市道笠倉大沢線側溝改修工事				
番号	1 / 1	一般図	縮尺	図示
市道笠倉大沢線				
中野市大字豊津				
課長	係長	照査	設計	
中 野 市				
設計会社	管理技術者			
	照査技術者			
測量会社	主任技術者			
調査会社	主任技術者			